


Žufanova 1099-byt č. 17

TABULKA MÍSTNOSTÍ

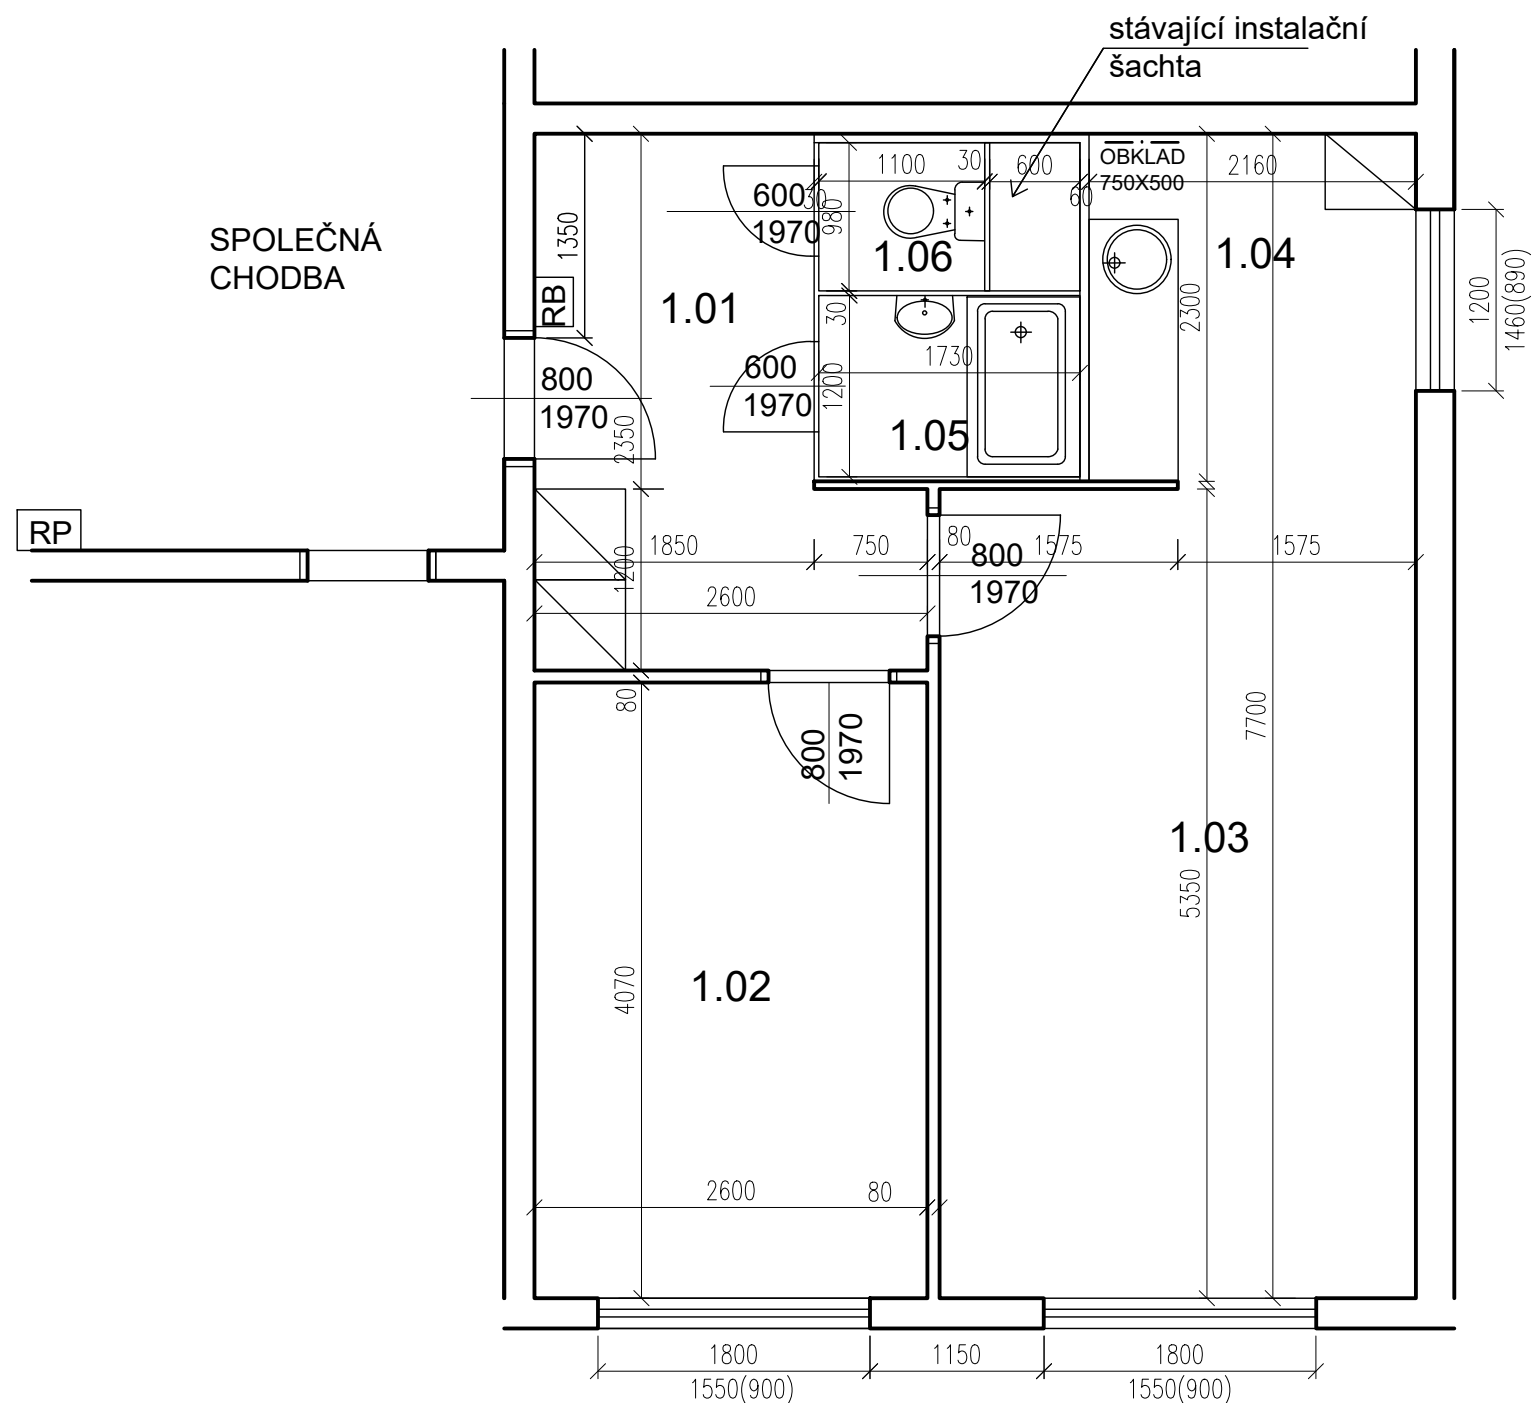

| č.m. | Název | Podlaha | Stěny | Strop | Plocha (m2) |
|------|----------------|---------|------------------|--------------------|-------------|
| | | | | | 43.0000 |
| 1.01 | CHODBA | PVC | TAPETY | OM. HLADKÁ ŠTUKOVÁ | 7,40 |
| 1.02 | LOŽNICE | PVC | TAPETY | OM. HLADKÁ ŠTUKOVÁ | 10,60 |
| 1.03 | POKOJ | PVC | TAPETY | OM. HLADKÁ ŠTUKOVÁ | 16,90 |
| 1.04 | KUCHYŇSKÝ KOUT | PVC | TAPETY | OM. HLADKÁ ŠTUKOVÁ | 5,10 |
| 1.05 | KOUPELNA | PVC | UMAKARTOVÉ JÁDRO | OM. HLADKÁ ŠTUKOVÁ | 2,00 |
| 1.06 | WC | PVC | UMAKARTOVÉ JÁDRO | OM. HLADKÁ ŠTUKOVÁ | 1,00 |

LEGENDA MATERIÁLŮ :


- STÁVAJÍCÍ KONSTRUKCE
- UMAKARTOVÉ JÁDRO
- DOMÁCÍ BYTOVÁ ROZVODNICE ELEKTRO

| | |
|---|--|
| Č.PARÉ: | |
| Č. VÝKRESU: | 1 |
| ÚČEL: | PROJEKTOVÁ DOKUMENTACE PRO VÝBĚROVÉ ŘÍZENÍ |
| REVIZE: | - FORMÁT: 2A4 |
| DATUM: | 9/2017 MĚŘÍTKO: 1:50 |
| PROJEKT STAVEBNÍ ÚPRAVY BYTU Žufanova 1099-byt č. 17 | |
| STAVEBNÍ ČÁST | |
| NÁZEV VÝKRESU: | Půdorys - stávající stav |
| MÍSTO STAVBY: | Žufanova 1099 , 163 00 Praha 17 |
| STAVEBNÍK | Městská část Praha 17 Žalanského 291, 163 00 Praha 17 - Řepy |
| VYPRACOVAL: | Ing. arch. Lenka David mobile: +420 720 364 053 email: atelier@lenkadavid.cz Třebáňská 777, 252 30 Řevnice autorizace ČKAIT 0013134 www.afutura.cz |

POZN. ŽALUZIE VYMĚNIT, GARNÝŽ 4KS

PŮDORYS - STÁVAJÍCÍ STAV 1:50 @A3

Žufanova 1099-byt č. 17

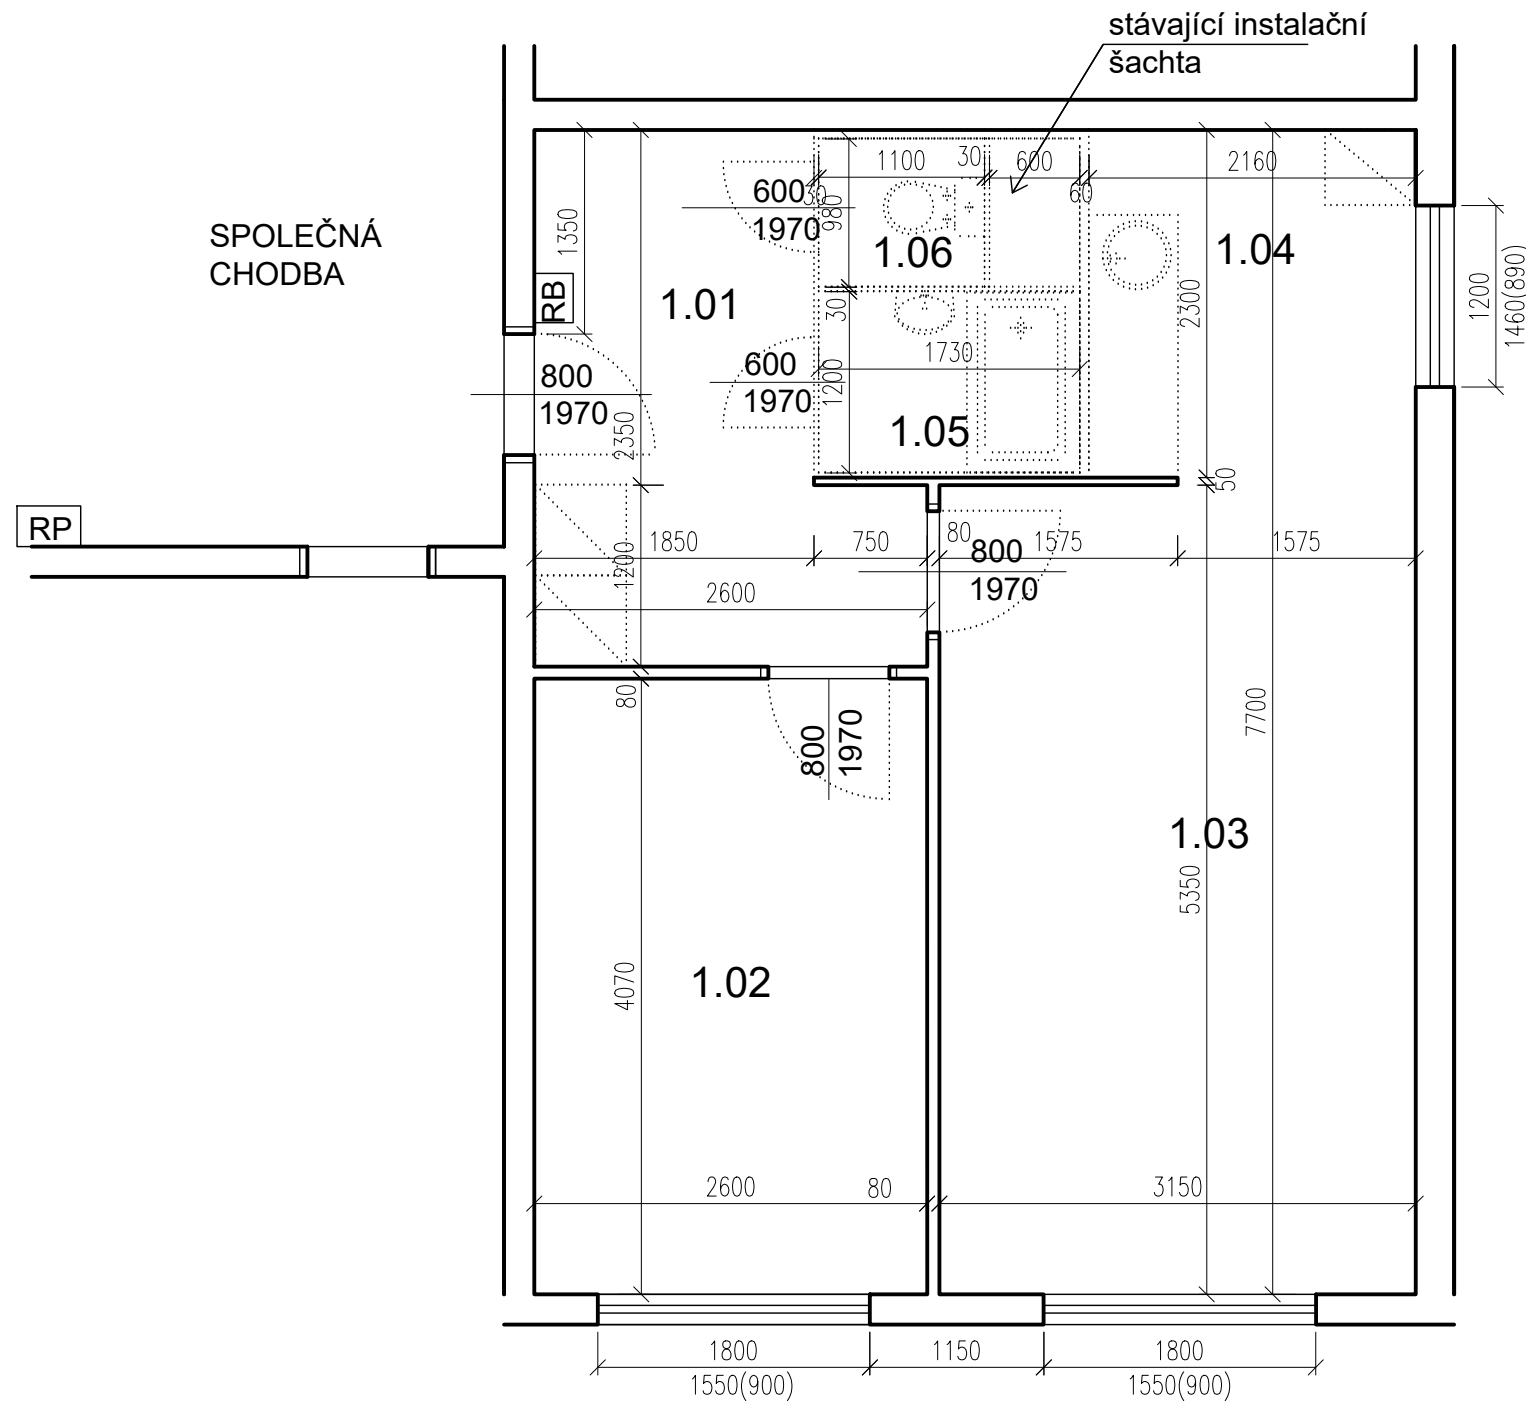

TABULKA MÍSTNOSTÍ

| č.m. | Název | Podlaha | Stěny | Strop | Plocha (m2) |
|------|----------------|---------|------------------|--------------------|-------------|
| | | | | | 43.0000 |
| 1.01 | CHODBA | PVC | TAPETY | OM. HLADKÁ ŠTUKOVÁ | 7,40 |
| 1.02 | LOŽNICE | PVC | TAPETY | OM. HLADKÁ ŠTUKOVÁ | 10,60 |
| 1.03 | POKOJ | PVC | TAPETY | OM. HLADKÁ ŠTUKOVÁ | 16,90 |
| 1.04 | KUCHYŇSKÝ KOUT | PVC | TAPETY | OM. HLADKÁ ŠTUKOVÁ | 5,10 |
| 1.05 | KOUPELNA | PVC | UMAKARTOVÉ JÁDRO | OM. HLADKÁ ŠTUKOVÁ | 2,00 |
| 1.06 | WC | PVC | UMAKARTOVÉ JÁDRO | OM. HLADKÁ ŠTUKOVÁ | 1,00 |

LEGENDA MATERIÁLŮ :

— STÁVAJÍCÍ KONSTRUKCE

..... BOURANÉ, DEMONTOVANÉ KONSTRUKCE
POZN.

- STÁVAJÍCÍ FINÁLNÍ VRSTVY PODLAH BUDOU ODSTRANĚNY
- STÁVAJÍCÍ ŠTUKOVÉ OMÍTKY BUDOU PODLE POTŘEBY OPRAVENY (AŽ PO NATAŽENÍ NOVÝCH ROZVODŮ ELEKTRO)
- TAPETY BUDOU ODSTRANĚNY POKUD JSOU UVEDENY V TABULCE MÍSTNOSTÍ
- NUTNÉ SEŘÍZENÍ OKEN

Č.PARÉ:

Č. VÝKRESU:

2

ÚČEL: PROJEKTOVÁ DOKUMENTACE PRO VÝBĚROVÉ ŘÍZENÍ

REVIZE: - FORMÁT: 2A4

DATUM: 9/2017 MĚŘÍTKO: 1:50

PROJEKT
STAVEBNÍ ÚPRAVY BYTU
Žufanova 1099-byt č. 17

STAVEBNÍ ČÁST

NÁZEV VÝKRESU:
Půdorys - BOURACÍ PRÁCE


MÍSTO STAVBY:
Žufanova 1099, 163 00 Praha 17

STAVEBNÍK
Městská část Praha 17
Žalanského 291, 163 00 Praha 17 - Řepy

VYPRACOVAL:
Ing. arch. Lenka David
mobile: +420 720 364 053
email: atelier@lenkadavid.cz
Třebáňská 777, 252 30 Řevnice
autorizace ČKAIT 0013134
www.afutura.cz

PŮDORYS - BOURACÍ PRÁCE 1:50 @A3

Žufanova 1099-byt č. 17

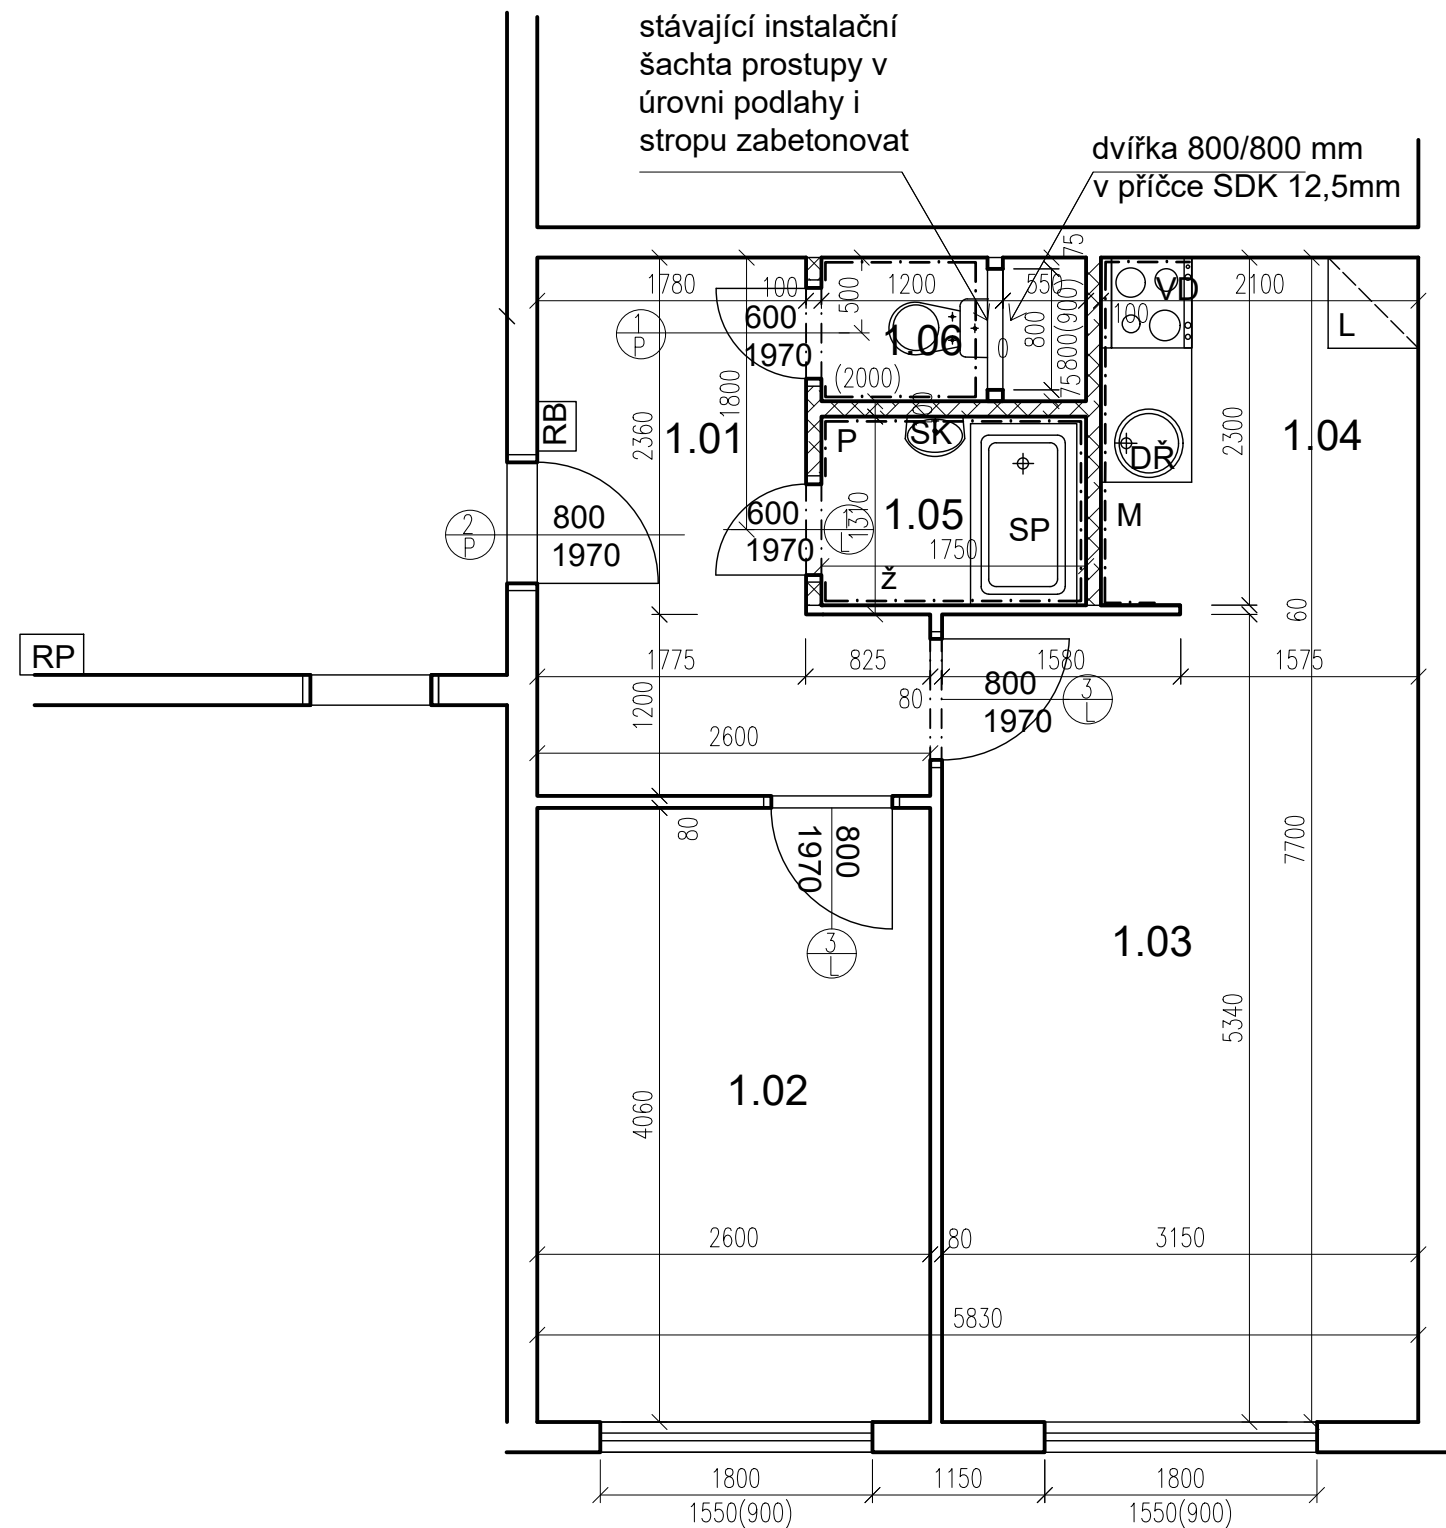

TABULKA MÍSTNOSTÍ

| č.m. | Název | Podlaha | Stěny | Strop | Plocha (m2) |
|------|----------------|-------------|---|--------------------|-------------|
| | | | | | 42.8000 |
| 1.01 | CHODBA | PVC | OM. HLADKÁ ŠTUKOVÁ | OM. HLADKÁ ŠTUKOVÁ | 7,00 |
| 1.02 | LOŽNICE | PVC | OM. HLADKÁ ŠTUKOVÁ | OM. HLADKÁ ŠTUKOVÁ | 10,50 |
| 1.03 | POKOJ | PVC | OM. HLADKÁ ŠTUKOVÁ | OM. HLADKÁ ŠTUKOVÁ | 16,80 |
| 1.04 | KUCHYŇSKÝ KOUT | PVC | OM. HLADKÁ ŠTUKOVÁ KER. OBKLAD LINKY | OM. HLADKÁ ŠTUKOVÁ | 4,90 |
| 1.05 | KOUPELNA | KER. DLAŽBA | OM. HLADKÁ ŠTUKOVÁ KER. OBKLAD V. 2000mm | OM. HLADKÁ ŠTUKOVÁ | 2,40 |
| 1.06 | WC | KER. DLAŽBA | OM. HLADKÁ ŠTUKOVÁ KER. OBKLAD V. 2000mm | OM. HLADKÁ ŠTUKOVÁ | 1,20 |


LEGENDA MATERIÁLŮ :

- STÁVAJÍCÍ KONSTRUKCE
- NOVÉ ZDĚNÉ PŘÍČKY POROBETONOVÉ TVÁRNICE TL.100mm
- DOMÁCI BYTOVÁ ROZVODNICE ELEKTRO
- NOVÝ SPORÁK SE SKLOKERAMICKOU DESKOU
- NOVÝ KUCHYŇSKÝ DŘEZ
- MÍSTO S VÝVODEM PRO MYČKU
- MÍSTO PRO LEDNICI
- ELEKTRICKÝ TOPNÝ ŽEBŘÍK 960/450
- ZRCADLO S POLIČKOU NAD UMYVADLO
- SPRCHOVÁ VANIČKA - POLYBAN AKRYLÁTOVÁ VČ. ZÁSTĚNY 1200/1400 mm
- MÍSTO S VÝVODEM PRO PRAČKU

| | |
|--|--|
| Č.PARÉ: | |
| Č.VÝKRESU: | 3 |
| ÚČEL: | PROJEKTOVÁ DOKUMENTACE PRO VÝBĚROVÉ ŘÍZENÍ |
| REVIZE: | - FORMÁT: 2A4 |
| DATUM: | 9/2017 MĚŘÍTKO: 1:50 |
| PROJEKT STAVEBNÍ ÚPRAVY BYTU Žufanova 1099-byt č. 17 | |
| STAVEBNÍ ČÁST | |
| NÁZEV VÝKRESU: | Půdorys - nový stav |
| MÍSTO STAVBY: | Žufanova 1099 , 163 00 Praha 17 |
| STAVEBNÍK | Městská část Praha 17 Žalanského 291, 163 00 Praha 17 - Řepy |
| VYPRACOVAL: | Ing. arch. Lenka David mobile: +420 720 364 053 email: atelier@lenkadavid.cz Třebáňská 777, 252 30 Řevnice autorizace ČKAIT 0013134 www.afutura.cz |

PŮDORYS - NOVÝ STAV 1:50 @A3

Žufanova 1099-byt č. 17

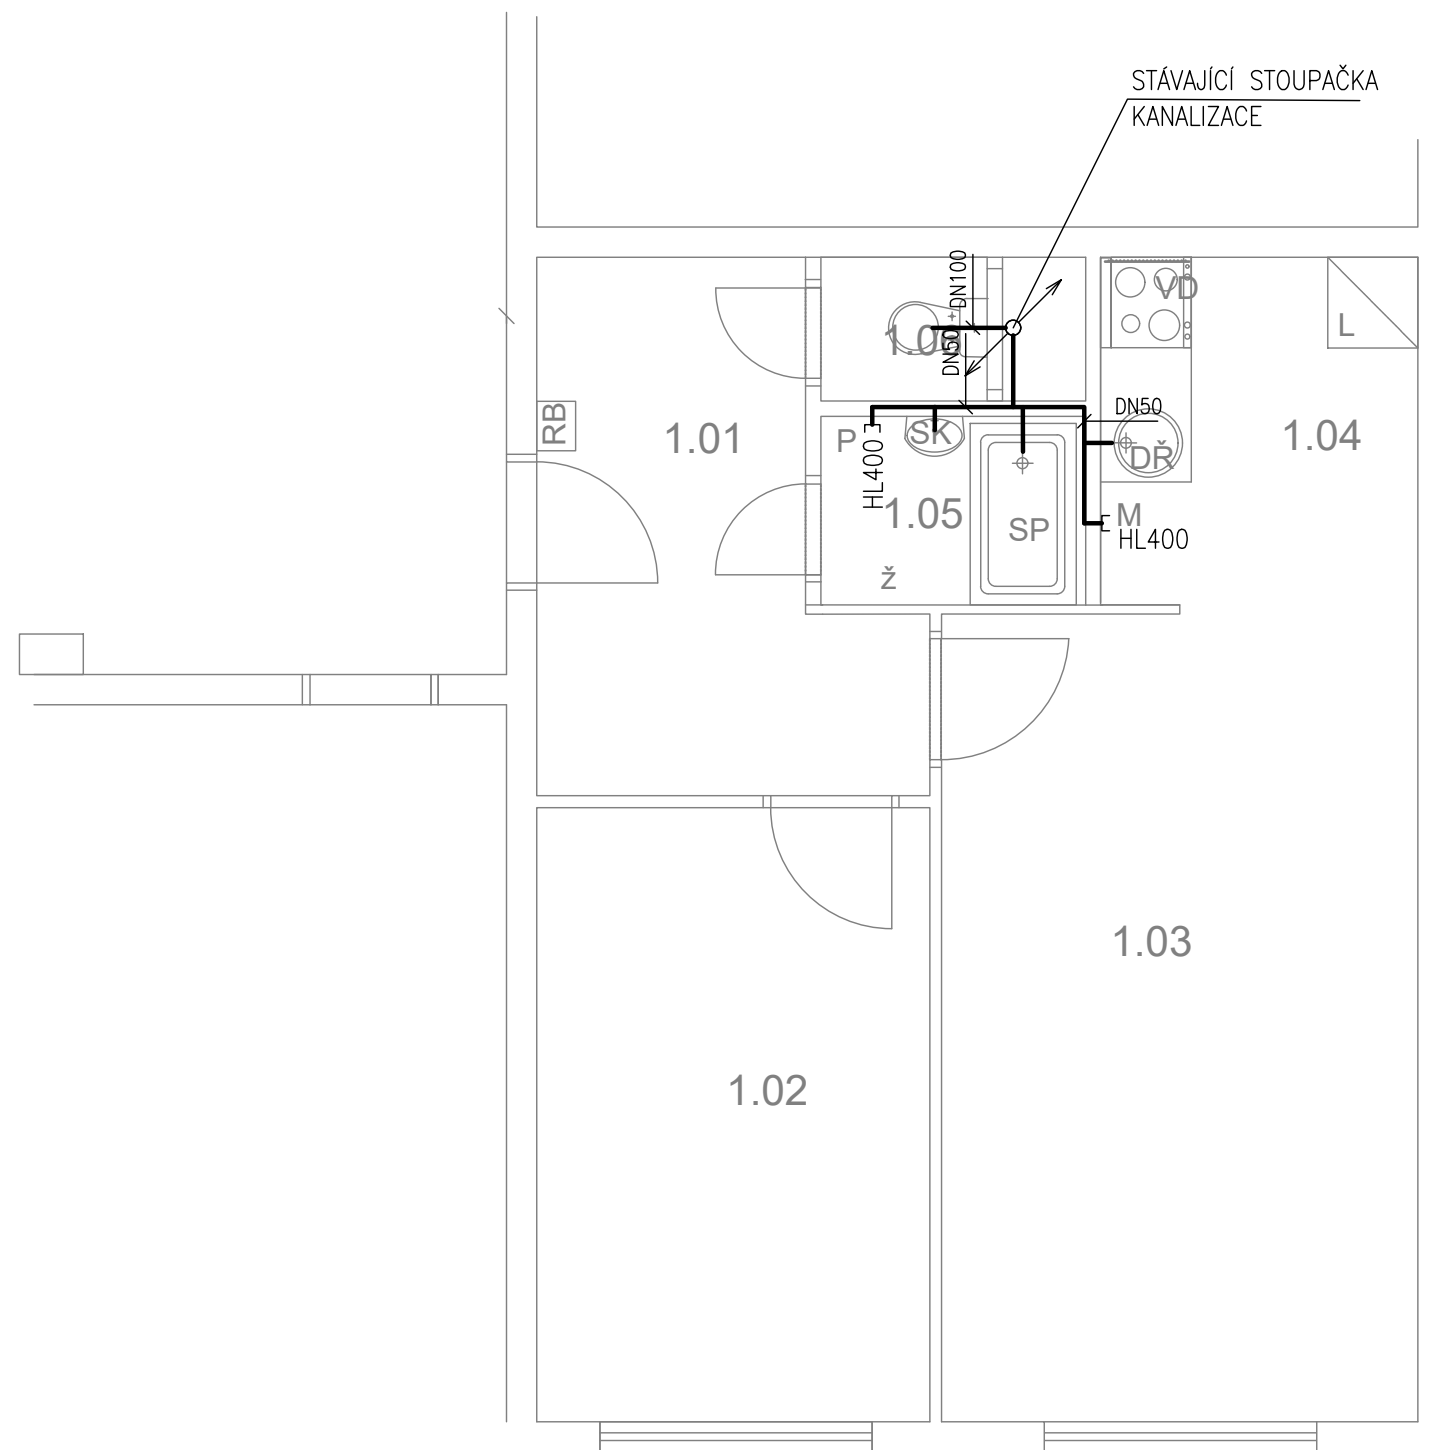

TABULKA MÍSTNOSTÍ

| č.m. | Název | Podlaha | Stěny | Strop | Plocha (m2) |
|------|----------------|-------------|---|--------------------|-------------|
| | | | | | 42.8000 |
| 1.01 | CHODBA | PVC | OM. HLADKÁ ŠTUKOVÁ | OM. HLADKÁ ŠTUKOVÁ | 7,00 |
| 1.02 | LOŽNICE | PVC | OM. HLADKÁ ŠTUKOVÁ | OM. HLADKÁ ŠTUKOVÁ | 10,50 |
| 1.03 | POKOJ | PVC | OM. HLADKÁ ŠTUKOVÁ | OM. HLADKÁ ŠTUKOVÁ | 16,80 |
| 1.04 | KUCHYŇSKÝ KOUT | PVC | OM. HLADKÁ ŠTUKOVÁ KER. OBKLAD LINKY | OM. HLADKÁ ŠTUKOVÁ | 4,90 |
| 1.05 | KOUPELNA | KER. DLAŽBA | OM. HLADKÁ ŠTUKOVÁ KER. OBKLAD V. 2000mm | OM. HLADKÁ ŠTUKOVÁ | 2,40 |
| 1.06 | WC | KER. DLAŽBA | OM. HLADKÁ ŠTUKOVÁ KER. OBKLAD V. 2000mm | OM. HLADKÁ ŠTUKOVÁ | 1,20 |

LEGENDA MATERIÁLŮ :

- STÁVAJÍCÍ KONSTRUKCE
- NOVÉ ZDĚNÉ PŘÍČKY POROBETONOVÉ TVÁRNICE TL.100mm
- RB DOMÁCÍ BYTOVÁ ROZVODNICE ELEKTRO
- VD NOVÝ SPORÁK SE SKLOKERAMICKOU DESKOU
- DR NOVÝ KUCHYŇSKÝ DŘEZ
- M MÍSTO S VÝVODEM PRO MYČKU
- L MÍSTO PRO LEDNICI
- Ž ELEKTRICKÝ TOPNÝ ŽEBŘÍK 960/450
- SK ZRCADLO S POLIČKOU NAD UMYVADLO
- SP SPRCHOVÁ VANIČKA - POLYBAN AKRYLÁTOVÁ VČ. ZÁSTĚNY 1200/1400 mm
- P MÍSTO S VÝVODEM PRO PRAČKU


LEGENDA:

- KANALIZACE

| | |
|---|---------------|
| | Č.PARÉ: |
| Č.VÝKRESU: 4 | |
| ÚČEL: PROJEKTOVÁ DOKUMENTACE PRO VÝBĚROVÉ ŘÍZENÍ | |
| REVIZE: - | FORMÁT: 2A4 |
| DATUM: 9/2017 | MĚŘÍTKO: 1:50 |
| PROJEKT STAVEBNÍ ÚPRAVY BYTU Žufanova 1099-byt č. 17 | |
| STAVEBNÍ ČÁST | |
| NÁZEV VÝKRESU: KANALIZACE | |
| MÍSTO STAVBY: Žufanova 1099 , 163 00 Praha 17 | |
| STAVEBNÍK Městská část Praha 17 Žalanského 291, 163 00 Praha 17 - Řepy | |
| VYPRACOVAL: Ing. arch. Lenka David mobile: +420 720 364 053 email: atelier@lenkadavid.cz Třebáňská 777, 252 30 Řevnice autorizace ČKAIT 0013134 www.afutura.cz | |

PŮDORYS - NOVÝ STAV 1:50 @A3

Žufanova 1099-byt č. 17

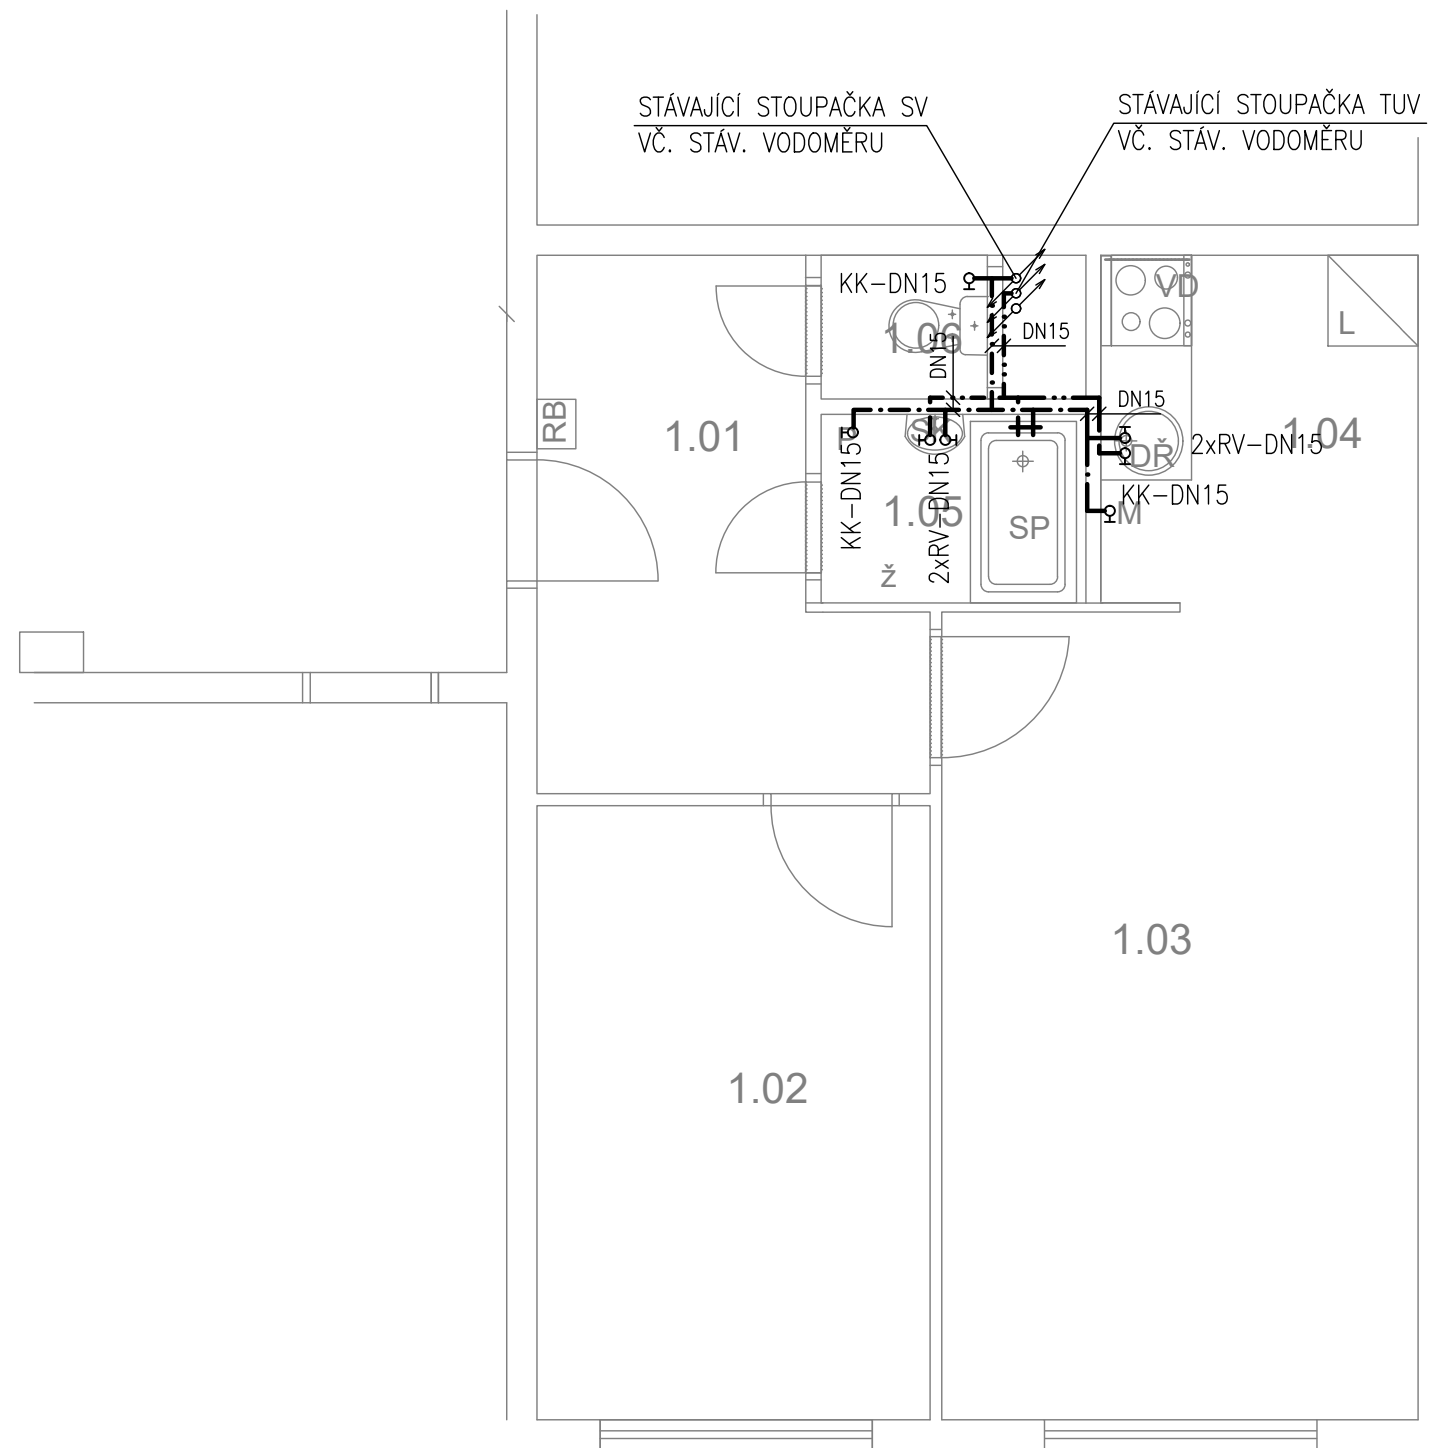

TABULKA MÍSTNOSTÍ

| č.m. | Název | Podlaha | Stěny | Strop | Plocha (m2) |
|------|----------------|-------------|---|--------------------|-------------|
| | | | | | 42.8000 |
| 1.01 | CHODBA | PVC | OM. HLADKÁ ŠTUKOVÁ | OM. HLADKÁ ŠTUKOVÁ | 7,00 |
| 1.02 | LOŽNICE | PVC | OM. HLADKÁ ŠTUKOVÁ | OM. HLADKÁ ŠTUKOVÁ | 10,50 |
| 1.03 | POKOJ | PVC | OM. HLADKÁ ŠTUKOVÁ | OM. HLADKÁ ŠTUKOVÁ | 16,80 |
| 1.04 | KUCHYŇSKÝ KOUT | PVC | OM. HLADKÁ ŠTUKOVÁ KER. OBKLAD LINKY | OM. HLADKÁ ŠTUKOVÁ | 4,90 |
| 1.05 | KOUPELNA | KER. DLAŽBA | OM. HLADKÁ ŠTUKOVÁ KER. OBKLAD V. 2000mm | OM. HLADKÁ ŠTUKOVÁ | 2,40 |
| 1.06 | WC | KER. DLAŽBA | OM. HLADKÁ ŠTUKOVÁ KER. OBKLAD V. 2000mm | OM. HLADKÁ ŠTUKOVÁ | 1,20 |

LEGENDA MATERIÁLŮ :

- STÁVAJÍCÍ KONSTRUKCE
- NOVÉ ZDĚNÉ PŘÍČKY POROBETONOVÉ TVÁRNICE TL. 100mm
- RB DOMÁCÍ BYTOVÁ ROZVODNICE ELEKTRO
- VD NOVÝ SPORÁK SE SKLOKERAMICKOU DESKOU
- DR NOVÝ KUCHYŇSKÝ DŘEZ
- M MÍSTO S VÝVODEM PRO MYČKU
- L MÍSTO PRO LEDNICI
- Ž ELEKTRICKÝ TOPNÝ ŽEBŘÍK 960/450
- SK ZRCADLO S POLIČKOU NAD UMYVADLO
- SP SPRCHOVÁ VANIČKA - POLYBAN AKRYLÁTOVÁ VČ. ZÁSTĚNY 1200/1400 mm
- P MÍSTO S VÝVODEM PRO PRAČKU


LEGENDA:

- STUDENÁ VODA
- TEPLÁ VODA

| | |
|---|---------------|
| | Č. PARÉ: |
| Č. VÝKRESU: 5 | |
| ÚČEL: PROJEKTOVÁ DOKUMENTACE PRO VÝBĚROVÉ ŘÍZENÍ | |
| REVIZE: - | FORMÁT: 2A4 |
| DATUM: 9/2017 | MĚŘITKO: 1:50 |
| PROJEKT STAVEBNÍ ÚPRAVY BYTU Žufanova 1099-byt č. 17 | |
| STAVEBNÍ ČÁST | |
| NÁZEV VÝKRESU: VODOVOD | |
| MÍSTO STAVBY: Žufanova 1099 , 163 00 Praha 17 | |
| STAVEBNÍK Městská část Praha 17 Žalanského 291, 163 00 Praha 17 - Řepy | |
| VYPRACOVAL: Ing. arch. Lenka David mobile: +420 720 364 053 email: atelier@lenkadavid.cz Třebáňská 777, 252 30 Řevnice autorizace ČKAIT 0013134 www.afutura.cz | |

PŮDORYS - NOVÝ STAV 1:50 @A3

Žufanova 1099-byt č. 17

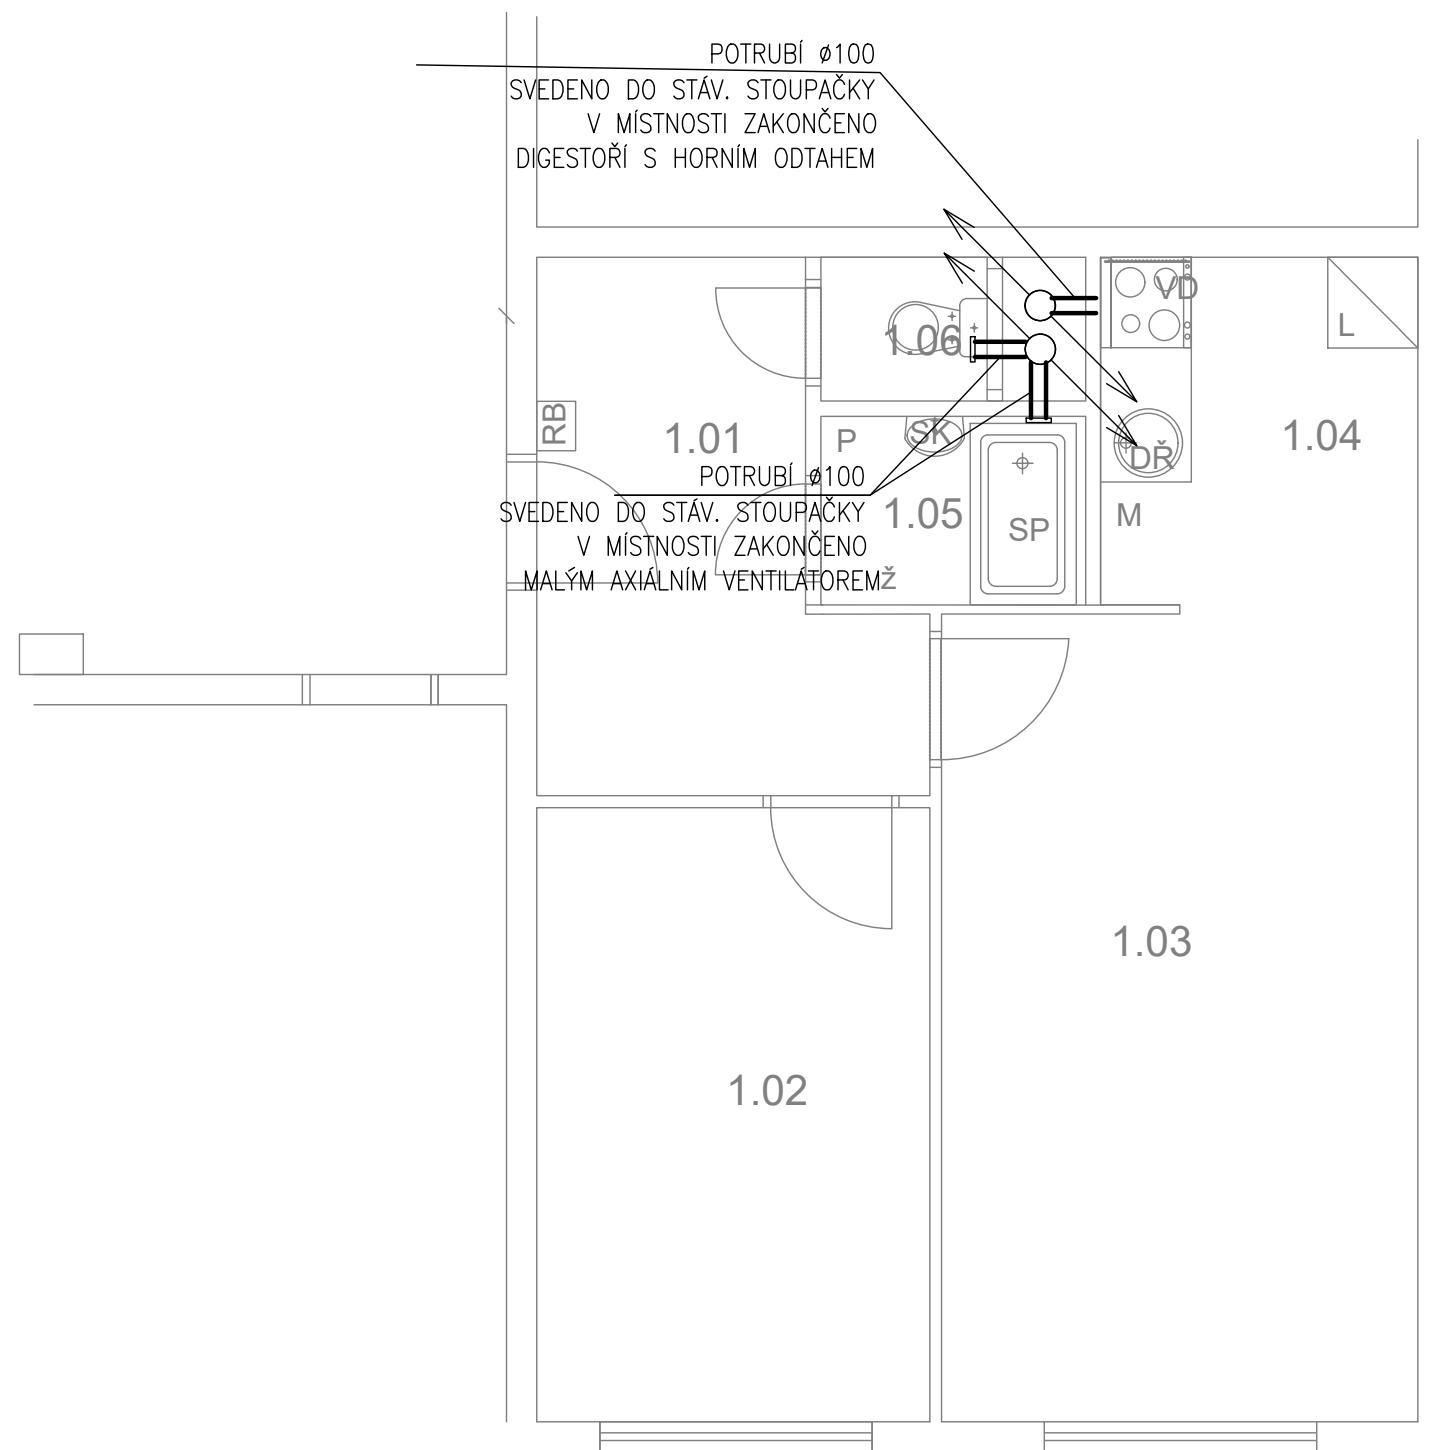

TABULKA MÍSTNOSTÍ

| č.m. | Název | Podlaha | Stěny | Strop | Plocha (m2) |
|------|----------------|-------------|---|--------------------|-------------|
| | | | | | 42.8000 |
| 1.01 | CHODBA | PVC | OM. HLADKÁ ŠTUKOVÁ | OM. HLADKÁ ŠTUKOVÁ | 7,00 |
| 1.02 | LOŽNICE | PVC | OM. HLADKÁ ŠTUKOVÁ | OM. HLADKÁ ŠTUKOVÁ | 10,50 |
| 1.03 | POKOJ | PVC | OM. HLADKÁ ŠTUKOVÁ | OM. HLADKÁ ŠTUKOVÁ | 16,80 |
| 1.04 | KUCHYŇSKÝ KOUT | PVC | OM. HLADKÁ ŠTUKOVÁ KER. OBKLAD LINKY | OM. HLADKÁ ŠTUKOVÁ | 4,90 |
| 1.05 | KOUPELNA | KER. DLAŽBA | OM. HLADKÁ ŠTUKOVÁ KER. OBKLAD V. 2000mm | OM. HLADKÁ ŠTUKOVÁ | 2,40 |
| 1.06 | WC | KER. DLAŽBA | OM. HLADKÁ ŠTUKOVÁ KER. OBKLAD V. 2000mm | OM. HLADKÁ ŠTUKOVÁ | 1,20 |

LEGENDA MATERIÁLŮ :

- STÁVAJÍCÍ KONSTRUKCE
- NOVÉ ZDĚNÉ PŘÍČKY POROBETONOVÉ TVÁRNICE TL.100mm
- RB DOMÁCÍ BYTOVÁ ROZVODNICE ELEKTRO
- VD NOVÝ SPORÁK SE SKLOKERAMICKOU DESKOU
- DR NOVÝ KUCHYŇSKÝ DŘEZ
- M MÍSTO S VÝVODEM PRO MYČKU
- L MÍSTO PRO LEDNICI
- Z ELEKTRICKÝ TOPNÝ ŽEBŘÍK 960/450
- SK ZRCADLO S POLIČKOU NAD UMYVADLO
- SP SPRCHOVÁ VANIČKA - POLYBAN AKRYLÁTOVÁ VČ. ZÁSTĚNY 1200/1400 mm
- P MÍSTO S VÝVODEM PRO PRAČKU

LEGENDA:


- VZDUCHOTECHNIKA

| | |
|---|---------------|
| | Č.PARÉ: |
| Č.VÝKRESU: 6 | |
| ÚČEL: PROJEKTOVÁ DOKUMENTACE PRO VÝBĚROVÉ ŘÍZENÍ | |
| REVIZE: - | FORMÁT: 2A4 |
| DATUM: 9/2017 | MĚŘÍTKO: 1:50 |
| PROJEKT STAVEBNÍ ÚPRAVY BYTU Žufanova 1099-byt č. 17 | |
| STAVEBNÍ ČÁST | |
| NÁZEV VÝKRESU: VZDUCHOTECHNIKA | |
| MÍSTO STAVBY: Žufanova 1099 , 163 00 Praha 17 | |
| STAVEBNÍK Městská část Praha 17 Žalanského 291, 163 00 Praha 17 - Řepy | |
| VYPRACOVAL: Ing. arch. Lenka David mobile: +420 720 364 053 email: atelier@lenkadavid.cz Třebáňská 777, 252 30 Řevnice autorizace ČKAIT 0013134 www.afutura.cz | |

PŮDORYS - NOVÝ STAV 1:50 @A3

Žufanova 1099-byt č. 17

TABULKA MÍSTNOSTÍ

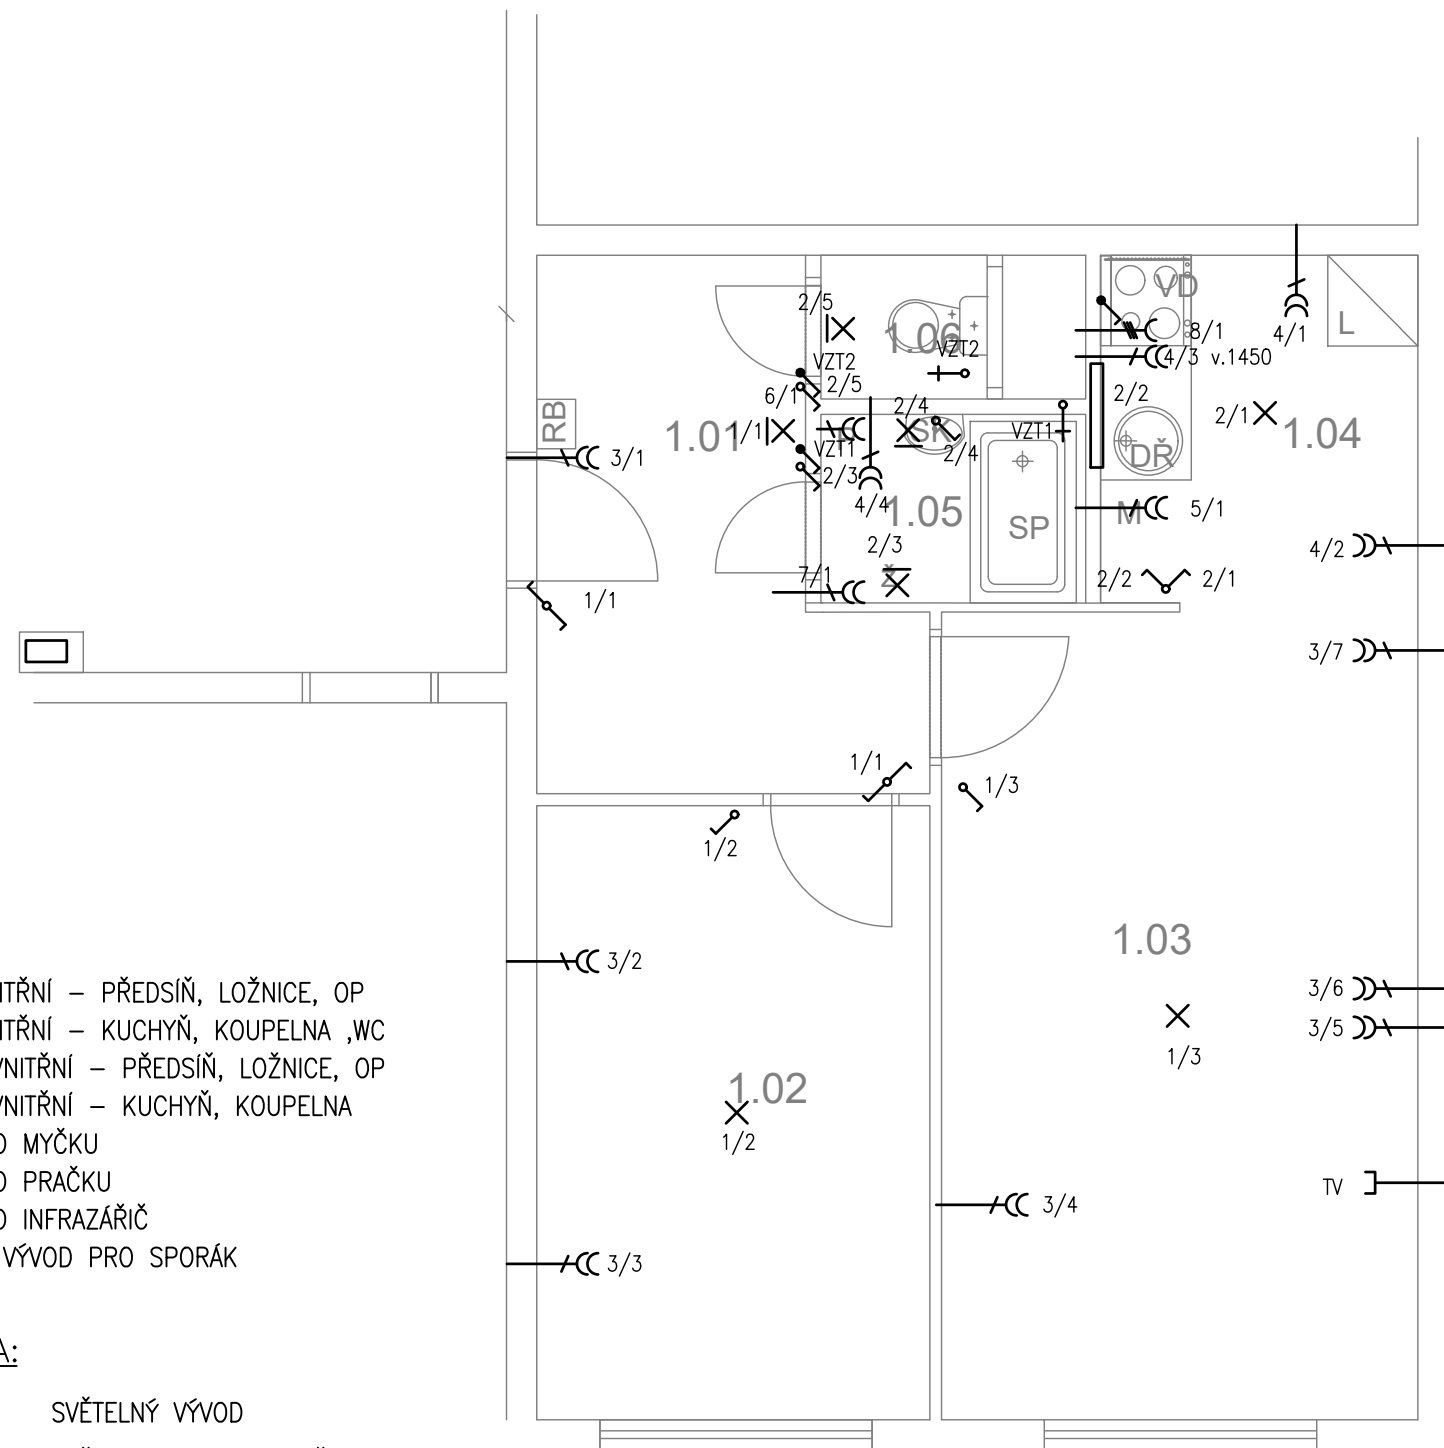

LEGENDA:

- 1-SVĚTLA VNITŘNÍ - PŘEDSÍŇ, LOŽNICE, OP
- 2-SVĚTLA VNITŘNÍ - KUCHYŇ, KOUPELNA ,WC
- 3-ZÁSUVKY VNITŘNÍ - PŘEDSÍŇ, LOŽNICE, OP
- 4-ZÁSUVKY VNITŘNÍ - KUCHYŇ, KOUPELNA
- 5-VÝVOD PRO MYČKU
- 6-VÝVOD PRO PRAČKU
- 7-VÝVOD PRO INFRAZÁŘIČ
- 8-3 FÁZOVÝ VÝVOD PRO SPORÁK

LEGENDA:

- X SVĚTELNÝ VÝVOD
- X| SVĚTELNÝ VÝVOD NÁSTĚNNÝ
- ZÁŘÍVKA
- CC ZÁSUVKA VÍCENÁSOBNÁ
- C ZÁSUVKA VÍCENÁSOBNÁ 3-FÁZOVÁ
- [ZÁSUVKA PRO SDĚLOVACÍ ZAŘÍZENÍ
- ↗ JEDNOPÓLOVÝ VYPÍNAČ SE SAMOČINNÝM NÁVRATEM
- ↘ JEDNOPÓLOVÝ VYPÍNAČ
- ~ SÉRIOVÝ VYPÍNAČ
- ↔ STŘÍDAVÝ PŘEPÍNAČ


| č.m. | Název | Podlaha | Stěny | Strop | Plocha (m2) |
|------|----------------|-------------|---|--------------------|-------------|
| | | | | | 42.8000 |
| 1.01 | CHODBA | PVC | OM. HLADKÁ ŠTUKOVÁ | OM. HLADKÁ ŠTUKOVÁ | 7,00 |
| 1.02 | LOŽNICE | PVC | OM. HLADKÁ ŠTUKOVÁ | OM. HLADKÁ ŠTUKOVÁ | 10,50 |
| 1.03 | POKOJ | PVC | OM. HLADKÁ ŠTUKOVÁ | OM. HLADKÁ ŠTUKOVÁ | 16,80 |
| 1.04 | KUCHYŇSKÝ KOUT | PVC | OM. HLADKÁ ŠTUKOVÁ KER. OBKLAD LINKY | OM. HLADKÁ ŠTUKOVÁ | 4,90 |
| 1.05 | KOUPELNA | KER. DLAŽBA | OM. HLADKÁ ŠTUKOVÁ KER. OBKLAD V. 2000mm | OM. HLADKÁ ŠTUKOVÁ | 2,40 |
| 1.06 | WC | KER. DLAŽBA | OM. HLADKÁ ŠTUKOVÁ KER. OBKLAD V. 2000mm | OM. HLADKÁ ŠTUKOVÁ | 1,20 |

LEGENDA MATERIÁLŮ :

- STÁVAJÍCÍ KONSTRUKCE
- NOVÉ ZDĚNÉ PŘÍČKY POROBETONOVÉ TVÁRNICE TL.100mm
- RB DOMÁCÍ BYTOVÁ ROZVODNICE ELEKTRO
- VD NOVÝ SPORÁK SE SKLOKERAMICKOU DESKOU
- DR NOVÝ KUCHYŇSKÝ DŘEZ
- M MÍSTO S VÝVODEM PRO MYČKU
- L MÍSTO PRO LEDNICI
- Ž ELEKTRICKÝ TOPNÝ ŽEBŘÍK 960/450
- SK ZRCADLO S POLIČKOU NAD UMYVADLO
- SP SPRCHOVÁ VANIČKA - POLYBAN AKRYLÁTOVÁ VČ. ZÁSTĚNY 1200/1400 mm
- P MÍSTO S VÝVODEM PRO PRAČKU

| | |
|--|---|
| Č.PARÉ: | |
| Č.VÝKRESU: | 7 |
| ÚČEL: | PROJEKTOVÁ DOKUMENTACE PRO VÝBĚROVÉ ŘÍZENÍ |
| REVIZE: | - FORMÁT: 2A4 |
| DATUM: | 9/2017 MĚŘÍTKO: 1:50 |
| PROJEKT STAVEBNÍ ÚPRAVY BYTU Žufanova 1099-byt č. 17 | |
| STAVEBNÍ ČÁST | |
| NÁZEV VÝKRESU: | ELEKTROINSTALACE |
| MÍSTO STAVBY: | Žufanova 1099 , 163 00 Praha 17 |
| STAVEBNÍK | Městská část Praha 17 Žalanského 291, 163 00 Praha 17 - Řepy |
| VYPRACOVAL: | Ing. arch. Lenka David mobile: +420 720 364 053 email: atelier@lenkadavid.cz Třebáňská 777, 252 30 Řevnice autorizace ČKAIT 0013134 www.afutura.cz |

PŮDORYS - NOVÝ STAV 1:50 @A3

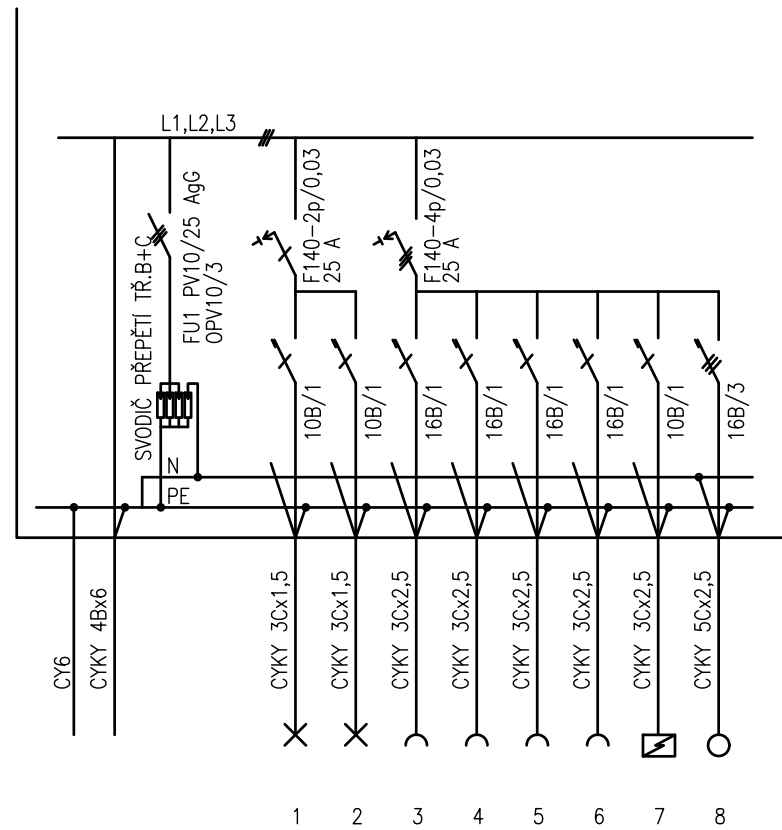

PLASTOVÝ ROZVADĚČ NA POVRCH

KRYTÍ IP 40/20

PŘÍVOD A VÝVOD ZADEM

NEPRŮHLEDNÁ DVÍŘKA

EL-SÍŤ: 3 NPE 230/400V 50Hz. TN-C-S

OCHRANA PŘED NDN: AUTOMATICKÝM ODPOJENÍM

| | |
|--|--|
| Č.PARÉ: | |
| Č.VÝKRESU: | 8 |
| ÚČEL: | PROJEKTOVÁ DOKUMENTACE PRO VÝBĚROVÉ ŘÍZENÍ |
| REVIZE: | - FORMÁT: 2A4 |
| DATUM: | 9/2017 MĚŘÍTKO: 1:50 |
| PROJEKT STAVEBNÍ ÚPRAVY BYTU Žufanova 1099-byt č. 17 | |
| STAVEBNÍ ČÁST | |
| NÁZEV VÝKRESU: | SCHÉMA ROZVODNICE |
| MÍSTO STAVBY: | Žufanova 1099 , 163 00 Praha 17 |
| STAVEBNÍK | Městská část Praha 17 Žalanského 291, 163 00 Praha 17 - Řepy |
| VYPRACOVAL: | Ing. arch. Lenka David mobile: +420 720 364 053 email: atelier@lenkadavid.cz Třebáňská 777, 252 30 Řevnice autorizace ČKAIT 0013134 www.afutura.cz |