


Vondroušova 1193-byt č. 72

PŮDORYS NOVÝ STAV - 1:50

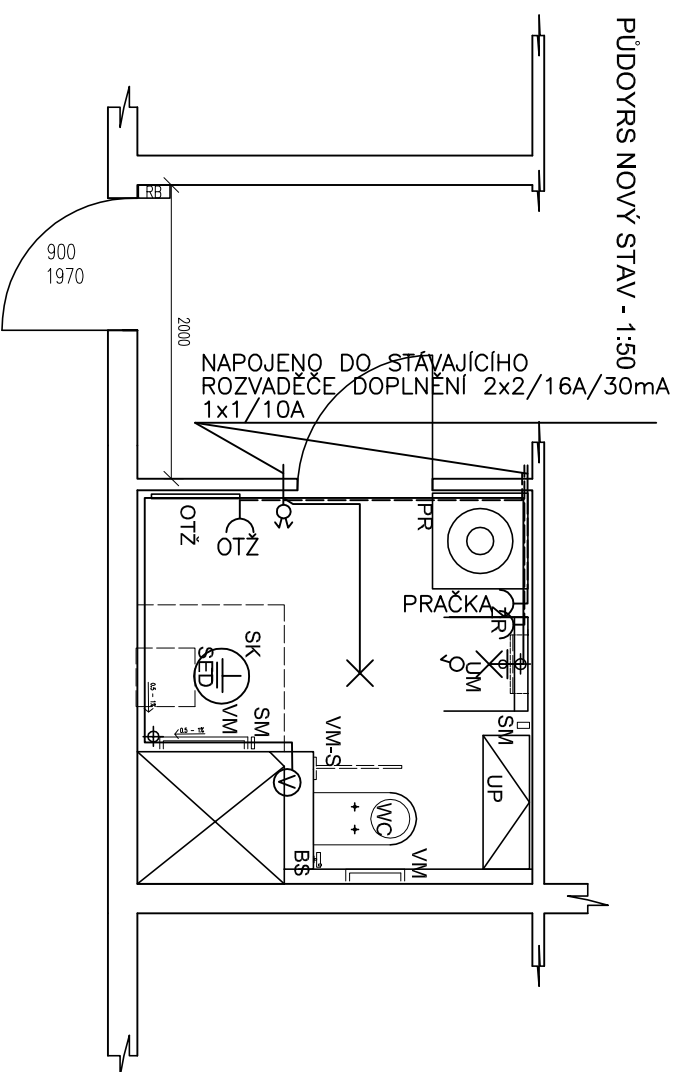


LEGENDA ELETIKRO

- ⌋ - ZÁSUVKA 230V/16A
- × - SVÍTLIDLO LED PŘÍSAZENÉ DO 20W, IP44
- ⊗ - NÁSTĚNNÉ SVÍTLIDLO NAD UMÝVADLEM DO 10W, IP44
- ⊖ - NAPOUJENÍ VENTILÁTORU
- ⊕ - OVLADAČ - PŘEPÍNAČ
- ⊕ - DOPLŇUJÍCÍ POSPOJOVÁNÍ

ZARÍZOVACÍ PŘEDMĚTY:

- UM - ZTP umyvadlo 640x550 mm
- PR - stávající pračka
- UP - navrhované uložné prostory - není součástí dodávky
- WC - závěsné WC s předstátn s geberitem pro ZTP v 1120 mm - uzpůsobeno pro uchycení model BS - bidetová sprcha
- SK - sprchový kout - spádovaný bez vaničky, se vpusť
- SED - sklápěcí sedátko s opěrnou nohou 440x460x470 mm
- OTŽ - otopné těleso - žebřík
- D1 - stávající dveře
- ZR - výklopné zrcadlo 400x600 mm
- VM - vodovodné madlo v 800 mm
- VM-S - vodovodné madlo - sklápěcí v 800 mm
- SM - svíslé madlo dl. 500 mm

		HL. PROU.: ZODP. PROU.: PETR BÜRGER DIS. ING. JIŘÍ PRŮŠA	
STAVBA: STAVEBNÍ OPRAVY KOUPELNY VONDROUŠOVA 1193 - BYT Č. 72		KRESLIL: PETR BÜRGER DIS.	
ELEKTROINSTALACE			
VÝKRES: PŮDORYS KOUPELNY	STUPEŇ: DPS	MĚŘÍTKO: 1:50	VYHOTOVENÍ:
ČÍSLO ZAK.:		DATUM: 12/2017	ČÍSLO PŘÍL.: E 1
INVESTOR: MĚSTSKÁ ČÁST PRAHA 17, ŽALANSKÉHO 291, PRAHA 17 ŘEPY			