


Bazovského 1119, byt č. 5

TABULKA MÍSTNOSTÍ

| č.m. | Název          | Podlaha       | Stěny            | Strop              | Plocha (m2) |
|------|----------------|---------------|------------------|--------------------|-------------|
|      |                |               |                  |                    | 43.0000     |
| 1.01 | CHODBA         | PVC + KOBAREC | TAPETY           | OM. HLADKÁ ŠTUKOVÁ | 7,40        |
| 1.02 | LOŽNICE        | PVC           | TAPETY           | OM. HLADKÁ ŠTUKOVÁ | 10,60       |
| 1.03 | POKOJ          | PVC + KOBAREC | TAPETY           | OM. HLADKÁ ŠTUKOVÁ | 16,90       |
| 1.04 | KUCHYŇSKÝ KOUT | PVC           | TAPETY           | OM. HLADKÁ ŠTUKOVÁ | 5,10        |
| 1.05 | KOUPELNA       | PVC           | UMAKARTOVÉ JÁDRO | OM. HLADKÁ ŠTUKOVÁ | 2,00        |
| 1.06 | WC             | PVC           | UMAKARTOVÉ JÁDRO | OM. HLADKÁ ŠTUKOVÁ | 1,00        |

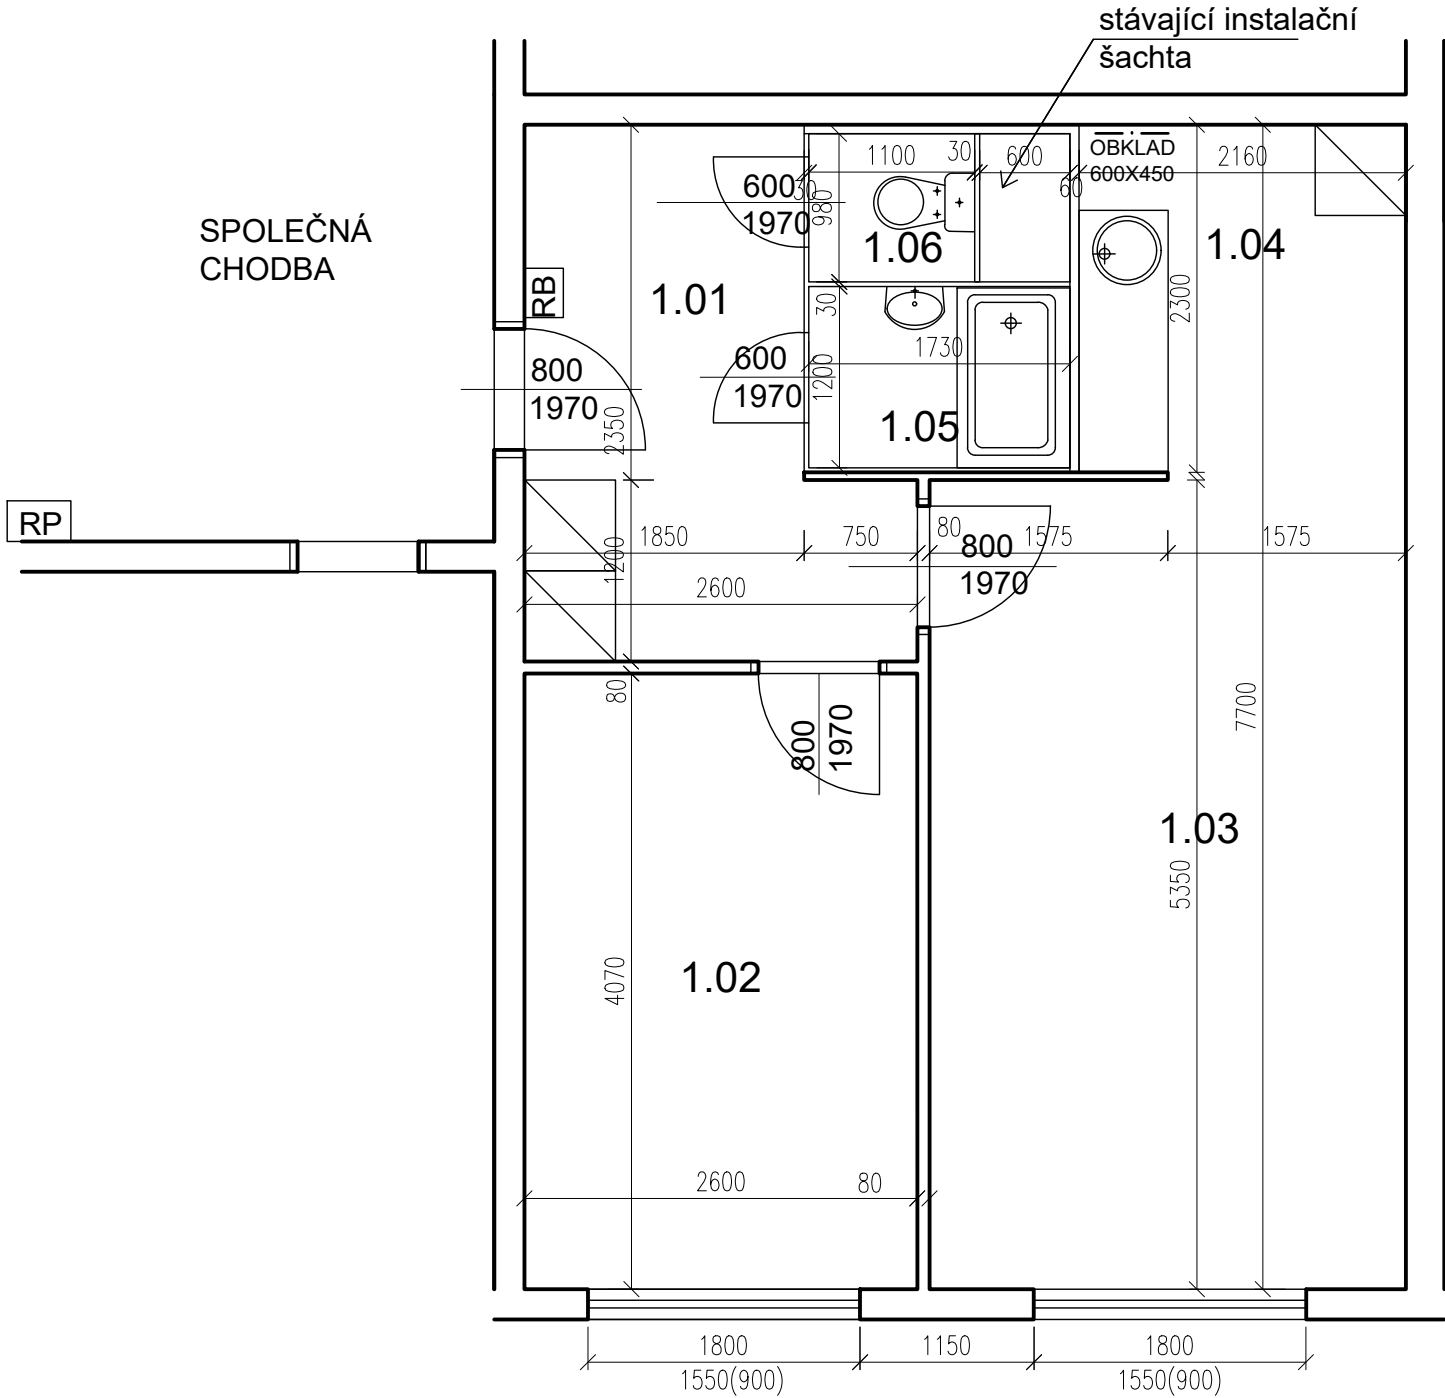


- LEGENDA MATERIÁLŮ :
- STÁVAJÍCÍ KONSTRUKCE
  - UMAKARTOVÉ JÁDRO
  - DOMÁCÍ BYTOVÁ ROZVODNICE ELEKTRO

|                |                                                                                                                                                                   |
|----------------|-------------------------------------------------------------------------------------------------------------------------------------------------------------------|
| Č.PARÉ:        |                                                                                                                                                                   |
| Č.VÝKRESU:     | 1                                                                                                                                                                 |
| ÚČEL:          | PROJEKTOVÁ DOKUMENTACE PRO VÝBĚROVÉ ŘÍZENÍ                                                                                                                        |
| REVIZE:        | - FORMÁT: 2A4                                                                                                                                                     |
| DATUM:         | 10/2019 MĚŘÍTKO: 1:50                                                                                                                                             |
| PROJEKT        | STAVEBNÍ ÚPRAVY BYTU Bazovského 1119, byt č.5                                                                                                                     |
| STAVEBNÍ ČÁST  |                                                                                                                                                                   |
| NÁZEV VÝKRESU: | Půdorys - stávající stav                                                                                                                                          |
| MÍSTO STAVBY:  | Bazovského 1119, 163 00 Praha 17                                                                                                                                  |
| STAVEBNÍK      | Městská část Praha 17 Žalanského 291, 163 00 Praha 17 - Řepy                                                                                                      |
| VYPRACOVAL:    | Ing. arch. Lenka David<br>mobile: +420 720 364 053<br>email: atelier@lenkadavid.cz<br>Třebáňská 777, 252 30 Řevnice<br>autorizace ČKAIT 0013134<br>www.afutura.cz |

POZN. ŽALUZIE VYMĚNIT

PŮDORYS - STÁVAJÍCÍ STAV 1:50 @A3

Bazovského 1119, byt č. 5

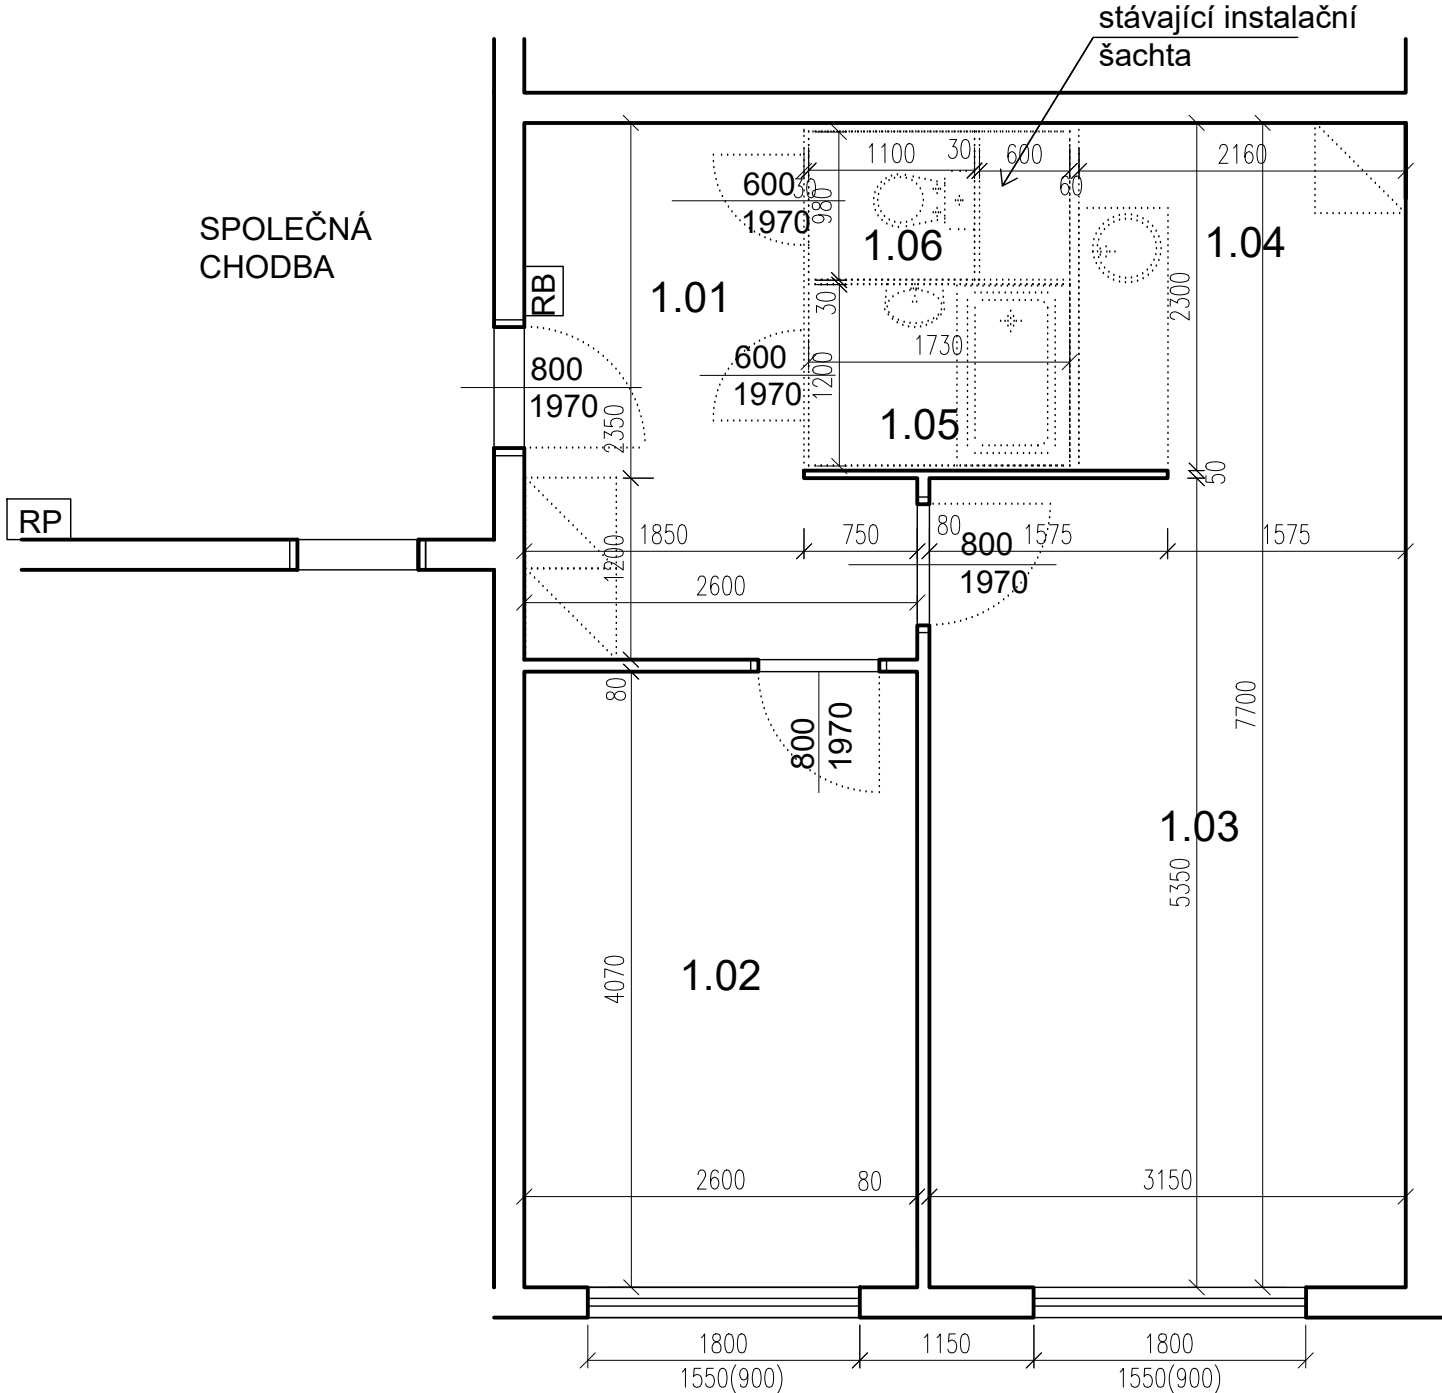

TABULKA MÍSTNOSTÍ


| č.m. | Název          | Podlaha       | Stěny            | Strop              | Plocha (m2) |
|------|----------------|---------------|------------------|--------------------|-------------|
|      |                |               |                  |                    | 43.0000     |
| 1.01 | CHODBA         | PVC + KOBRECE | TAPETY           | OM. HLADKÁ ŠTUKOVÁ | 7,40        |
| 1.02 | LOŽNICE        | PVC           | TAPETY           | OM. HLADKÁ ŠTUKOVÁ | 10,60       |
| 1.03 | POKOJ          | PVC + KOBRECE | TAPETY           | OM. HLADKÁ ŠTUKOVÁ | 16,90       |
| 1.04 | KUCHYŇSKÝ KOUT | PVC           | TAPETY           | OM. HLADKÁ ŠTUKOVÁ | 5,10        |
| 1.05 | KOUPELNA       | PVC           | UMAKARTOVÉ JÁDRO | OM. HLADKÁ ŠTUKOVÁ | 2,00        |
| 1.06 | WC             | PVC           | UMAKARTOVÉ JÁDRO | OM. HLADKÁ ŠTUKOVÁ | 1,00        |

LEGENDA MATERIÁLŮ :

- STÁVAJÍCÍ KONSTRUKCE**
- BOURANÉ, DEMONTOVANÉ KONSTRUKCE**
- POZN.**
- STÁVAJÍCÍ FINÁLNÍ VRSTVY PODLAH BUDOU ODSTRANĚNY
  - STÁVAJÍCÍ ŠTUKOVÉ OMÍTKY BUDOU PODLE POTŘEBY OPRAVENY (AŽ PO NATAŽENÍ NOVÝCH ROZVODŮ ELEKTRO)
  - TAPETY BUDOU ODSTRANĚNY POKUD JSOU UVEDENY V TABULCE MÍSTNOSTÍ
  - NUTNÉ SEŘÍZENÍ OKEN

|                                                                                                                                                                                         |                                            |
|-----------------------------------------------------------------------------------------------------------------------------------------------------------------------------------------|--------------------------------------------|
|                                                                                                                                                                                         | Č.PARÉ:                                    |
| Č.VÝKRESU:                                                                                                                                                                              | 2                                          |
| ÚČEL:                                                                                                                                                                                   | PROJEKTOVÁ DOKUMENTACE PRO VÝBĚROVÉ ŘÍZENÍ |
| REVIZE:                                                                                                                                                                                 | - FORMÁT: 2A4                              |
| DATUM:                                                                                                                                                                                  | 10/2019 MĚŘÍTKO: 1:50                      |
| PROJEKT <b>STAVEBNÍ ÚPRAVY BYTU Bazovského 1119, byt č.5</b>                                                                                                                            |                                            |
| STAVEBNÍ ČÁST                                                                                                                                                                           |                                            |
| NÁZEV VÝKRESU: Půdorys - BOURACÍ PRÁCE                                                                                                                                                  |                                            |
| MÍSTO STAVBY: <b>Bazovského 1119</b> , 163 00 Praha 17                                                                                                                                  |                                            |
| STAVEBNÍK<br><br>Městská část Praha 17<br>Žalanského 291, 163 00 Praha 17 - Řepy                                                                                                        |                                            |
| VYPRACOVAL:<br><b>Ing. arch. Lenka David</b><br>mobile: +420 720 364 053<br>email: atelier@lenkadavid.cz<br>Třebáňská 777, 252 30 Řevnice<br>autorizace ČKAIT 0013134<br>www.afutura.cz |                                            |

***Bazovského 1119, byt č. 5***

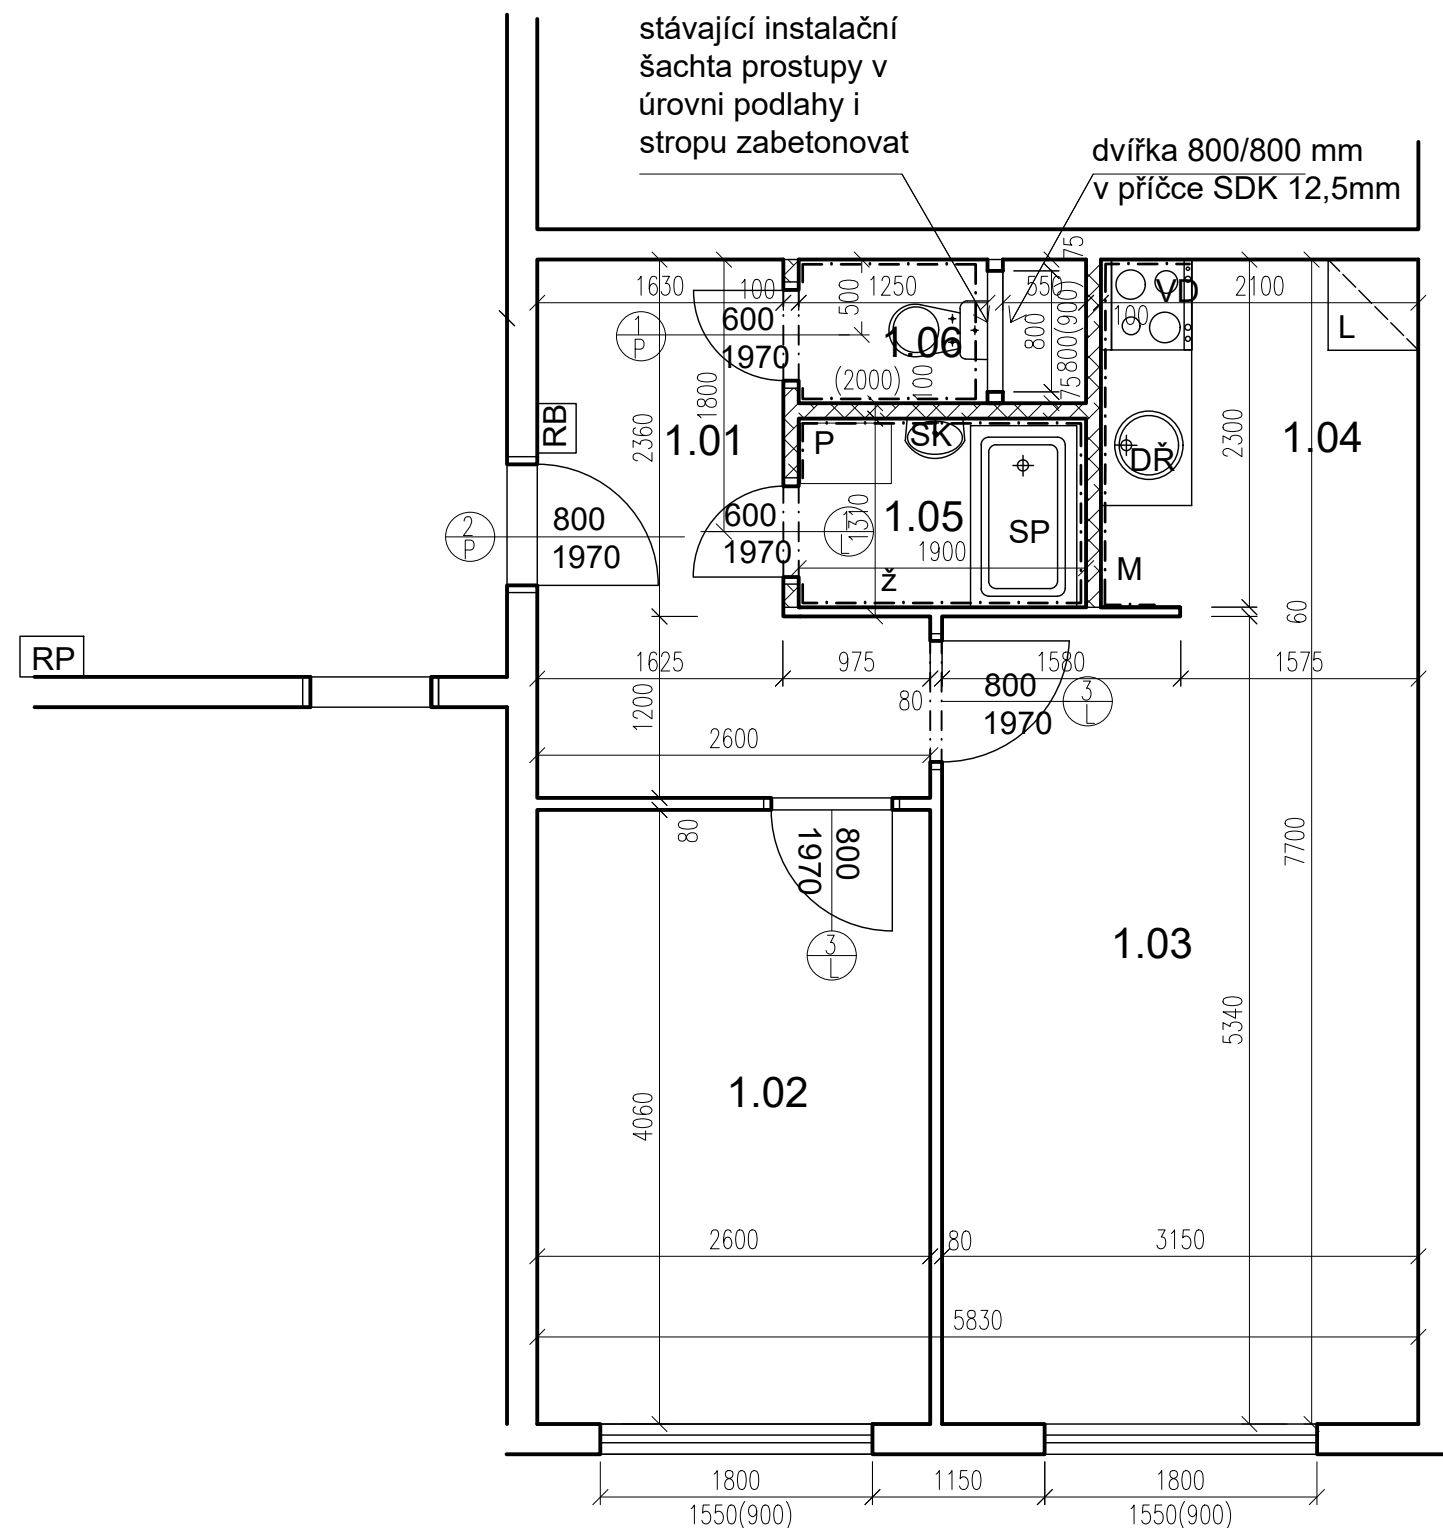

## TABULKA MÍSTNOSTÍ

| č.m. | Název          | Podlaha     | Stěny                                       | Strop              | Plocha (m2) |
|------|----------------|-------------|---------------------------------------------|--------------------|-------------|
|      |                |             |                                             |                    | 42.8000     |
|      |                |             |                                             |                    |             |
| 1.01 | CHODBA         | PVC         | OM. HLADKÁ ŠTUKOVÁ                          | OM. HLADKÁ ŠTUKOVÁ | 7,00        |
| 1.02 | LOŽNICE        | PVC         | OM. HLADKÁ ŠTUKOVÁ                          | OM. HLADKÁ ŠTUKOVÁ | 10,50       |
| 1.03 | POKOJ          | PVC         | OM. HLADKÁ ŠTUKOVÁ                          | OM. HLADKÁ ŠTUKOVÁ | 16,80       |
| 1.04 | KUCHYŇSKÝ KOUT | PVC         | OM. HLADKÁ ŠTUKOVÁ<br>KER. OBKLAD LINKY     | OM. HLADKÁ ŠTUKOVÁ | 4,90        |
| 1.05 | KOUPELNA       | KER. DLAŽBA | OM. HLADKÁ ŠTUKOVÁ<br>KER. OBKLAD V. 2000mm | OM. HLADKÁ ŠTUKOVÁ | 2,40        |
| 1.06 | WC             | KER. DLAŽBA | OM. HLADKÁ ŠTUKOVÁ<br>KER. OBKLAD V. 2000mm | OM. HLADKÁ ŠTUKOVÁ | 1,20        |


### LEGENDA MATERIÁLŮ :

- |                                                                                       |                                                                   |
|---------------------------------------------------------------------------------------|-------------------------------------------------------------------|
|  | STÁVAJÍCÍ KONSTRUKCE                                              |
|  | NOVÉ ZDĚNÉ PŘÍČKY POROBETONOVÉ<br>TVÁRNICE TL.100mm               |
|  | DOMÁCÍ BYTOVÁ ROZVODNICE ELEKTRO                                  |
|  | NOVÝ SPORÁK SE SKLOKERAMICKOU DESKOU                              |
|  | NOVÝ KUCHYŇSKÝ DŘEZ                                               |
|  | MÍSTO S VÝVODEM PRO MYČKU                                         |
|  | MÍSTO PRO LEDNICI                                                 |
|  | ELEKTRICKÝ TOPNÝ ŽEBŘÍK 960/450                                   |
|  | ZRCADLO S POLIČKOU NAD UMYVADLO                                   |
|  | SPRCHOVÁ VANIČKA - POLYBAN AKRYLÁTOVÁ<br>VČ. ZÁSTĚNY 1200/1400 mm |
|  | MÍSTO S VÝVODEM PRO PRAČKU                                        |

|                                                                                                                                                                                                                                                                               |  |                                               |  |
|-------------------------------------------------------------------------------------------------------------------------------------------------------------------------------------------------------------------------------------------------------------------------------|--|-----------------------------------------------|--|
|                                                                                                                                                                                                                                                                               |  | Č. PARÉ:                                      |  |
| Č. VÝKRESU:<br><div>3</div>                                                                                                                                                                                                                                                   |  |                                               |  |
| ÚČEL:                                                                                                                                                                                                                                                                         |  | PROJEKTOVÁ DOKUMENTACE<br>PRO VÝBĚROVÉ ŘÍZENÍ |  |
| REVIZE: -                                                                                                                                                                                                                                                                     |  | FORMÁT: 2A4                                   |  |
| DATUM: 10/2019                                                                                                                                                                                                                                                                |  | MĚŘÍTKO: 1:50                                 |  |
|                                                                                                                                                                                                                                                                               |  |                                               |  |
| PROJEKT<br><b>STAVEBNÍ ÚPRAVY BYTU</b><br><b>Bazovského 1119, byt č.5</b>                                                                                                                                                                                                     |  |                                               |  |
| STAVEBNÍ ČÁST                                                                                                                                                                                                                                                                 |  |                                               |  |
| NÁZEV VÝKRESU:<br>Púdorys - nový stav                                                                                                                                                                                                                                         |  |                                               |  |
| MÍSTO STAVBY:<br><b>Bazovského 1119</b> , 163 00 Praha 17                                                                                                                                                                                                                     |  |                                               |  |
| STAVEBNÍK<br><br>Městská část Praha 17<br>Žalanského 291, 163 00 Praha 17 - Řepy                                                                                                                                                                                              |  |                                               |  |
| VYPRACOVAL:<br><b>Ing. arch. Lenka David</b><br>mobile: +420 720 364 053<br>email: <a href="mailto:atelier@lenkadavid.cz">atelier@lenkadavid.cz</a><br>Třebáňská 777, 252 30 Řevnice<br>autorizace <b>ČKAIT 0013134</b><br><a href="http://www.afutura.cz">www.afutura.cz</a> |  |                                               |  |

PŮDORYS - NOVÝ STAV 1:50 @A3

Bazovského 1119, byt č. 5

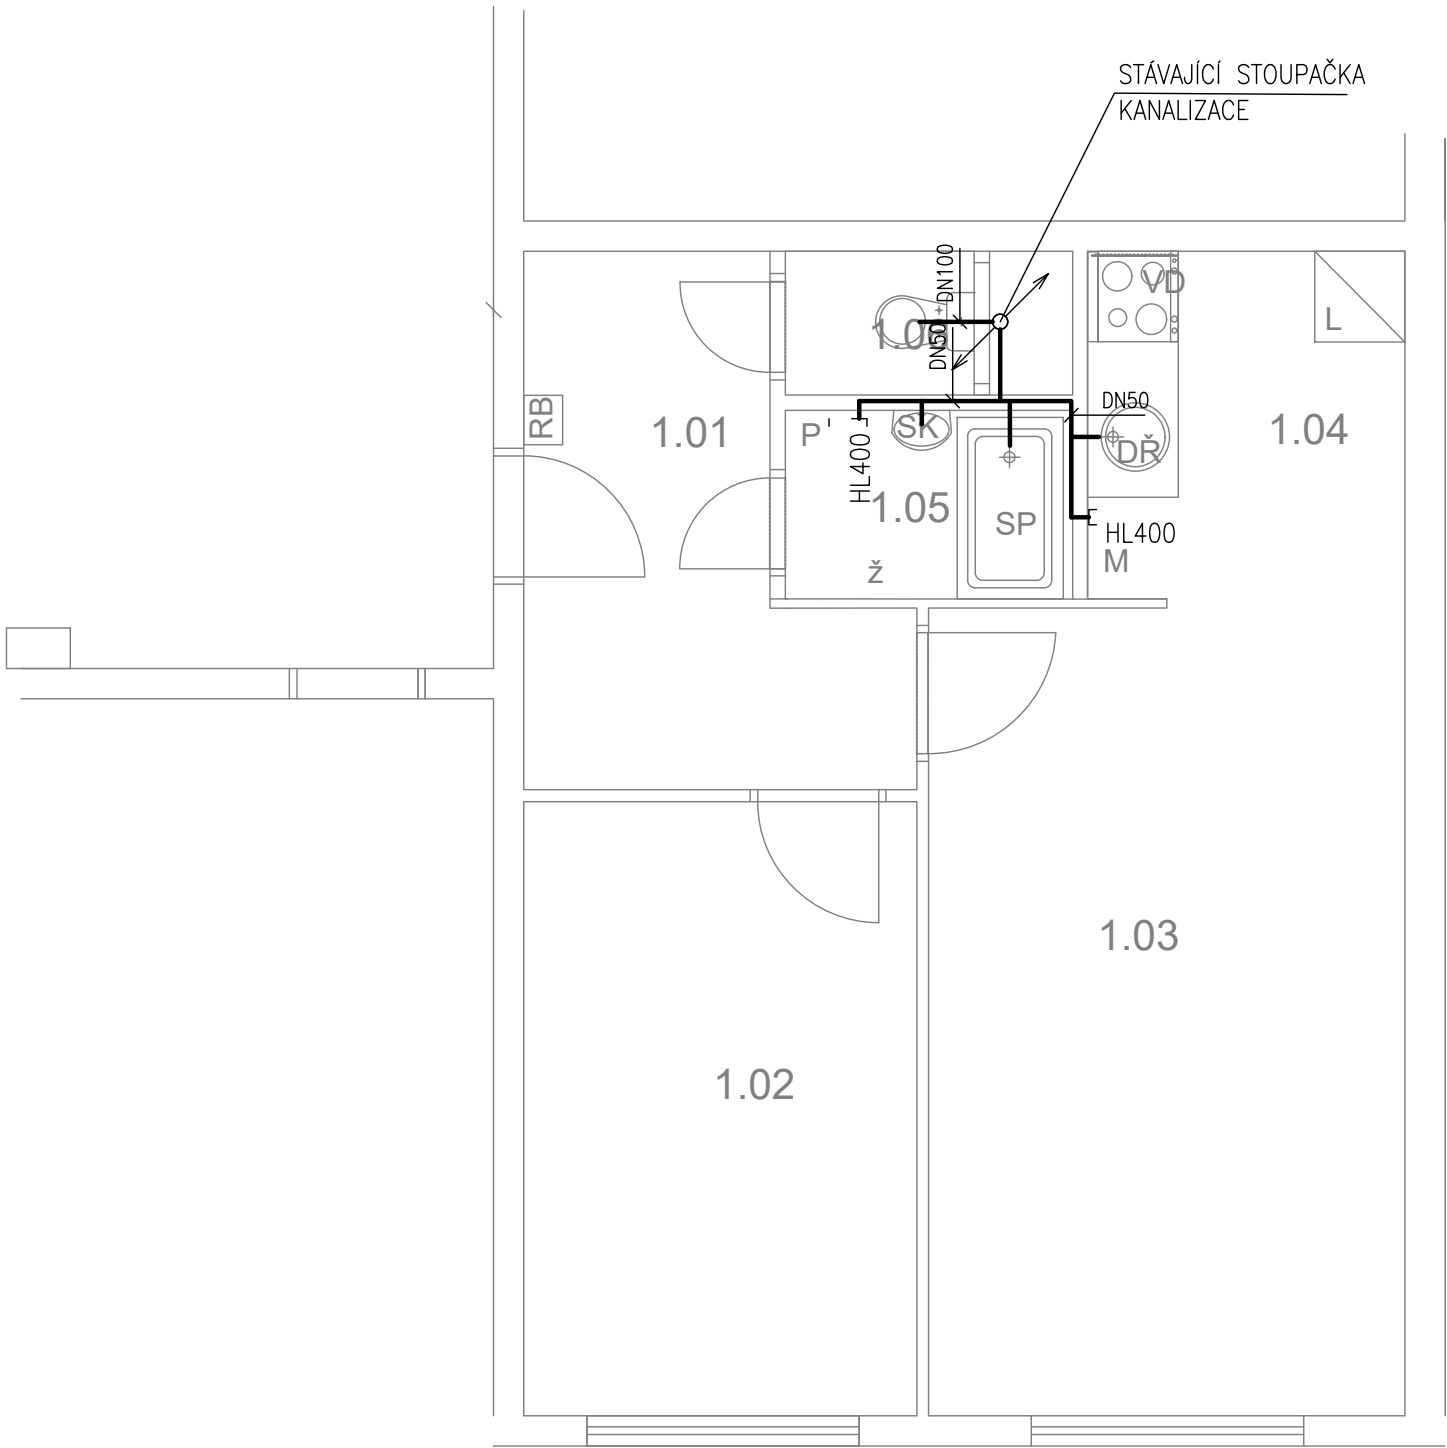

PŮDORYS - NOVÝ STAV 1:50 @A3

TABULKA MÍSTNOSTÍ

| č.m. | Název          | Podlaha     | Stěny                                       | Strop              | Plocha (m2) |
|------|----------------|-------------|---------------------------------------------|--------------------|-------------|
|      |                |             |                                             |                    | 42.8000     |
| 1.01 | CHODBA         | PVC         | OM. HLADKÁ ŠTUKOVÁ                          | OM. HLADKÁ ŠTUKOVÁ | 7,00        |
| 1.02 | LOŽNICE        | PVC         | OM. HLADKÁ ŠTUKOVÁ                          | OM. HLADKÁ ŠTUKOVÁ | 10,50       |
| 1.03 | POKOJ          | PVC         | OM. HLADKÁ ŠTUKOVÁ                          | OM. HLADKÁ ŠTUKOVÁ | 16,80       |
| 1.04 | KUCHYŇSKÝ KOUT | PVC         | OM. HLADKÁ ŠTUKOVÁ<br>KER. OBKLAD LINKY     | OM. HLADKÁ ŠTUKOVÁ | 4,90        |
| 1.05 | KOUPELNA       | KER. DLAŽBA | OM. HLADKÁ ŠTUKOVÁ<br>KER. OBKLAD V. 2000mm | OM. HLADKÁ ŠTUKOVÁ | 2,40        |
| 1.06 | WC             | KER. DLAŽBA | OM. HLADKÁ ŠTUKOVÁ<br>KER. OBKLAD V. 2000mm | OM. HLADKÁ ŠTUKOVÁ | 1,20        |

LEGENDA MATERIÁLŮ :

- STÁVAJÍCÍ KONSTRUKCE
- NOVÉ ZDĚNÉ PŘÍČKY POROBETONOVÉ  
TVÁRNICE TL.100mm
- RB

DOMÁCÍ BYTOVÁ ROZVODNICE ELEKTRO
- VD

NOVÝ SPORÁK SE SKLOKERAMICKOU DESKOU
- DŘ

NOVÝ KUCHYŇSKÝ DŘEZ
- M

MÍSTO S VÝVODEM PRO MYČKU
- L

MÍSTO PRO LEDNICI
- Ž

ELEKTRICKÝ TOPNÝ ŽEBŘÍK 960/450
- SK

ZRCADLO S POLIČKOU NAD UMYVADLO
- SP

SPRCHOVÁ VANIČKA - POLYBAN AKRYLÁTOVÁ  
VČ. ZÁSTĚNY 1200/1400 mm
- P

MÍSTO S VÝVODEM PRO PRAČKU

LEGENDA:

KANALIZACE

Č.PARÉ:

Č.VÝKRESU:  
4

ÚČEL:

PROJEKTOVÁ DOKUMENTACE  
PRO VÝBĚROVÉ ŘÍZENÍ

REVIZE:

-

FORMÁT:

2A4

DATUM:

10/2019

MĚŘÍTKO:

1:50

PROJEKT

**STAVEBNÍ ÚPRAVY BYTU**  
**Bazovského 1119, byt č.5**

STAVEBNÍ ČÁST

NÁZEV VÝKRESU:

KANALIZACE

MÍSTO STAVBY:

**Bazovského 1119**, 163 00 Praha 17


STAVEBNÍK

  
Městská část Praha 17  
Žalanského 291, 163 00 Praha 17 - Řepy

VYPRACOVAL:

**Ing. arch. Lenka David**  
mobile: +420 720 364 053  
email: atelier@lenkadavid.cz  
Třebáňská 777, 252 30 Řevnice  
autorizace ČKAIT 0013134  
www.afutura.cz

Bazovského 1119, byt č. 5

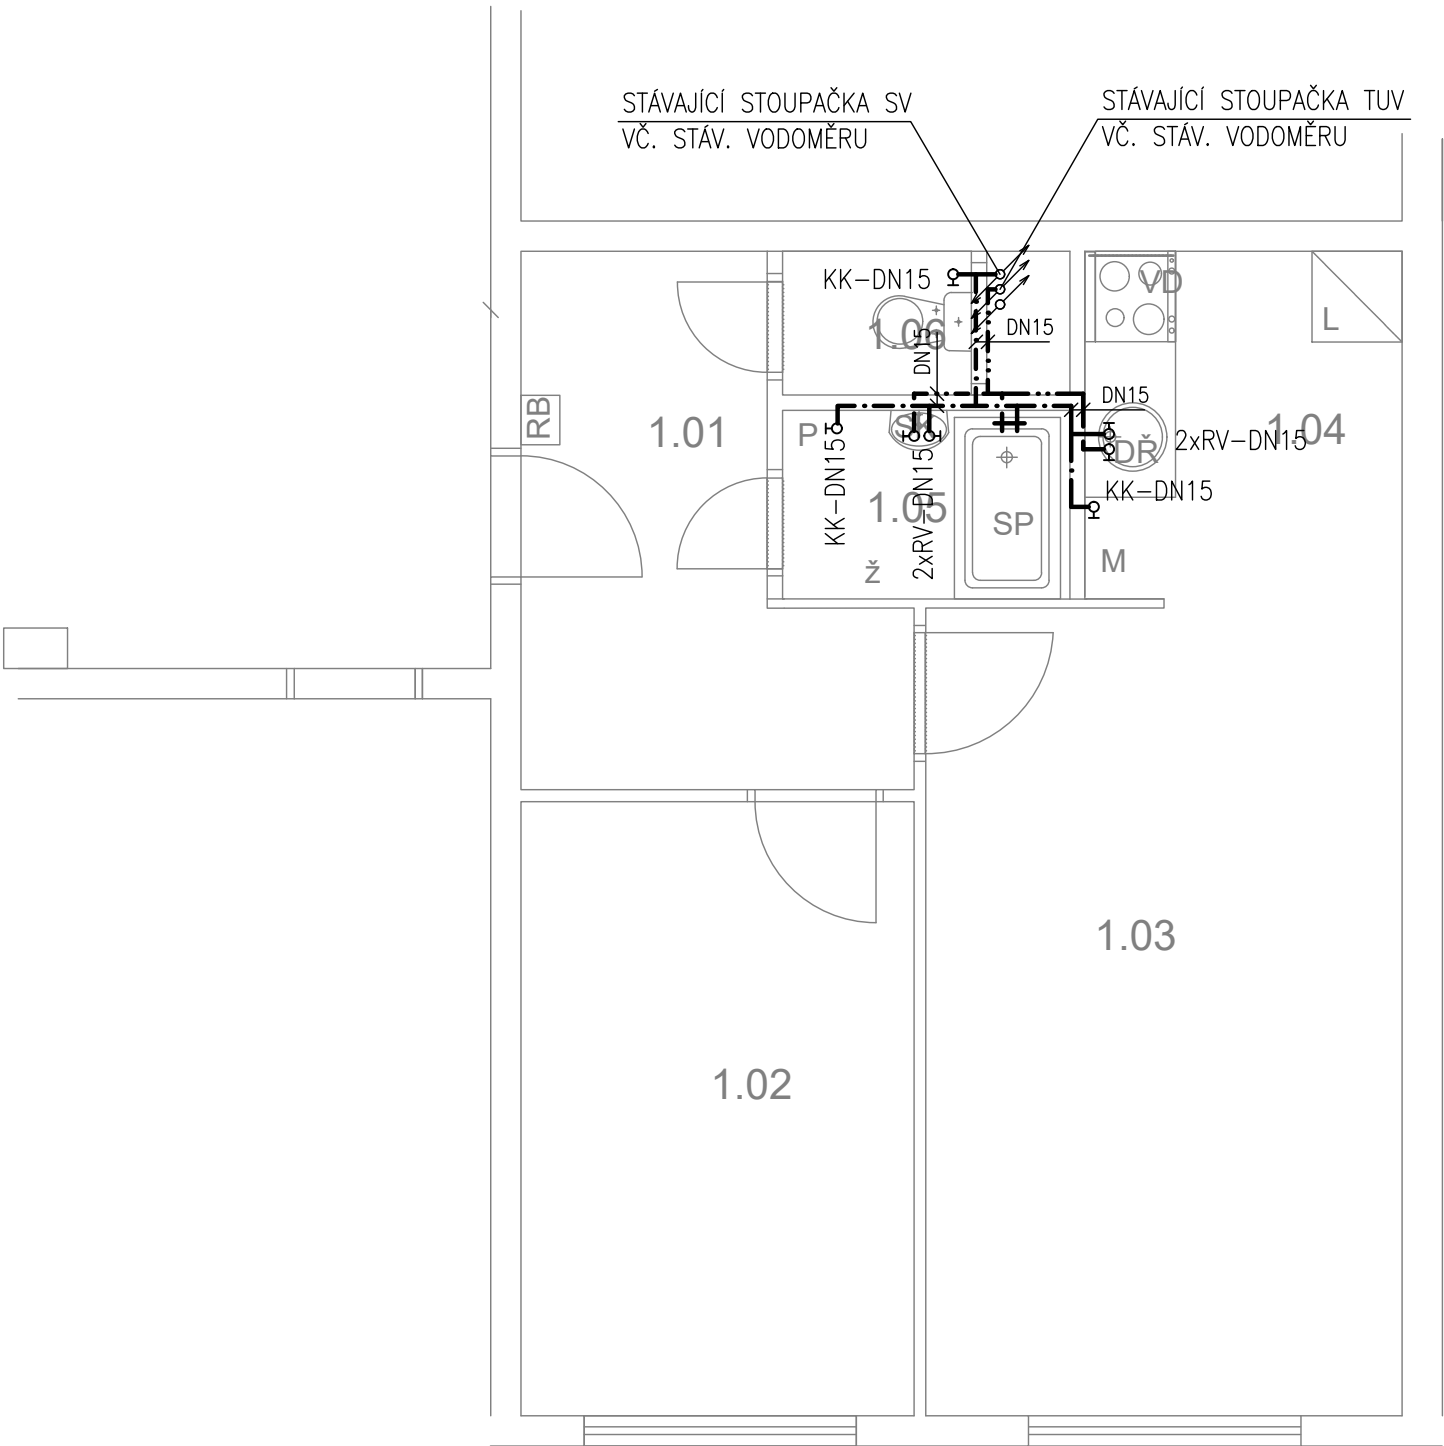

TABULKA MÍSTNOSTÍ

| č.m. | Název          | Podlaha     | Stěny                                       | Strop              | Plocha (m2) |
|------|----------------|-------------|---------------------------------------------|--------------------|-------------|
|      |                |             |                                             |                    | 42.8000     |
| 1.01 | CHODBA         | PVC         | OM. HLADKÁ ŠTUKOVÁ                          | OM. HLADKÁ ŠTUKOVÁ | 7,00        |
| 1.02 | LOŽNICE        | PVC         | OM. HLADKÁ ŠTUKOVÁ                          | OM. HLADKÁ ŠTUKOVÁ | 10,50       |
| 1.03 | POKOJ          | PVC         | OM. HLADKÁ ŠTUKOVÁ                          | OM. HLADKÁ ŠTUKOVÁ | 16,80       |
| 1.04 | KUCHYŇSKÝ KOUT | PVC         | OM. HLADKÁ ŠTUKOVÁ<br>KER. OBKLAD LINKY     | OM. HLADKÁ ŠTUKOVÁ | 4,90        |
| 1.05 | KOUPELNA       | KER. DLAŽBA | OM. HLADKÁ ŠTUKOVÁ<br>KER. OBKLAD V. 2000mm | OM. HLADKÁ ŠTUKOVÁ | 2,40        |
| 1.06 | WC             | KER. DLAŽBA | OM. HLADKÁ ŠTUKOVÁ<br>KER. OBKLAD V. 2000mm | OM. HLADKÁ ŠTUKOVÁ | 1,20        |

LEGENDA MATERIÁLŮ :

- STÁVAJÍCÍ KONSTRUKCE
- NOVÉ ZDĚNÉ PŘÍČKY POROBETONOVÉ  
TVÁRNICE TL.100mm
- RB

DOMÁCÍ BYTOVÁ ROZVODNICE ELEKTRO
- VD

NOVÝ SPORÁK SE SKLOKERAMICKOU DESKOU
- DŘ

NOVÝ KUCHYŇSKÝ DŘEZ
- M

MÍSTO S VÝVODEM PRO MYČKU
- L

MÍSTO PRO LEDNICI
- Ž

ELEKTRICKÝ TOPNÝ ŽEBŘÍK 960/450
- SK

ZRCADLO S POLIČKOU NAD UMYVADLO
- SP

SPRCHOVÁ VANIČKA - POLYBAN AKRYLÁTOVÁ  
VČ. ZÁSTĚNY 1200/1400 mm
- P

MÍSTO S VÝVODEM PRO PRAČKU

LEGENDA:

- STUDENÁ VODA
- TEPLÁ VODA

Č.PARÉ:

Č. VÝKRESU:  
5

ÚČEL: PROJEKTOVÁ DOKUMENTACE  
PRO VÝBĚROVÉ ŘÍZENÍ

REVIZE: - FORMÁT: 2A4

DATUM: 10/2019 MĚŘÍTKO: 1:50

PROJEKT  
STAVEBNÍ ÚPRAVY BYTU  
Bazovského 1119, byt č.5

STAVEBNÍ ČÁST


NÁZEV VÝKRESU:  
VODOVOD

MÍSTO STAVBY:  
Bazovského 1119, 163 00 Praha 17

STAVEBNÍK  
  
Městská část Praha 17  
Žalanského 291, 163 00 Praha 17 - Řepy

VYPRACOVAL:  
Ing. arch. Lenka David  
mobile: +420 720 364 053  
email: atelier@lenkadavid.cz  
Třebáňská 777, 252 30 Řevnice  
autorizace ČKAIT 0013134  
www.afutura.cz

Bazovského 1119, byt č. 5

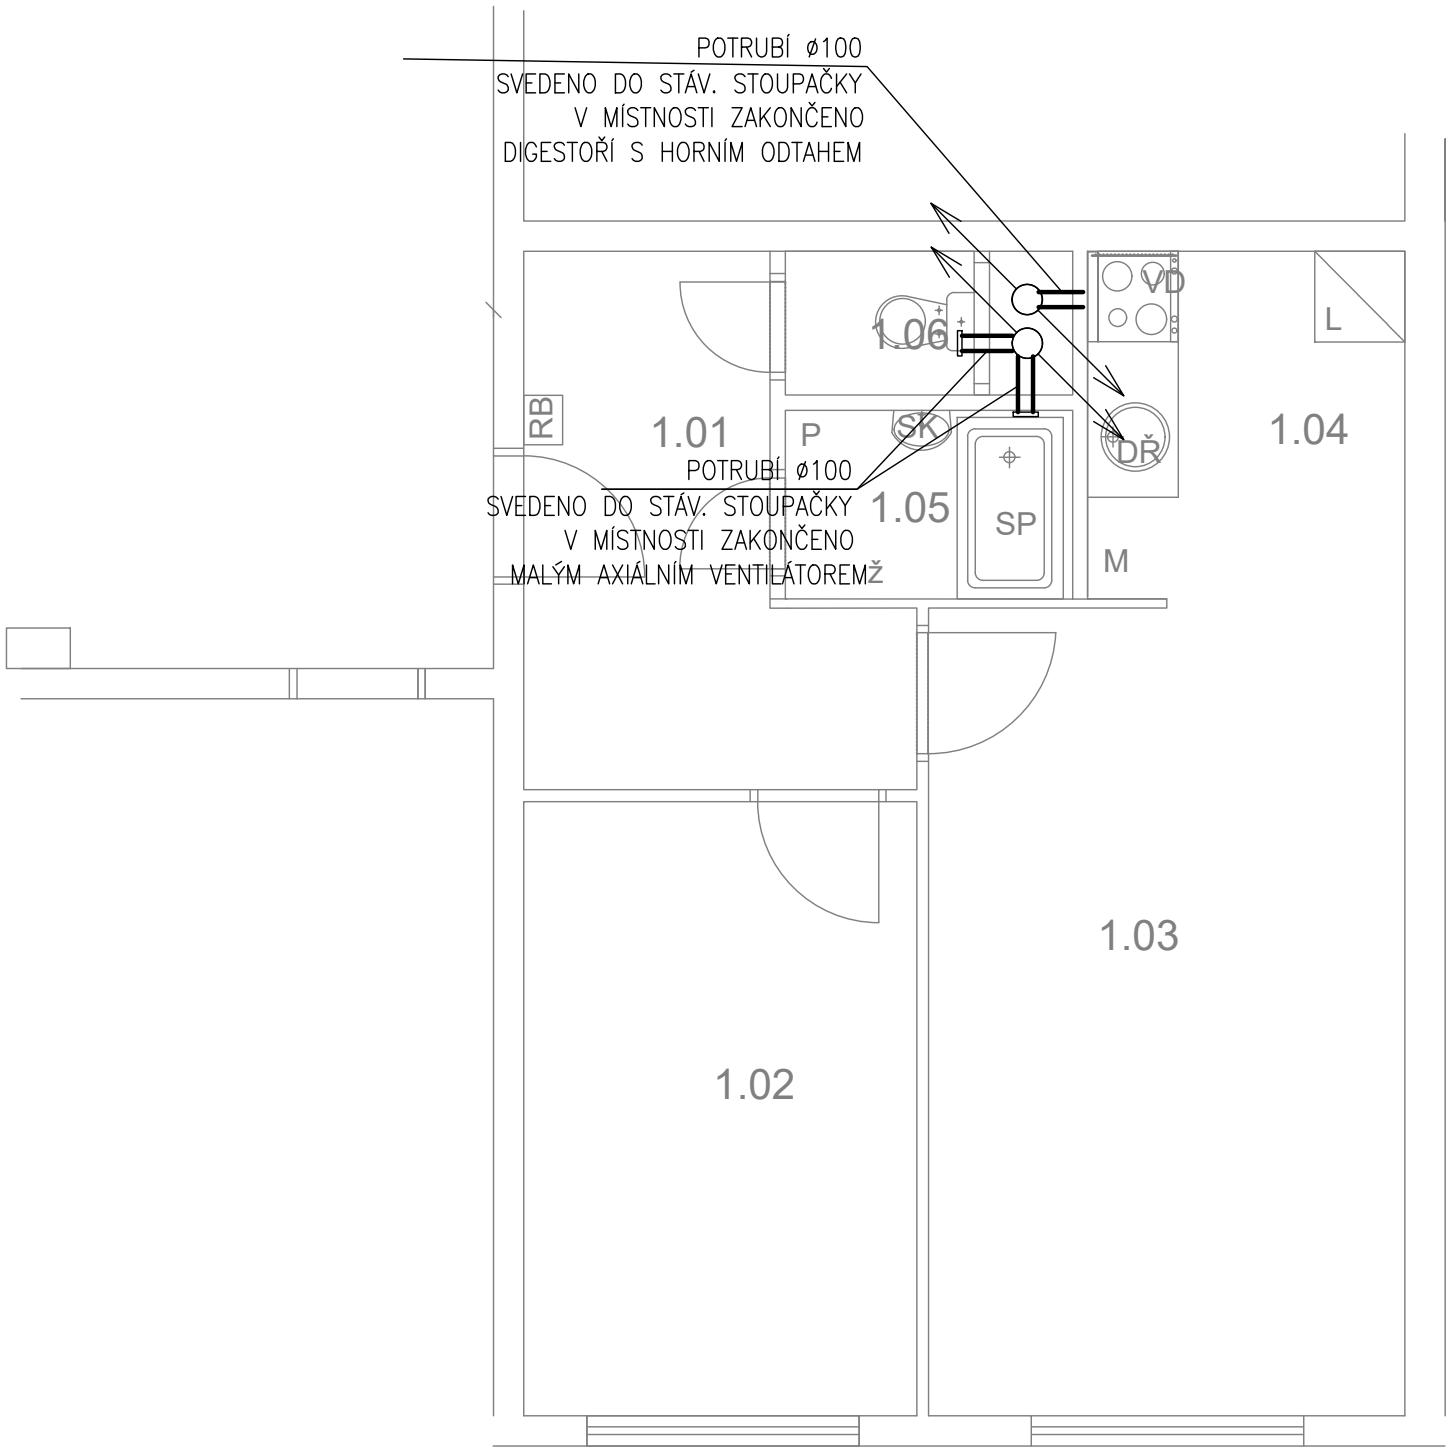

TABULKA MÍSTNOSTÍ

| č.m. | Název          | Podlaha     | Stěny                                       | Strop              | Plocha (m2) |
|------|----------------|-------------|---------------------------------------------|--------------------|-------------|
|      |                |             |                                             |                    | 42.8000     |
| 1.01 | CHODBA         | PVC         | OM. HLADKÁ ŠTUKOVÁ                          | OM. HLADKÁ ŠTUKOVÁ | 7,00        |
| 1.02 | LOŽNICE        | PVC         | OM. HLADKÁ ŠTUKOVÁ                          | OM. HLADKÁ ŠTUKOVÁ | 10,50       |
| 1.03 | POKOJ          | PVC         | OM. HLADKÁ ŠTUKOVÁ                          | OM. HLADKÁ ŠTUKOVÁ | 16,80       |
| 1.04 | KUCHYŇSKÝ KOUT | PVC         | OM. HLADKÁ ŠTUKOVÁ<br>KER. OBKLAD LINKY     | OM. HLADKÁ ŠTUKOVÁ | 4,90        |
| 1.05 | KOUPELNA       | KER. DLAŽBA | OM. HLADKÁ ŠTUKOVÁ<br>KER. OBKLAD V. 2000mm | OM. HLADKÁ ŠTUKOVÁ | 2,40        |
| 1.06 | WC             | KER. DLAŽBA | OM. HLADKÁ ŠTUKOVÁ<br>KER. OBKLAD V. 2000mm | OM. HLADKÁ ŠTUKOVÁ | 1,20        |

LEGENDA MATERIÁLŮ :

- STÁVAJÍCÍ KONSTRUKCE
- NOVÉ ZDĚNÉ PŘÍČKY POROBETONOVÉ  
TVÁRNICE TL.100mm
- RB

DOMÁCÍ BYTOVÁ ROZVODNICE ELEKTRO
- VD

NOVÝ SPORÁK SE SKLOKERAMICKOU DESKOU
- DR

NOVÝ KUCHYŇSKÝ DŘEZ
- M

MÍSTO S VÝVODEM PRO MYČKU
- L

MÍSTO PRO LEDNICI
- Ž

ELEKTRICKÝ TOPNÝ ŽEBŘÍK 960/450
- SK

ZRCADLO S POLIČKOU NAD UMYVADLO
- SP

SPRCHOVÁ VANIČKA - POLYBAN AKRYLÁTOVÁ  
VČ. ZÁSTĚNY 1200/1400 mm
- P

MÍSTO S VÝVODEM PRO PRAČKU

LEGENDA:

— VZDUCHOTECHNIKA

Č.PARÉ:

Č.VÝKRESU:

6

ÚČEL:

PROJEKTOVÁ DOKUMENTACE  
PRO VÝBĚROVÉ ŘÍZENÍ

REVIZE:

-

FORMÁT:

2A4

DATUM:

10/2019

MĚŘÍTKO:

1:50

PROJEKT

STAVEBNÍ ÚPRAVY BYTU  
Bazovského 1119, byt č.5

STAVEBNÍ ČÁST

NÁZEV VÝKRESU:

VZDUCHOTECHNIKA

MÍSTO STAVBY:

Bazovského 1119, 163 00 Praha 17

STAVEBNÍK

Městská část Praha 17  
Žalanského 291, 163 00 Praha 17 - Řepy

VYPRACOVAL:

Ing. arch. Lenka David

mobile: +420 720 364 053

email: atelier@lenkadavid.cz


Třebáňská 777, 252 30 Řevnice

autorizace ČKAIT 0013134

www.afutura.cz



Bazovského 1119, byt č. 5

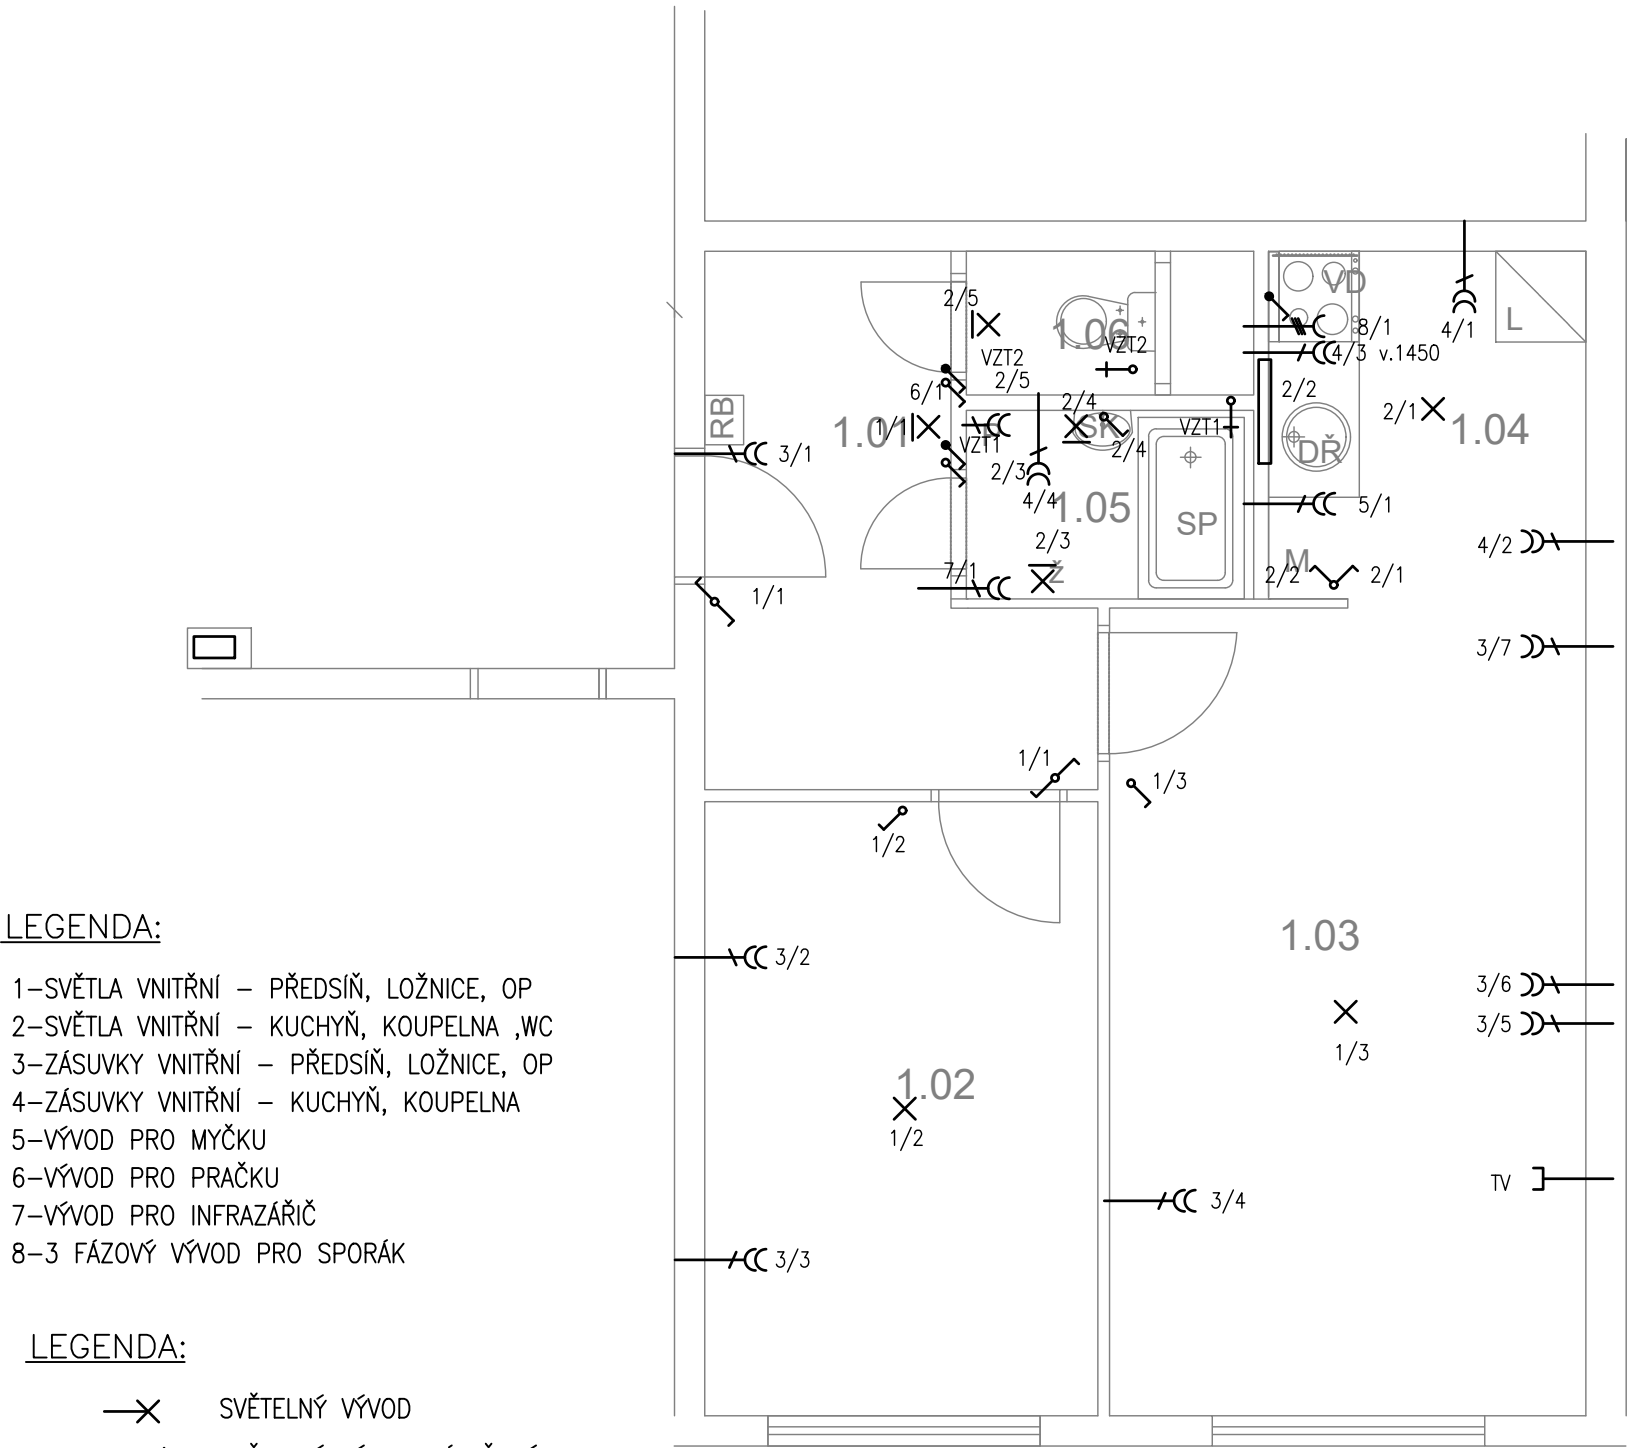

LEGENDA:

- 1–SVĚTLA VNITŘNÍ – PŘEDSÍŇ, LOŽNICE, OP
- 2–SVĚTLA VNITŘNÍ – KUCHYŇ, KOUPELNA ,WC
- 3–ZÁSUVKY VNITŘNÍ – PŘEDSÍŇ, LOŽNICE, OP
- 4–ZÁSUVKY VNITŘNÍ – KUCHYŇ, KOUPELNA
- 5–VÝVOD PRO MYČKU
- 6–VÝVOD PRO PRAČKU
- 7–VÝVOD PRO INFRAZÁŘIČ
- 8–3 FÁZOVÝ VÝVOD PRO SPORÁK

LEGENDA:

- SVĚTELNÝ VÝVOD
- SVĚTELNÝ VÝVOD NÁSTĚNNÝ
- ZÁŘÍVKA
- ZÁSUVKA VÍCENÁSOBNÁ
- ZÁSUVKA VÍCENÁSOBNÁ 3–FÁZOVÁ
- ZÁSUVKA PRO SDĚLOVACÍ ZAŘÍZENÍ
- JEDNOPÓLOVÝ VYPÍNAČ SE SAMOČINNÝM NÁVRATEM
- JEDNOPÓLOVÝ VYPÍNAČ
- SÉRIOVÝ VYPÍNAČ
- STŘÍDAVÝ PŘEPÍNAČ

PŮDORYS - NOVÝ STAV 1:50 @A3

TABULKA MÍSTNOSTÍ

| č.m. | Název          | Podlaha     | Stěny                                       | Strop              | Plocha (m2) |
|------|----------------|-------------|---------------------------------------------|--------------------|-------------|
|      |                |             |                                             |                    | 42.8000     |
| 1.01 | CHODBA         | PVC         | OM. HLADKÁ ŠTUKOVÁ                          | OM. HLADKÁ ŠTUKOVÁ | 7,00        |
| 1.02 | LOŽNICE        | PVC         | OM. HLADKÁ ŠTUKOVÁ                          | OM. HLADKÁ ŠTUKOVÁ | 10,50       |
| 1.03 | POKOJ          | PVC         | OM. HLADKÁ ŠTUKOVÁ                          | OM. HLADKÁ ŠTUKOVÁ | 16,80       |
| 1.04 | KUCHYŇSKÝ KOUT | PVC         | OM. HLADKÁ ŠTUKOVÁ<br>KER. OBKLAD LINKY     | OM. HLADKÁ ŠTUKOVÁ | 4,90        |
| 1.05 | KOUPELNA       | KER. DLAŽBA | OM. HLADKÁ ŠTUKOVÁ<br>KER. OBKLAD V. 2000mm | OM. HLADKÁ ŠTUKOVÁ | 2,40        |
| 1.06 | WC             | KER. DLAŽBA | OM. HLADKÁ ŠTUKOVÁ<br>KER. OBKLAD V. 2000mm | OM. HLADKÁ ŠTUKOVÁ | 1,20        |

LEGENDA MATERIÁLŮ :

- STÁVAJÍCÍ KONSTRUKCE
- NOVÉ ZDĚNÉ PŘÍČKY POROBETONOVÉ  
TVÁRNICE TL.100mm
- DOMÁCÍ BYTOVÁ ROZVODNICE ELEKTRO
- NOVÝ SPORÁK SE SKLOKERAMICKOU DESKOU
- NOVÝ KUCHYŇSKÝ DŘEZ
- MÍSTO S VÝVODEM PRO MYČKU
- MÍSTO PRO LEDNICI
- ELEKTRICKÝ TOPNÝ ŽEBŘÍK 960/450
- ZRCADLO S POLIČKOU NAD UMYVADLO
- SPRCHOVÁ VANIČKA - POLYBAN AKRYLÁTOVÁ  
VČ. ZÁSTĚNY 1200/1400 mm
- MÍSTO S VÝVODEM PRO PRAČKU

Č.PARÉ:

Č.VÝKRESU:  
7

ÚČEL:

PROJEKTOVÁ DOKUMENTACE  
PRO VÝBĚROVÉ ŘÍZENÍ

REVIZE:

-

FORMÁT:

2A4

DATUM:

10/2019

MĚŘÍTKO:

1:50

PROJEKT

STAVEBNÍ ÚPRAVY BYTU  
Bazovského 1119, byt č.5

STAVEBNÍ ČÁST

NÁZEV VÝKRESU:

ELEKTROINSTALACE

MÍSTO STAVBY:

Bazovského 1119, 163 00 Praha 17

STAVEBNÍK

Městská část Praha 17  
Žalanského 291, 163 00 Praha 17 - Řepy

VYPRACOVAL:

Ing. arch. Lenka David

mobile: +420 720 364 053


email: atelier@lenkadavid.cz

Třebáňská 777, 252 30 Řevnice

autorizace ČKAIT 0013134

www.afutura.cz



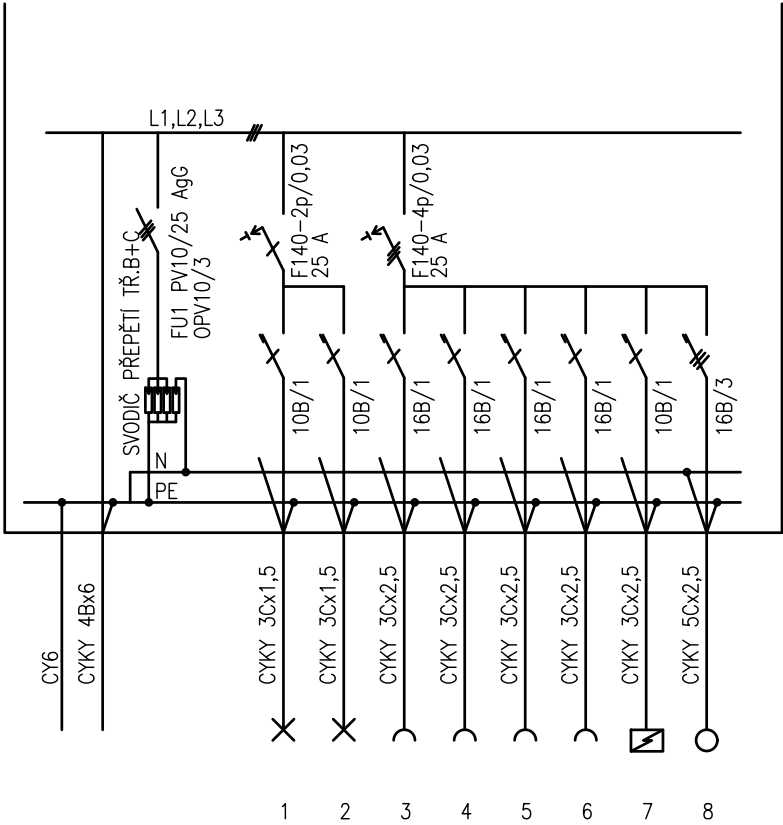

PLASTOVÝ ROZVADĚČ NA POVRCH

KRYTÍ IP 40/20

PŘÍVOD A VÝVOD ZADEM

NEPRŮHLEDNÁ DVÍŘKA

EL-SÍŤ: 3 NPE 230/400V 50Hz. TN-C-S

OCHRANA PŘED NDN: AUTOMATICKÝM ODPOJENÍM

|                                                                                                                                                                                         |                                               |
|-----------------------------------------------------------------------------------------------------------------------------------------------------------------------------------------|-----------------------------------------------|
|                                                                                                                                                                                         | Č.PARÉ:                                       |
| Č.VÝKRESU:<br>8                                                                                                                                                                         |                                               |
| ÚČEL:                                                                                                                                                                                   | PROJEKTOVÁ DOKUMENTACE<br>PRO VÝBĚROVÉ ŘÍZENÍ |
| REVIZE:                                                                                                                                                                                 | - FORMÁT: 2A4                                 |
| DATUM:                                                                                                                                                                                  | 10/2019 MĚŘÍTKO: 1:50                         |
| PROJEKT<br><b>STAVEBNÍ ÚPRAVY BYTU</b><br><b>Bazovského 1119, byt č.5</b>                                                                                                               |                                               |
| STAVEBNÍ ČÁST                                                                                                                                                                           |                                               |
| NÁZEV VÝKRESU:                                                                                                                                                                          | SCHÉMA ROZVODNICE                             |
| MÍSTO STAVBY:                                                                                                                                                                           | <b>Bazovského 1119</b> , 163 00 Praha 17      |
| STAVEBNÍK<br><br>Městská část Praha 17<br>Žalanského 291, 163 00 Praha 17 - Řepy                                                                                                        |                                               |
| VYPRACOVAL:<br><b>Ing. arch. Lenka David</b><br>mobile: +420 720 364 053<br>email: atelier@lenkadavid.cz<br>Třebáňská 777, 252 30 Řevnice<br>autorizace ČKAIT 0013134<br>www.afutura.cz |                                               |