


# Makovského 1224 - byt č. 10

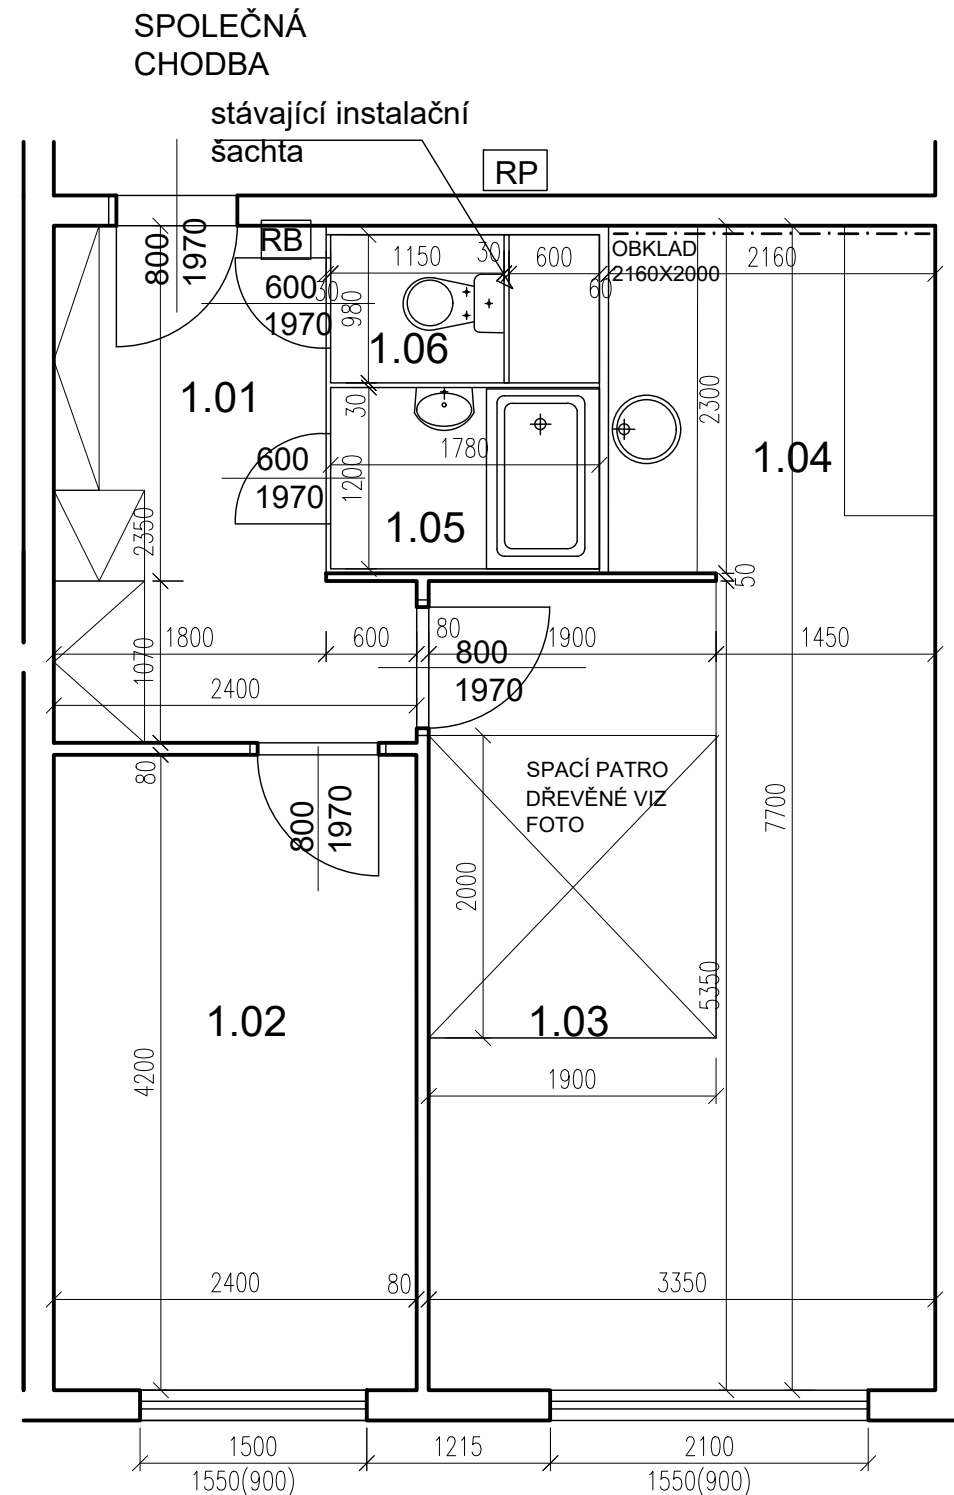

POZN. ŽALUZIE VÝMĚNA, OKNA SEŘÍDIT

## TABULKA MÍSTNOSTÍ

č.m.	Název	Podlaha	Stěny	Strop	Plocha (m2)
					43.0000
1.01	CHODBA	PVC VÍCE VRSTEV	TAPETY	OM. HLADKÁ ŠTUKOVÁ	6,80
1.02	LOŽNICE	PVC VÍCE VRSTEV	TAPETY	OM. HLADKÁ ŠTUKOVÁ	10,00
1.03	POKOJ	PVC VÍCE VRSTEV	TAPETY	OM. HLADKÁ ŠTUKOVÁ	18,10
1.04	KUCHYŇSKÝ KOUT	PVC VÍCE VRSTEV	TAPETY	OM. HLADKÁ ŠTUKOVÁ	5,00
1.05	KOUPELNA	DLAŽBA	UMAKARTOVÉ JÁDRO OBKLAD VANA	OM. HLADKÁ ŠTUKOVÁ	2,10
1.06	WC	DLAŽBA	UMAKARTOVÉ JÁDRO	OM. HLADKÁ ŠTUKOVÁ	1,00

### LEGENDA MATERIÁLŮ :


- STÁVAJÍCÍ KONSTRUKCE
- UMAKARTOVÉ JÁDRO
- DOMÁCÍ BYTOVÁ ROZVODNICE ELEKTRO



Č.PARÉ:	
Č. VÝKRESU:	1
ÚČEL:	PROJEKTOVÁ DOKUMENTACE PRO VÝBĚROVÉ ŘÍZENÍ
REVIZE:	- FORMÁT: 2A4
DATUM:	3/2021 MĚŘÍTKO: 1:50
<b>PROJEKT</b> <b>STAVEBNÍ ÚPRAVY BYTU</b> <b>Makovského 1224 - byt č. 10</b>	
STAVEBNÍ ČÁST	
NÁZEV VÝKRESU:	Púdorys - stávající stav
MÍSTO STAVBY:	<b>Makovského 1224, 163 00 Praha 17</b>
STAVEBNÍK	Městská část Praha 17 Žalanského 291, 163 00 Praha 17 - Řepy
VYPRACOVAL:	<b>Ing. arch. Lenka David</b> mobile: +420 720 364 053 email: atelier@lenkadavid.cz Třebáňská 777, 252 30 Řevnice autorizace ČKAIT 0013134 www.afutura.cz

## PŮDORYS - STÁVAJÍCÍ STAV 1:50 @A3

# Makovského 1224 - byt č. 10

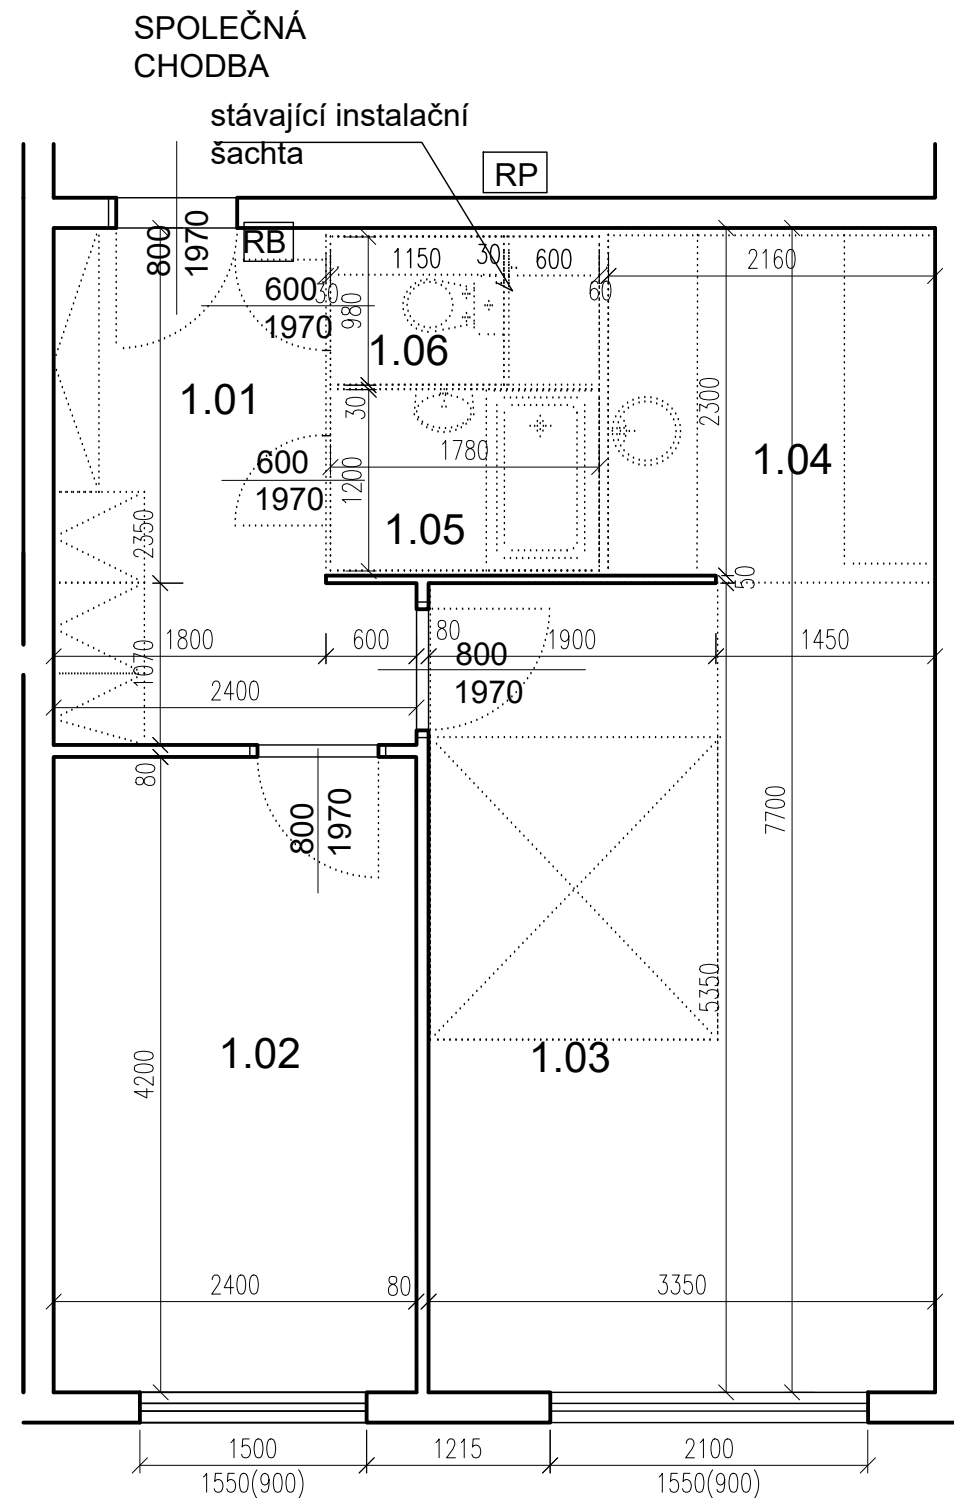

## TABULKA MÍSTNOSTÍ

č.m.	Název	Podlaha	Stěny	Strop	Plocha (m2)
					43.0000
1.01	CHODBA	PVC VÍCE VRSTEV	TAPETY	OM. HLADKÁ ŠTUKOVÁ	6,80
1.02	LOŽNICE	PVC VÍCE VRSTEV	TAPETY	OM. HLADKÁ ŠTUKOVÁ	10,00
1.03	POKOJ	PVC VÍCE VRSTEV	TAPETY	OM. HLADKÁ ŠTUKOVÁ	18,10
1.04	KUCHYŇSKÝ KOUT	PVC VÍCE VRSTEV	TAPETY	OM. HLADKÁ ŠTUKOVÁ	5,00
1.05	KOUPELNA	DLAŽBA	UMAKARTOVÉ JÁDRO OBKLAD VANA	OM. HLADKÁ ŠTUKOVÁ	2,10
1.06	WC	DLAŽBA	UMAKARTOVÉ JÁDRO	OM. HLADKÁ ŠTUKOVÁ	1,00

### LEGENDA MATERIÁLŮ :

— STÁVAJÍCÍ KONSTRUKCE

..... BOURANÉ, DEMONTOVANÉ KONSTRUKCE

### POZN.

- STÁVAJÍCÍ FINÁLNÍ VRSTVY PODLAH BUDOU ODSTRANĚNY
- STÁVAJÍCÍ ŠTUKOVÉ OMÍTKY BUDOU PODLE POTŘEBY OPRAVENY (AŽ PO NATAŽENÍ NOVÝCH ROZVODŮ ELEKTRO)
- TAPETY BUDOU ODSTRANĚNY POKUD JSOU UVEDENY V TABULCE MÍSTNOSTÍ

POZN. ŽALUZIE VÝMĚNA, OKNA SEŘÍDIT

## PŮDORYS - BOURACÍ PRÁCE 1:50 @A3

Č.PARÉ:

Č. VÝKRESU:

2

ÚČEL: PROJEKTOVÁ DOKUMENTACE  
PRO VÝBĚROVÉ ŘÍZENÍ

REVIZE: - FORMÁT: 2A4

DATUM: 3/2021 MĚŘÍTKO: 1:50

PROJEKT  
**STAVEBNÍ ÚPRAVY BYTU**  
Makovského 1224 - byt č. 10

STAVEBNÍ ČÁST

NÁZEV VÝKRESU:  
**PŮDORYS - BOURACÍ PRÁCE**

MÍSTO STAVBY:  
Makovského 1224, 163 00 Praha 17

STAVEBNÍK  
Městská část Praha 17  
Žalanského 291, 163 00 Praha 17 - Řepy

VYPRACOVAL:

Ing. arch. Lenka David

mobile: +420 720 364 053


email: atelier@lenkadavid.cz

Třebáňská 777, 252 30 Řevnice

autorizace ČKAIT 0013134

www.afutura.cz

# Makovského 1224 - byt č. 10

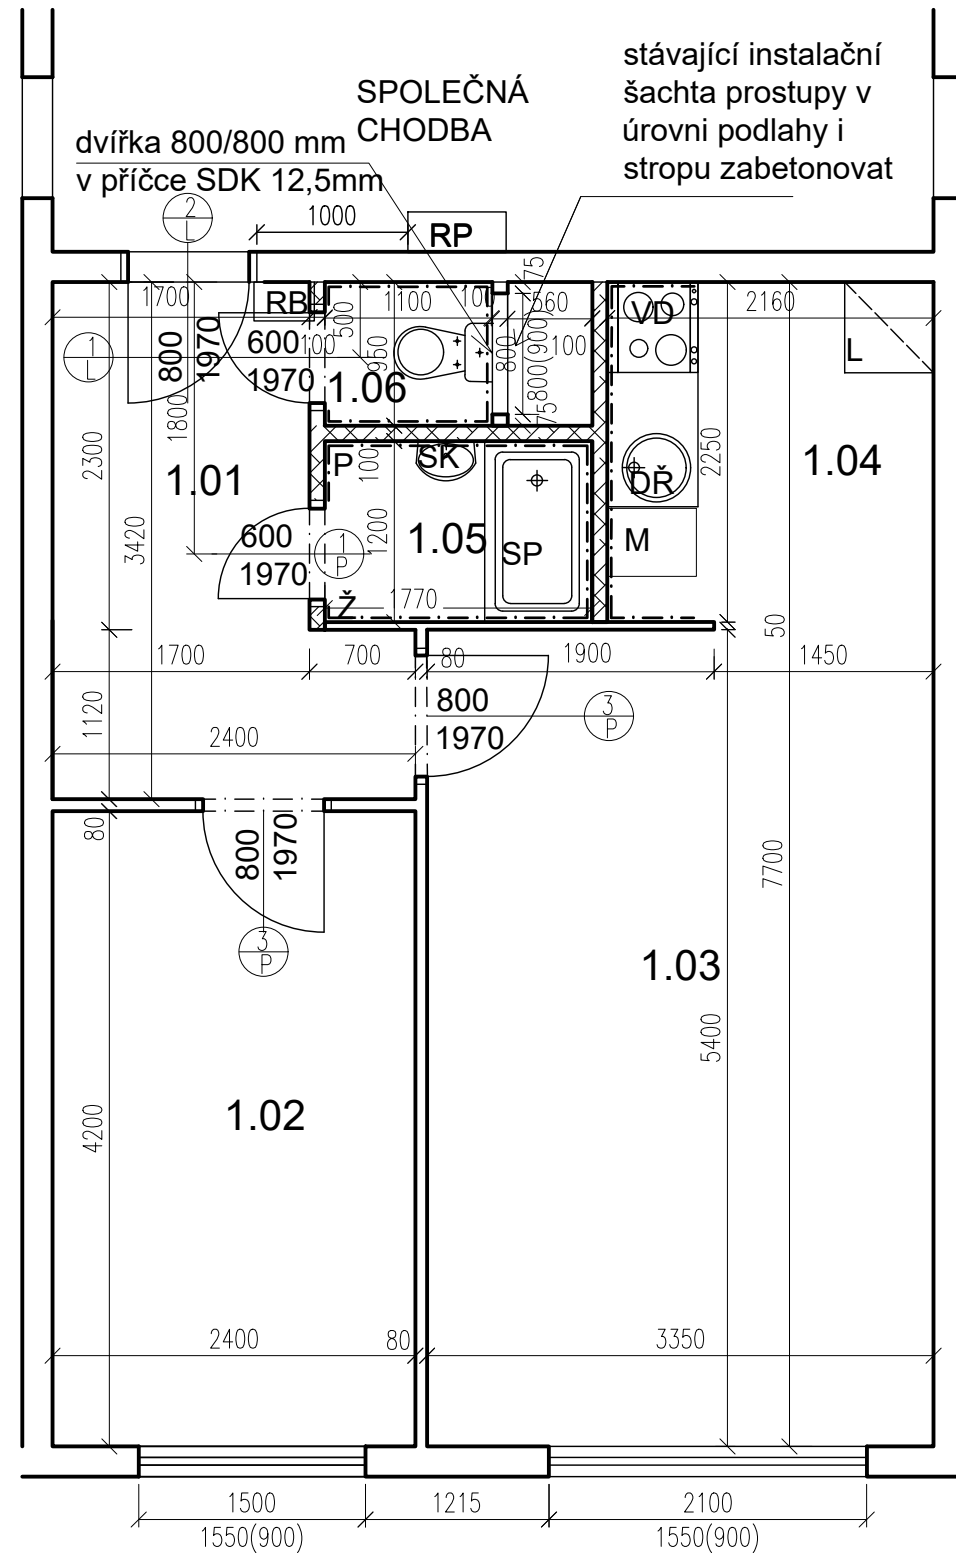

## TABULKA MÍSTNOSTÍ

č.m.	Název	Podlaha	Stěny	Strop	Plocha (m2)
					42.8500
1.01	CHODBA	PVC	OM. HLADKÁ ŠTUKOVÁ	OM. HLADKÁ ŠTUKOVÁ	6,60
1.02	LOŽNICE	PVC	OM. HLADKÁ ŠTUKOVÁ	OM. HLADKÁ ŠTUKOVÁ	10,00
1.03	POKOJ	PVC	OM. HLADKÁ ŠTUKOVÁ	OM. HLADKÁ ŠTUKOVÁ	18,10
1.04	KUCHYŇSKÝ KOUT	PVC	OM. HLADKÁ ŠTUKOVÁ KER. OBKLAD LINKY	OM. HLADKÁ ŠTUKOVÁ	4,90
1.05	KOUPELNA	KER. DLAŽBA	OM. HLADKÁ ŠTUKOVÁ KER. OBKLAD V. 2000mm	OM. HLADKÁ ŠTUKOVÁ	2,20
1.06	WC	KER. DLAŽBA	OM. HLADKÁ ŠTUKOVÁ KER. OBKLAD V. 2000mm	OM. HLADKÁ ŠTUKOVÁ	1,05

### LEGENDA MATERIÁLŮ :


- STÁVAJÍCÍ KONSTRUKCE
- NOVÉ ZDĚNÉ PŘÍČKY POROBETONOVÉ TVÁRNICE TL.100mm
- DOMÁCI BYTOVÁ ROZVODNICE ELEKTRO
- NOVÝ SPORÁK SE SKLOKERAMICKOU DESKOU
- NOVÝ KUCHYŇSKÝ DŘEZ
- MÍSTO S VÝVODEM PRO MYČKU
- MÍSTO PRO LEDNICI
- ELEKTRICKÝ TOPNÝ ŽEBŘÍK 960/450
- ZRCADLO S POLIČKOU NAD UMYVADLO
- SPRCHOVÁ VANIČKA - POLYBAN AKRYLÁTOVÁ 1200/700 VČ. ZÁSTĚNY 1200/1400 mm
- MÍSTO S VÝVODEM PRO PRAČKU

Č.PARÉ:	
Č.VÝKRESU:	3
ÚČEL:	PROJEKTOVÁ DOKUMENTACE PRO VÝBĚROVÉ ŘÍZENÍ
REVIZE:	- FORMÁT: 2A4
DATUM:	3/2021 MĚŘÍTKO: 1:50
PROJEKT <b>STAVEBNÍ ÚPRAVY BYTU</b> <b>Makovského 1224 - byt č. 10</b>	
STAVEBNÍ ČÁST	
NÁZEV VÝKRESU:	Půdorys - nový stav
MÍSTO STAVBY:	Makovského 1224, 163 00 Praha 17
STAVEBNÍK	Městská část Praha 17 Žalanského 291, 163 00 Praha 17 - Řepy
VYPRACOVAL:	Ing. arch. Lenka David mobile: +420 720 364 053 email: atelier@lenkadavid.cz Třebáňská 777, 252 30 Řevnice autorizace ČKAIT 0013134 www.afutura.cz

PŮDORYS - NOVÝ STAV 1:50 @A3

# Makovského 1224 - byt č. 10

## TABULKA MÍSTNOSTÍ

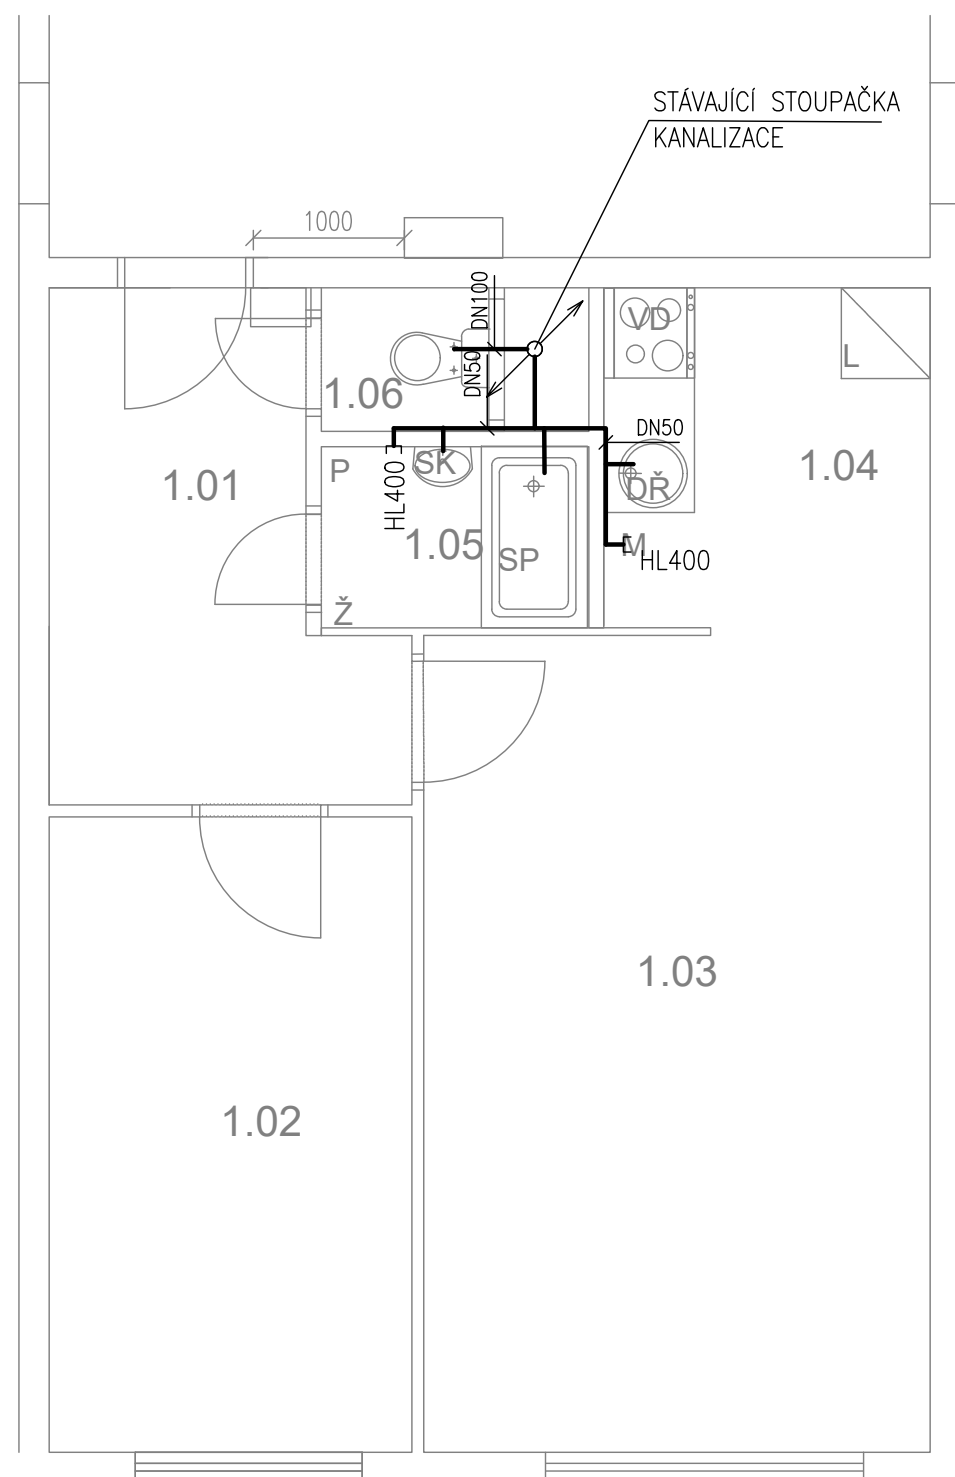

### LEGENDA MATERIÁLŮ :

- STÁVAJÍCÍ KONSTRUKCE
- NOVÉ ZDĚNÉ PŘÍČKY POROBETONOVÉ TVÁRNICE TL.100mm
- RB DOMÁCÍ BYTOVÁ ROZVODNICE ELEKTRO
- VD NOVÝ SPORÁK SE SKLOKERAMICKOU DESKOU
- DŘ NOVÝ KUCHYŇSKÝ DŘEZ
- M MÍSTO S VÝVODEM PRO MYČKU
- L MÍSTO PRO LEDNICI
- Ž ELEKTRICKÝ TOPNÝ ŽEBŘÍK 960/450
- SK ZRCADLO S POLIČKOU NAD UMYVADLO
- SP SPRCHOVÁ VANIČKA - POLYBAN AKRYLÁTOVÁ 1200/700 VČ. ZÁSTĚNY 1200/1400 mm
- P MÍSTO S VÝVODEM PRO PRAČKU

### LEGENDA:


- KANALIZACE

	Č.PARÉ:
Č.VÝKRESU: <b>4</b>	
ÚČEL: PROJEKTOVÁ DOKUMENTACE PRO VÝBĚROVÉ ŘÍZENÍ	
REVIZE: -	FORMÁT: 2A4
DATUM: 3/2021	MĚŘÍTKO: 1:50
<b>PROJEKT</b> <b>STAVEBNÍ ÚPRAVY BYTU</b> <b>Makovského 1224 - byt č. 10</b>	
STAVEBNÍ ČÁST	
NÁZEV VÝKRESU: <b>KANALIZACE - nový stav</b>	
MÍSTO STAVBY: <b>Makovského 1224, 163 00 Praha 17</b>	
STAVEBNÍK  Městská část Praha 17 Žalanského 291, 163 00 Praha 17 - Řepy	
VYPRACOVAL: <b>Ing. arch. Lenka David</b> mobile: +420 720 364 053 email: atelier@lenkadavid.cz Třebáňská 777, 252 30 Řevnice autorizace ČKAIT 0013134 www.afutura.cz	

PŮDORYS - NOVÝ STAV 1:50 @A3

# Makovského 1224 - byt č. 10

## TABULKA MÍSTNOSTÍ

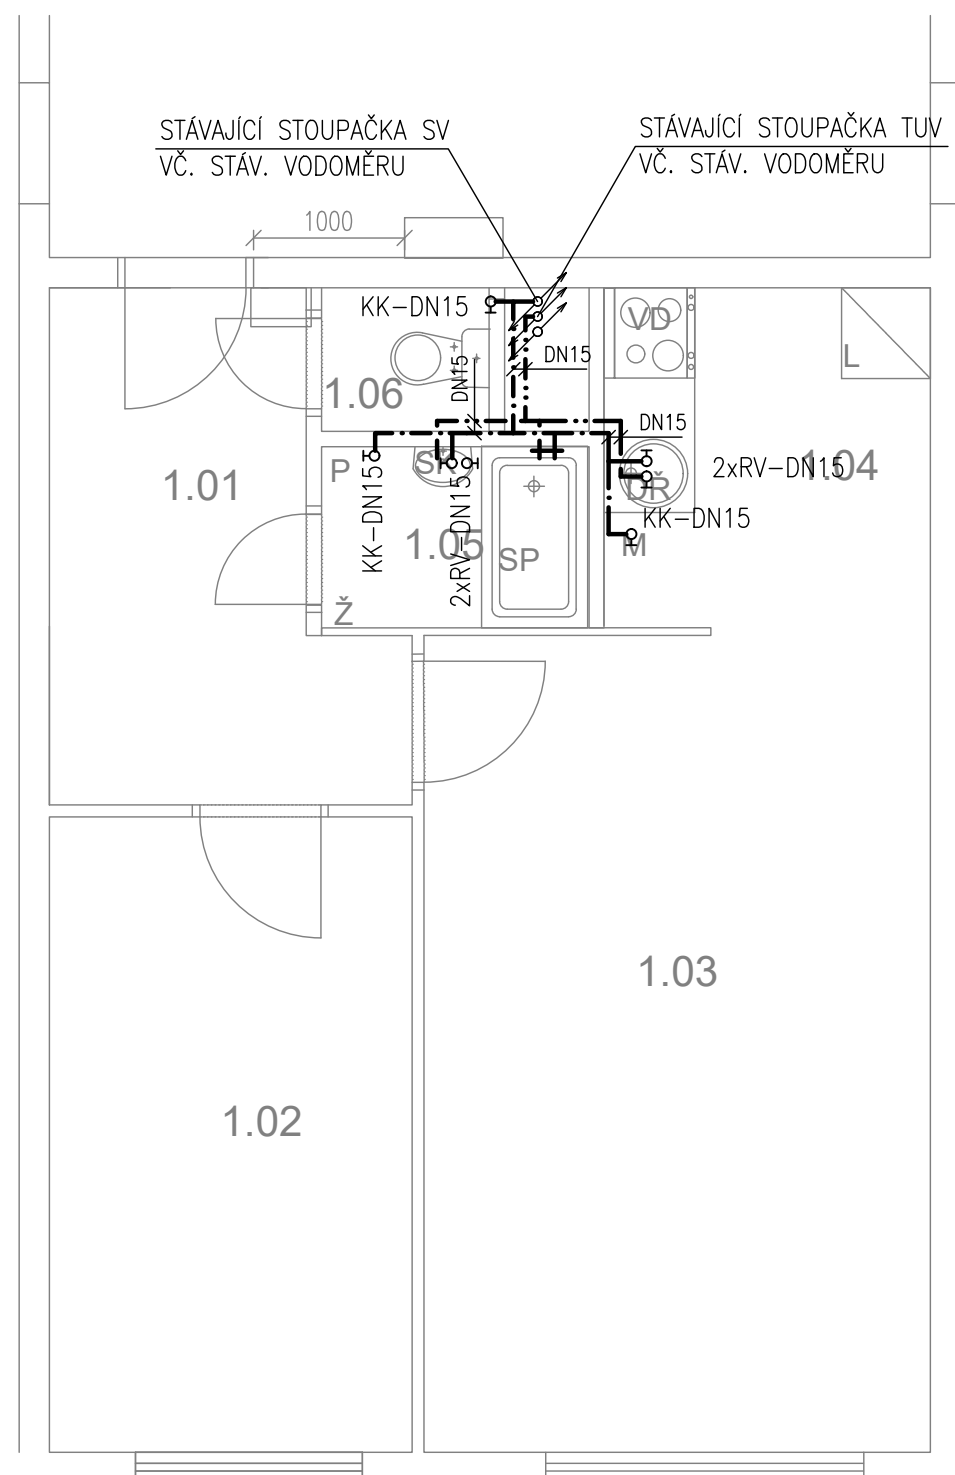

### LEGENDA MATERIÁLŮ :

- STÁVAJÍCÍ KONSTRUKCE
- NOVÉ ZDĚNÉ PŘÍČKY POROBETONOVÉ TVÁRNICE TL.100mm
- RB DOMÁCÍ BYTOVÁ ROZVODNICE ELEKTRO
- VD NOVÝ SPORÁK SE SKLOKERAMICKOU DESKOU
- DŘ NOVÝ KUCHYŇSKÝ DŘEZ
- M MÍSTO S VÝVODEM PRO MYČKU
- L MÍSTO PRO LEDNICI
- Ž ELEKTRICKÝ TOPNÝ ŽEBŘÍK 960/450
- SK ZRCADLO S POLIČKOU NAD UMYVADLO
- SP SPRCHOVÁ VANIČKA - POLYBAN AKRYLÁTOVÁ 1200/700 VČ. ZÁSTĚNY 1200/1400 mm
- P MÍSTO S VÝVODEM PRO PRAČKU

### LEGENDA:


- STUDENÁ VODA
- TEPLÁ VODA

	Č. PARÉ:
Č. VÝKRESU: <b>5</b>	
ÚČEL: PROJEKTOVÁ DOKUMENTACE PRO VÝBĚROVÉ ŘÍZENÍ	
REVIZE: -	FORMÁT: 2A4
DATUM: 3/2021	MĚŘITKO: 1:50
PROJEKT <b>STAVEBNÍ ÚPRAVY BYTU</b> <b>Makovského 1224 - byt č. 10</b>	
STAVEBNÍ ČÁST	
NÁZEV VÝKRESU: <b>VODPUDORYS - NOVÝ STAV</b>	
MÍSTO STAVBY: <b>Makovského 1224, 163 00 Praha 17</b>	
STAVEBNÍK  Městská část Praha 17 Žalanského 291, 163 00 Praha 17 - Řepy	
VYPRACOVAL: <b>Ing. arch. Lenka David</b> mobile: +420 720 364 053 email: atelier@lenkadavid.cz Třebáňská 777, 252 30 Řevnice autorizace ČKAIT 0013134 www.afutura.cz	

PŮDORYS - NOVÝ STAV 1:50 @A3

# Makovského 1224 - byt č. 10

## TABULKA MÍSTNOSTÍ

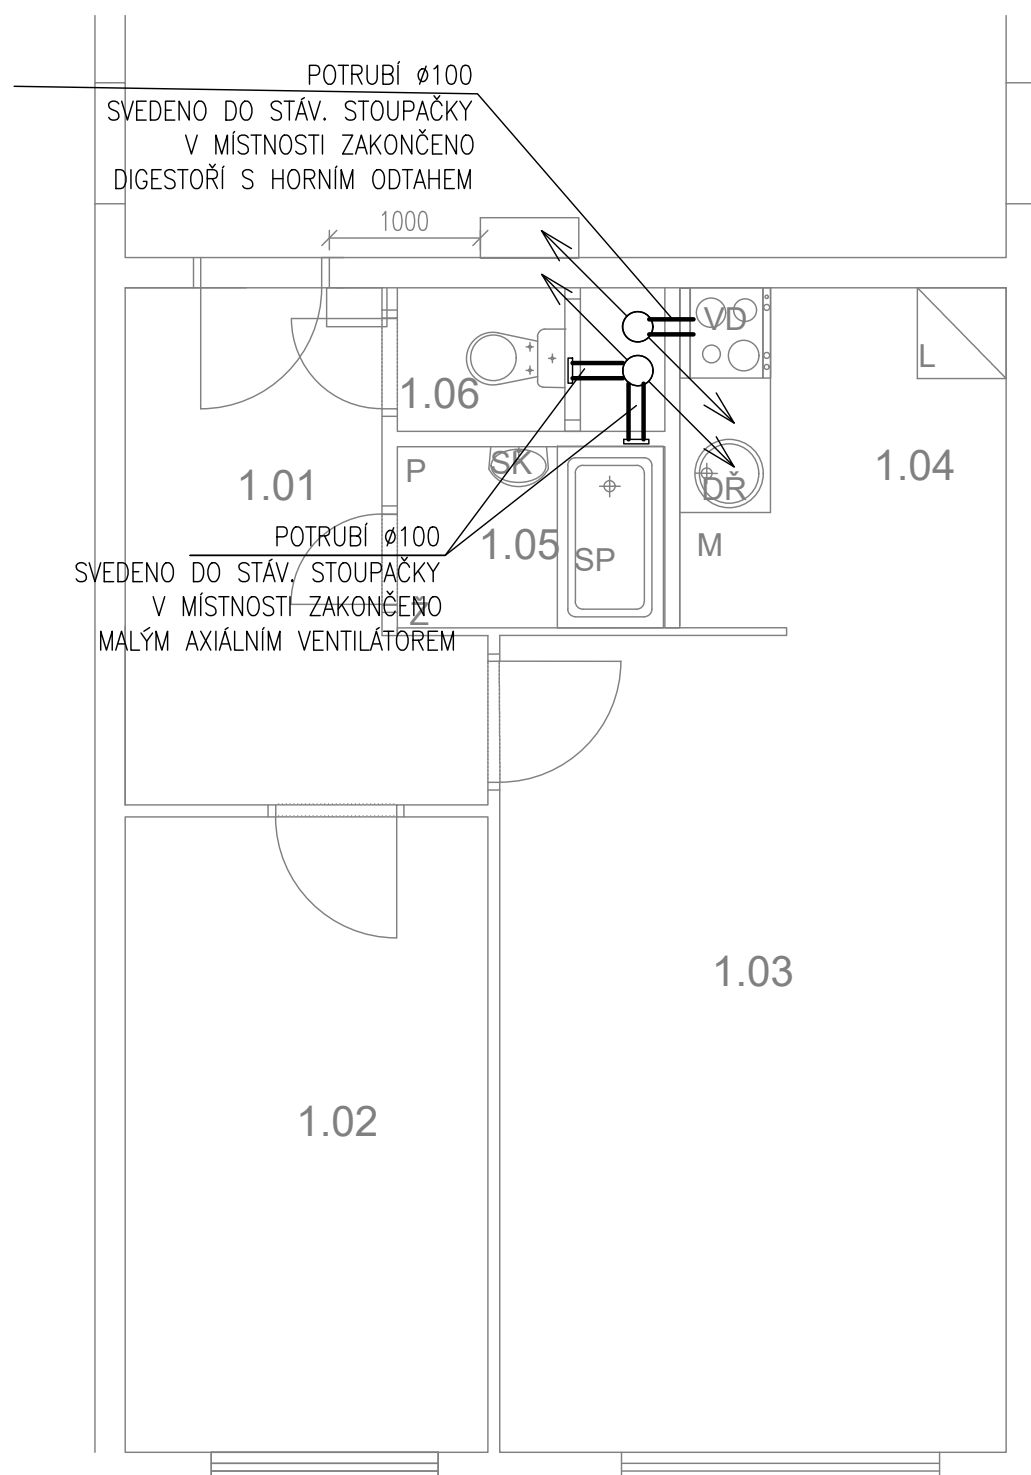

### LEGENDA MATERIÁLŮ :

- STÁVAJÍCÍ KONSTRUKCE
- NOVÉ ZDĚNÉ PŘÍČKY POROBETONOVÉ TVÁRNICE TL.100mm
- RB DOMÁCÍ BYTOVÁ ROZVODNICE ELEKTRO
- VD NOVÝ SPORÁK SE SKLOKERAMICKOU DESKOU
- DR NOVÝ KUCHYŇSKÝ DŘEZ
- M MÍSTO S VÝVODEM PRO MYČKU
- L MÍSTO PRO LEDNICI
- Ž ELEKTRICKÝ TOPNÝ ŽEBŘÍK 960/450
- SK ZRCADLO S POLIČKOU NAD UMYVADLO
- SP SPRCHOVÁ VANIČKA - POLYBAN AKRYLÁTOVÁ 1200/700 VČ. ZÁSTĚNY 1200/1400 mm
- P MÍSTO S VÝVODEM PRO PRAČKU

### LEGENDA:


- VZDUCHOTECHNIKA

	Č.PARÉ:
Č.VÝKRESU: <b>6</b>	
ÚČEL: PROJEKTOVÁ DOKUMENTACE PRO VÝBĚROVÉ ŘÍZENÍ	
REVIZE: -	FORMÁT: 2A4
DATUM: 3/2021	MĚŘÍTKO: 1:50
<b>PROJEKT</b> <b>STAVEBNÍ ÚPRAVY BYTU</b> <b>Makovského 1224 - byt č. 10</b>	
STAVEBNÍ ČÁST	
NÁZEV VÝKRESU: VZDUCHOTECHNIKA - nový stav	
MÍSTO STAVBY: Makovského 1224, 163 00 Praha 17	
STAVEBNÍK Městská část Praha 17 Žalanského 291, 163 00 Praha 17 - Řepy	
VYPRACOVAL: Ing. arch. Lenka David mobile: +420 720 364 053 email: atelier@lenkadavid.cz Třebáňská 777, 252 30 Řevnice autorizace ČKAIT 0013134 www.afutura.cz	

PŮDORYS - NOVÝ STAV 1:50 @A3

# Makovského 1224 - byt č. 10

## TABULKA MÍSTNOSTÍ

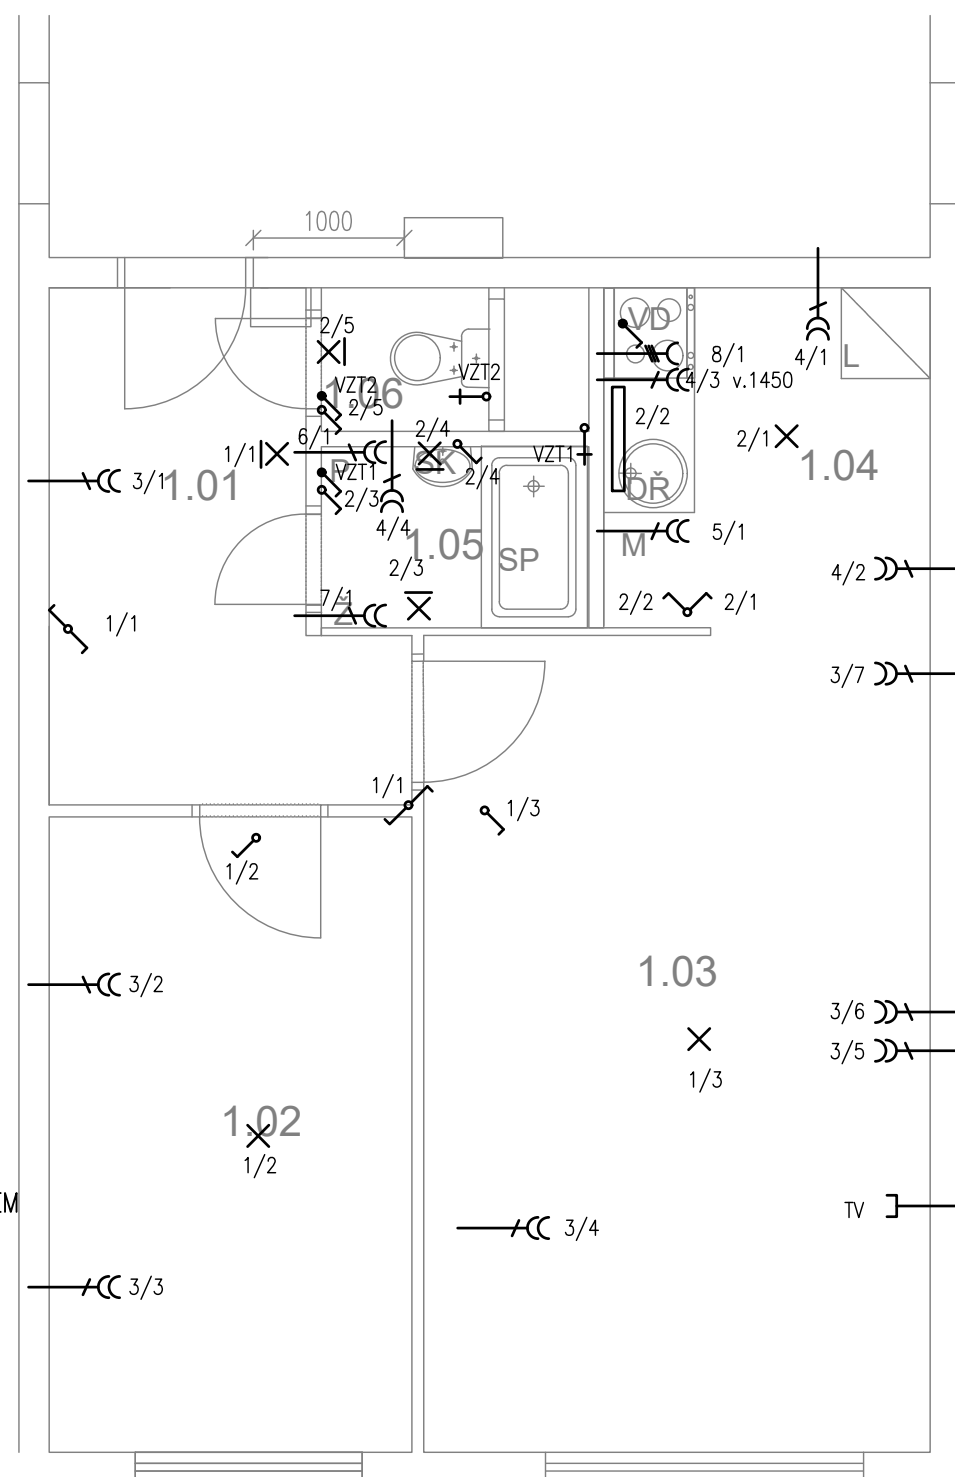

### LEGENDA:

- X SVĚTELNÝ VÝVOD
- XI SVĚTELNÝ VÝVOD NÁSTĚNNÝ
- ▭ ZÁŘIVKA
- CC ZÁSUVKA VÍCENÁSOBNÁ
- C ZÁSUVKA VÍCENÁSOBNÁ 3-FÁZOVÁ
- [ ZÁSUVKA PRO SDĚLOVACÍ ZAŘÍZENÍ
- ⤴ JEDNOPÓLOVÝ VYPÍNAČ SE SAMOČINNÝM NÁVRATEM
- ⤵ JEDNOPÓLOVÝ VYPÍNAČ
- ⤴ SÉRIOVÝ VYPÍNAČ
- ⤵ STŘÍDAVÝ PŘEPÍNAČ

### LEGENDA MATERIÁLŮ :


- ▭ STÁVAJÍCÍ KONSTRUKCE
- ▭ NOVÉ ZDĚNÉ PŘÍČKY POROBETONOVÉ TVÁRNICE TL.100mm
- RB DOMÁCÍ BYTOVÁ ROZVODNICE ELEKTRO
- VD NOVÝ SPORÁK SE SKLOKERAMICKOU DESKOU
- DŘ NOVÝ KUCHYŇSKÝ DŘEZ
- M MÍSTO S VÝVODEM PRO MYČKU
- L MÍSTO PRO LEDNICI
- Ž ELEKTRICKÝ TOPNÝ ŽEBŘÍK 960/450
- SK ZRCADLO S POLIČKOU NAD UMYVADLO
- SP SPRCHOVÁ VANIČKA - POLYBAN AKRYLÁTOVÁ 1200/700 VČ. ZÁSTĚNY 1200/1400 mm
- P MÍSTO S VÝVODEM PRO PRAČKU

### LEGENDA:

- 1-SVĚTLA VNITŘNÍ - PŘEDSÍŇ, LOŽNICE, OP
- 2-SVĚTLA VNITŘNÍ - KUCHYŇ, KOUPELNA ,WC
- 3-ZÁSUVKY VNITŘNÍ - PŘEDSÍŇ, LOŽNICE, OP
- 4-ZÁSUVKY VNITŘNÍ - KUCHYŇ, KOUPELNA
- 5-VÝVOD PRO MYČKU
- 6-VÝVOD PRO PRAČKU
- 7-VÝVOD PRO INFRAZAŘIČ
- 8-3 FÁZOVÝ VÝVOD PRO SPORÁK

PŮDORYS - NOVÝ STAV 1:50 @A3

Č.PARÉ:	
Č.VÝKRESU:	7
ÚČEL:	PROJEKTOVÁ DOKUMENTACE PRO VÝBĚROVÉ ŘÍZENÍ
REVIZE:	- FORMÁT: 2A4
DATUM:	3/2021 MĚŘÍTKO: 1:50
<b>PROJEKT STAVEBNÍ ÚPRAVY BYTU Makovského 1224 - byt č. 10</b>	
STAVEBNÍ ČÁST	
NÁZEV VÝKRESU:	ELEKTROINŽENÝRský stav
MÍSTO STAVBY:	Makovského 1224, 163 00 Praha 17
STAVEBNÍK	Městská část Praha 17 Žalanského 291, 163 00 Praha 17 - Řepy
VYPRACOVAL:	Ing. arch. Lenka David mobile: +420 720 364 053 email: atelier@lenkadavid.cz Třebáňská 777, 252 30 Řevnice autorizace ČKAIT 0013134 www.afutura.cz

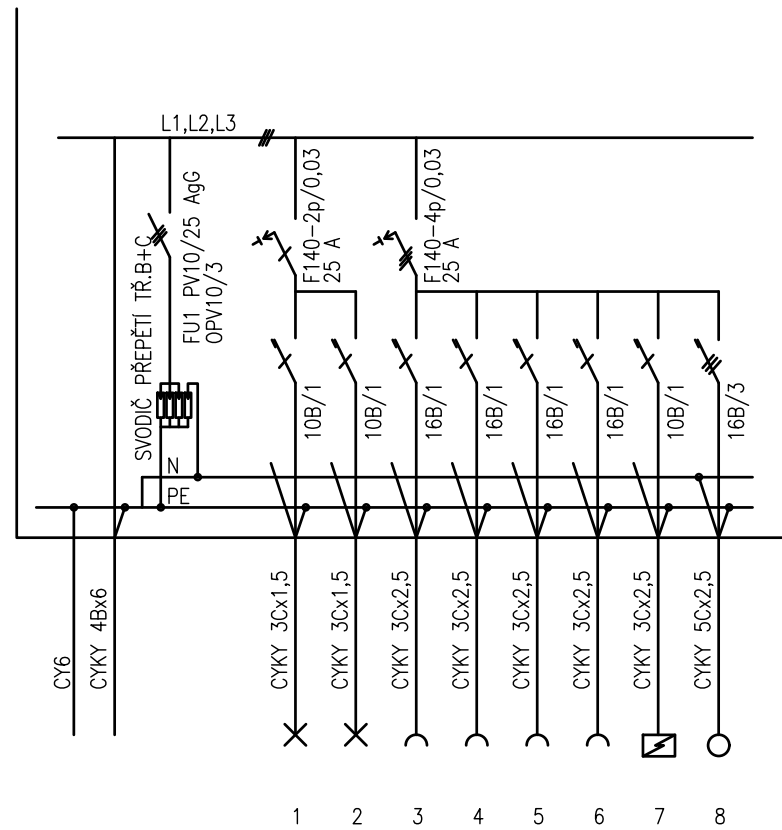

PLASTOVÝ ROZVADĚČ NA POVRCH  
 KRYTÍ IP 40/20  
 PŘÍVOD A VÝVOD ZADEM  
 NEPRŮHLEDNÁ DVÍŘKA

EL-SÍŤ: 3 NPE 230/400V 50Hz. TN-C-S  
 OCHRANA PŘED NDN: AUTOMATICKÝM ODPOJENÍM

		Č.PARÉ:	
Č.VÝKRESU:		8	
ÚČEL: PROJEKTOVÁ DOKUMENTACE PRO VYBĚROVÉ ŘÍZENÍ			
REVIZE: -		FORMÁT: 2A4	
DATUM: 3/2021		MĚŘITKO: 1:50	
PROJEKT <b>STAVEBNÍ ÚPRAVY BYTU</b> <b>Makovského 1224 - byt č. 10</b>			
STAVEBNÍ ČÁST			
NÁZEV VÝKRESU: SCHÉMA ROZVODNICE			
MÍSTO STAVBY: Makovského 1224, 163 00 Praha 17			
STAVEBNÍK Městská část Praha 17 Žalanského 291, 163 00 Praha 17 - Řepy			
VYPRACOVAL: Ing. arch. Lenka David mobile: +420 720 364 053 email: atelier@lenkadavid.cz Třebáňská 777, 252 30 Řevnice autorizace ČKAIT 0013134 www.afutura.cz			