


TABULKA MÍSTNOSTÍ

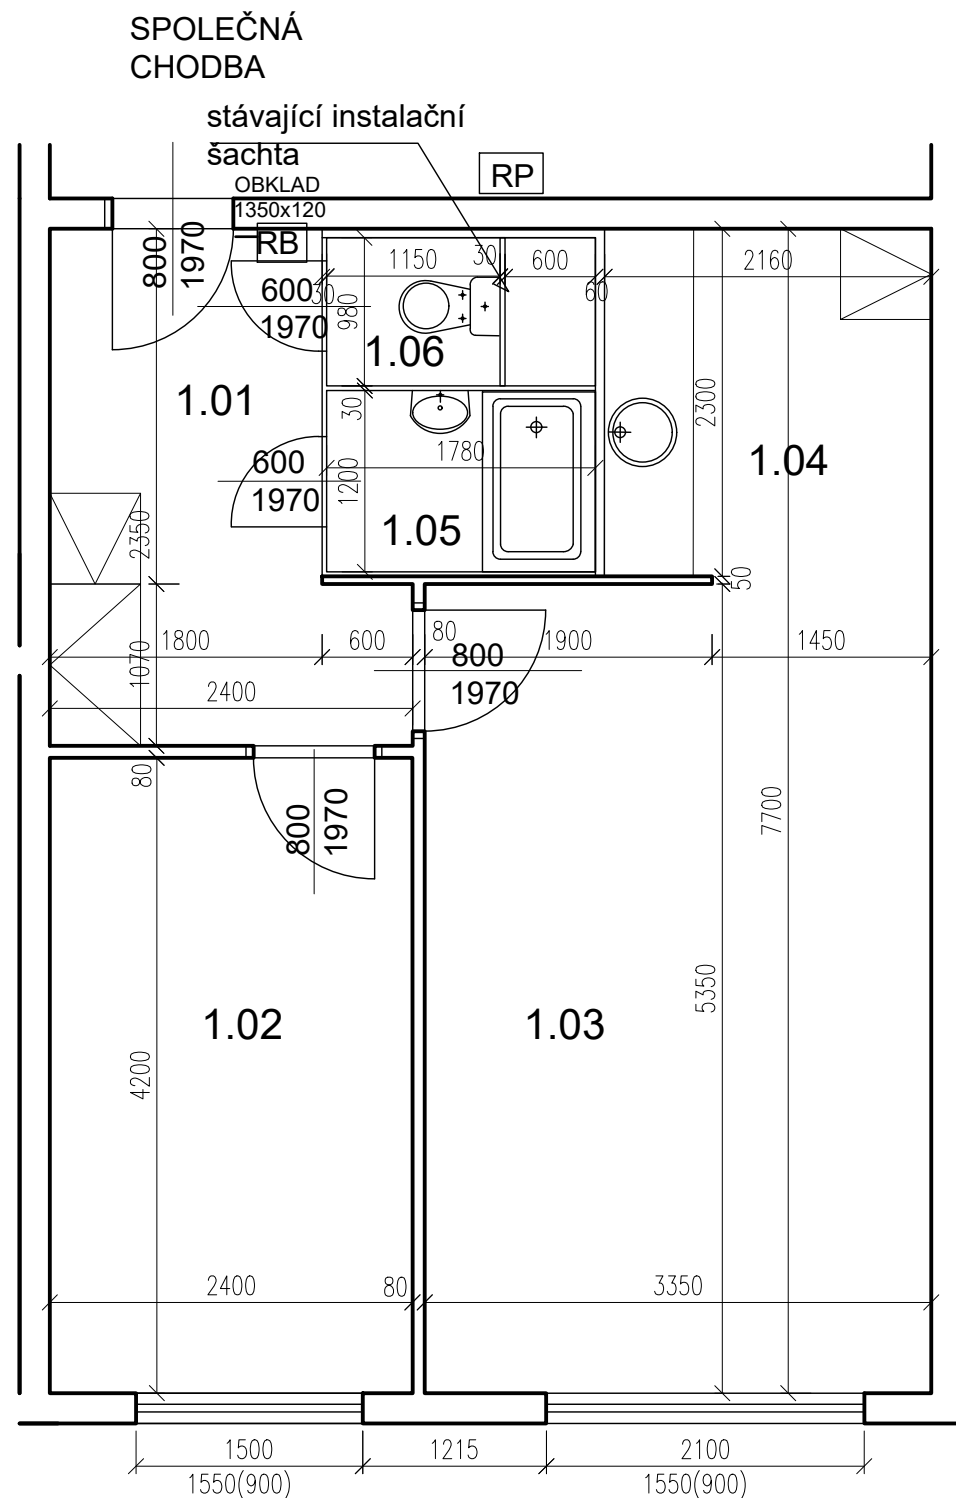

č.m.	Název	Podlaha	Stěny	Strop	Plocha (m2)
					43.0000
1.01	CHODBA	PVC	OM. HLADKÁ ŠTUKOVÁ	OM. HLADKÁ ŠTUKOVÁ	6,80
1.02	LOŽNICE	PVC	OM. HLADKÁ ŠTUKOVÁ	OM. HLADKÁ ŠTUKOVÁ	10,00
1.03	POKOJ	PVC	OM. HLADKÁ ŠTUKOVÁ	OM. HLADKÁ ŠTUKOVÁ+EPS	18,10
1.04	KUCHYŇSKÝ KOUT	PVC	OM. HLADKÁ ŠTUKOVÁ	OM. HLADKÁ ŠTUKOVÁ	5,00
1.05	KOUPELNA	DLAŽBA	UMAKARTOVÉ JÁDRO	OM. HLADKÁ ŠTUKOVÁ	2,10
1.06	WC	DLAŽBA	UMAKARTOVÉ JÁDRO	OM. HLADKÁ ŠTUKOVÁ	1,00


LEGENDA MATERIÁLŮ :

- STÁVAJÍCÍ KONSTRUKCE
- UMAKARTOVÉ JÁDRO
- DOMÁCÍ BYTOVÁ ROZVODNICE ELEKTRO

Č.PARÉ:	
Č. VÝKRESU:	1
ÚČEL:	PROJEKTOVÁ DOKUMENTACE PRO VÝBĚROVÉ ŘÍZENÍ
REVIZE:	- FORMÁT: 2A4
DATUM:	5/2023 MĚŘÍTKO: 1:50
<b>PROJEKT</b> <b>STAVEBNÍ ÚPRAVY BYTU</b> <b>Galandova 1240, byt č.25</b>	
STAVEBNÍ ČÁST	
NÁZEV VÝKRESU:	Púdorys - stávající stav
MÍSTO STAVBY:	<b>Galandova 1240</b> , 163 00 Praha 17
STAVEBNÍK	Městská část Praha 17 Žalanského 291, 163 00 Praha 17 - Řepy
VYPRACOVAL:	<b>Ing. arch. Lenka David</b> mobile: +420 720 364 053 email: atelier@lenkadavid.cz Třebáňská 777, 252 30 Řevnice autorizace ČKAIT 0013134 www.afutura.cz

POZN. ŽALUZIE VÝMĚNA, OKNA SEŘÍDIT

PŮDORYS - STÁVAJÍCÍ STAV 1:50 @A3

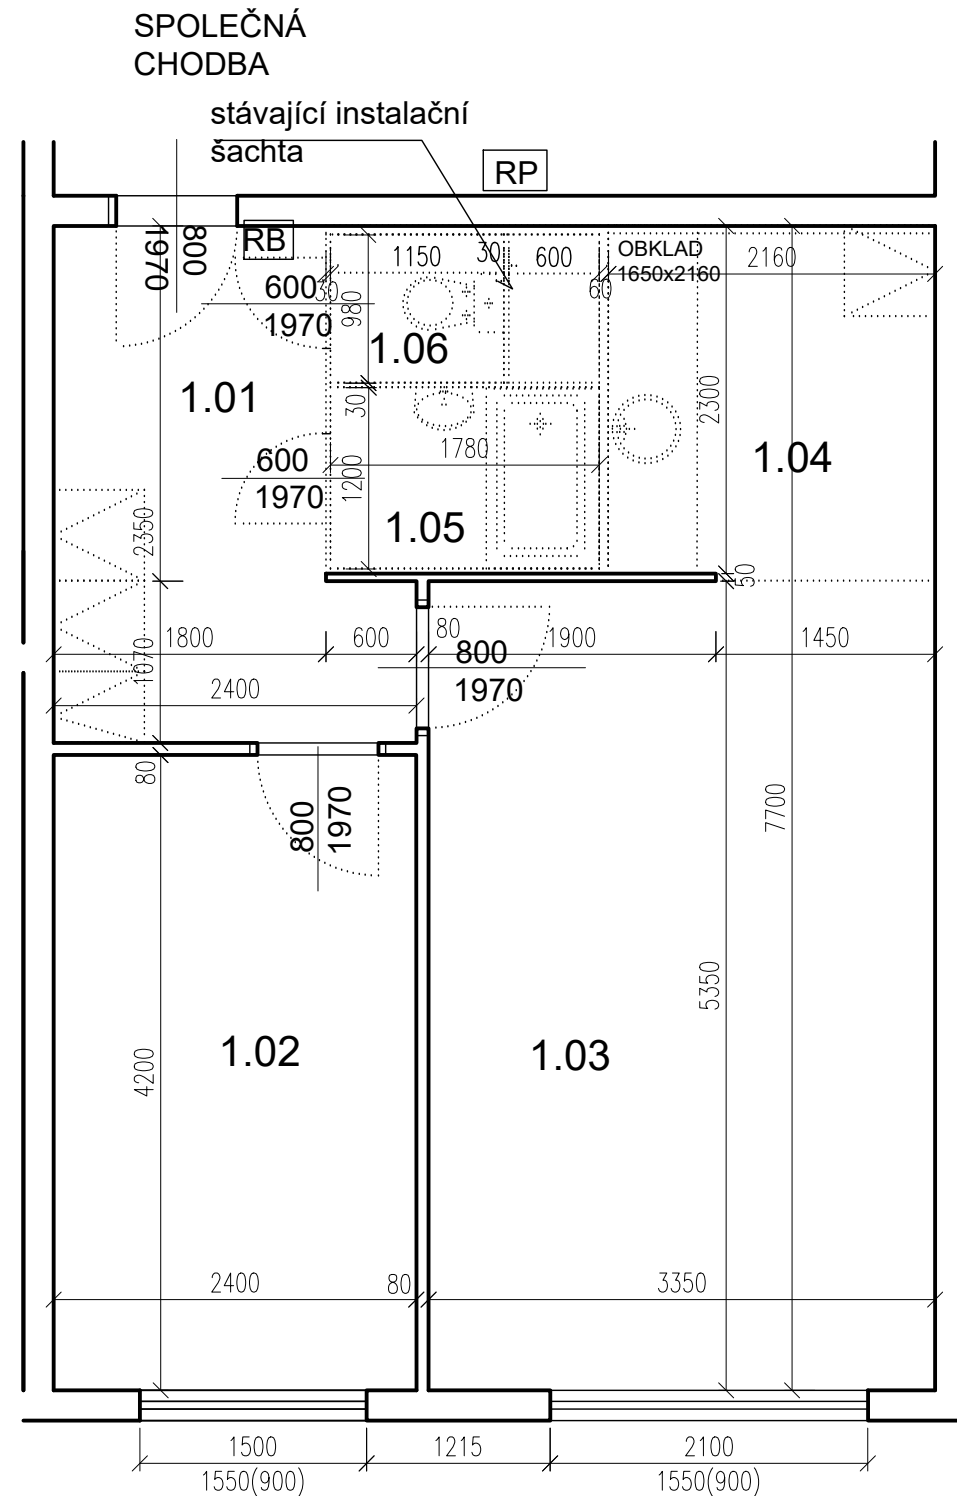

**TABULKA MÍSTNOSTÍ**

č.m.	Název	Podlaha	Stěny	Strop	Plocha (m2)
					43.0000
1.01	CHODBA	PVC	OM. HLADKÁ ŠTUKOVÁ	OM. HLADKÁ ŠTUKOVÁ	6,80
1.02	LOŽNICE	PVC	OM. HLADKÁ ŠTUKOVÁ	OM. HLADKÁ ŠTUKOVÁ	10,00
1.03	POKOJ	PVC	OM. HLADKÁ ŠTUKOVÁ	OM. HLADKÁ ŠTUKOVÁ+EPS	18,10
1.04	KUCHYŇSKÝ KOUT	PVC	OM. HLADKÁ ŠTUKOVÁ	OM. HLADKÁ ŠTUKOVÁ	5,00
1.05	KOUPELNA	DLAŽBA	UMAKARTOVÉ JÁDRO	OM. HLADKÁ ŠTUKOVÁ	2,10
1.06	WC	DLAŽBA	UMAKARTOVÉ JÁDRO	OM. HLADKÁ ŠTUKOVÁ	1,00

**LEGENDA MATERIÁLŮ :**

- STÁVAJÍCÍ KONSTRUKCE
- BOURANÉ, DEMONTOVANÉ KONSTRUKCE


**POZN.**

- STÁVAJÍCÍ FINÁLNÍ VRSTVY PODLAH BUDOU ODSTRANĚNY
- STÁVAJÍCÍ ŠTUKOVÉ OMÍTKY BUDOU PODLE POTŘEBY OPRAVENY (AŽ PO NATAŽENÍ NOVÝCH ROZVODŮ ELEKTRO)
- TAPETY BUDOU ODSTRANĚNY POKUD JSOU UVEDENY V TABULCE MÍSTNOSTÍ

POZN. ŽALUZIE VÝMĚNA, OKNA SEŘÍDIT

**PŮDORYS - BOURACÍ PRÁCE 1:50 @A3**

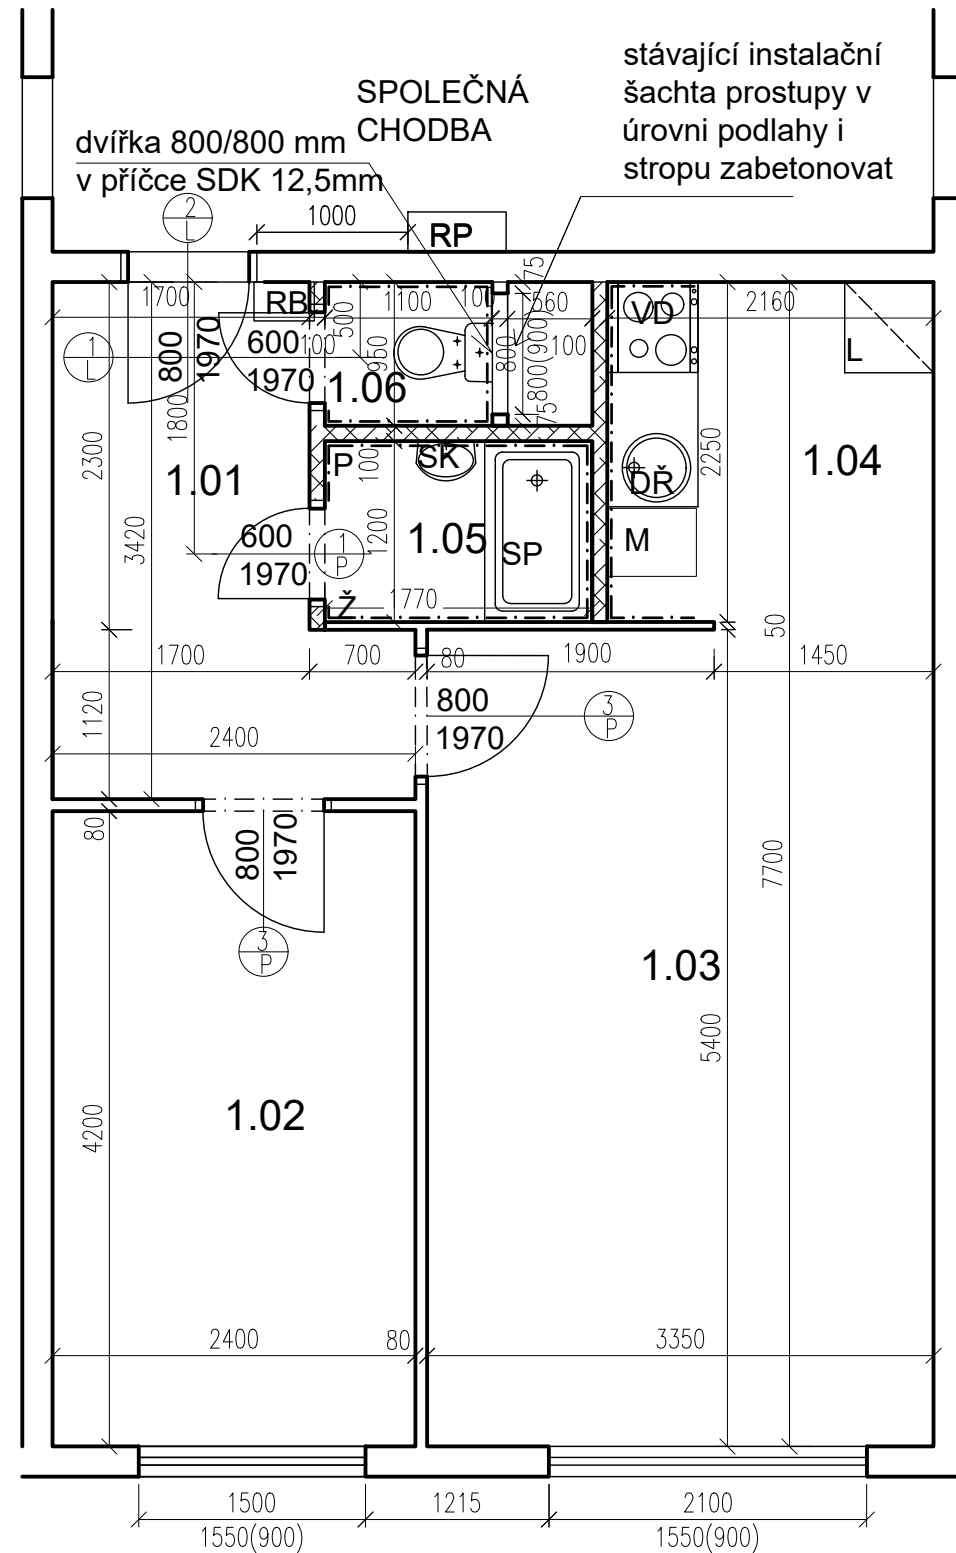


 

 
 
 

Č.PARÉ:	
Č. VÝKRESU:	<b>2</b>
ÚČEL:	PROJEKTOVÁ DOKUMENTACE PRO VÝBĚROVÉ ŘÍZENÍ
REVIZE:	- FORMÁT: 2A4
DATUM:	5/2023 MĚŘÍTKO: 1:50
PROJEKT <b>STAVEBNÍ ÚPRAVY BYTU</b> <b>Galandova 1240, byt č.25</b>	
STAVEBNÍ ČÁST	
NÁZEV VÝKRESU:	Půdorys - BOURACÍ PRÁCE
MÍSTO STAVBY:	<b>Galandova 1240</b> , 163 00 Praha 17
STAVEBNÍK	Městská část Praha 17 Žalanského 291, 163 00 Praha 17 - Řepy
VYPRACOVAL:	<b>Ing. arch. Lenka David</b> mobile: +420 720 364 053 email: atelier@lenkadavid.cz Třebáňská 777, 252 30 Řevnice autorizace ČKAIT 0013134 www.afutura.cz



## TABULKA MÍSTNOSTÍ

č.m.	Název	Podlaha	Stěny	Strop	Plocha (m2)
					42.8500
1.01	CHODBA	PVC	OM. HLADKÁ ŠTUKOVÁ	OM. HLADKÁ ŠTUKOVÁ	6,60
1.02	LOŽNICE	PVC	OM. HLADKÁ ŠTUKOVÁ	OM. HLADKÁ ŠTUKOVÁ	10,00
1.03	POKOJ	PVC	OM. HLADKÁ ŠTUKOVÁ	OM. HLADKÁ ŠTUKOVÁ	18,10
1.04	KUCHYŇSKÝ KOUT	PVC	OM. HLADKÁ ŠTUKOVÁ KER. OBKLAD LINKY	OM. HLADKÁ ŠTUKOVÁ	4,90
1.05	KOUPELNA	KER. DLAŽBA	OM. HLADKÁ ŠTUKOVÁ KER. OBKLAD V. 2000mm	OM. HLADKÁ ŠTUKOVÁ	2,20
1.06	WC	KER. DLAŽBA	OM. HLADKÁ ŠTUKOVÁ KER. OBKLAD V. 2000mm	OM. HLADKÁ ŠTUKOVÁ	1,05

### LEGENDA MATERIÁLŮ :

-  STÁVAJÍCÍ KONSTRUKCE
-  NOVÉ ZDĚNÉ PŘÍČKY POROBETONOVÉ TVÁRNICE TL.100mm
-  DOMÁCI BYTOVÁ ROZVODNICE ELEKTRO
-  NOVÝ SPORÁK SE SKLOKERAMICKOU DESKOU
-  NOVÝ KUCHYŇSKÝ DŘEZ
-  MÍSTO S VÝVODEM PRO MYČKU
-  MÍSTO PRO LEDNICI
-  ELEKTRICKÝ TOPNÝ ŽEBŘÍK 960/450
-  ZRCADLO S POLIČKOU NAD UMYVADLO
-  SPRCHOVÁ VANIČKA - POLYBAN AKRYLÁTOVÁ VČ. ZÁSTĚNY 1200/1400 mm
-  MÍSTO S VÝVODEM PRO PRAČKU

Č.PARÉ:

Č.VÝKRESU:

3

ÚČEL: PROJEKTOVÁ DOKUMENTACE PRO VÝBĚROVÉ ŘÍZENÍ

REVIZE: - FORMÁT: 2A4

DATUM: 5/2023 MĚŘÍTKO: 1:50

PROJEKT  
**STAVEBNÍ ÚPRAVY BYTU**  
**Galandova 1240, byt č.25**

STAVEBNÍ ČÁST

NÁZEV VÝKRESU:  
Půdorys - nový stav


MÍSTO STAVBY:  
**Galandova 1240, 163 00 Praha 17**

STAVEBNÍK  
Městská část Praha 17  
Žalanského 291, 163 00 Praha 17 - Řepy

VYPRACOVAL:  
**Ing. arch. Lenka David**  
mobile: +420 720 364 053  
email: atelier@lenkadavid.cz  
Třebáňská 777, 252 30 Řevnice  
autorizace ČKAIT 0013134  
www.afutura.cz

PŮDORYS - NOVÝ STAV 1:50 @A3

TABULKA MÍSTNOSTÍ

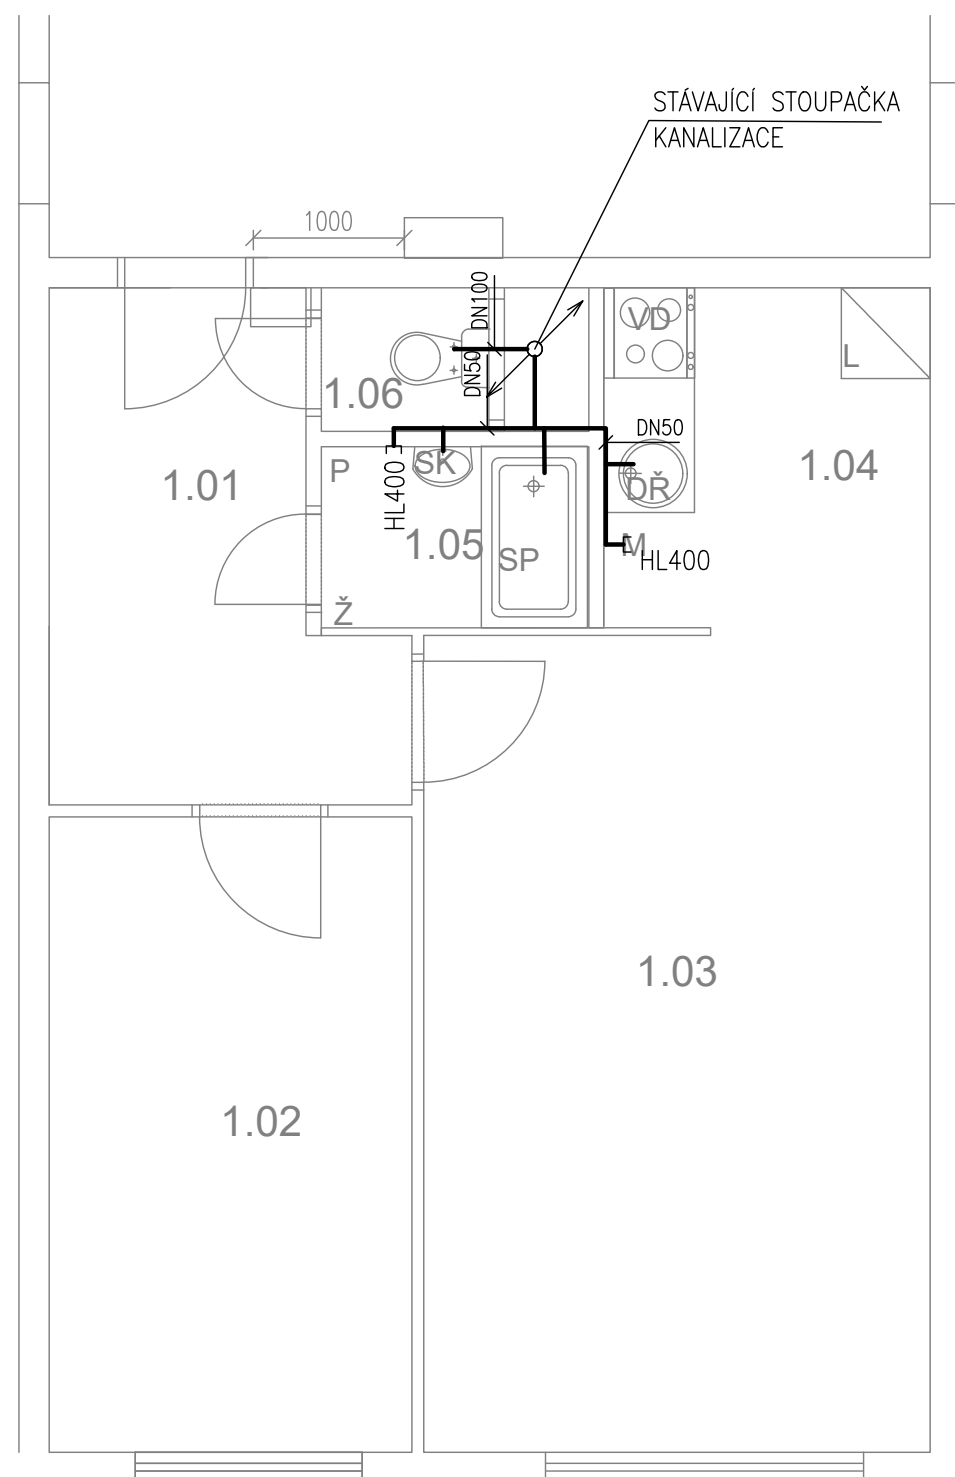

LEGENDA MATERIÁLŮ :


- STÁVAJÍCÍ KONSTRUKCE
- NOVÉ ZDĚNÉ PŘÍČKY POROBETONOVÉ TVÁRNICE TL.100mm
- RB DOMÁCÍ BYTOVÁ ROZVODNICE ELEKTRO
- VD NOVÝ SPORÁK SE SKLOKERAMICKOU DESKOU
- DŘ NOVÝ KUCHYŇSKÝ DŘEZ
- M MÍSTO S VÝVODEM PRO MYČKU
- L MÍSTO PRO LEDNICI
- Ž ELEKTRICKÝ TOPNÝ ŽEBŘÍK 960/450
- SK ZRCADLO S POLIČKOU NAD UMYVADLO
- SP SPRCHOVÁ VANIČKA - POLYBAN AKRYLÁTOVÁ VČ. ZÁSTĚNY 1200/1400 mm
- P MÍSTO S VÝVODEM PRO PRAČKU

LEGENDA:

- KANALIZACE

	Č.PARÉ:
Č.VÝKRESU: <b>4</b>	
ÚČEL: PROJEKTOVÁ DOKUMENTACE PRO VYBĚROVÉ ŘÍZENÍ	
REVIZE: -	FORMÁT: 2A4
DATUM: 5/2023	MĚŘÍTKO: 1:50
PROJEKT <b>STAVEBNÍ ÚPRAVY BYTU</b> <b>Galandova 1240, byt č.5</b>	
STAVEBNÍ ČÁST	
NÁZEV VÝKRESU: KANALIZACE	
MÍSTO STAVBY: <b>Galandova 1240</b> , 163 00 Praha 17	
STAVEBNÍK  Městská část Praha 17 Žalanského 291, 163 00 Praha 17 - Řepy	
VYPRACOVAL: <b>Ing. arch. Lenka David</b> mobile: +420 720 364 053 email: atelier@lenkadavid.cz Třebáňská 777, 252 30 Řevnice autorizace ČKAIT 0013134 www.afutura.cz	

**TABULKA MÍSTNOSTÍ**

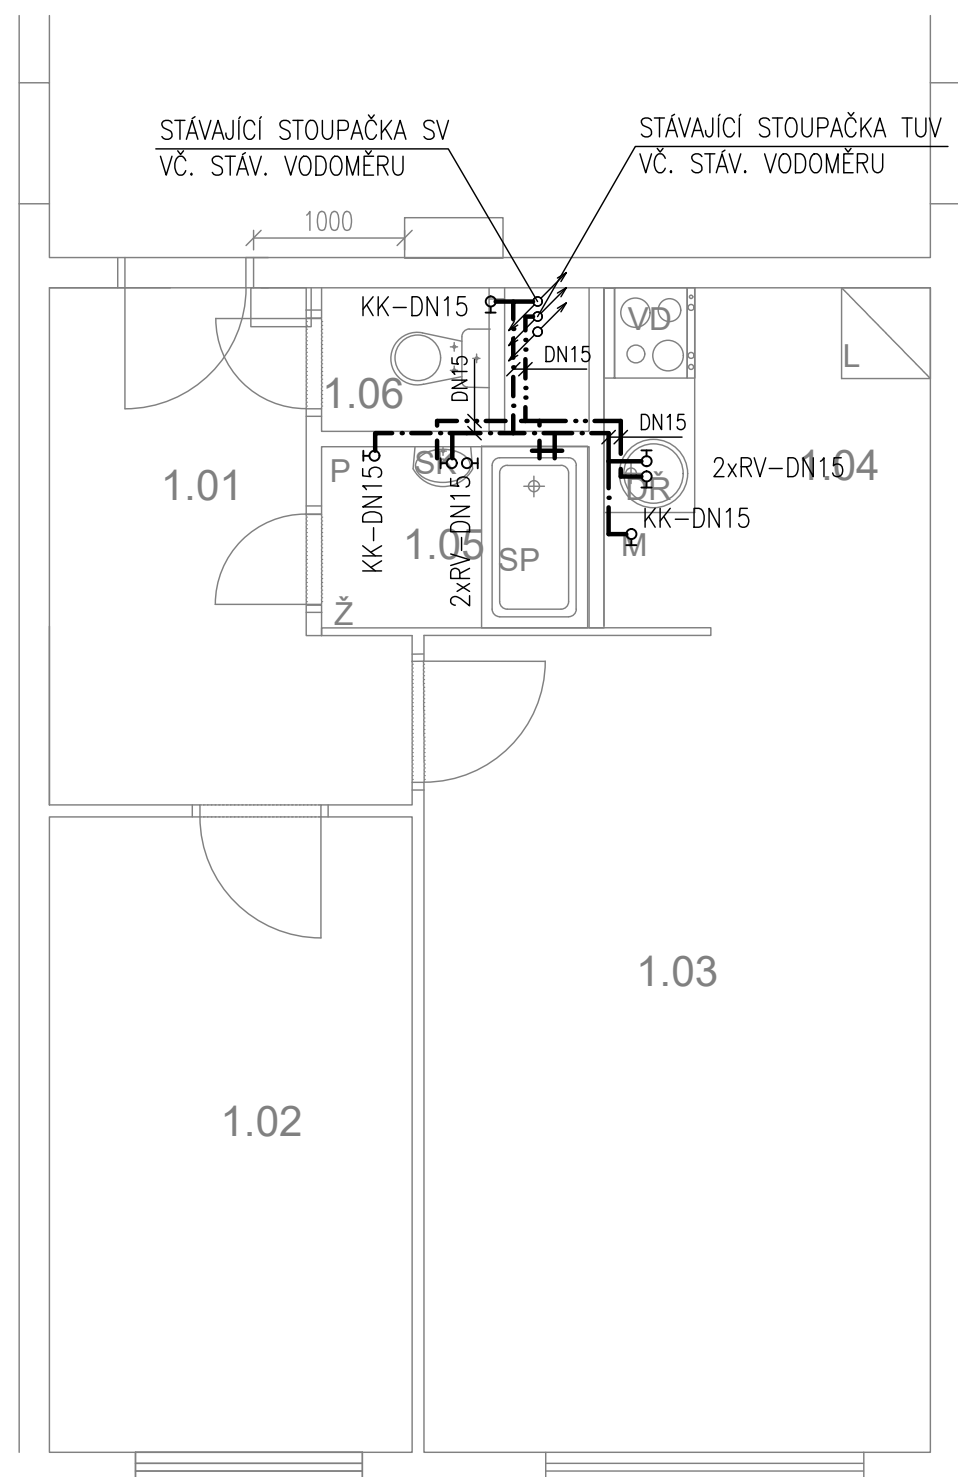


**LEGENDA MATERIÁLŮ :**

- STÁVAJÍCÍ KONSTRUKCE
- NOVÉ ZDĚNÉ PŘÍČKY POROBETONOVÉ TVÁRNICE TL.100mm
- RB DOMÁCÍ BYTOVÁ ROZVODNICE ELEKTRO
- VD NOVÝ SPORÁK SE SKLOKERAMICKOU DESKOU
- DŘ NOVÝ KUCHYŇSKÝ DŘEZ
- M MÍSTO S VÝVODEM PRO MYČKU
- L MÍSTO PRO LEDNICI
- Ž ELEKTRICKÝ TOPNÝ ŽEBŘÍK 960/450
- SK ZRCADLO S POLIČKOU NAD UMYVADLO
- SP SPRCHOVÁ VANIČKA - POLYBAN AKRYLÁTOVÁ VČ. ZÁSTĚNY 1200/1400 mm
- P MÍSTO S VÝVODEM PRO PRAČKU

**LEGENDA:**

- STUDENÁ VODA
- TEPLÁ VODA

	Č.PARÉ:
Č.VÝKRESU: <b>5</b>	
ÚČEL: <b>PROJEKTOVÁ DOKUMENTACE PRO VÝBĚROVÉ ŘÍZENÍ</b>	
REVIZE: -	FORMÁT: <b>2A4</b>
DATUM: <b>5/2023</b>	MĚŘITKO: <b>1:50</b>
PROJEKT <b>STAVEBNÍ ÚPRAVY BYTU</b> <b>Galandova 1240, byt č.5</b>	
STAVEBNÍ ČÁST	
NÁZEV VÝKRESU: <b>VODOVOD</b>	
MÍSTO STAVBY: <b>Galandova 1240, 163 00 Praha 17</b>	
STAVEBNÍK  Městská část Praha 17 Žalanského 291, 163 00 Praha 17 - Řepy	
VYPRACOVAL: <b>Ing. arch. Lenka David</b> mobile: <b>+420 720 364 053</b> email: <b>atelier@lenkadavid.cz</b> Třebáňská 777, 252 30 Řevnice autorizace <b>ČKAIT 0013134</b> www.afutura.cz	

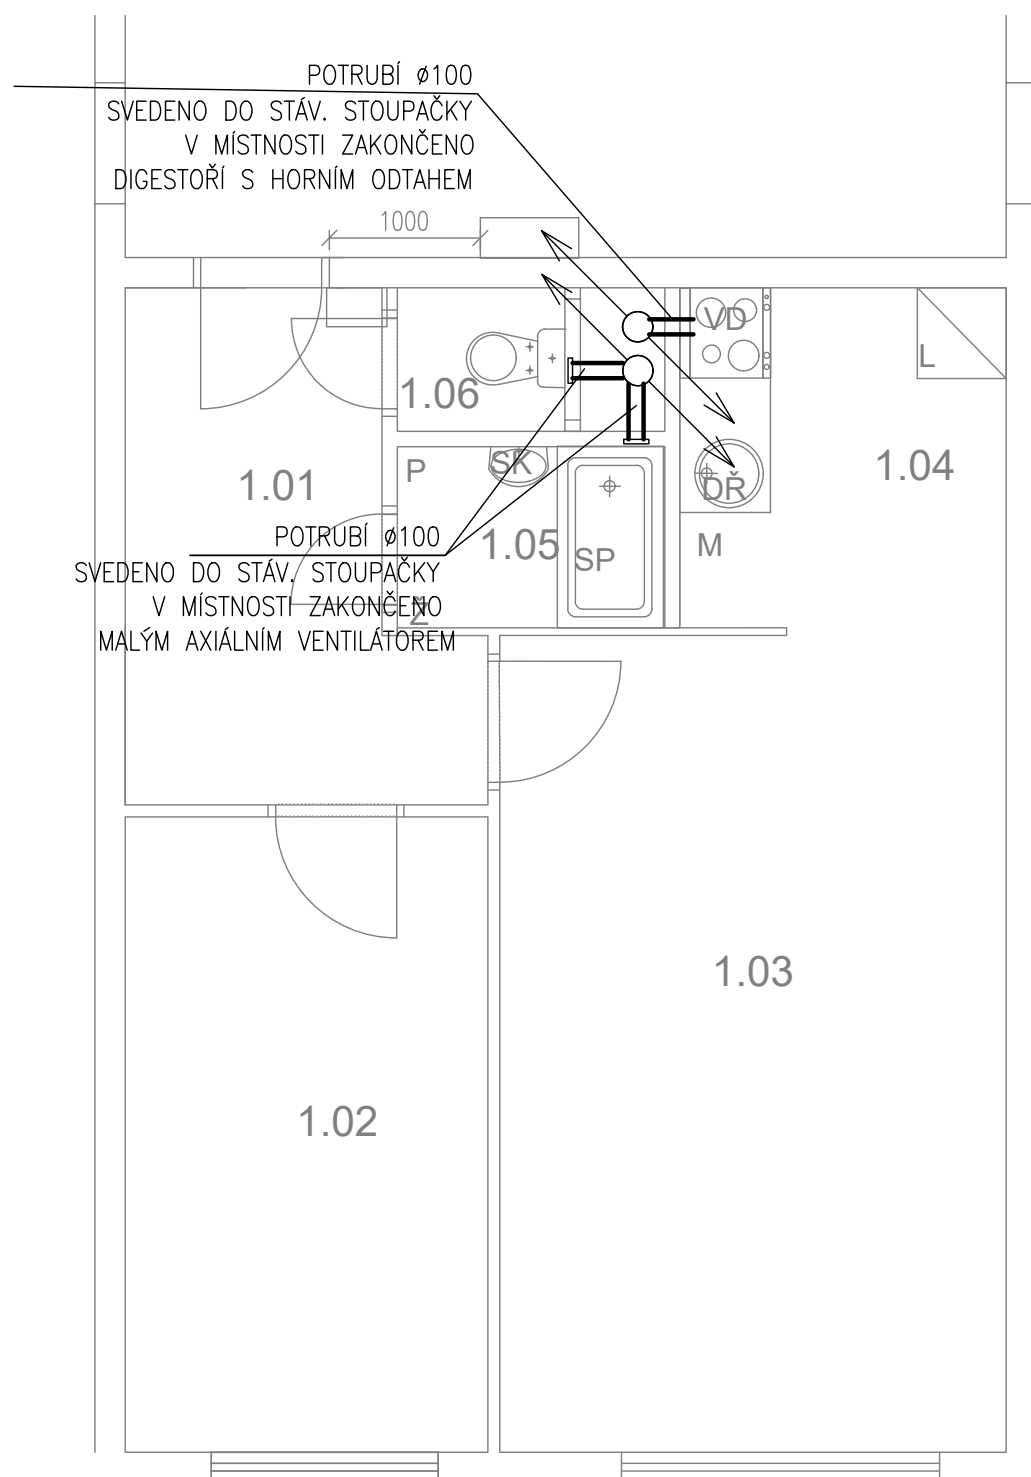

**LEGENDA MATERIÁLŮ :**


- STÁVAJÍCÍ KONSTRUKCE
- NOVÉ ZDĚNÉ PŘÍČKY POROBETONOVÉ TVÁRNICE TL.100mm
- RB DOMÁCÍ BYTOVÁ ROZVODNICE ELEKTRO
- VD NOVÝ SPORÁK SE SKLOKERAMICKOU DESKOU
- DR NOVÝ KUCHYŇSKÝ DŘEZ
- M MÍSTO S VÝVODEM PRO MYČKU
- L MÍSTO PRO LEDNICI
- Ž ELEKTRICKÝ TOPNÝ ŽEBŘÍK 960/450
- SK ZRCADLO S POLIČKOU NAD UMYVADLO
- SP SPRCHOVÁ VANIČKA - POLYBAN AKRYLÁTOVÁ VČ. ZÁSTĚNY 1200/1400 mm
- P MÍSTO S VÝVODEM PRO PRAČKU

**LEGENDA:**

- VZDUCHOTECHNIKA

	Č.PARÉ:
Č.VÝKRESU: <b>6</b>	
ÚČEL: PROJEKTOVÁ DOKUMENTACE PRO VYBĚROVÉ ŘÍZENÍ	
REVIZE: -	FORMÁT: 2A4
DATUM: 5/2023	MĚŘÍTKO: 1:50
<b>PROJEKT</b> <b>STAVEBNÍ ÚPRAVY BYTU</b> <b>Galandova 1240, byt č.5</b>	
STAVEBNÍ ČÁST	
NÁZEV VÝKRESU: VZDUCHOTECHNIKA	
MÍSTO STAVBY: <b>Galandova 1240</b> , 163 00 Praha 17	
STAVEBNÍK  Městská část Praha 17 Žalanského 291, 163 00 Praha 17 - Řepy	
VYPRACOVAL: <b>Ing. arch. Lenka David</b> mobile: +420 720 364 053 email: atelier@lenkadavid.cz Třebáňská 777, 252 30 Řevnice autorizace ČKAIT 0013134 www.afutura.cz	

**TABULKA MÍSTNOSTÍ**

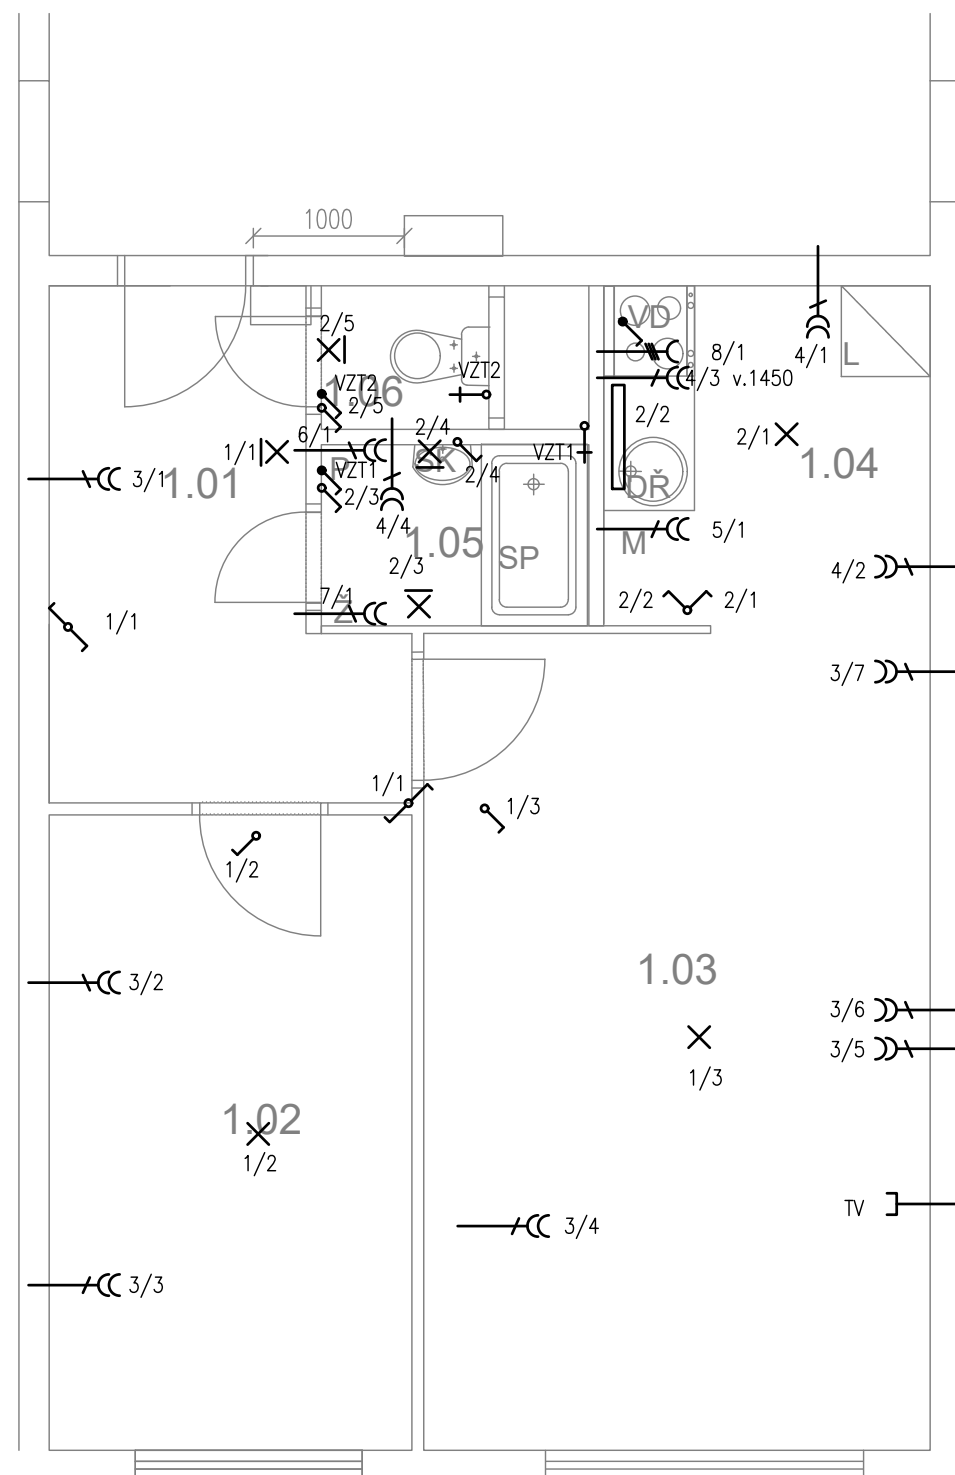

**LEGENDA:**

- X SVĚTLNÝ VÝVOD
- XI SVĚTLNÝ VÝVOD NÁSTĚNNÝ
- ▭ ZÁŘIVKA
- CC ZÁSUVKA VÍCENÁSOBNÁ
- CC ZÁSUVKA VÍCENÁSOBNÁ 3-FÁZOVÁ
- CC ZÁSUVKA PRO SDĚLOVACÍ ZAŘÍZENÍ
- ⏏ JEDNOPÓLOVÝ VYPÍNAČ SE SAMOČINNÝM NÁVRATEM
- ⏏ JEDNOPÓLOVÝ VYPÍNAČ
- ⏏ SÉRIOVÝ VYPÍNAČ
- ⏏ STŘÍDAVÝ PŘEPÍNAČ

**LEGENDA MATERIÁLŮ :**


- ▭ STÁVAJÍCÍ KONSTRUKCE
- ▭ NOVÉ ZDĚNÉ PŘÍČKY POROBETONOVÉ TVÁRNICE TL.100mm
- ▭ RB DOMÁCÍ BYTOVÁ ROZVODNICE ELEKTRO
- ▭ VD NOVÝ SPORÁK SE SKLOKERAMICKOU DESKOU
- ▭ DŘ NOVÝ KUCHYŇSKÝ DŘEZ
- ▭ M MÍSTO S VÝVODEM PRO MYČKU
- ▭ L MÍSTO PRO LEDNICI
- ▭ Ž ELEKTRICKÝ TOPNÝ ŽEBŘÍK 960/450
- ▭ SK ZRCADLO S POLIČKOU NAD UMYVADLO
- ▭ SP SPRCHOVÁ VANIČKA - POLYBAN AKRYLÁTOVÁ VČ. ZÁSTĚNY 1200/1400 mm
- ▭ P MÍSTO S VÝVODEM PRO PRAČKU

**LEGENDA:**

- 1-SVĚTLA VNITŘNÍ – PŘEDSÍŇ, LOŽNICE, OP
- 2-SVĚTLA VNITŘNÍ – KUCHYŇ, KOUPELNA ,WC
- 3-ZÁSUVKY VNITŘNÍ – PŘEDSÍŇ, LOŽNICE, OP
- 4-ZÁSUVKY VNITŘNÍ – KUCHYŇ, KOUPELNA
- 5-VÝVOD PRO MYČKU
- 6-VÝVOD PRO PRAČKU
- 7-VÝVOD PRO INFRAZAŘIČ
- 8-3 FÁZOVÝ VÝVOD PRO SPORÁK

**PŮDORYS - NOVÝ STAV 1:50 @A3**

Č.PARÉ:	
Č.VÝKRESU:	7
ÚČEL:	PROJEKTOVÁ DOKUMENTACE PRO VYBĚROVÉ ŘÍZENÍ
REVIZE:	- FORMÁT: 2A4
DATUM:	5/2023 MĚŘÍTKO: 1:50
<b>PROJEKT STAVEBNÍ ÚPRAVY BYTU Galandova 1240, byt č.5</b>	
STAVEBNÍ ČÁST	
NÁZEV VÝKRESU:	ELEKTROINSTALACE
MÍSTO STAVBY:	<b>Galandova 1240</b> , 163 00 Praha 17
STAVEBNÍK	Městská část Praha 17 Žalanského 291, 163 00 Praha 17 - Řepy
VYPRACOVAL:	<b>Ing. arch. Lenka David</b> mobile: +420 720 364 053 email: atelier@lenkadavid.cz Třebáňská 777, 252 30 Řevnice autorizace ČKAIT 0013134 www.afutura.cz

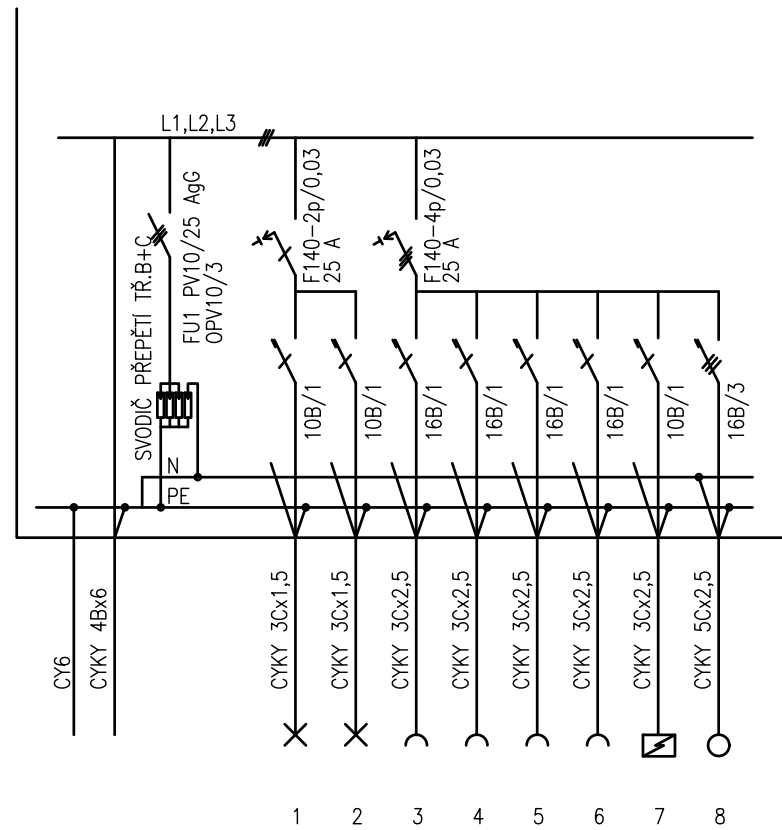

PLASTOVÝ ROZVADĚČ NA POVRCH

KRYTÍ IP 40/20

PŘÍVOD A VÝVOD ZADEM

NEPRŮHLEDNÁ DVÍŘKA

EL-SÍŤ: 3 NPE 230/400V 50Hz. TN-C-S

OCHRANA PŘED NDN: AUTOMATICKÝM ODPOJENÍM

		Č.PARÉ:
Č.VÝKRESU: 8		
ÚČEL: PROJEKTOVÁ DOKUMENTACE PRO VÝBĚROVÉ ŘÍZENÍ		
REVIZE: -	FORMÁT: 2A4	
DATUM: 5/2023	MĚŘITKO: 1:50	
PROJEKT <b>STAVEBNÍ ÚPRAVY BYTU</b> <b>Galandova 1240, byt č.5</b>		
STAVEBNÍ ČÁST		
NÁZEV VÝKRESU: SCHÉMA ROZVODNICE		
MÍSTO STAVBY: <b>Galandova 1240</b> , 163 00 Praha 17		
STAVEBNÍK  Městská část Praha 17 Žalanského 291, 163 00 Praha 17 - Řepy		
VYPRACOVAL: <b>Ing. arch. Lenka David</b> mobile: +420 720 364 053 email: atelier@lenkadavid.cz Třebáňská 777, 252 30 Řevnice autorizace ČKAIT 0013134 www.afutura.cz		