


TABULKA MÍSTNOSTÍ

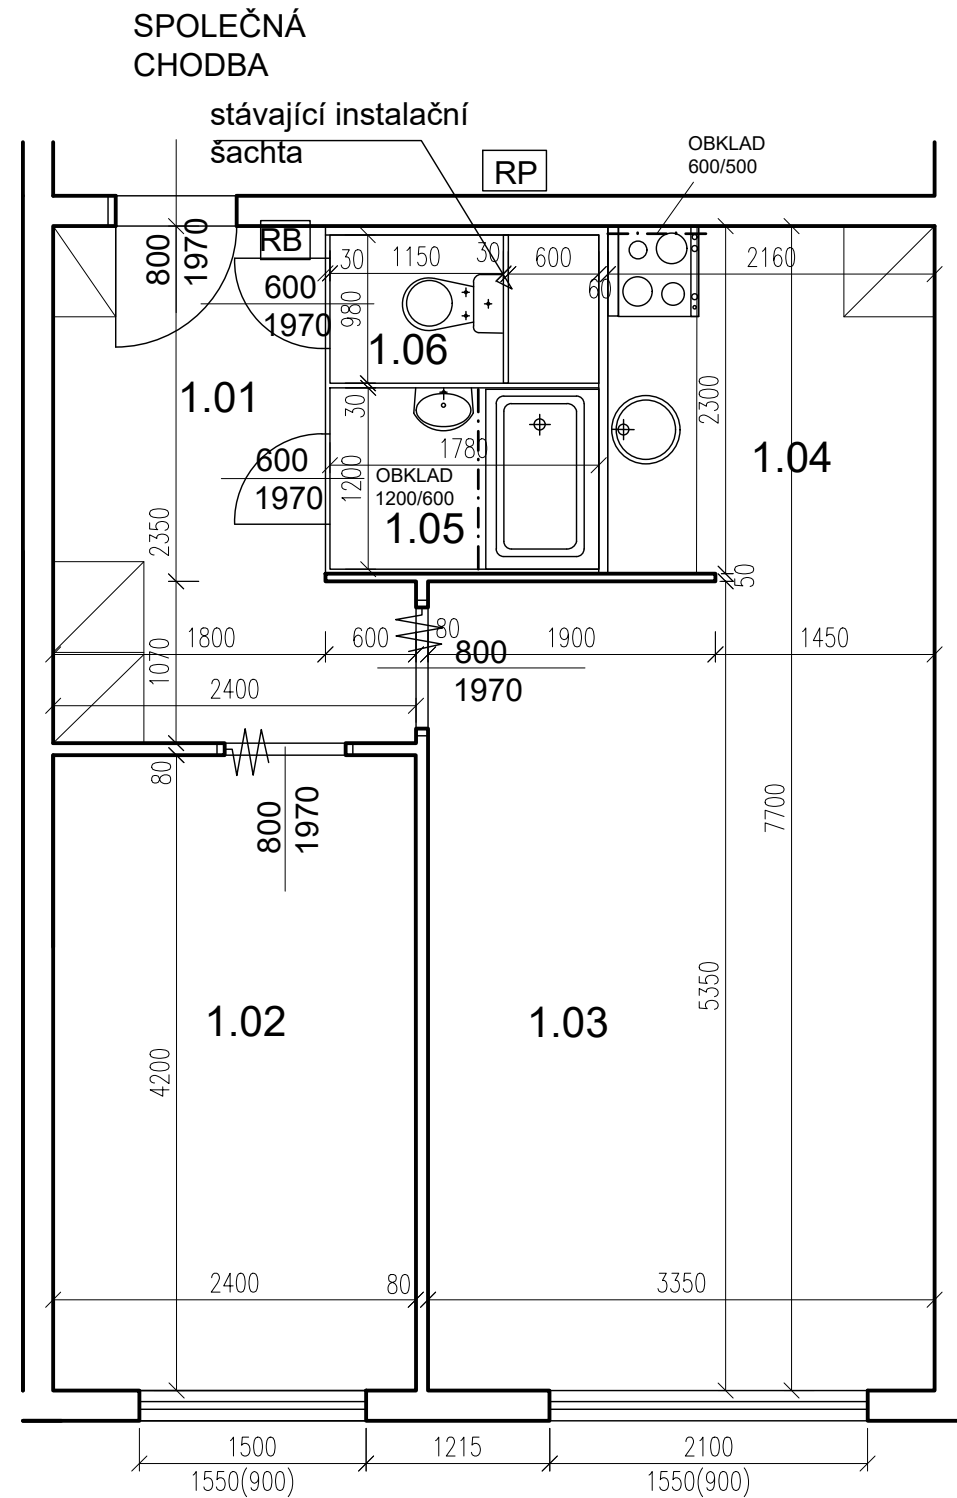

POZN. ŽALUZIE VÝMĚNA


PŮDORYS - STÁVAJÍCÍ STAV 1:50 @A3

5.NP					
č.m.	Název	Podlaha	Stěny	Strop	Plocha (m2)
					43.0000
1.01	CHODBA	PVC	TAPETY	OM. HLADKÁ ŠTUKOVÁ	6,80
1.02	LOŽNICE	PVC	TAPETY	OM. HLADKÁ ŠTUKOVÁ	10,00
1.03	POKOJ	PVC	TAPETY	OM. HLADKÁ ŠTUKOVÁ+EPS	18,10
1.04	KUCHYŇSKÝ KOUT	PVC	TAPETY	OM. HLADKÁ ŠTUKOVÁ	5,00
1.05	KOUPELNA	KER.DLAŽBA	UMAKARTOVÉ JÁDRO	OM. HLADKÁ ŠTUKOVÁ	2,10
1.06	WC	PVC	UMAKARTOVÉ JÁDRO	OM. HLADKÁ ŠTUKOVÁ	1,00

LEGENDA MATERIÁLŮ :

- STÁVAJÍCÍ KONSTRUKCE
- UMAKARTOVÉ JÁDRO
- DOMÁCÍ BYTOVÁ ROZVODNICE ELEKTRO

Č.PARÉ:	
Č.VÝKRESU:	1
ÚČEL:	PROJEKTOVÁ DOKUMENTACE PRO VÝBĚROVÉ ŘÍZENÍ
REVIZE:	- FORMÁT: 2A4
DATUM:	5/2024 MĚŘÍTKO: 1:50
PROJEKT STAVEBNÍ ÚPRAVY BYTU Jiránkova 1135, byt č. 33	
STAVEBNÍ ČÁST	
NÁZEV VÝKRESU:	Půdorys - stávající stav
MÍSTO STAVBY:	Jiránkova 1135 , 163 00 Praha 17
STAVEBNÍK	Městská část Praha 17 Žalanského 291, 163 00 Praha 17 - Řepy
VYPRACOVAL:	Ing. arch. Lenka David, AFATURA mobile: +420 720 364 053 email: atelier@lenkadavid.cz autorizace ČKAIT 0013134 www.afutura.cz

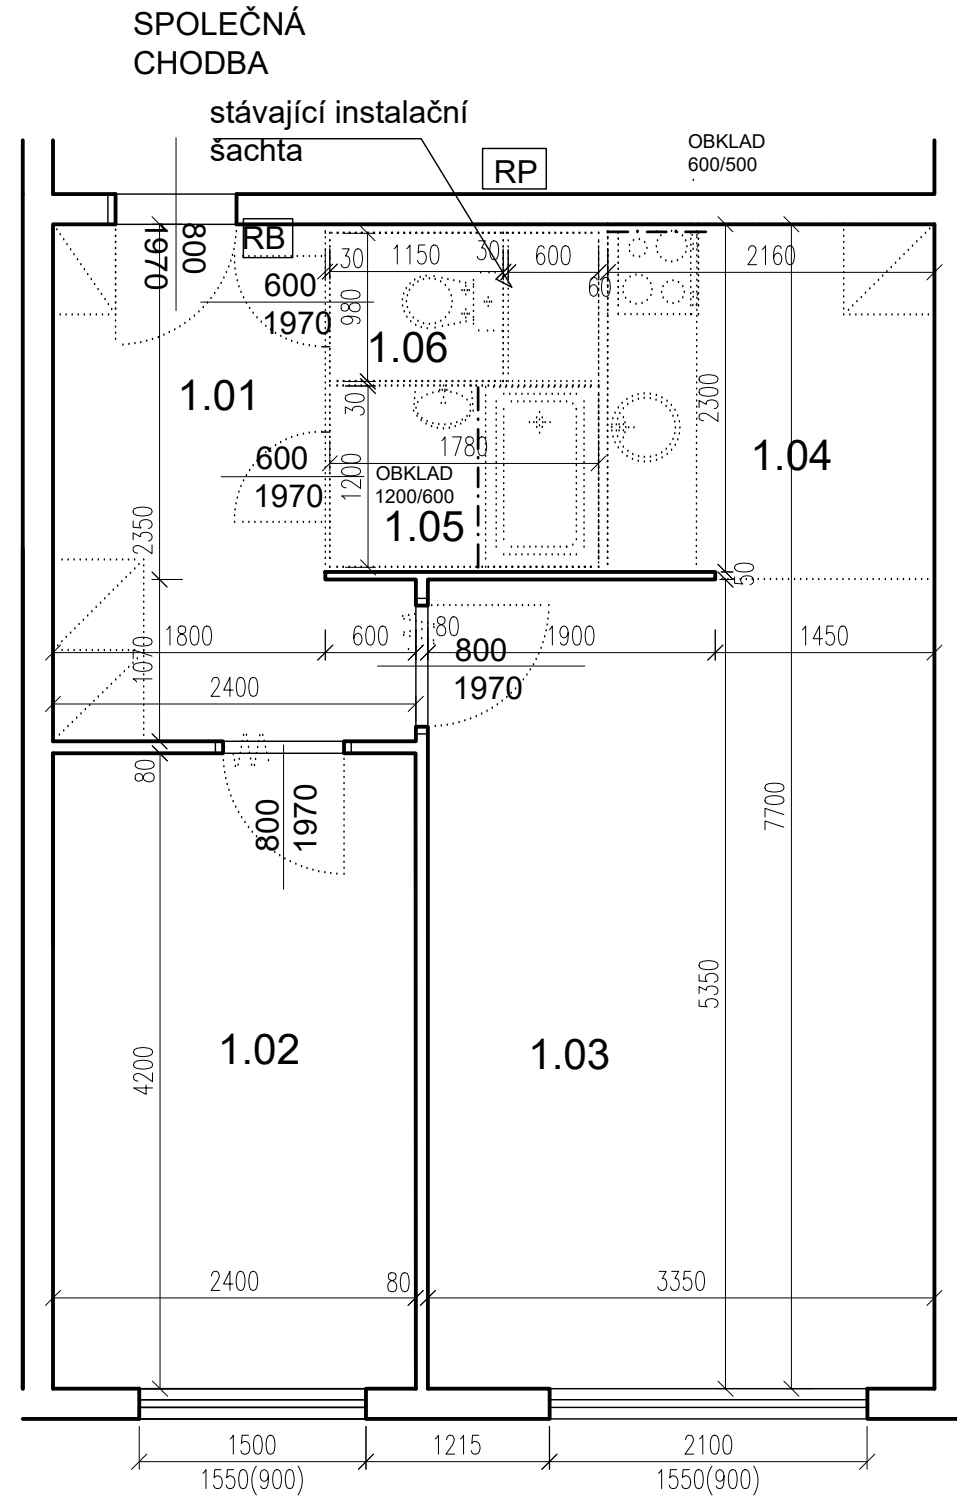

TABULKA MÍSTNOSTÍ

5.NP					
č.m.	Název	Podlaha	Stěny	Strop	Plocha (m2)
					43.0000
1.01	CHODBA	PVC	TAPETY	OM. HLADKÁ ŠTUKOVÁ	6,80
1.02	LOŽNICE	PVC	TAPETY	OM. HLADKÁ ŠTUKOVÁ	10,00
1.03	POKOJ	PVC	TAPETY	OM. HLADKÁ ŠTUKOVÁ+EPS	18,10
1.04	KUCHYŇSKÝ KOUT	PVC	TAPETY	OM. HLADKÁ ŠTUKOVÁ	5,00
1.05	KOUPELNA	KER.DLAŽBA	UMAKARTOVÉ JÁDRO	OM. HLADKÁ ŠTUKOVÁ	2,10
1.06	WC	PVC	UMAKARTOVÉ JÁDRO	OM. HLADKÁ ŠTUKOVÁ	1,00

LEGENDA MATERIÁLŮ :

- STÁVAJÍCÍ KONSTRUKCE
- BOURANÉ, DEMONTOVANÉ KONSTRUKCE

POZN.

- STÁVAJÍCÍ FINÁLNÍ VRSTVY PODLAH BUDOU ODSTRANĚNY
- STÁVAJÍCÍ ŠTUKOVÉ OMÍTKY BUDOU PODLE POTŘEBY OPRAVENY (AŽ PO NATAŽENÍ NOVÝCH ROZVODŮ ELEKTRO)
- TAPETY BUDOU ODSTRANĚNY POKUD JSOU UVEDENY V TABULCE MÍSTNOSTÍ

POZN. ŽALUZIE VÝMĚNA, OKNA SEŘÍDIT

PŮDORYS - BOURACÍ PRÁCE 1:50 @A3

Č.PARÉ:

Č.VÝKRESU:

2

ÚČEL: PROJEKTOVÁ DOKUMENTACE PRO VÝBĚROVÉ ŘÍZENÍ

REVIZE: - FORMÁT: 2A4

DATUM: 5/2024 MĚŘÍTKO: 1:50

PROJEKT
STAVEBNÍ ÚPRAVY BYTU
Jiráňkova 1135, byt č. 33


STAVEBNÍ ČÁST

NÁZEV VÝKRESU:
Púdorys - BOURACÍ PRÁCE

MÍSTO STAVBY:
Jiráňkova 1135, 163 00 Praha 17

STAVEBNÍK
Městská část Praha 17
Žalanského 291, 163 00 Praha 17 - Řepy

VYPRACOVAL:
Ing. arch. Lenka David, AFATURA
mobile: +420 720 364 053
email: atelier@lenkadavid.cz
autorizace ČKAIT 0013134
www.afutura.cz

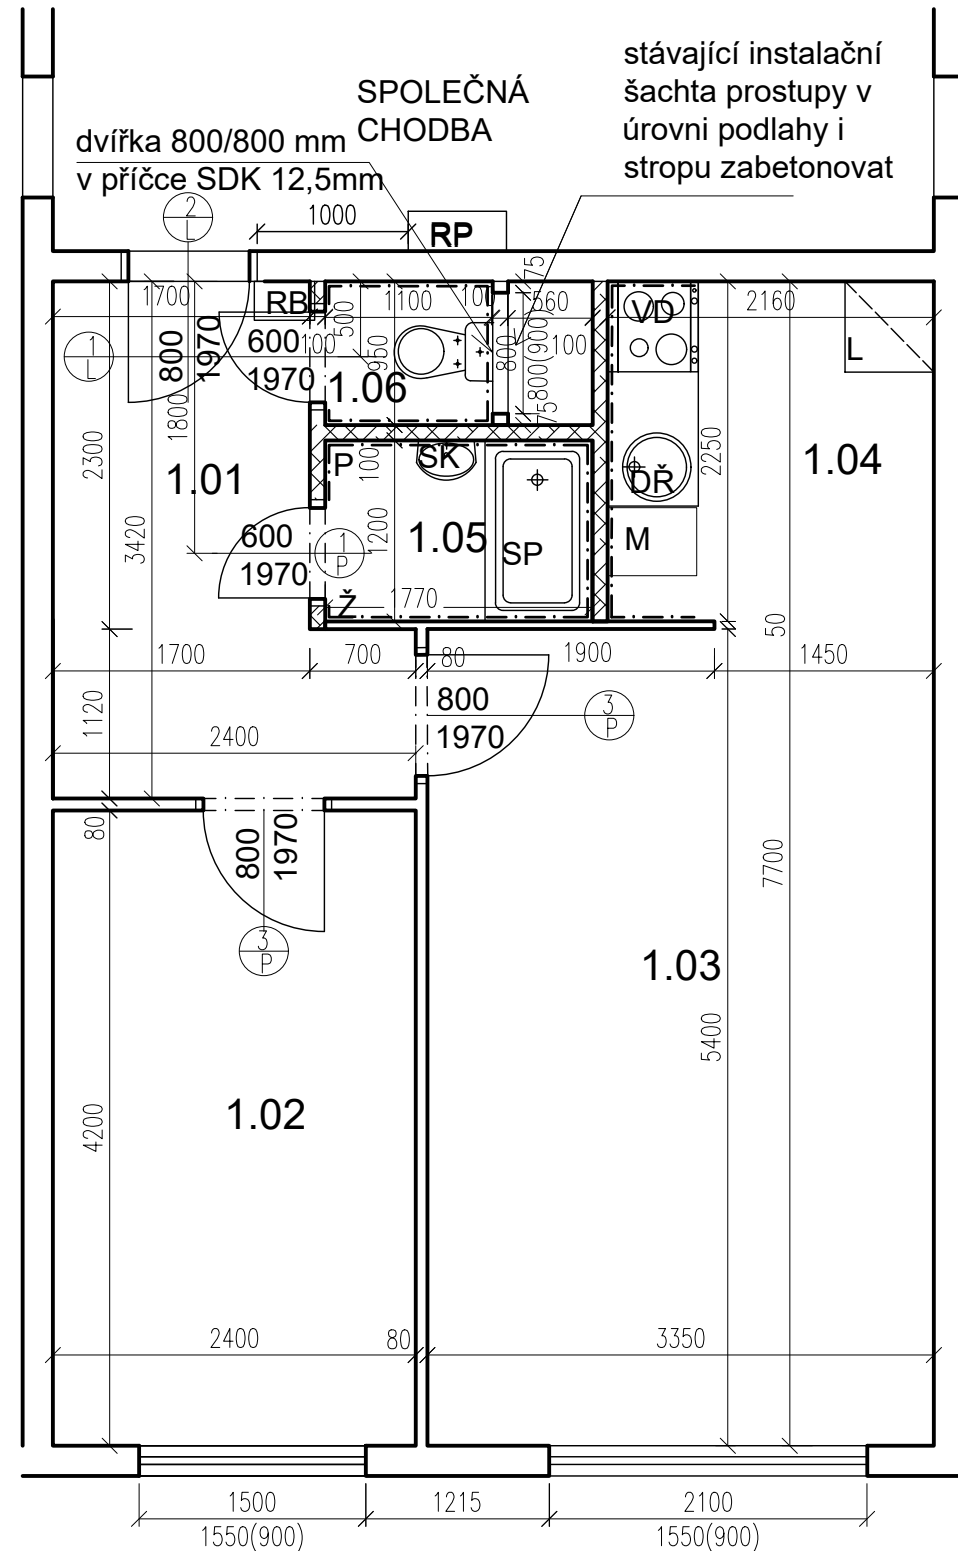

TABULKA MÍSTNOSTÍ


č.m.	Název	Podlaha	Stěny	Strop	Plocha (m2)
					42.8500
1.01	CHODBA	PVC	OM. HLADKÁ ŠTUKOVÁ	OM. HLADKÁ ŠTUKOVÁ	6,60
1.02	LOŽNICE	PVC	OM. HLADKÁ ŠTUKOVÁ	OM. HLADKÁ ŠTUKOVÁ	10,00
1.03	POKOJ	PVC	OM. HLADKÁ ŠTUKOVÁ	OM. HLADKÁ ŠTUKOVÁ	18,10
1.04	KUCHYŇSKÝ KOUT	PVC	OM. HLADKÁ ŠTUKOVÁ KER. OBKLAD LINKY	OM. HLADKÁ ŠTUKOVÁ	4,90
1.05	KOUPELNA	KER. DLAŽBA	OM. HLADKÁ ŠTUKOVÁ KER. OBKLAD V. 2000mm	OM. HLADKÁ ŠTUKOVÁ	2,20
1.06	WC	KER. DLAŽBA	OM. HLADKÁ ŠTUKOVÁ KER. OBKLAD V. 2000mm	OM. HLADKÁ ŠTUKOVÁ	1,05

LEGENDA MATERIÁLŮ :

- STÁVAJÍCÍ KONSTRUKCE
- NOVÉ ZDĚNÉ PŘÍČKY POROBETONOVÉ TVÁRNICE TL.100mm
- DOMÁCÍ BYTOVÁ ROZVODNICE ELEKTRO
- NOVÝ SPORÁK SE SKLOKERAMICKOU DESKOU
- NOVÝ KUCHYŇSKÝ DŘEZ
- MÍSTO S VÝVODEM PRO MYČKU
- MÍSTO PRO LEDNICI
- ELEKTRICKÝ TOPNÝ ŽEBŘÍK 960/450
- ZRCADLO S POLIČKOU NAD UMYVADLO
- SPRCHOVÁ VANIČKA - POLYBAN AKRYLÁTOVÁ VČ. ZÁSTĚNY 1200/1400 mm
- MÍSTO S VÝVODEM PRO PRAČKU

Č.PARÉ:	
Č.VÝKRESU:	3
ÚČEL:	PROJEKTOVÁ DOKUMENTACE PRO VÝBĚROVÉ ŘÍZENÍ
REVIZE:	- FORMÁT: 2A4
DÁTUM:	5/2024 MĚŘÍTKO: 1:50
PROJEKT STAVEBNÍ ÚPRAVY BYTU Jiránkova 1135, byt č. 33	
STAVEBNÍ ČÁST	
NÁZEV VÝKRESU:	Půdorys - nový stav
MÍSTO STAVBY:	Jiránkova 1135 , 163 00 Praha 17
STAVEBNÍK	Městská část Praha 17 Žalanského 291, 163 00 Praha 17 - Řepy
VYPRACOVAL:	Ing. arch. Lenka David, AFATURA mobile: +420 720 364 053 email: atelier@lenkadavid.cz autorizace ČKAIT 0013134 www.afutura.cz

TABULKA MÍSTNOSTÍ

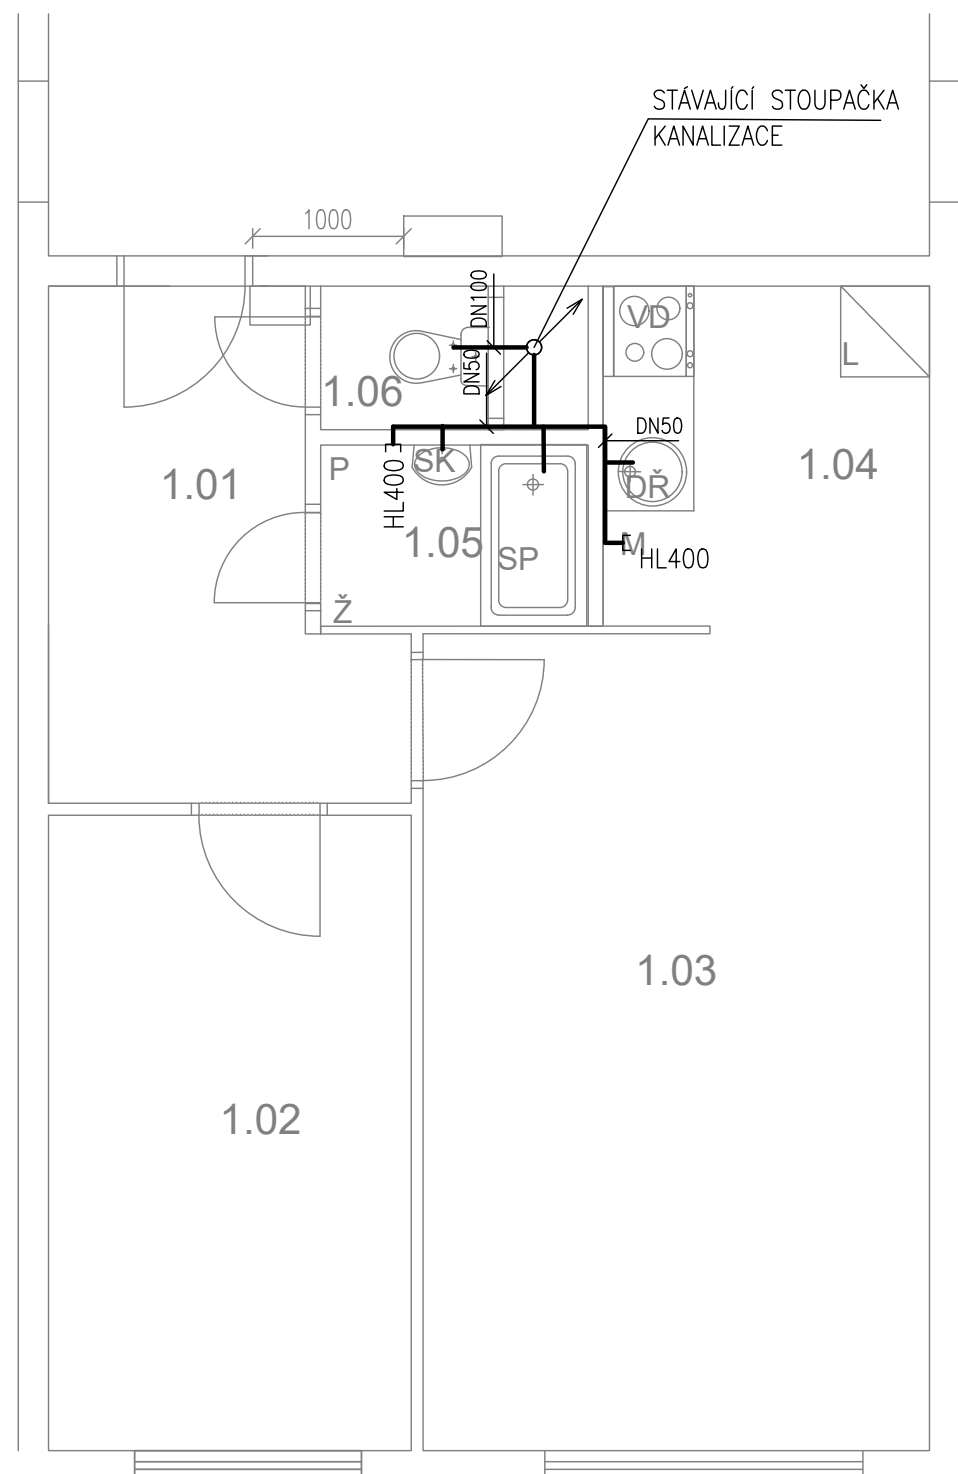

LEGENDA MATERIÁLŮ :


- STÁVAJÍCÍ KONSTRUKCE
- NOVÉ ZDĚNÉ PŘÍČKY POROBETONOVÉ TVÁRNICE TL.100mm
- RB** DOMÁCÍ BYTOVÁ ROZVODNICE ELEKTRO
- VD** NOVÝ SPORÁK SE SKLOKERAMICKOU DESKOU
- DR** NOVÝ KUCHYŇSKÝ DŘEZ
- M** MÍSTO S VÝVODEM PRO MYČKU
- L** MÍSTO PRO LEDNICI
- Z** ELEKTRICKÝ TOPNÝ ŽEBŘÍK 960/450
- SK** ZRCADLO S POLIČKOU NAD UMYVADLO
- SP** SPRCHOVÁ VANIČKA - POLYBAN AKRYLÁTOVÁ VČ. ZÁSTĚNY 1200/1400 mm
- P** MÍSTO S VÝVODEM PRO PRAČKU

LEGENDA:

- KANALIZACE

Č.PARÉ:	
Č. VÝKRESU:	4
ÚČEL:	PROJEKTOVÁ DOKUMENTACE PRO VÝBĚROVÉ ŘÍZENÍ
REVIZE:	- FORMÁT: 2A4
DATUM:	5/2024 MĚŘÍTKO: 1:50
PROJEKT STAVEBNÍ ÚPRAVY BYTU <i>Jiránkova 1135, byt č. 33</i>	
STAVEBNÍ ČÁST	
NÁZEV VÝKRESU:	KANALIZACE
MÍSTO STAVBY:	Jiránkova 1135, 163 00 Praha 17
STAVEBNÍK	Městská část Praha 17 Žalanského 291, 163 00 Praha 17 - Řepy
VYPRACOVAL:	Ing. arch. Lenka David, AFATURA mobile: +420 720 364 053 email: atelier@lenkadavid.cz autorizace ČKAIT 0013134 www.afutura.cz

TABULKA MÍSTNOSTÍ

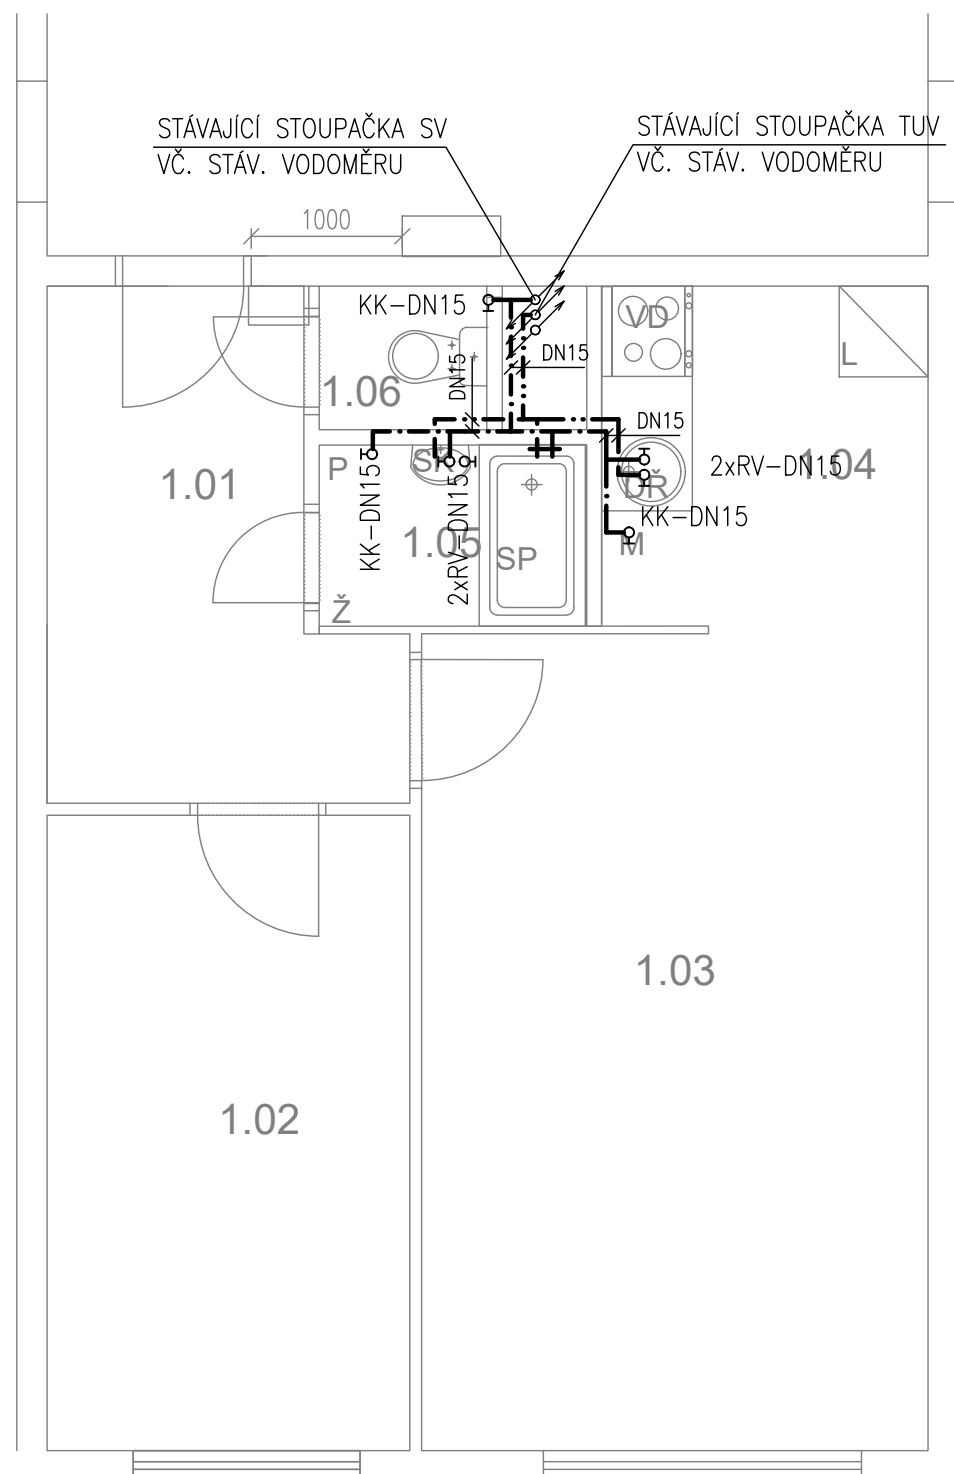

LEGENDA MATERIÁLŮ :


- STÁVAJÍCÍ KONSTRUKCE
- NOVÉ ZDĚNÉ PŘÍČKY POROBETONOVÉ TVÁRNICE TL.100mm
- RB DOMÁCÍ BYTOVÁ ROZVODNICE ELEKTRO
- VD NOVÝ SPORÁK SE SKLOKERAMICKOU DESKOU
- DŘ NOVÝ KUCHYŇSKÝ DŘEZ
- M MÍSTO S VÝVODEM PRO MYČKU
- L MÍSTO PRO LEDNICI
- Ž ELEKTRICKÝ TOPNÝ ŽEBŘÍK 960/450
- SK ZRCADLO S POLÍČKOU NAD UMYVADLO
- SP SPRCHOVÁ VANIČKA - POLYBAN AKRYLÁTOVÁ VČ. ZÁSTĚNY 1200/1400 mm
- P MÍSTO S VÝVODEM PRO PRAČKU

LEGENDA:

- STUDENÁ VODA
- TEPLÁ VODA

Č.PARÉ:	
Č.VÝKRESU:	5
ÚČEL:	PROJEKTOVÁ DOKUMENTACE PRO VÝBĚROVÉ ŘÍZENÍ
REVIZE:	- FORMÁT: 2A4
DATUM:	5/2024 MĚŘÍTKO: 1:50
PROJEKT STAVEBNÍ ÚPRAVY BYTU <i>Jiránkova 1135, byt č. 33</i>	
STAVEBNÍ ČÁST	
NÁZEV VÝKRESU:	VODOVOD
MÍSTO STAVBY:	Jiránkova 1135 , 163 00 Praha 17
STAVEBNÍK	Městská část Praha 17 Žalanského 291, 163 00 Praha 17 - Řepy
VYPRACOVAL:	Ing. arch. Lenka David, AFATURA mobile: +420 720 364 053 email: atelier@lenkadavid.cz autorizace ČKAIT 0013134 www.afutura.cz

TABULKA MÍSTNOSTÍ

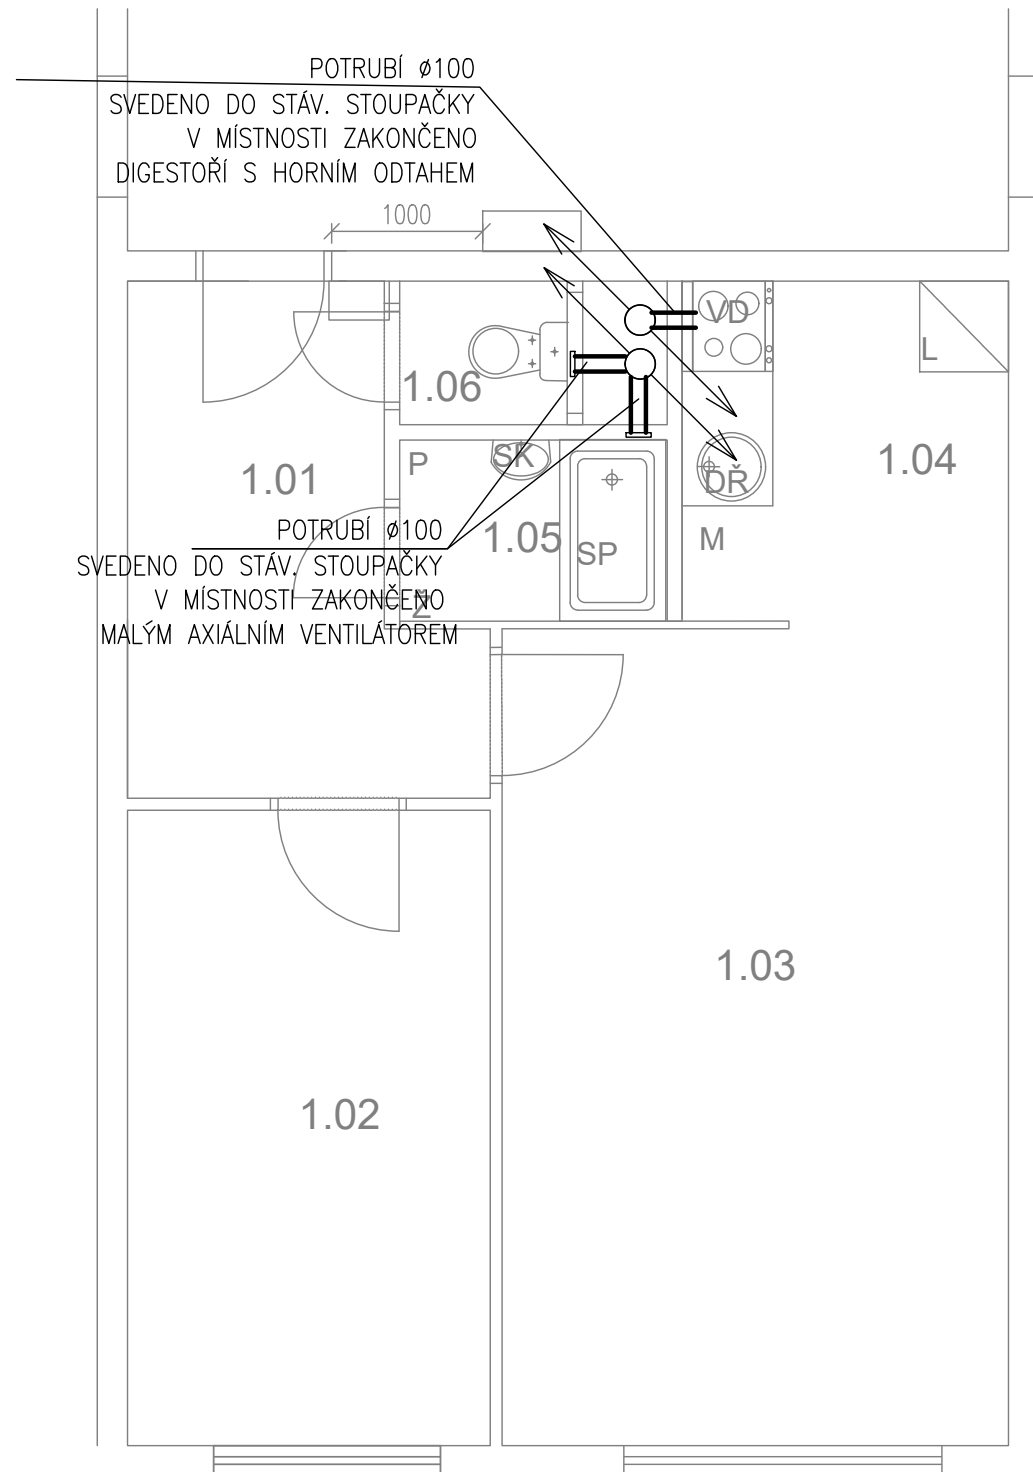

LEGENDA MATERIÁLŮ :


- STÁVAJÍCÍ KONSTRUKCE
- NOVÉ ZDĚNÉ PŘÍČKY POROBETONOVÉ TVÁRNICE TL.100mm
- RB DOMÁCÍ BYTOVÁ ROZVODNICE ELEKTRO
- VD NOVÝ SPORÁK SE SKLOKERAMICKOU DESKOU
- DR NOVÝ KUCHYŇSKÝ DŘEZ
- M MÍSTO S VÝVODEM PRO MYČKU
- L MÍSTO PRO LEDNICI
- Ž ELEKTRICKÝ TOPNÝ ŽEBŘÍK 960/450
- SK ZRCADLO S POLIČKOU NAD UMYVADLO
- SP SPRCHOVÁ VANIČKA - POLYBAN AKRYLÁTOVÁ VČ. ZÁSTĚNY 1200/1400 mm
- P MÍSTO S VÝVODEM PRO PRAČKU

LEGENDA:

- VZDUCHOTECHNIKA

Č.PARÉ:	
Č. VÝKRESU:	6
ÚČEL:	PROJEKTOVÁ DOKUMENTACE PRO VÝBĚROVÉ ŘÍZENÍ
REVIZE:	- FORMÁT: 2A4
DATUM:	5/2024 MĚŘÍTKO: 1:50
PROJEKT STAVEBNÍ ÚPRAVY BYTU <i>Jiráňkova 1135, byt č. 33</i>	
STAVEBNÍ ČÁST	
NÁZEV VÝKRESU:	VZDUCHOTECHNIKA
MÍSTO STAVBY:	Jiráňkova 1135, 163 00 Praha 17
STAVEBNÍK	Městská část Praha 17 Žalanského 291, 163 00 Praha 17 - Řepy
VYPRACOVAL:	Ing. arch. Lenka David, AFATURA mobile: +420 720 364 053 email: atelier@lenkadavid.cz autorizace ČKAIT 0013134 www.afutura.cz

TABULKA MÍSTNOSTÍ

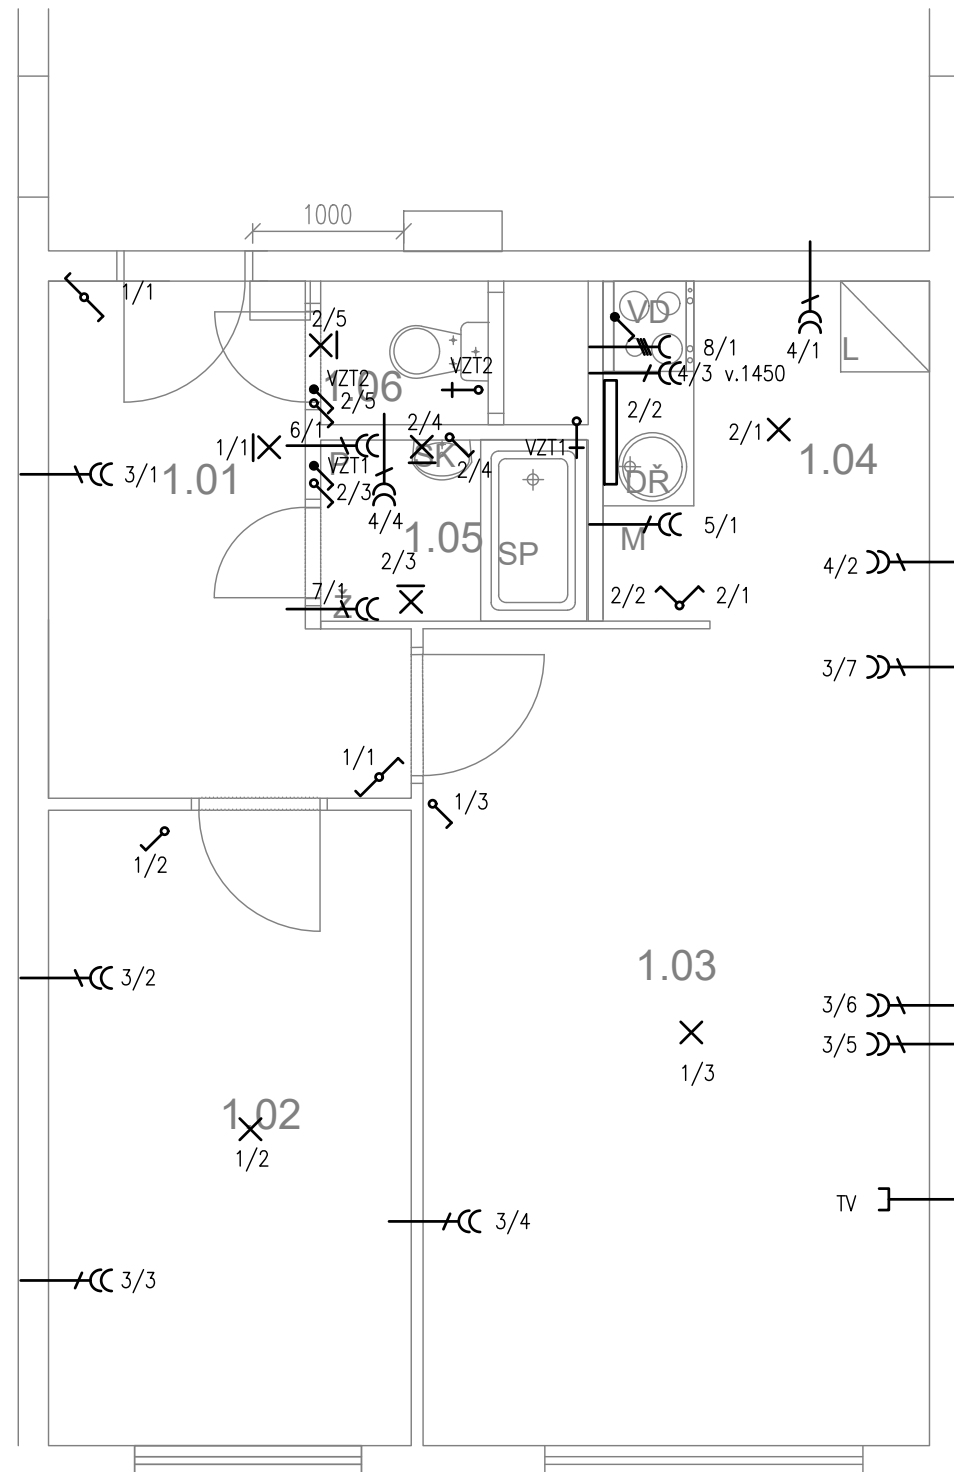

LEGENDA:

- X SVĚTELNÝ VÝVOD
- X| SVĚTELNÝ VÝVOD NÁSTĚNNÝ
- ▭ ZÁŘIVKA
- ∩ ZÁSUVKA VÍCENÁSOBNÁ
- ∩ ZÁSUVKA VÍCENÁSOBNÁ 3-FÁZOVÁ
- ∩ ZÁSUVKA PRO SDĚLOVACÍ ZAŘÍZENÍ
- ⤴ JEDNOPÓLOVÝ VYPÍNAČ SE SAMOČINNÝM NÁVRATEM
- ⤴ JEDNOPÓLOVÝ VYPÍNAČ
- ∩ SÉRIOVÝ VYPÍNAČ
- ∩ STRÍDAVÝ PŘEPÍNAČ

LEGENDA MATERIÁLŮ :


- ▭ STÁVAJÍCÍ KONSTRUKCE
- ▭ NOVÉ ZDĚNÉ PŘÍČKY POROBETONOVÉ TVÁRNICE TL.100mm
- ▭ RB DOMÁCÍ BYTOVÁ ROZVODNICE ELEKTRO
- ▭ VD NOVÝ SPORÁK SE SKLOKERAMICKOU DESKOU
- ▭ DŘ NOVÝ KUCHYŇSKÝ DŘEZ
- ▭ M MÍSTO S VÝVODEM PRO MYČKU
- ▭ L MÍSTO PRO LEDNICI
- ▭ Ž ELEKTRICKÝ TOPNÝ ŽEBŘÍK 960/450
- ▭ SK ZRCADLO S POLIČKOU NAD UMYVADLO
- ▭ SP SPRCHOVÁ VANIČKA - POLYBAN AKRYLÁTOVÁ VČ. ZÁSTĚNY 1200/1400 mm
- ▭ P MÍSTO S VÝVODEM PRO PRAČKU

LEGENDA:

- 1-SVĚTLA VNITŘNÍ - PŘEDSÍŇ, LOŽNICE, OP
- 2-SVĚTLA VNITŘNÍ - KUCHYŇ, KOUPELNA ,WC
- 3-ZÁSUVKY VNITŘNÍ - PŘEDSÍŇ, LOŽNICE, OP
- 4-ZÁSUVKY VNITŘNÍ - KUCHYŇ, KOUPELNA
- 5-VÝVOD PRO MYČKU
- 6-VÝVOD PRO PRAČKU
- 7-VÝVOD PRO INFRAZÁŘIČ
- 8-3 FÁZOVÝ VÝVOD PRO SPORÁK

PŮDORYS - NOVÝ STAV 1:50 @A3

Č.PARÉ:	
Č. VÝKRESU:	7
ÚČEL:	PROJEKTOVÁ DOKUMENTACE PRO VÝBĚROVÉ ŘÍZENÍ
REVIZE:	- FORMÁT: 2A4
DATUM:	5/2024 MĚŘÍTKO: 1:50
PROJEKT STAVEBNÍ ÚPRAVY BYTU Jiránkova 1135, byt č. 33	
STAVEBNÍ ČÁST	
NÁZEV VÝKRESU:	ELEKTROINSTALACE
MÍSTO STAVBY:	Jiránkova 1135, 163 00 Praha 17
STAVEBNÍK	Městská část Praha 17 Žalanského 291, 163 00 Praha 17 - Řepy
VYPRACOVAL:	Ing. arch. Lenka David, AFATURA mobile: +420 720 364 053 email: atelier@lenkadavid.cz autorizace ČKAIT 0013134 www.afutura.cz

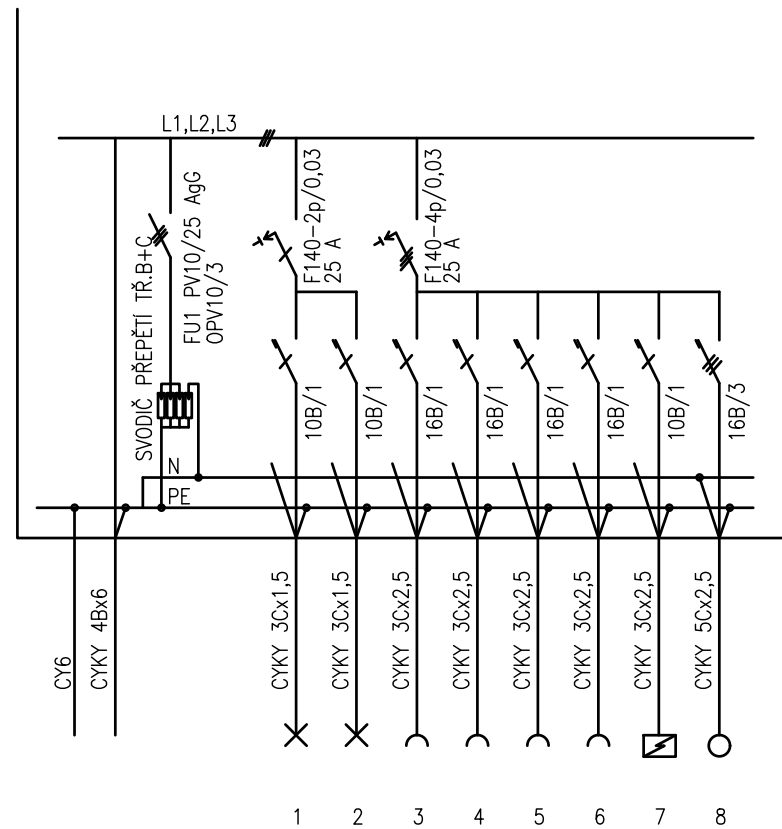

PLASTOVÝ ROZVADĚČ NA POVRCH
 KRYTÍ IP 40/20
 PŘÍVOD A VÝVOD ZADEM
 NEPRŮHLEDNÁ DVÍŘKA

EL-SÍŤ: 3 NPE 230/400V 50Hz. TN-C-S
 OCHRANA PŘED NDN: AUTOMATICKÝM ODPOJENÍM

Č.PARÉ:	
Č.VÝKRESU:	8
ÚČEL:	PROJEKTOVÁ DOKUMENTACE PRO VÝBĚROVÉ ŘÍZENÍ
REVIZE:	- FORMÁT: 2A4
DATUM:	5/2024 MĚŘÍTKO: 1:50
PROJEKT STAVEBNÍ ÚPRAVY BYTU <i>Jiráňkova 1135, byt č. 33</i>	
STAVEBNÍ ČÁST	
NÁZEV VÝKRESU:	SCHÉMA ROZVODNICE
MÍSTO STAVBY:	Jiráňkova 1135 , 163 00 Praha 17
STAVEBNÍK	Městská část Praha 17 Žalanského 291, 163 00 Praha 17 - Řepy
VYPRACOVAL:	Ing. arch. Lenka David, AFATURA mobile: +420 720 364 053 email: atelier@lenkadavid.cz autorizace ČKAIT 0013134 www.afutura.cz