


Bazovského 1118 - byt č. 7

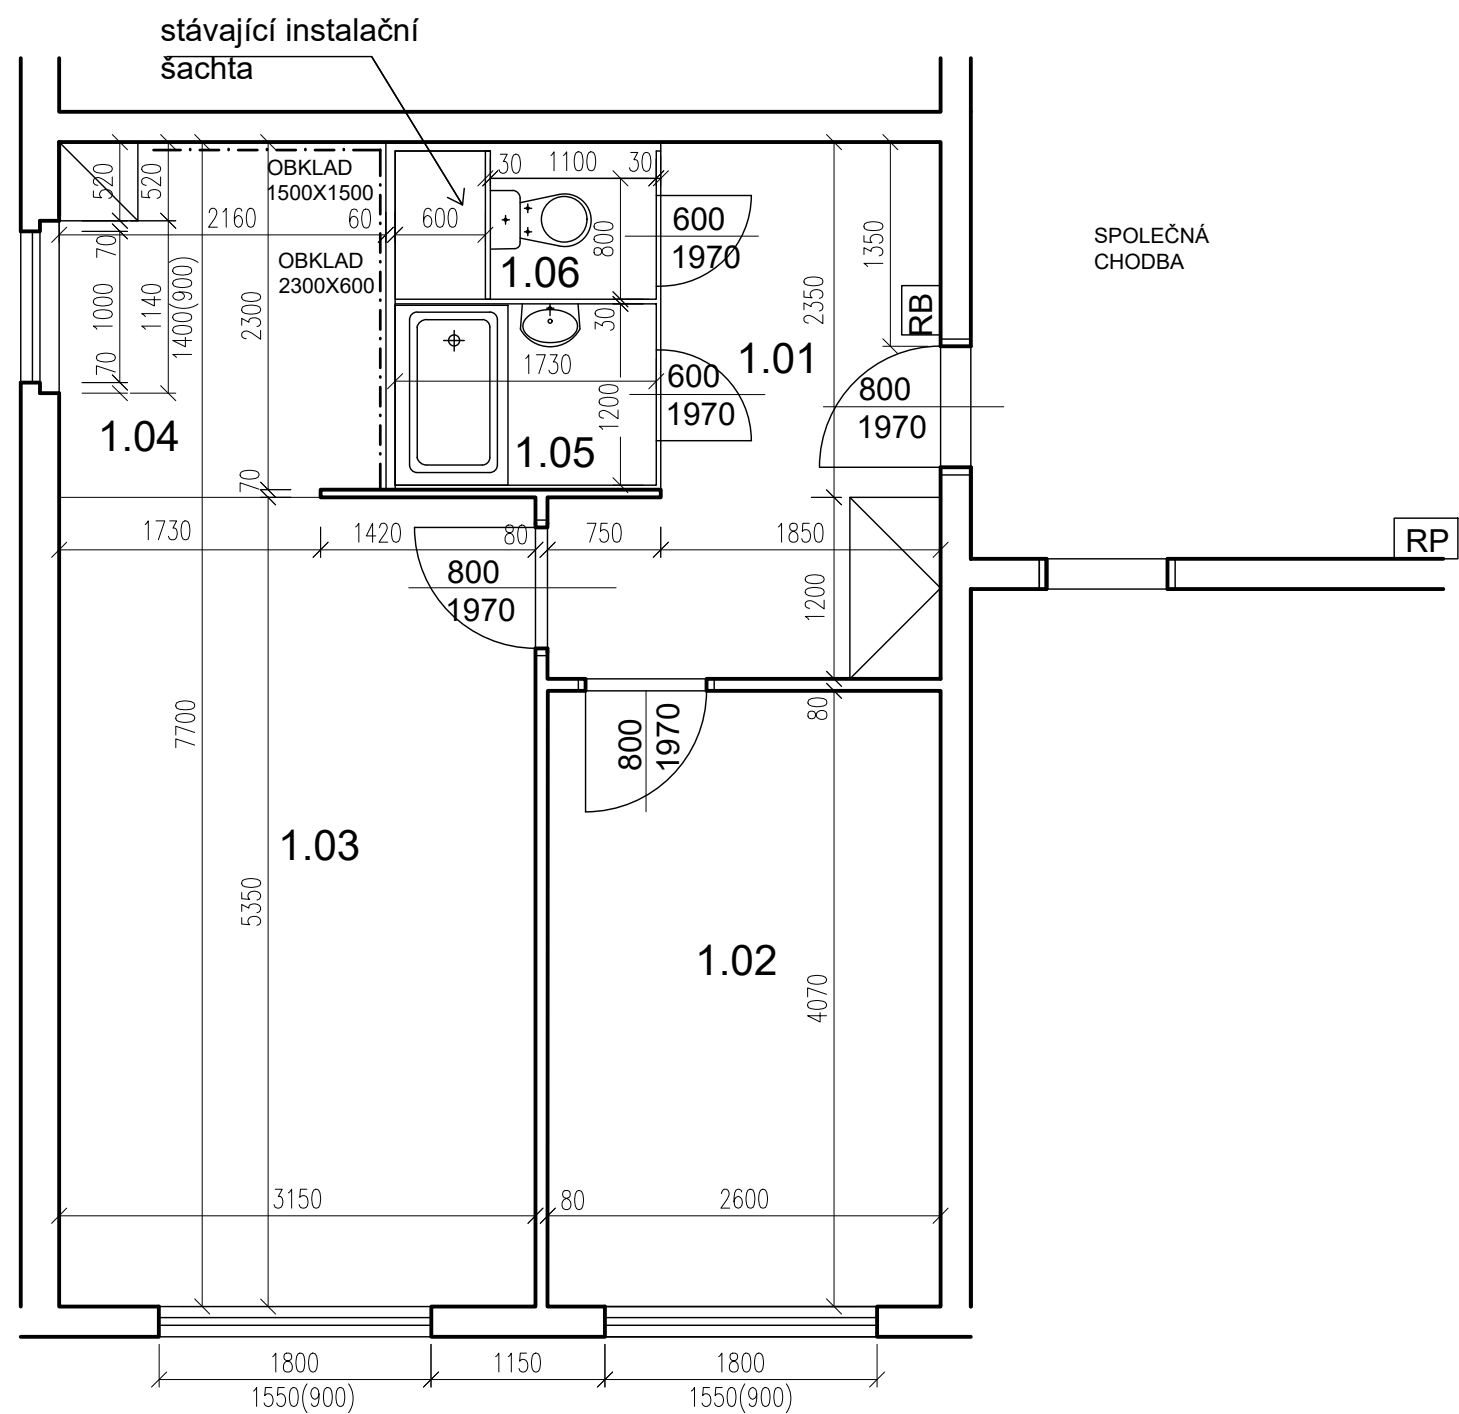

ŽALUZIE VYMĚNIT

PŮDORYS - STÁVAJÍCÍ STAV 1:50 @A3


TABULKA MÍSTNOSTÍ

č.m.	Název	Podlaha	Stěny	Strop	Plocha (m2)
					43.0000
1.01	CHODBA	PVC	OM. HLADKÁ ŠTUKOVÁ	OM. HLADKÁ ŠTUKOVÁ	7,40
1.02	LOŽNICE	KOBEREC	OM. HLADKÁ ŠTUKOVÁ	OM. HLADKÁ ŠTUKOVÁ	10,60
1.03	POKOJ	KOBEREC	OM. HLADKÁ ŠTUKOVÁ	OM. HLADKÁ ŠTUKOVÁ	16,90
1.04	KUCHYŇSKÝ KOUT	KER. DLAŽBA	OM. HLADKÁ ŠTUKOVÁ	OM. HLADKÁ ŠTUKOVÁ	5,10
1.05	KOUPELNA	PVC	UMAKARTOVÉ JÁDRO	OM. HLADKÁ ŠTUKOVÁ	2,00
1.06	WC	PVC	UMAKARTOVÉ JÁDRO	OM. HLADKÁ ŠTUKOVÁ	1,00

- LEGENDA MATERIÁLŮ :
- STÁVAJÍCÍ KONSTRUKCE
  - UMAKARTOVÉ JÁDRO
  - DOMÁCÍ BYTOVÁ ROZVODNICE ELEKTRO

Č.PARÉ:	
Č.VÝKRESU:	1
ÚČEL:	PROJEKTOVÁ DOKUMENTACE PRO VÝBĚROVÉ ŘÍZENÍ
REVIZE:	- FORMÁT: 2A4
DATUM:	12/2024 MĚŘÍTKO: 1:50
PROJEKT	<b>STAVEBNÍ ÚPRAVY BYTU</b> Bazovského 1118 - byt č. 7
STAVEBNÍ ČÁST	
NÁZEV VÝKRESU:	Půdorys - stávající stav
MÍSTO STAVBY:	Bazovského 1118, 163 00 Praha 17
STAVEBNÍK	Městská část Praha 17 Žalanského 291, 163 00 Praha 17 - Řepy
VYPRACOVAL:	Ing. arch. Lenka David, AFUTURA S.R.O. mobile: +420 720 364 053 email: atelier@lenkadavid.cz autorizace ČKAIT 0013134 www.afutura.cz

# Bazovského 1118 - byt č. 7

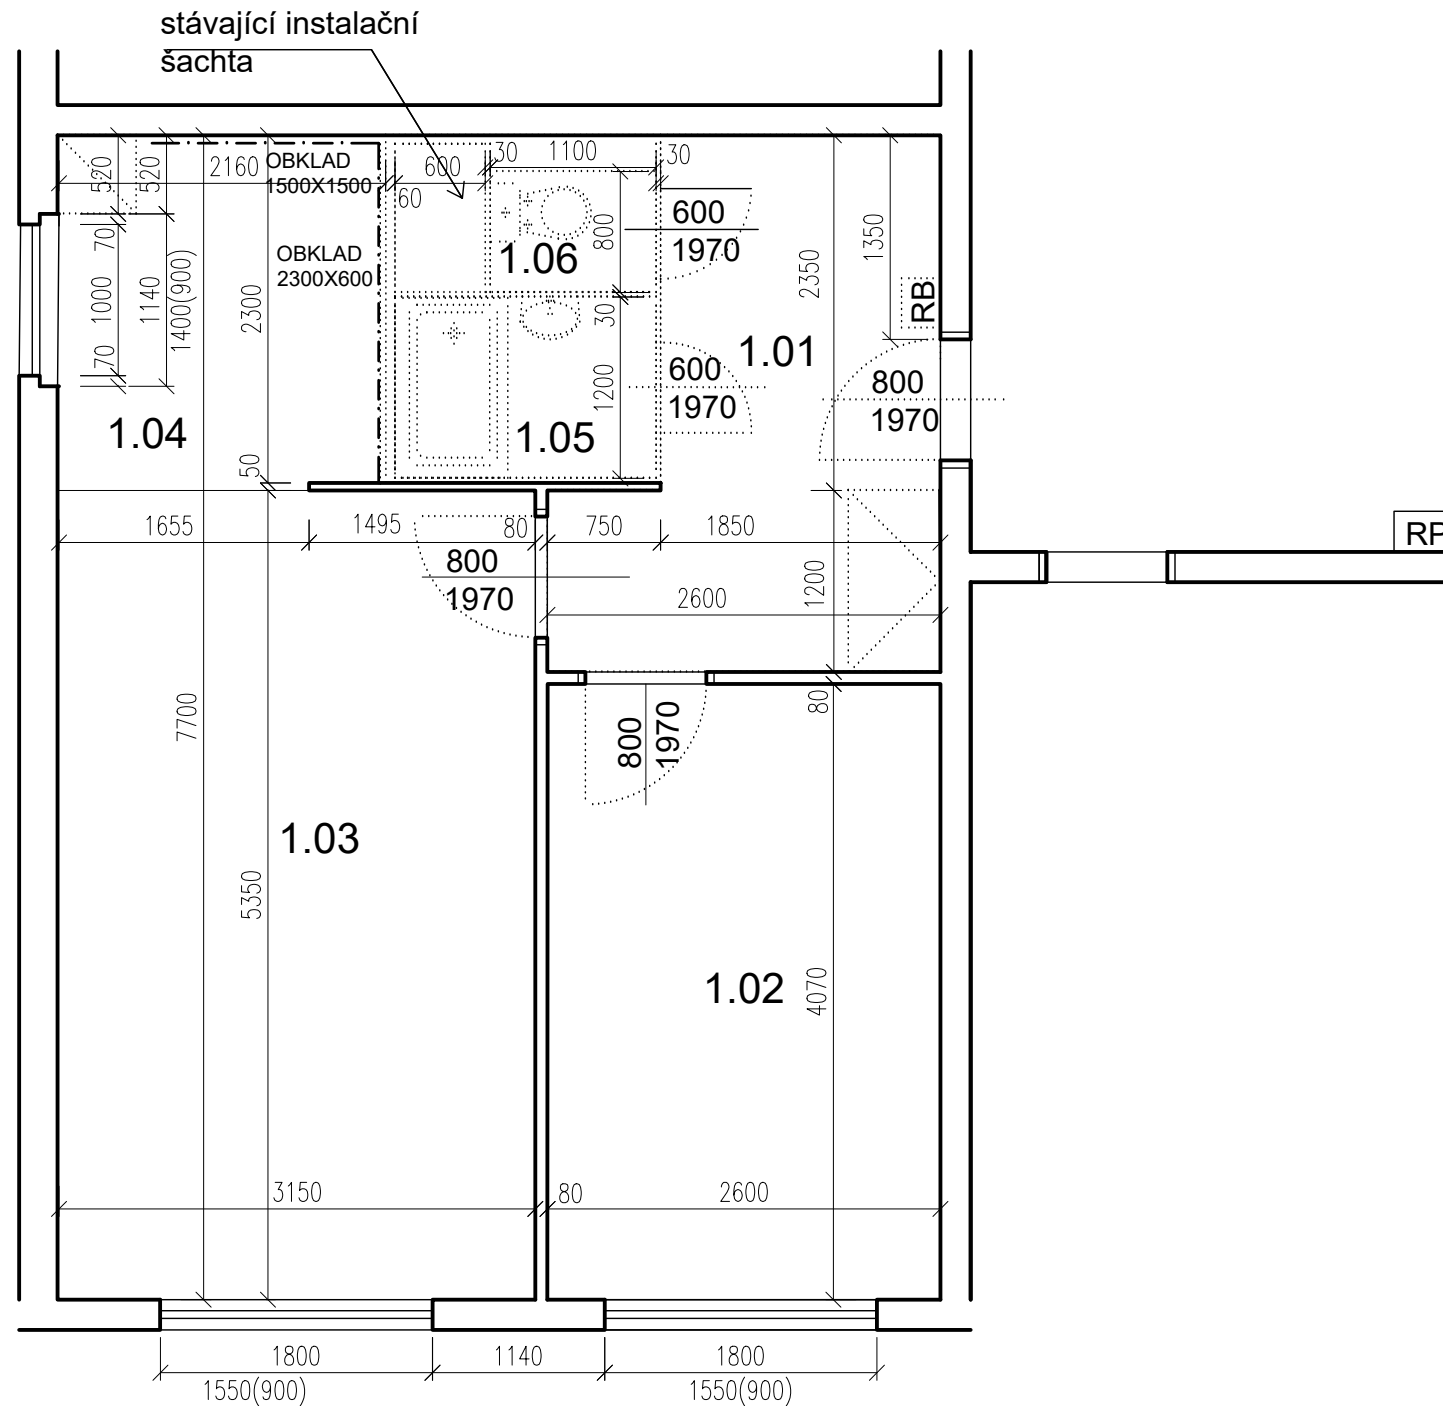



POZN. ŽALUZIE VYMĚNIT

PŮDORYS - BOURACÍ PRÁCE 1:50 @A3

## TABULKA MÍSTNOSTÍ

č.m.	Název	Podlaha	Stěny	Strop	Plocha (m2)
					43.0000
1.01	CHODBA	PVC	OM. HLADKÁ ŠTUKOVÁ	OM. HLADKÁ ŠTUKOVÁ	7,40
1.02	LOŽNICE	KOBEREC	OM. HLADKÁ ŠTUKOVÁ	OM. HLADKÁ ŠTUKOVÁ	10,60
1.03	POKOJ	KOBEREC	OM. HLADKÁ ŠTUKOVÁ	OM. HLADKÁ ŠTUKOVÁ	16,90
1.04	KUCHYŇSKÝ KOUT	KER. DLAŽBA	OM. HLADKÁ ŠTUKOVÁ	OM. HLADKÁ ŠTUKOVÁ	5,10
1.05	KOUPELNA	PVC	UMAKARTOVÉ JÁDRO	OM. HLADKÁ ŠTUKOVÁ	2,00
1.06	WC	PVC	UMAKARTOVÉ JÁDRO	OM. HLADKÁ ŠTUKOVÁ	1,00

LEGENDA MATERIÁLŮ :


-  STÁVAJÍCÍ KONSTRUKCE
-  BOURANÉ, DEMONTOVANÉ KONSTRUKCE

POZN.

- STÁVAJÍCÍ FINÁLNÍ VRSTVY PODLAH BUDOU ODSTRANĚNY
- STÁVAJÍCÍ ŠTUKOVÉ OMÍTKY BUDOU PODLE POTŘEBY OPRAVENY (AŽ PO NATAŽENÍ NOVÝCH ROZVODŮ ELEKTRO)
- TAPETY BUDOU ODSTRANĚNY POKUD JSOU UVEDENY V TABULCE MÍSTNOSTÍ
- NUTNÉ SEŘÍZENÍ OKEN

		Č.PARÉ:
Č. VÝKRESU:	2	
ÚČEL:	PROJEKTOVÁ DOKUMENTACE PRO VÝBĚROVÉ ŘÍZENÍ	
REVIZE:	-	FORMÁT: 2A4
DATUM:	12/2024	MĚŘÍTKO: 1:50
PROJEKT <b>STAVEBNÍ ÚPRAVY BYTU</b> <b>Bazovského 1118 - byt č. 7</b>		
STAVEBNÍ ČÁST		
NÁZEV VÝKRESU:	Půdorys - BOURACÍ PRÁCE	
MÍSTO STAVBY:	<b>Bazovského 1118, 163 00 Praha 17</b>	
STAVEBNÍK  Městská část Praha 17 Žalanského 291, 163 00 Praha 17 - Řepy		
VYPRACOVAL: <b>Ing. arch. Lenka David</b> , AFUTURA S.R.O. mobile: +420 720 364 053 email: <a href="mailto:atelier@lenkadavid.cz">atelier@lenkadavid.cz</a> autorizace <b>ČKAIT 0013134</b> <a href="http://www.afutura.cz">www.afutura.cz</a>		

Bazovského 1118 - byt č. 7

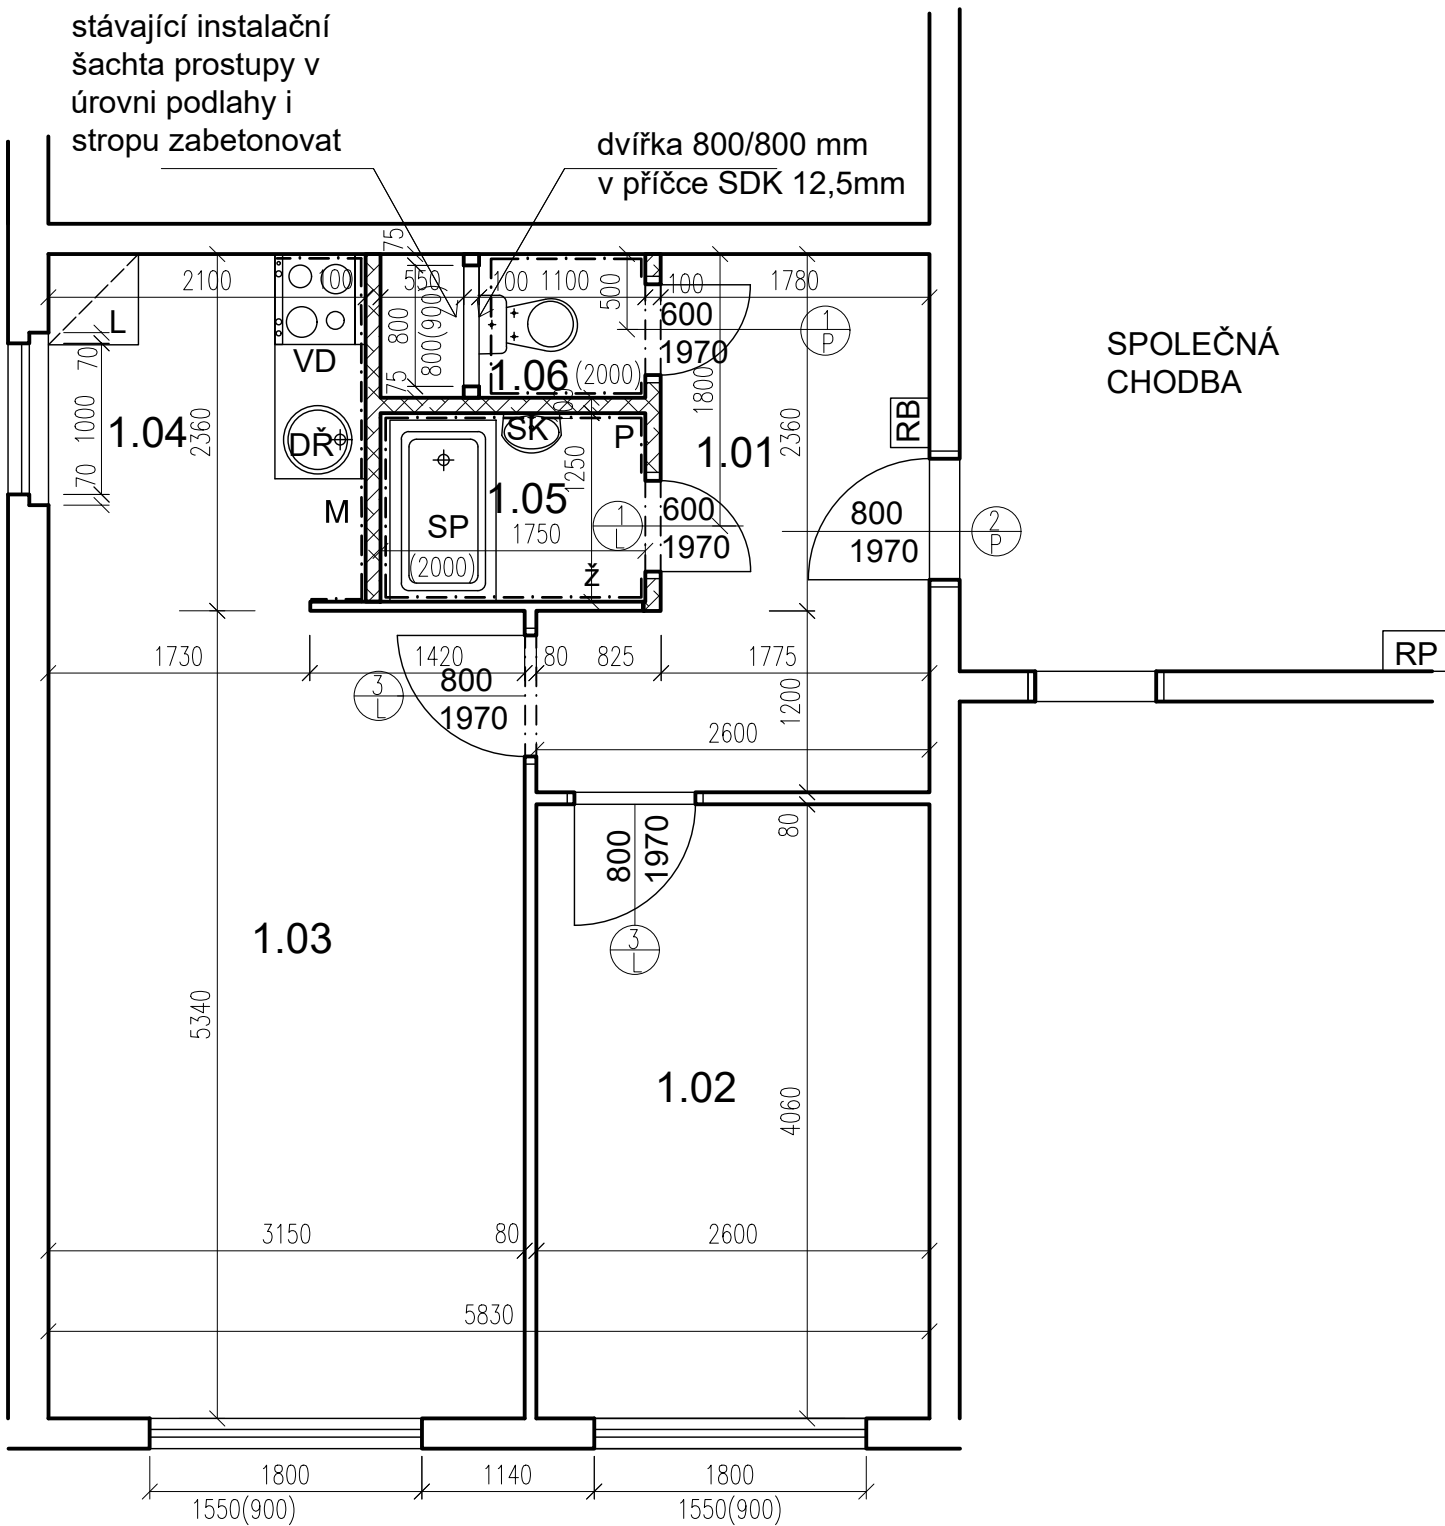

PŮDORYS - NOVÝ STAV 1:50 @A3

TABULKA MÍSTNOSTÍ

č.m.	Název	Podlaha	Stěny	Strop	Plocha (m2)
					42.8000
1.01	CHODBA	PVC	OM. HLADKÁ ŠTUKOVÁ	OM. HLADKÁ ŠTUKOVÁ	7,00
1.02	LOŽNICE	PVC	OM. HLADKÁ ŠTUKOVÁ	OM. HLADKÁ ŠTUKOVÁ	10,50
1.03	POKOJ	PVC	OM. HLADKÁ ŠTUKOVÁ	OM. HLADKÁ ŠTUKOVÁ	16,80
1.04	KUCHYŇSKÝ KOUT	PVC	OM. HLADKÁ ŠTUKOVÁ KER. OBKLAD LINKY	OM. HLADKÁ ŠTUKOVÁ	4,90
1.05	KOUPELNA	KER. DLAŽBA	OM. HLADKÁ ŠTUKOVÁ KER. OBKLAD V. 2000mm	OM. HLADKÁ ŠTUKOVÁ	2,40
1.06	WC	KER. DLAŽBA	OM. HLADKÁ ŠTUKOVÁ KER. OBKLAD V. 2000mm	OM. HLADKÁ ŠTUKOVÁ	1,20

LEGENDA MATERIÁLŮ :

- STÁVAJÍCÍ KONSTRUKCE
- NOVÉ ZDĚNÉ PŘÍČKY POROBETONOVÉ  
TVÁRNICE TL.100mm
- RB

DOMÁCÍ BYTOVÁ ROZVODNICE ELEKTRO
- VD

NOVÝ SPORÁK SE SKLOKERAMICKOU DESKOU
- DŘ

NOVÝ KUCHYŇSKÝ DŘEZ
- M

MÍSTO S VÝVODEM PRO MYČKU
- L

MÍSTO PRO LEDNICI
- Ž

ELEKTRICKÝ TOPNÝ ŽEBŘÍK 960/450
- SK

ZRCADLO S POLIČKOU NAD UMYVADLO
- SP

SPRCHOVÁ VANIČKA 1200/700 - POLYBAN  
AKRYLÁTOVÁ VČ. ZÁSTĚNY 1200/1400 mm
- P

MÍSTO S VÝVODEM PRO PRAČKU

Č.PARÉ:

Č.VÝKRESU:

3

ÚČEL:

PROJEKTOVÁ DOKUMENTACE  
PRO VÝBĚROVÉ ŘÍZENÍ

REVIZE:

-

FORMÁT:

2A4

DATUM:

12/2024

MĚŘÍTKO:

1:50

PROJEKT

**STAVEBNÍ ÚPRAVY BYTU**  
**Bazovského 1118 - byt č. 7**

STAVEBNÍ ČÁST

NÁZEV VÝKRESU:

**Púdorys - nový stav**

MÍSTO STAVBY:

**Bazovského 1118, 163 00 Praha 17**


STAVEBNÍK

**Městská část Praha 17**  
**Žalanského 291, 163 00 Praha 17 - Řepy**

VYPRACOVAL:

**Ing. arch. Lenka David, AFUTURA S.R.O.**  
mobile: **+420 720 364 053**  
email: **atelier@lenkadavid.cz**  
autorizace **ČKAIT 0013134**  
**www.afutura.cz**

Bazovského 1118 - byt č. 7

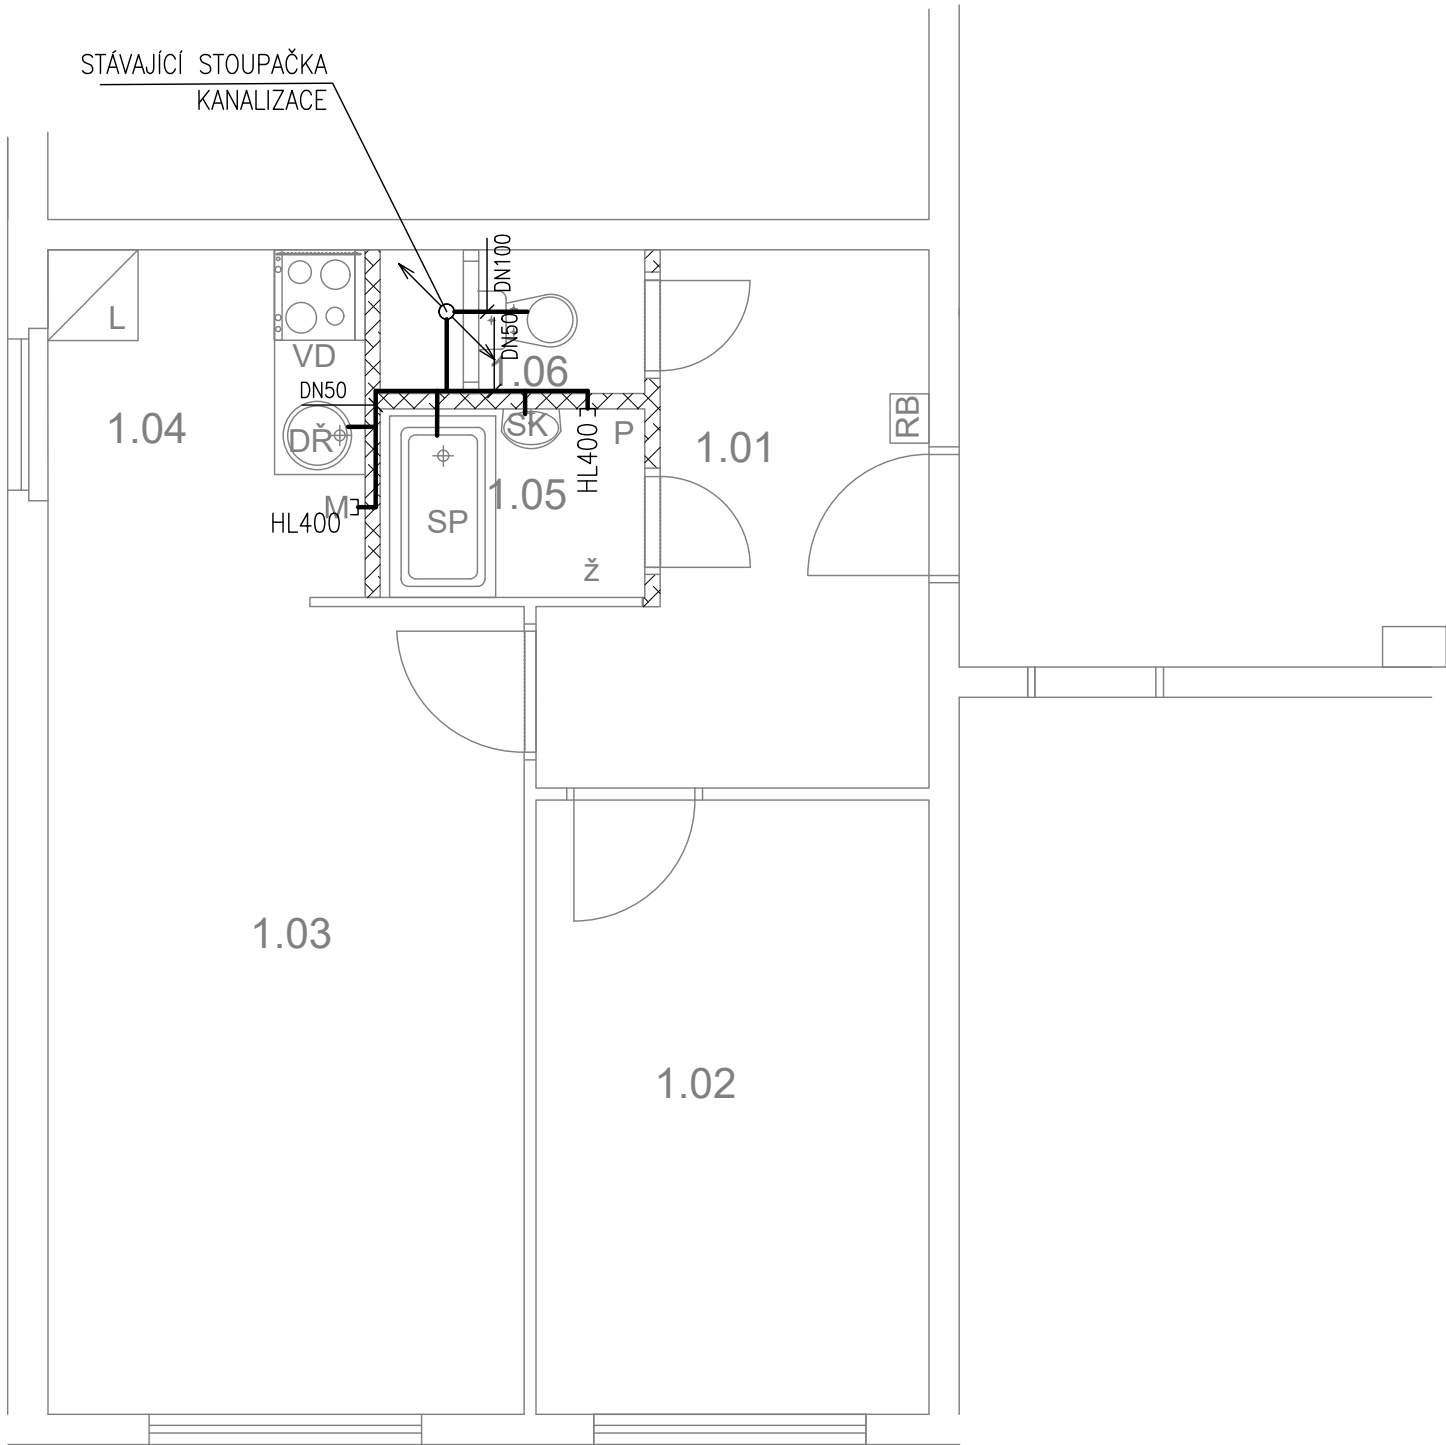

TABULKA MÍSTNOSTÍ

č.m.	Název	Podlaha	Stěny	Strop	Plocha (m2)
					42.8000
1.01	CHODBA	PVC	OM. HLADKÁ ŠTUKOVÁ	OM. HLADKÁ ŠTUKOVÁ	7,00
1.02	LOŽNICE	PVC	OM. HLADKÁ ŠTUKOVÁ	OM. HLADKÁ ŠTUKOVÁ	10,50
1.03	POKOJ	PVC	OM. HLADKÁ ŠTUKOVÁ	OM. HLADKÁ ŠTUKOVÁ	16,80
1.04	KUCHYŇSKÝ KOUT	PVC	OM. HLADKÁ ŠTUKOVÁ KER. OBKLAD LINKY	OM. HLADKÁ ŠTUKOVÁ	4,90
1.05	KOUPELNA	KER. DLAŽBA	OM. HLADKÁ ŠTUKOVÁ KER. OBKLAD V. 2000mm	OM. HLADKÁ ŠTUKOVÁ	2,40
1.06	WC	KER. DLAŽBA	OM. HLADKÁ ŠTUKOVÁ KER. OBKLAD V. 2000mm	OM. HLADKÁ ŠTUKOVÁ	1,20

LEGENDA MATERIÁLŮ :

- STÁVAJÍCÍ KONSTRUKCE
- NOVÉ ZDĚNÉ PŘÍČKY POROBETONOVÉ  
TVÁRNICE TL.100mm
- RB

DOMÁCÍ BYTOVÁ ROZVODNICE ELEKTRO
- VD

NOVÝ SPORÁK SE SKLOKERAMICKOU DESKOU
- DŘ

NOVÝ KUCHYŇSKÝ DŘEZ
- M

MÍSTO S VÝVODEM PRO MYČKU
- L

MÍSTO PRO LEDNICI
- Ž

ELEKTRICKÝ TOPNÝ ŽEBŘÍK 960/450
- SK

ZRCADLO S POLÍČKOU NAD UMYVADLO
- SP

SPRCHOVÁ VANIČKA 1200/700 - POLYBAN  
AKRYLÁTOVÁ VČ. ZÁSTĚNY 1200/1400 mm
- P

MÍSTO S VÝVODEM PRO PRAČKU

LEGENDA:

KANALIZACE

Č.PARÉ:

Č. VÝKRESU:

4

ÚČEL: PROJEKTOVÁ DOKUMENTACE  
PRO VÝBĚROVÉ ŘÍZENÍ

REVIZE: - FORMÁT: 2A4  
DATUM: 12/2024 MĚŘÍTKO: 1:50

PROJEKT  
**STAVEBNÍ ÚPRAVY BYTU**  
**Bazovského 1118 - byt č. 7**

STAVEBNÍ ČÁST


NÁZEV VÝKRESU:  
KANALIZACE

MÍSTO STAVBY:  
**Bazovského 1118, 163 00 Praha 17**

STAVEBNÍK  
  
Městská část Praha 17  
Žalanského 291, 163 00 Praha 17 - Řepy

VYPRACOVAL:  
**Ing. arch. Lenka David**, AFUTURA S.R.O.  
mobile: +420 720 364 053  
email: atelier@lenkadavid.cz  
autorizace ČKAIT 0013134  
www.afutura.cz

Bazovského 1118 - byt č. 7

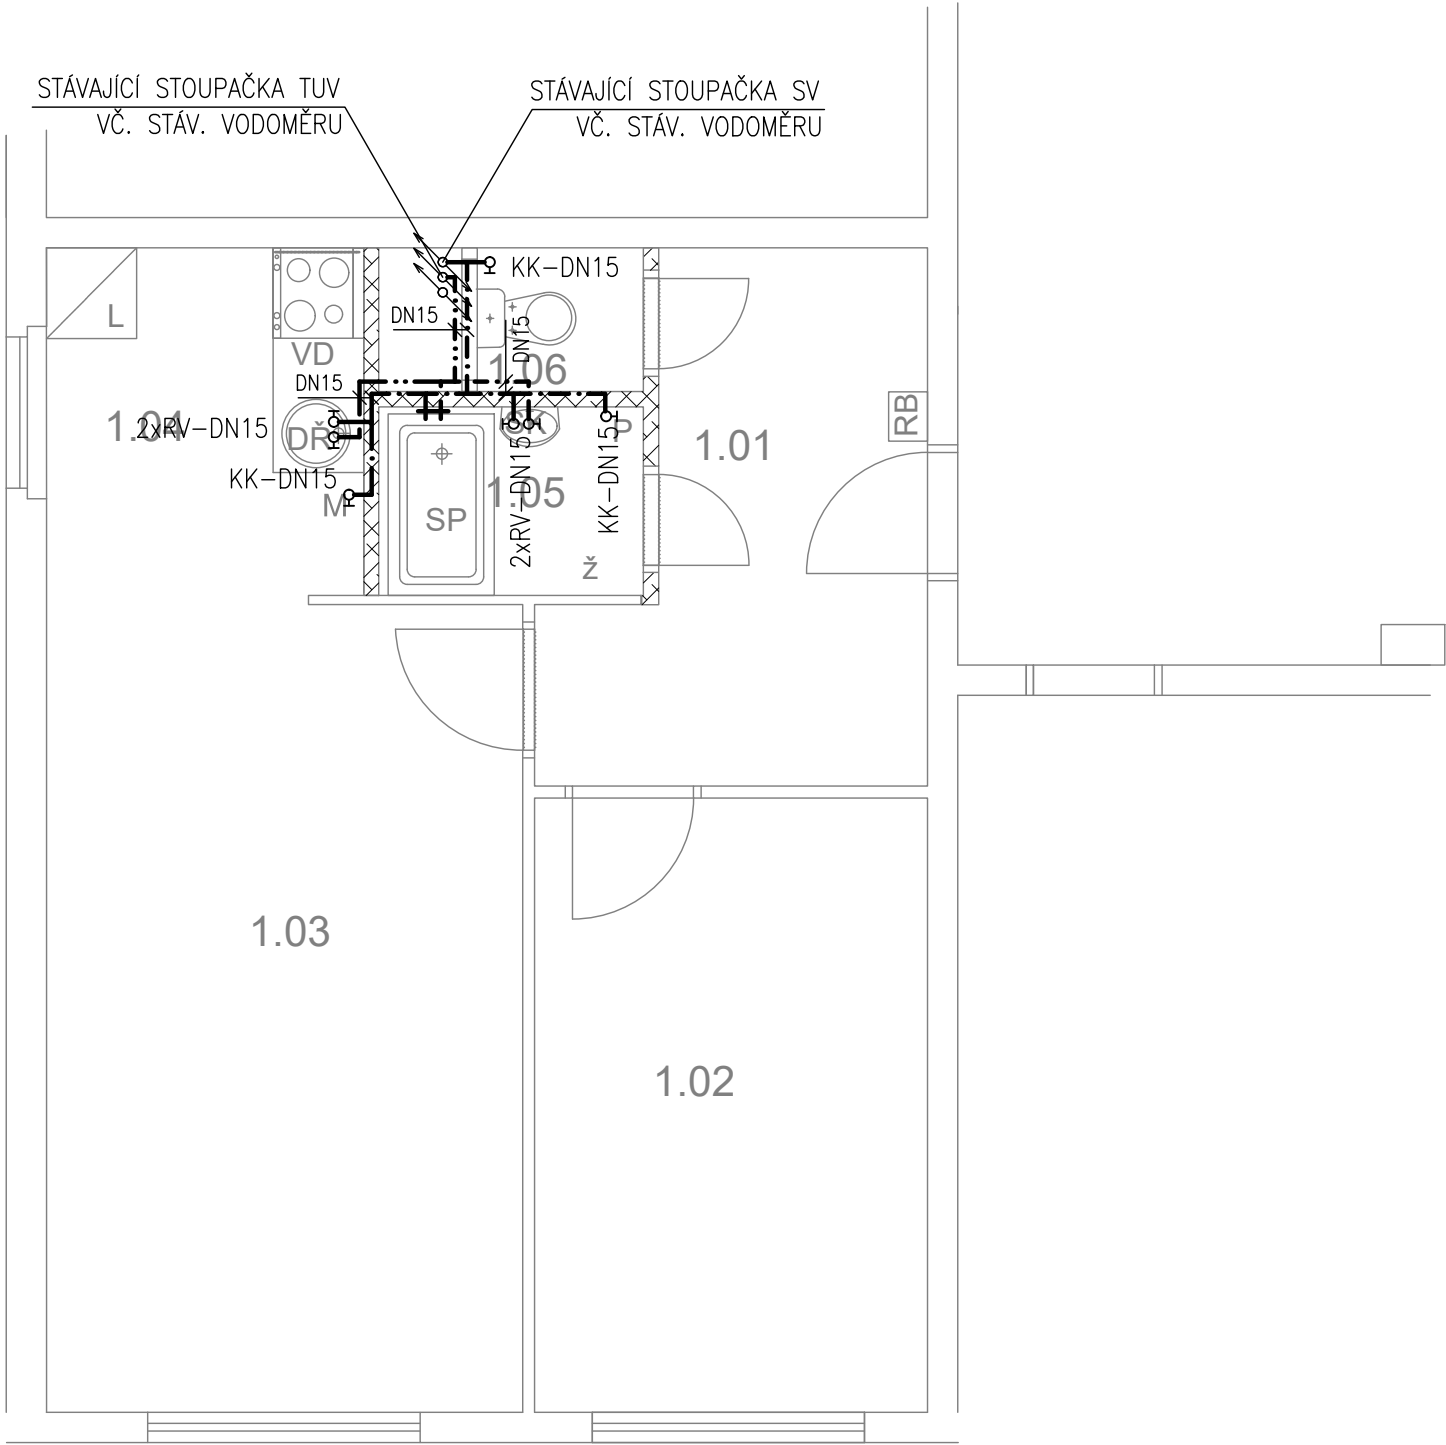

TABULKA MÍSTNOSTÍ

č.m.	Název	Podlaha	Stěny	Strop	Plocha (m2)
					42.8000
1.01	CHODBA	PVC	OM. HLADKÁ ŠTUKOVÁ	OM. HLADKÁ ŠTUKOVÁ	7,00
1.02	LOŽNICE	PVC	OM. HLADKÁ ŠTUKOVÁ	OM. HLADKÁ ŠTUKOVÁ	10,50
1.03	POKOJ	PVC	OM. HLADKÁ ŠTUKOVÁ	OM. HLADKÁ ŠTUKOVÁ	16,80
1.04	KUCHYŇSKÝ KOUT	PVC	OM. HLADKÁ ŠTUKOVÁ KER. OBKLAD LINKY	OM. HLADKÁ ŠTUKOVÁ	4,90
1.05	KOUPELNA	KER. DLAŽBA	OM. HLADKÁ ŠTUKOVÁ KER. OBKLAD V. 2000mm	OM. HLADKÁ ŠTUKOVÁ	2,40
1.06	WC	KER. DLAŽBA	OM. HLADKÁ ŠTUKOVÁ KER. OBKLAD V. 2000mm	OM. HLADKÁ ŠTUKOVÁ	1,20

LEGENDA MATERIÁLŮ :

- STÁVAJÍCÍ KONSTRUKCE
- NOVÉ ZDĚNÉ PŘÍČKY POROBETONOVÉ  
TVÁRNICE TL.100mm
- RB

DOMÁCÍ BYTOVÁ ROZVODNICE ELEKTRO
- VD

NOVÝ SPORÁK SE SKLOKERAMICKOU DESKOU
- DŘ

NOVÝ KUCHYŇSKÝ DŘEZ
- M

MÍSTO S VÝVODEM PRO MYČKU
- L

MÍSTO PRO LEDNICI
- Ž

ELEKTRICKÝ TOPNÝ ŽEBŘÍK 960/450
- SK

ZRCADLO S POLÍČKOU NAD UMYVADLO
- SP

SPRCHOVÁ VANIČKA 1200/700 - POLYBAN  
AKRYLÁTOVÁ VČ. ZÁSTĚNY 1200/1400 mm
- P

MÍSTO S VÝVODEM PRO PRAČKU

LEGENDA:

- STUDENÁ VODA
- TEPLÁ VODA

Č.PARÉ:

Č. VÝKRESU:

5

ÚČEL: PROJEKTOVÁ DOKUMENTACE  
PRO VÝBĚROVÉ ŘÍZENÍ

REVIZE: - FORMÁT: 2A4  
DATUM: 12/2024 MĚŘÍTKO: 1:50

PROJEKT  
**STAVEBNÍ ÚPRAVY BYTU**  
**Bazovského 1118 - byt č. 7**

STAVEBNÍ ČÁST


NÁZEV VÝKRESU:  
VODOVOD

MÍSTO STAVBY:  
**Bazovského 1118, 163 00 Praha 17**

STAVEBNÍK  
  
Městská část Praha 17  
Žalanského 291, 163 00 Praha 17 - Řepy

VYPRACOVAL:  
**Ing. arch. Lenka David**, AFUTURA S.R.O.  
mobile: +420 720 364 053  
email: atelier@lenkadavid.cz  
autorizace ČKAIT 0013134  
www.afutura.cz

Bazovského 1118 - byt č. 7

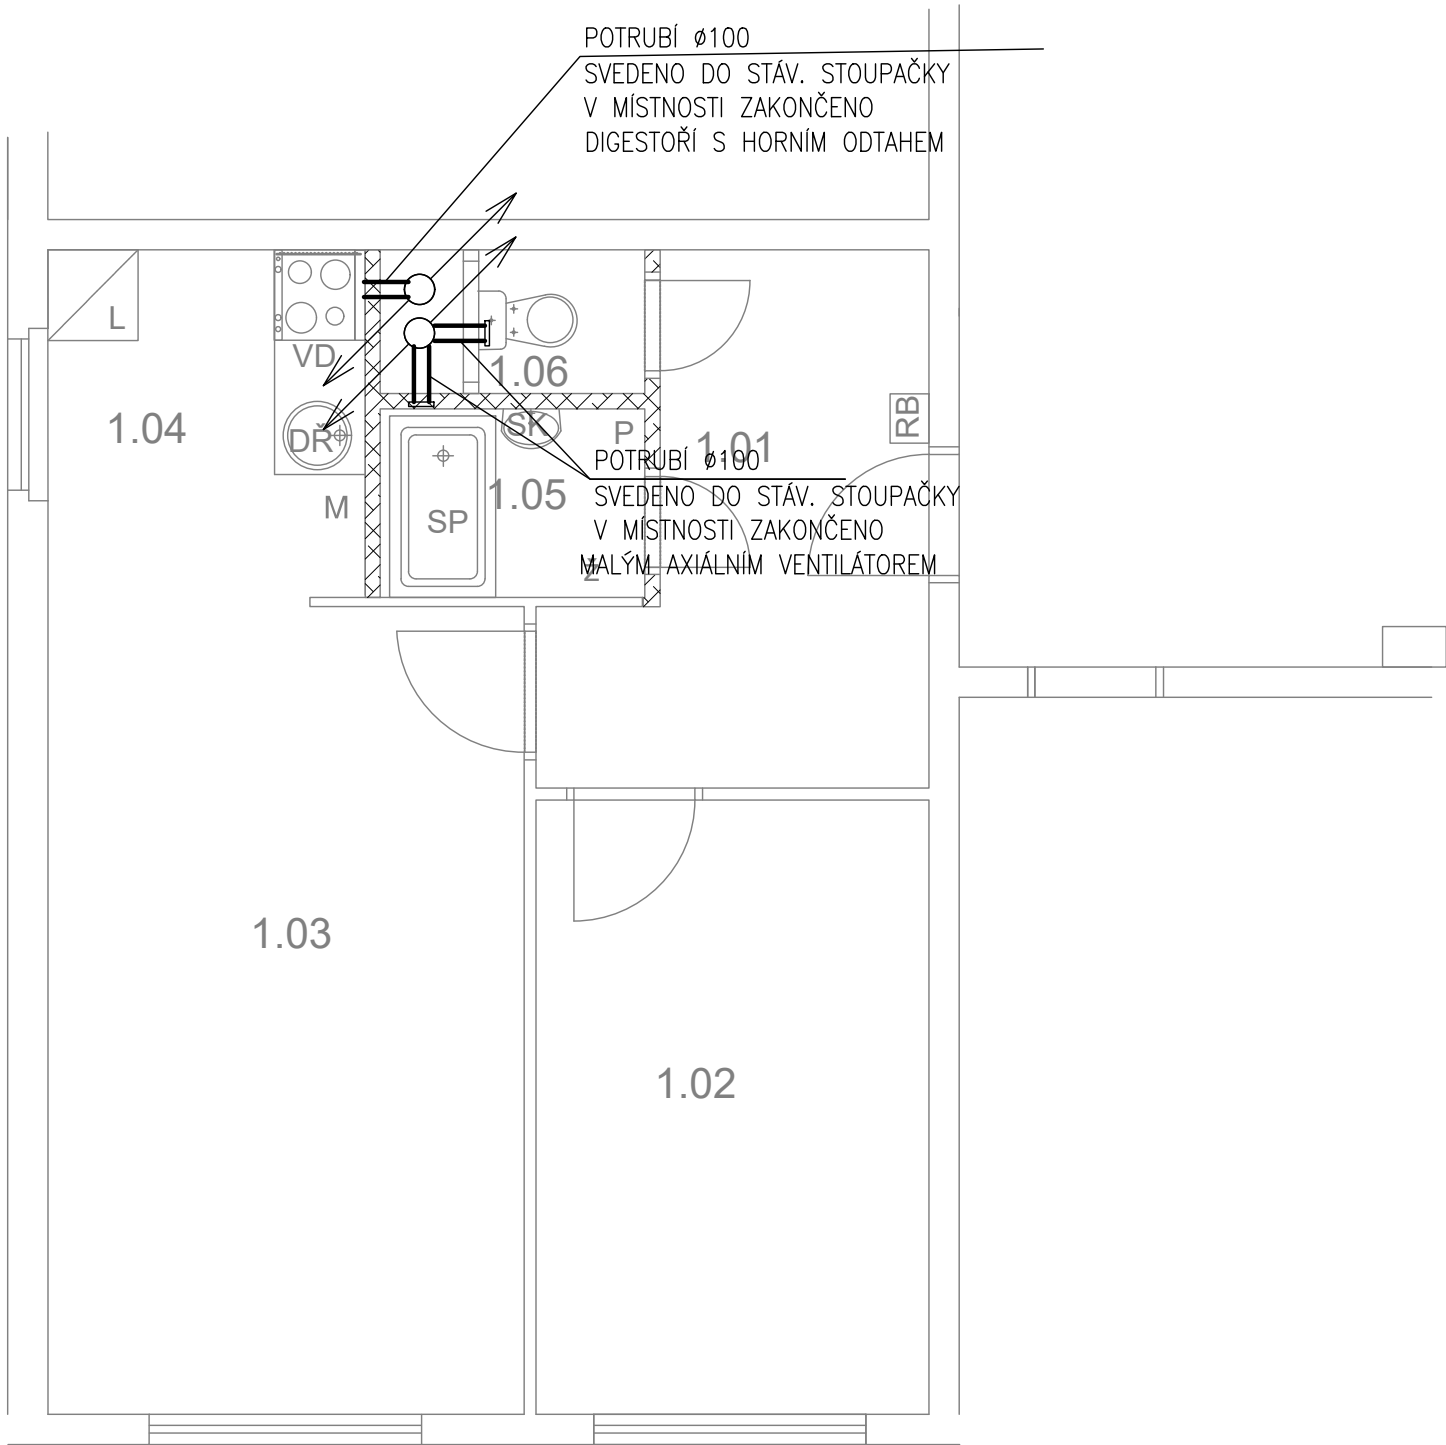

TABULKA MÍSTNOSTÍ

č.m.	Název	Podlaha	Stěny	Strop	Plocha (m2)
					42.8000
1.01	CHODBA	PVC	OM. HLADKÁ ŠTUKOVÁ	OM. HLADKÁ ŠTUKOVÁ	7,00
1.02	LOŽNICE	PVC	OM. HLADKÁ ŠTUKOVÁ	OM. HLADKÁ ŠTUKOVÁ	10,50
1.03	POKOJ	PVC	OM. HLADKÁ ŠTUKOVÁ	OM. HLADKÁ ŠTUKOVÁ	16,80
1.04	KUCHYŇSKÝ KOUT	PVC	OM. HLADKÁ ŠTUKOVÁ KER. OBKLAD LINKY	OM. HLADKÁ ŠTUKOVÁ	4,90
1.05	KOUPELNA	KER. DLAŽBA	OM. HLADKÁ ŠTUKOVÁ KER. OBKLAD V. 2000mm	OM. HLADKÁ ŠTUKOVÁ	2,40
1.06	WC	KER. DLAŽBA	OM. HLADKÁ ŠTUKOVÁ KER. OBKLAD V. 2000mm	OM. HLADKÁ ŠTUKOVÁ	1,20

LEGENDA MATERIÁLŮ :

- STÁVAJÍCÍ KONSTRUKCE
- NOVÉ ZDĚNÉ PŘÍČKY POROBETONOVÉ  
TVÁRNICE TL.100mm
- DOMÁCÍ BYTOVÁ ROZVODNICE ELEKTRO
- NOVÝ SPORÁK SE SKLOKERAMICKOU DESKOU
- NOVÝ KUCHYŇSKÝ DŘEZ
- MÍSTO S VÝVODEM PRO MYČKU
- MÍSTO PRO LEDNICI
- ELEKTRICKÝ TOPNÝ ŽEBŘÍK 960/450
- ZRCADLO S POLÍČKOU NAD UMYVADLO
- SPRCHOVÁ VANIČKA 1200/700 - POLYBAN  
AKRYLÁTOVÁ VČ. ZÁSTĚNY 1200/1400 mm
- MÍSTO S VÝVODEM PRO PRAČKU

LEGENDA:

VZDUCHOTECHNIKA

Č.PARÉ:	
Č. VÝKRESU:	6
ÚČEL:	PROJEKTOVÁ DOKUMENTACE PRO VÝBĚROVÉ ŘÍZENÍ
REVIZE:	- FORMÁT: 2A4
DATUM:	12/2024 MĚŘÍTKO: 1:50
PROJEKT <b>STAVEBNÍ ÚPRAVY BYTU</b> <b>Bazovského 1118 - byt č. 7</b>	
STAVEBNÍ ČÁST	
NÁZEV VÝKRESU: VZDUCHOTECHNIKA	
MÍSTO STAVBY: <b>Bazovského 1118, 163 00 Praha 17</b>	
STAVEBNÍK  Městská část Praha 17 Žalanského 291, 163 00 Praha 17 - Řepy	
VYPRACOVAL: <b>Ing. arch. Lenka David, AFUTURA S.R.O.</b> mobile: +420 720 364 053 email: atelier@lenkadavid.cz autorizace ČKAIT 0013134 www.afutura.cz	

Bazovského 1118 - byt č. 7

TABULKA MÍSTNOSTÍ

č.m.	Název	Podlaha	Stěny	Strop	Plocha (m2)
					42.8000
1.01	CHODBA	PVC	OM. HLADKÁ ŠTUKOVÁ	OM. HLADKÁ ŠTUKOVÁ	7,00
1.02	LOŽNICE	PVC	OM. HLADKÁ ŠTUKOVÁ	OM. HLADKÁ ŠTUKOVÁ	10,50
1.03	POKOJ	PVC	OM. HLADKÁ ŠTUKOVÁ	OM. HLADKÁ ŠTUKOVÁ	16,80
1.04	KUCHYŇSKÝ KOUT	PVC	OM. HLADKÁ ŠTUKOVÁ KER. OBKLAD LINKY	OM. HLADKÁ ŠTUKOVÁ	4,90
1.05	KOUPELNA	KER. DLAŽBA	OM. HLADKÁ ŠTUKOVÁ KER. OBKLAD V. 2000mm	OM. HLADKÁ ŠTUKOVÁ	2,40
1.06	WC	KER. DLAŽBA	OM. HLADKÁ ŠTUKOVÁ KER. OBKLAD V. 2000mm	OM. HLADKÁ ŠTUKOVÁ	1,20

LEGENDA MATERIÁLŮ :

- STÁVAJÍCÍ KONSTRUKCE
- NOVÉ ZDĚNÉ PŘÍČKY POROBETONOVÉ  
TVÁRNICE TL.100mm
- RB

DOMÁCÍ BYTOVÁ ROZVODNICE ELEKTRO
- VD

NOVÝ SPORÁK SE SKLOKERAMICKOU DESKOU
- DŘ

NOVÝ KUCHYŇSKÝ DŘEZ
- M

MÍSTO S VÝVODEM PRO MYČKU
- L

MÍSTO PRO LEDNICI
- Ž

ELEKTRICKÝ TOPNÝ ŽEBŘÍK 960/450
- SK

ZRCADLO S POLÍČKOU NAD UMYVADLO
- SP

SPRCHOVÁ VANIČKA 1200/700 - POLYBAN  
AKRYLÁTOVÁ VČ. ZÁSTĚNY 1200/1400 mm
- P


MÍSTO S VÝVODEM PRO PRAČKU

LEGENDA:

- SVĚTELNÝ VÝVOD
- SVĚTELNÝ VÝVOD NÁSTĚNNÝ
- ZÁŘIVKA
- ZÁSUVKA VÍCENÁSOBNÁ
- ZÁSUVKA VÍCENÁSOBNÁ 3–FÁZOVÁ
- ZÁSUVKA PRO SDĚLOVACÍ ZAŘÍZENÍ
- JEDNOPÓLOVÝ VYPÍNAČ SE SAMOČINNÝM NÁVRATEM
- JEDNOPÓLOVÝ VYPÍNAČ
- SÉRIOVÝ VYPÍNAČ
- STŘÍDAVÝ PŘEPÍNAČ

LEGENDA:

- 1–SVĚTLA VNITŘNÍ – PŘEDSÍŇ, LOŽNICE, OP
- 2–SVĚTLA VNITŘNÍ – KUCHYŇ, KOUPELNA ,WC
- 3–ZÁSUVKY VNITŘNÍ – PŘEDSÍŇ, LOŽNICE, OP
- 4–ZÁSUVKY VNITŘNÍ – KUCHYŇ, KOUPELNA
- 5–VÝVOD PRO MYČKU
- 6–VÝVOD PRO PRAČKU
- 7–VÝVOD PRO INFRAZÁŘIČ
- 8–3 FÁZOVÝ VÝVOD PRO SPORÁK

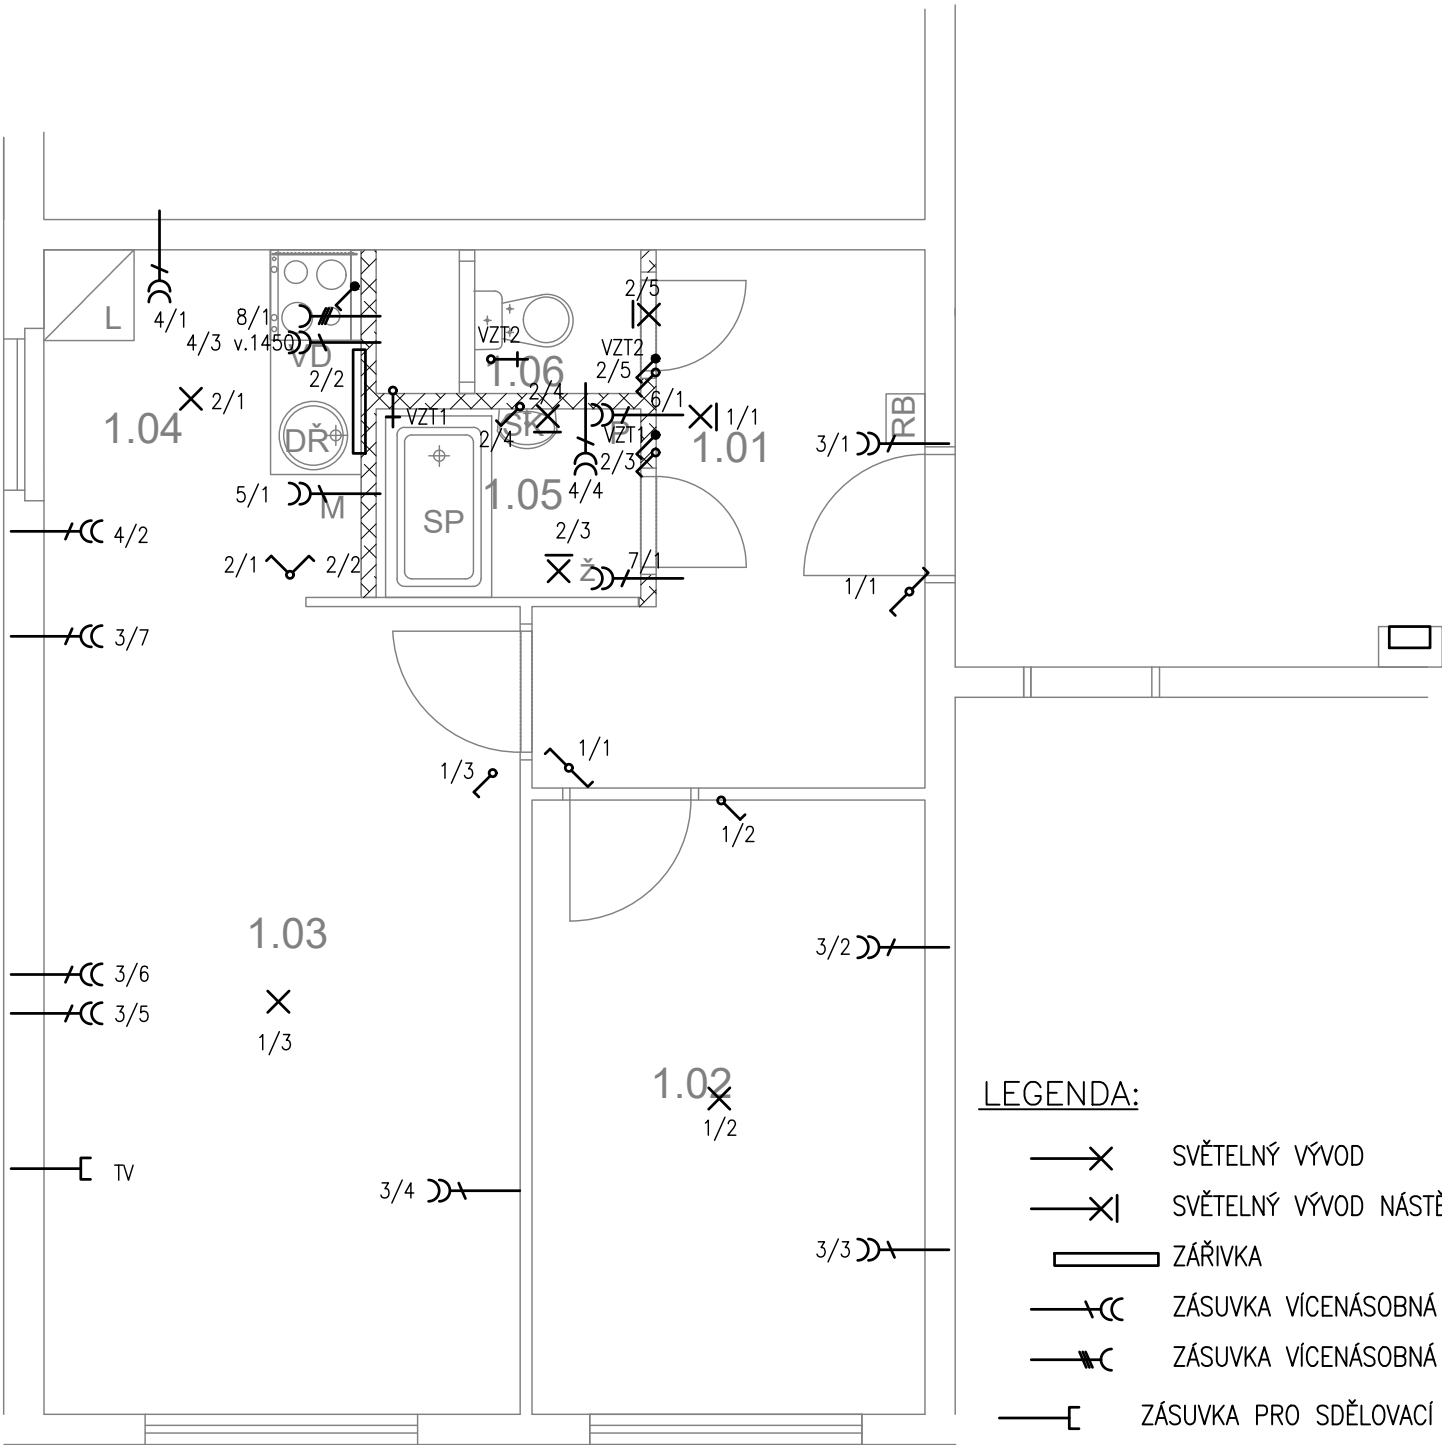

Č.PARÉ:

Č. VÝKRESU:

7

ÚČEL: PROJEKTOVÁ DOKUMENTACE  
PRO VÝBĚROVÉ ŘÍZENÍ

REVIZE: - FORMÁT: 2A4  
DATUM: 12/2024 MĚŘÍTKO: 1:50

PROJEKT  
**STAVEBNÍ ÚPRAVY BYTU**  
**Bazovského 1118 - byt č. 7**

STAVEBNÍ ČÁST


NÁZEV VÝKRESU:  
ELEKTROINSTALACE

MÍSTO STAVBY:  
**Bazovského 1118**, 163 00 Praha 17

STAVEBNÍK  
  
Městská část Praha 17  
Žalanského 291, 163 00 Praha 17 - Řepy

VYPRACOVAL:  
**Ing. arch. Lenka David**, AFUTURA S.R.O.  
mobile: +420 720 364 053  
email: atelier@lenkadavid.cz  
autorizace ČKAIT 0013134  
www.afutura.cz



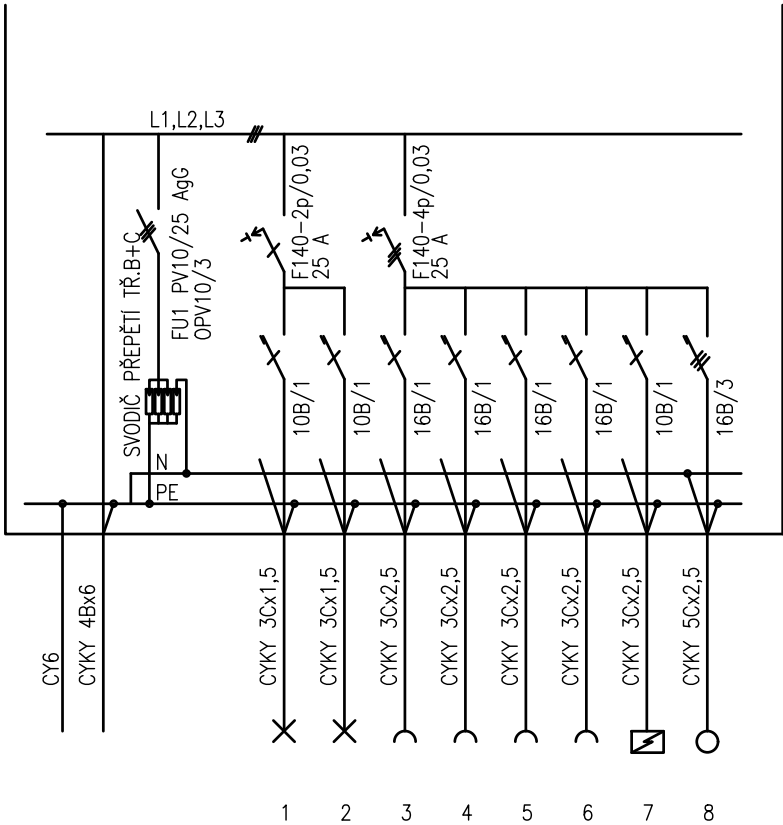

PLASTOVÝ ROZVADĚČ NA POVRCH

KRYTÍ IP 40/20

PŘÍVOD A VÝVOD ZADEM

NEPRŮHLEDNÁ DVÍŘKA

EL-SÍŤ: 3 NPE 230/400V 50Hz. TN-C-S

OCHRANA PŘED NDN: AUTOMATICKÝM ODPOJENÍM

Č.PARÉ:	
Č.VÝKRESU:	8
ÚČEL:	PROJEKTOVÁ DOKUMENTACE PRO VÝBĚROVÉ ŘÍZENÍ
REVIZE:	- FORMÁT: 2A4
DATUM:	12/2024 MĚŘÍTKO: 1:50
PROJEKT <b>STAVEBNÍ ÚPRAVY BYTU</b> Bazovského 1118 - byt č. 7	
STAVEBNÍ ČÁST	
NÁZEV VÝKRESU: SCHÉMA ROZVODNICE	
MÍSTO STAVBY: Bazovského 1118, 163 00 Praha 17	
STAVEBNÍK  Městská část Praha 17 Žalanského 291, 163 00 Praha 17 - Řepy	
VYPRACOVAL: Ing. arch. Lenka David, AFUTURA S.R.O. mobile: +420 720 364 053 email: atelier@lenkadavid.cz autorizace ČKAIT 0013134 www.afutura.cz	