


Jiránkova 1136, byt č. 34

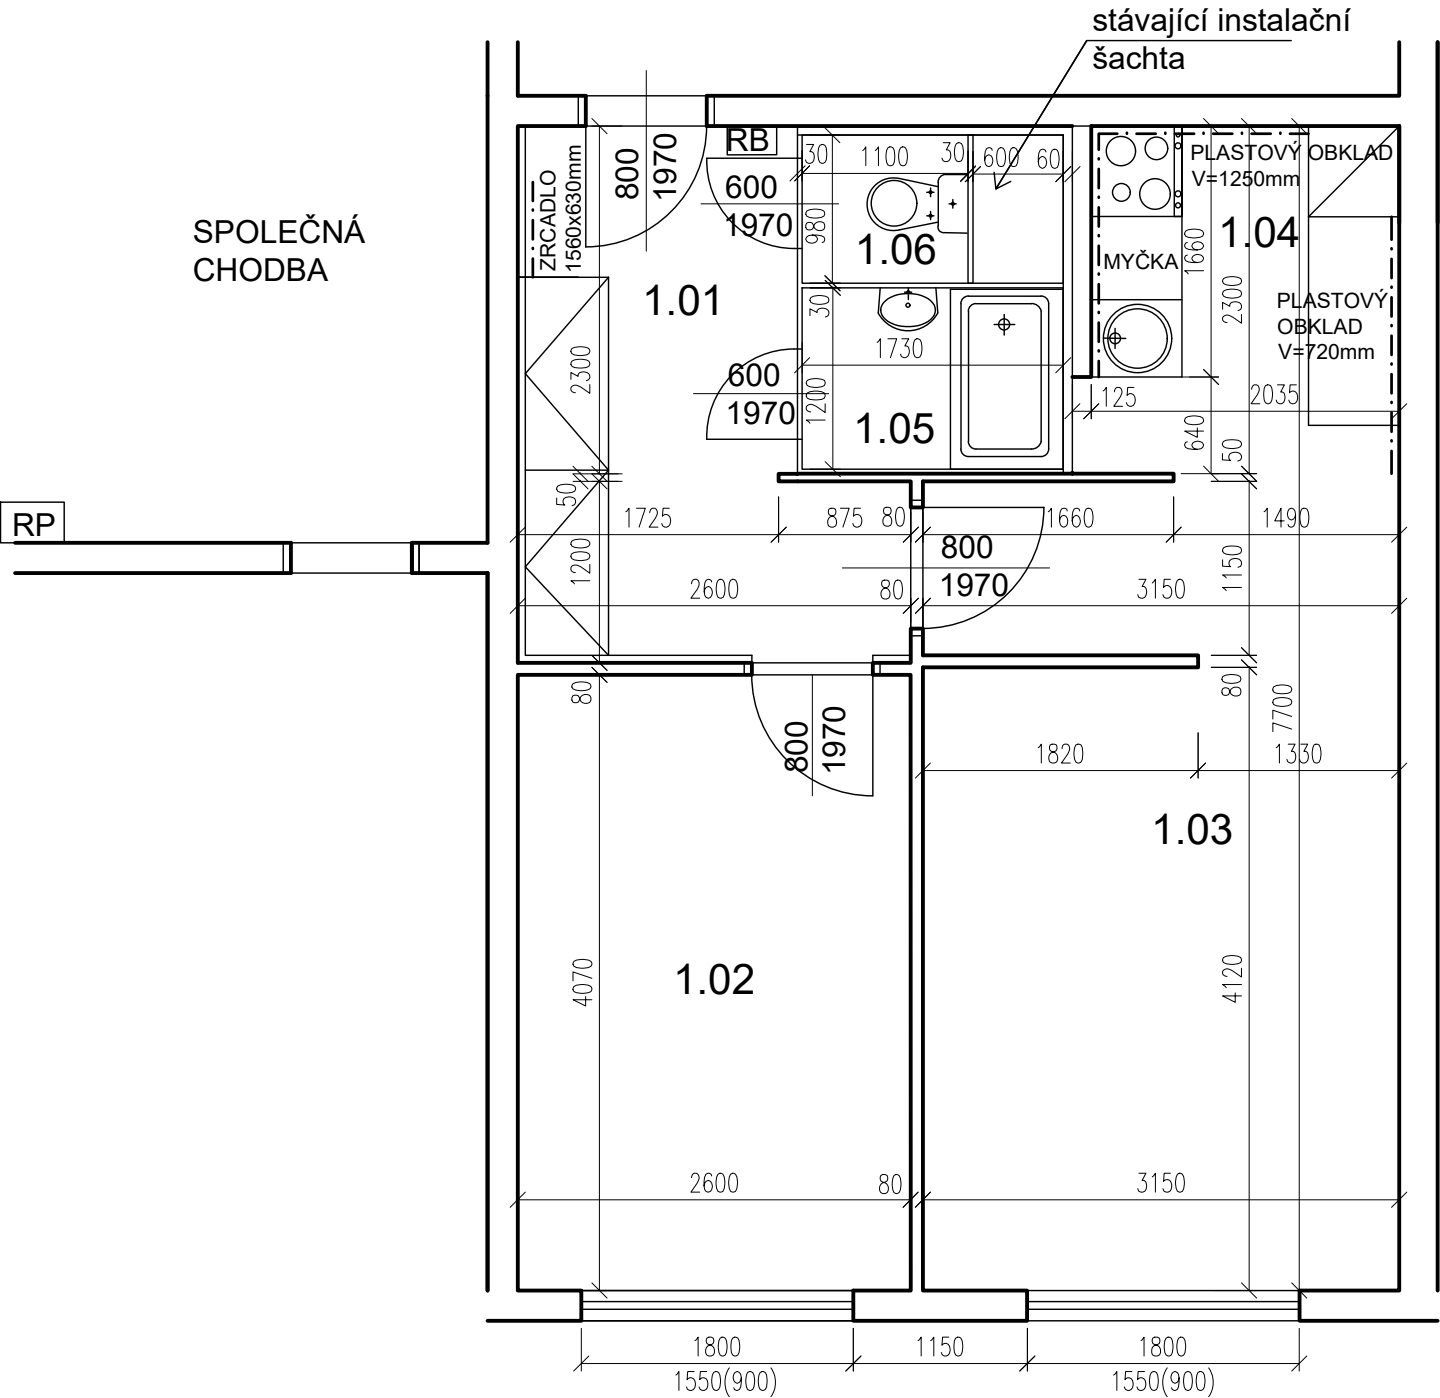

POZN. ŽALUZIE CHYBÍ

PŮDORYS - STÁVAJÍCÍ STAV 1:50 @A3


TABULKA MÍSTNOSTÍ

5.NP					
č.m.	Název	Podlaha	Stěny	Strop	Plocha (m2)
					43.0000
1.01	CHODBA	LAMINÁTOVÁ PODLAHA	STK OBKLAD A OM. HLADKÁ ŠTUKOVÁ	OM. HLADKÁ ŠTUKOVÁ	7,40
1.02	LOŽNICE	LAMINÁTOVÁ PODLAHA	OM. HLADKÁ ŠTUKOVÁ	OM. HLADKÁ ŠTUKOVÁ	10,60
1.03	POKOJ	LAMINÁTOVÁ PODLAHA	OM. HLADKÁ ŠTUKOVÁ	OM. HLADKÁ ŠTUKOVÁ	16,90
1.04	KUCHYŇSKÝ KOUT	LAMINÁTOVÁ PODLAHA	TAPETY	OM. HLADKÁ ŠTUKOVÁ	5,10
1.05	KOUPELNA	LAMINÁTOVÁ PODLAHA	UMAKARTOVÉ JÁDRO	OM. HLADKÁ ŠTUKOVÁ	2,00
1.06	WC	LAMINÁTOVÁ PODLAHA	UMAKARTOVÉ JÁDRO	OM. HLADKÁ ŠTUKOVÁ	1,00

- LEGENDA MATERIÁLŮ :
- STÁVAJÍCÍ KONSTRUKCE
  - UMAKARTOVÉ JÁDRO
  - DOMÁCÍ BYTOVÁ ROZVODNICE ELEKTRO

Č.PARÉ:	
Č.VÝKRESU:	1
ÚČEL:	PROJEKTOVÁ DOKUMENTACE PRO VÝBĚROVÉ ŘÍZENÍ
REVIZE:	- FORMÁT: 2A4
DATUM:	03/2025 MĚŘÍTKO: 1:50
PROJEKT <b>STAVEBNÍ ÚPRAVY BYTU</b> <b>Jiránkova 1136, byt č.34</b>	
STAVEBNÍ ČÁST	
NÁZEV VÝKRESU:	Půdorys - stávající stav
MÍSTO STAVBY:	<b>Jiránkova 1136</b> , 163 00 Praha 17
STAVEBNÍK  Městská část Praha 17 Žalanského 291, 163 00 Praha 17 - Řepy	
VYPRACOVAL: <b>Ing. arch. Lenka David, AFUTURA</b> mobile: +420 720 364 053 email: atelier@lenkadavid.cz autorizace ČKAIT 0013134 www.afutura.cz	

Jiránkova 1136, byt č. 34

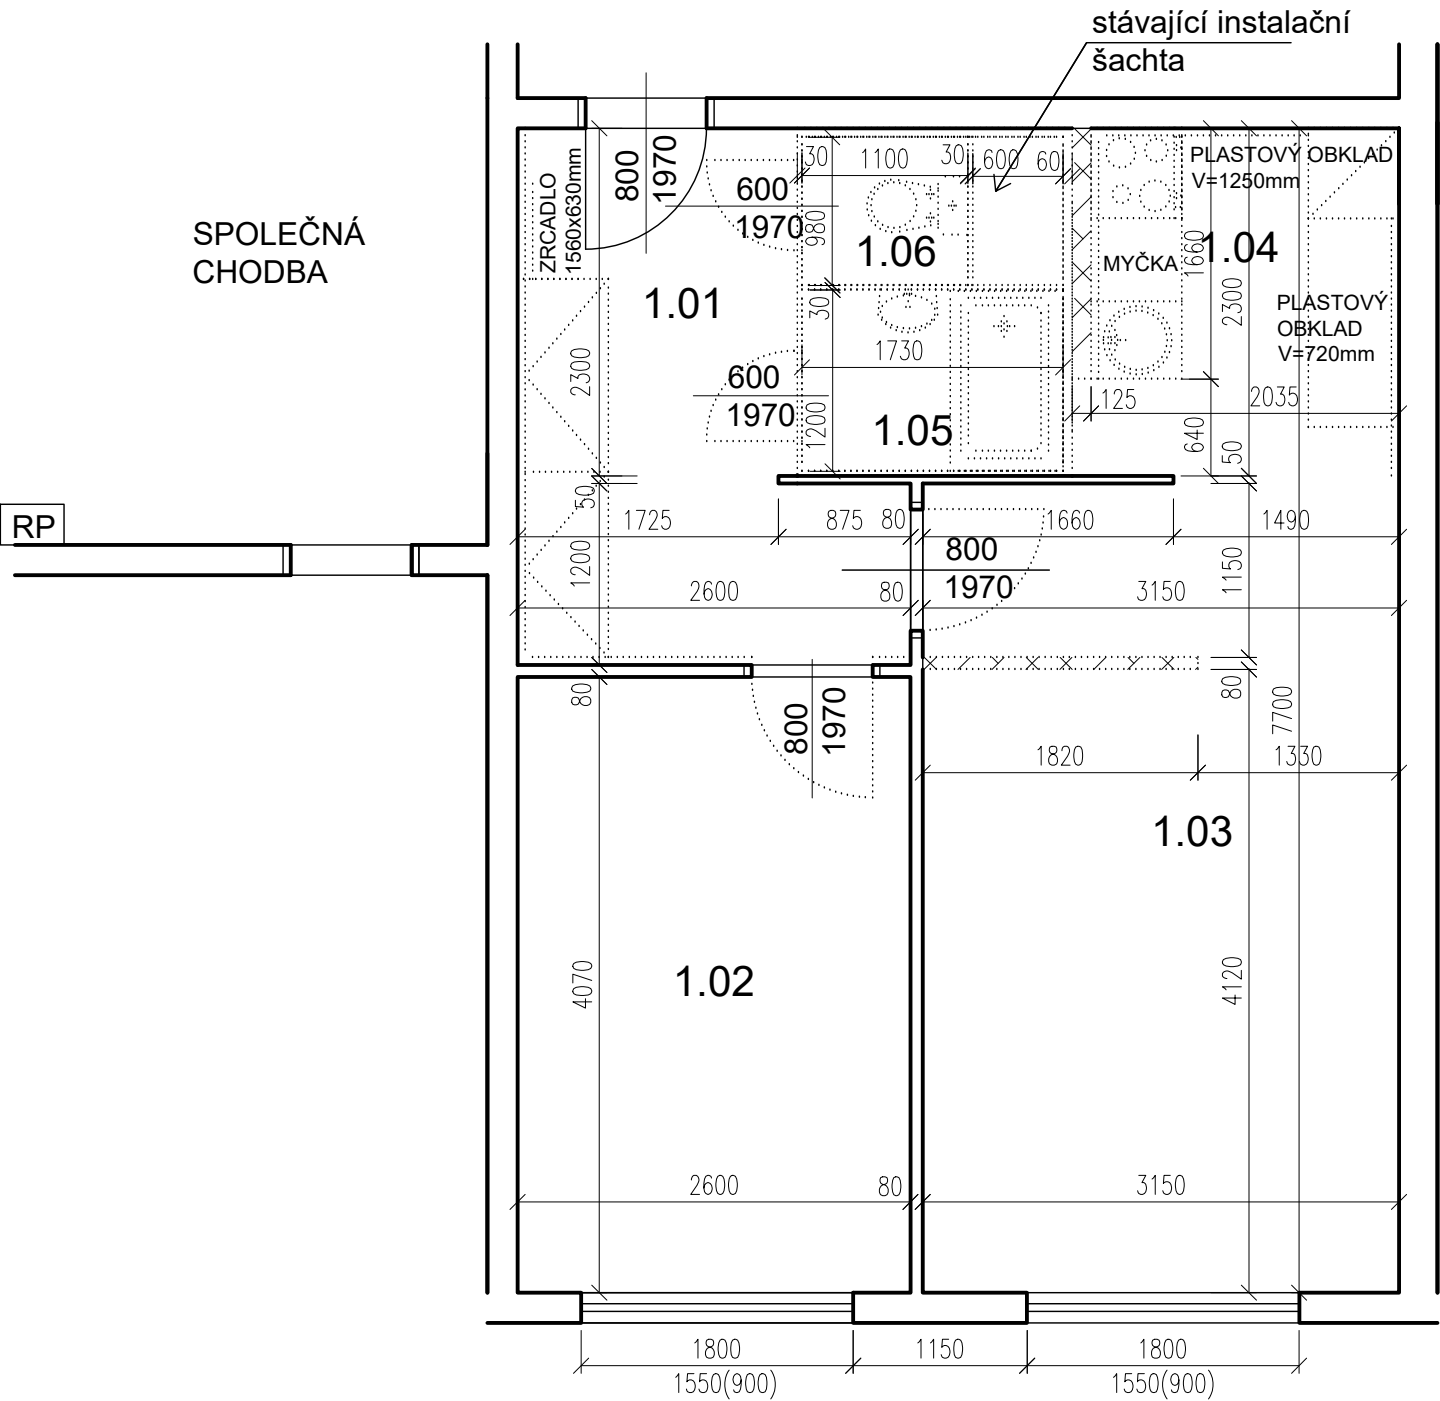

TABULKA MÍSTNOSTÍ

5.NP					
č.m.	Název	Podlaha	Stěny	Strop	Plocha (m2)
					43.0000
1.01	CHODBA	LAMINÁTOVÁ PODLAHA	STK OBKLAD A OM. HLADKÁ ŠTUKOVÁ	OM. HLADKÁ ŠTUKOVÁ	7,40
1.02	LOŽNICE	LAMINÁTOVÁ PODLAHA	OM. HLADKÁ ŠTUKOVÁ	OM. HLADKÁ ŠTUKOVÁ	10,60
1.03	POKOJ	LAMINÁTOVÁ PODLAHA	OM. HLADKÁ ŠTUKOVÁ	OM. HLADKÁ ŠTUKOVÁ	16,90
1.04	KUCHYŇSKÝ KOUT	LAMINÁTOVÁ PODLAHA	TAPETY	OM. HLADKÁ ŠTUKOVÁ	5,10
1.05	KOUPELNA	LAMINÁTOVÁ PODLAHA	UMAKARTOVÉ JÁDRO	OM. HLADKÁ ŠTUKOVÁ	2,00
1.06	WC	LAMINÁTOVÁ PODLAHA	UMAKARTOVÉ JÁDRO	OM. HLADKÁ ŠTUKOVÁ	1,00


LEGENDA MATERIÁLŮ :

- STÁVAJÍCÍ KONSTRUKCE
- BOURANÉ PŘÍČKY
- BOURANÉ, DEMONTOVANÉ KONSTRUKCE

POZN.  
- STÁVAJÍCÍ FINÁLNÍ VRSTVY PODLAH BUDOU ODSTRANĚNY  
- STÁVAJÍCÍ ŠTUKOVÉ OMÍTKY BUDOU PODLE POTŘEBY OPRÁVENY (AŽ PO NATAŽENÍ NOVÝCH ROZVODŮ ELEKTRO)  
-TAPETY BUDOU ODSTRANĚNY POKUD JSOU UVEDENY V TABULCE MÍSTNOSTÍ  
- NUTNÉ SEŘÍZENÍ OKEN  
- ODSTRANIT GARNÝŽE

Č.PARÉ:	
Č.VÝKRESU:	2
ÚČEL:	PROJEKTOVÁ DOKUMENTACE PRO VÝBĚROVÉ ŘÍZENÍ
REVIZE:	- FORMÁT: 2A4
DATUM:	03/2025 MĚŘÍTKO: 1:50
PROJEKT <b>STAVEBNÍ ÚPRAVY BYTU</b> <b>Jiránkova 1136, byt č.34</b>	
STAVEBNÍ ČÁST	
NÁZEV VÝKRESU:	Púdorys - BOURACÍ PRÁCE
MÍSTO STAVBY:	<b>Jiránkova 1136</b> , 163 00 Praha 17
STAVEBNÍK  Městská část Praha 17 Žalanského 291, 163 00 Praha 17 - Řepy	
VYPRACOVAL: <b>Ing. arch. Lenka David, AFUTURA</b> mobile: +420 720 364 053 email: atelier@lenkadavid.cz autorizace ČKAIT 0013134 www.afutura.cz	

Jiránkova 1136, byt č. 34

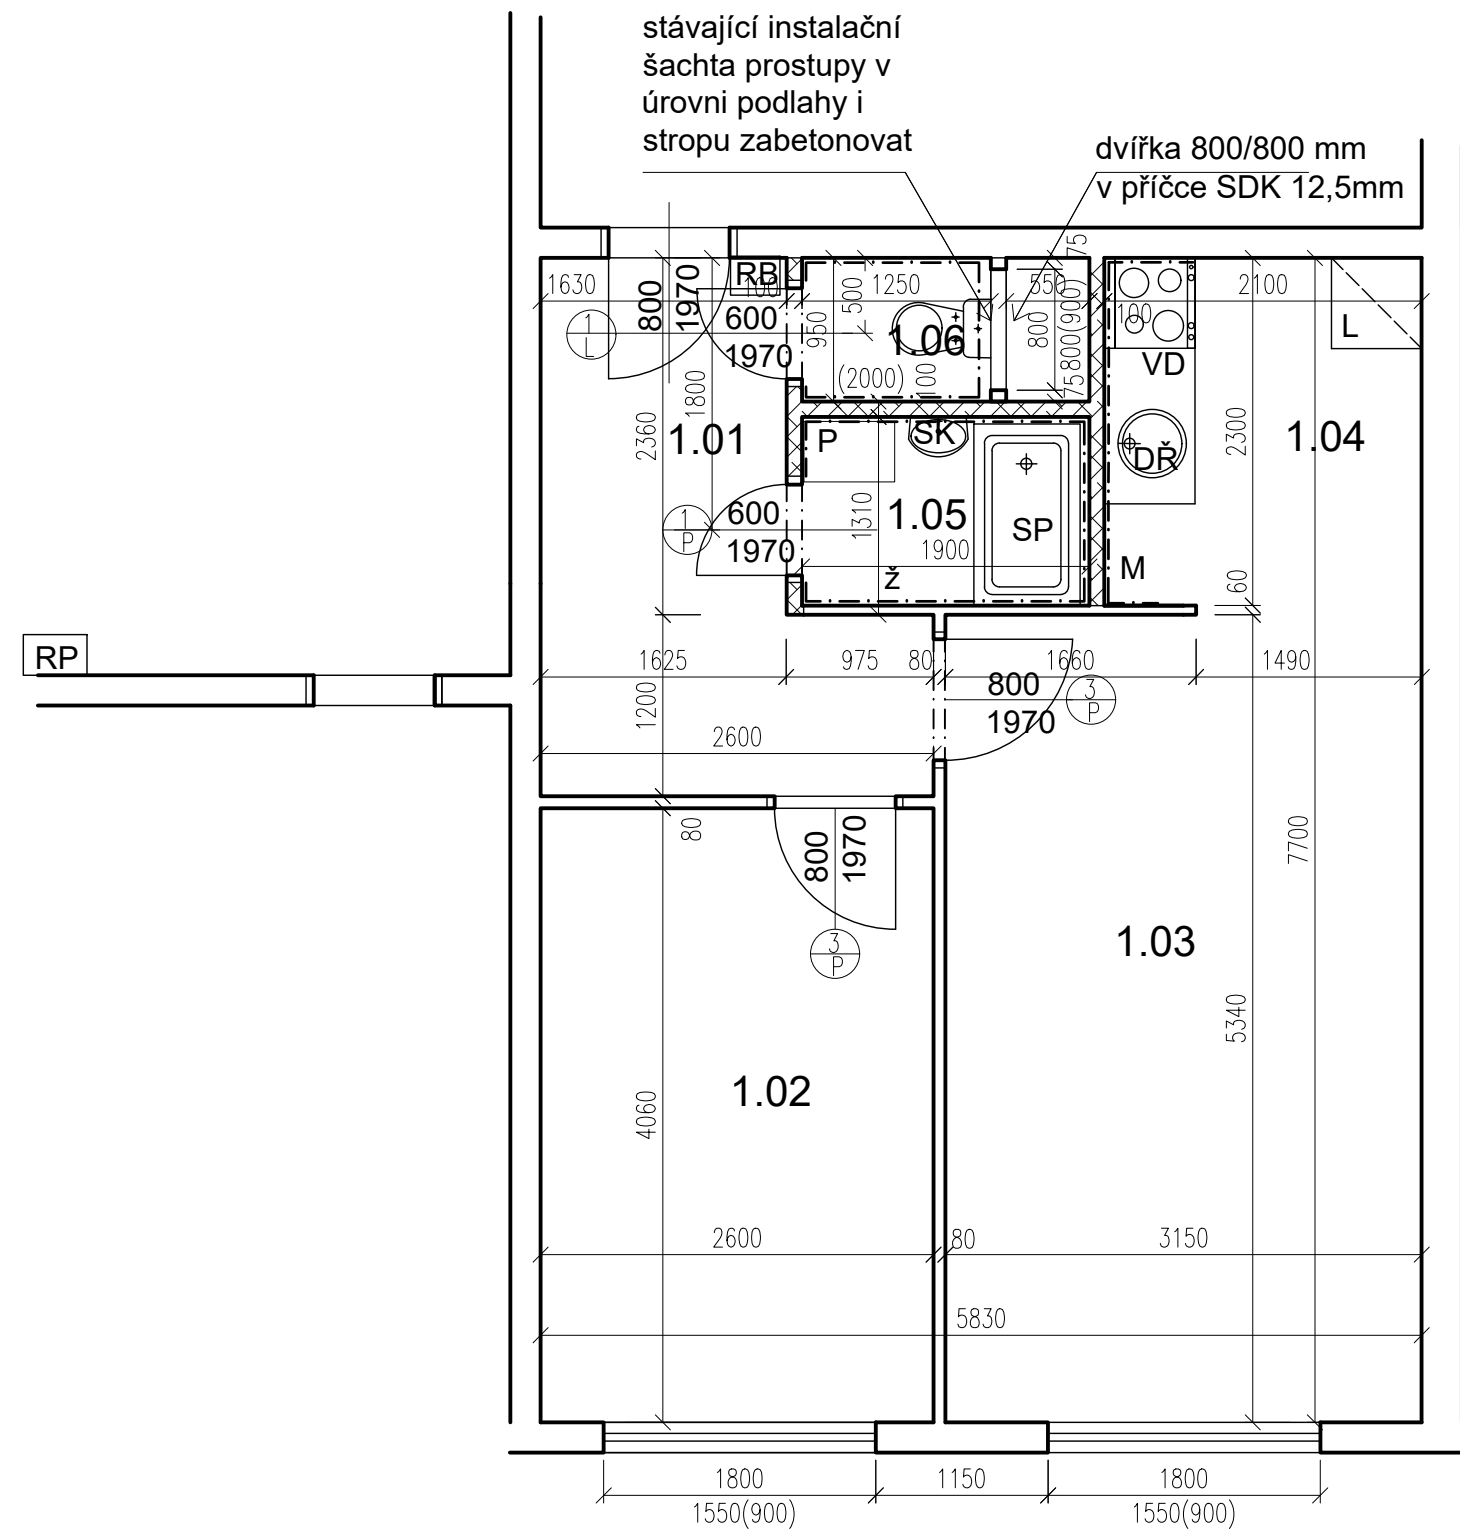

PŮDORYS - NOVÝ STAV 1:50 @A3

TABULKA MÍSTNOSTÍ

č.m.	Název	Podlaha	Stěny	Strop	Plocha (m2)
					42.8000
1.01	CHODBA	PVC	OM. HLADKÁ ŠTUKOVÁ	OM. HLADKÁ ŠTUKOVÁ	7,00
1.02	LOŽNICE	PVC	OM. HLADKÁ ŠTUKOVÁ	OM. HLADKÁ ŠTUKOVÁ	10,50
1.03	POKOJ	PVC	OM. HLADKÁ ŠTUKOVÁ	OM. HLADKÁ ŠTUKOVÁ	16,80
1.04	KUCHYŇSKÝ KOUT	PVC	OM. HLADKÁ ŠTUKOVÁ KER. OBKLAD LINKY	OM. HLADKÁ ŠTUKOVÁ	4,90
1.05	KOUPELNA	KER. DLAŽBA	OM. HLADKÁ ŠTUKOVÁ KER. OBKLAD V. 2000mm	OM. HLADKÁ ŠTUKOVÁ	2,40
1.06	WC	KER. DLAŽBA	OM. HLADKÁ ŠTUKOVÁ KER. OBKLAD V. 2000mm	OM. HLADKÁ ŠTUKOVÁ	1,20

LEGENDA MATERIÁLŮ :

- STÁVAJÍCÍ KONSTRUKCE
- NOVÉ ZDĚNÉ PŘÍČKY POROBETONOVÉ  
TVÁRNICE TL.100mm
- RB

DOMÁCÍ BYTOVÁ ROZVODNICE ELEKTRO
- VD

NOVÝ SPORÁK SE SKLOKERAMICKOU DESKOU
- DŘ

NOVÝ KUCHYŇSKÝ DŘEZ
- M

MÍSTO S VÝVODEM PRO MYČKU
- L

MÍSTO PRO LEDNICI
- Ž

ELEKTRICKÝ TOPNÝ ŽEBŘÍK 960/450
- SK

ZRCADLO S POLIČKOU NAD UMYVADLO
- SP

SPRCHOVÁ VANIČKA - POLYBAN AKRYLÁTOVÁ  
VČ. ZÁSTĚNY 1200/1400 mm
- P

MÍSTO S VÝVODEM PRO PRAČKU

Č.PARÉ:

Č.VÝKRESU:

3

ÚČEL:

PROJEKTOVÁ DOKUMENTACE  
PRO VÝBĚROVÉ ŘÍZENÍ

REVIZE:

-

FORMÁT:

2A4

DATUM:

03/2025

MĚŘÍTKO:

1:50

PROJEKT

STAVEBNÍ ÚPRAVY BYTU  
Jiránkova 1136, byt č.34

STAVEBNÍ ČÁST

NÁZEV VÝKRESU:

Půdorys - nový stav

MÍSTO STAVBY:

Jiránkova 1136, 163 00 Praha 17


STAVEBNÍK

Městská část Praha 17  
Žalanského 291, 163 00 Praha 17 - Řepy

VYPRACOVAL:

Ing. arch. Lenka David, AFUTURA  
mobile: +420 720 364 053  
email: atelier@lenkadavid.cz  
autorizace ČKAIT 0013134  
www.afutura.cz

Jiráňkova 1136, byt č. 34

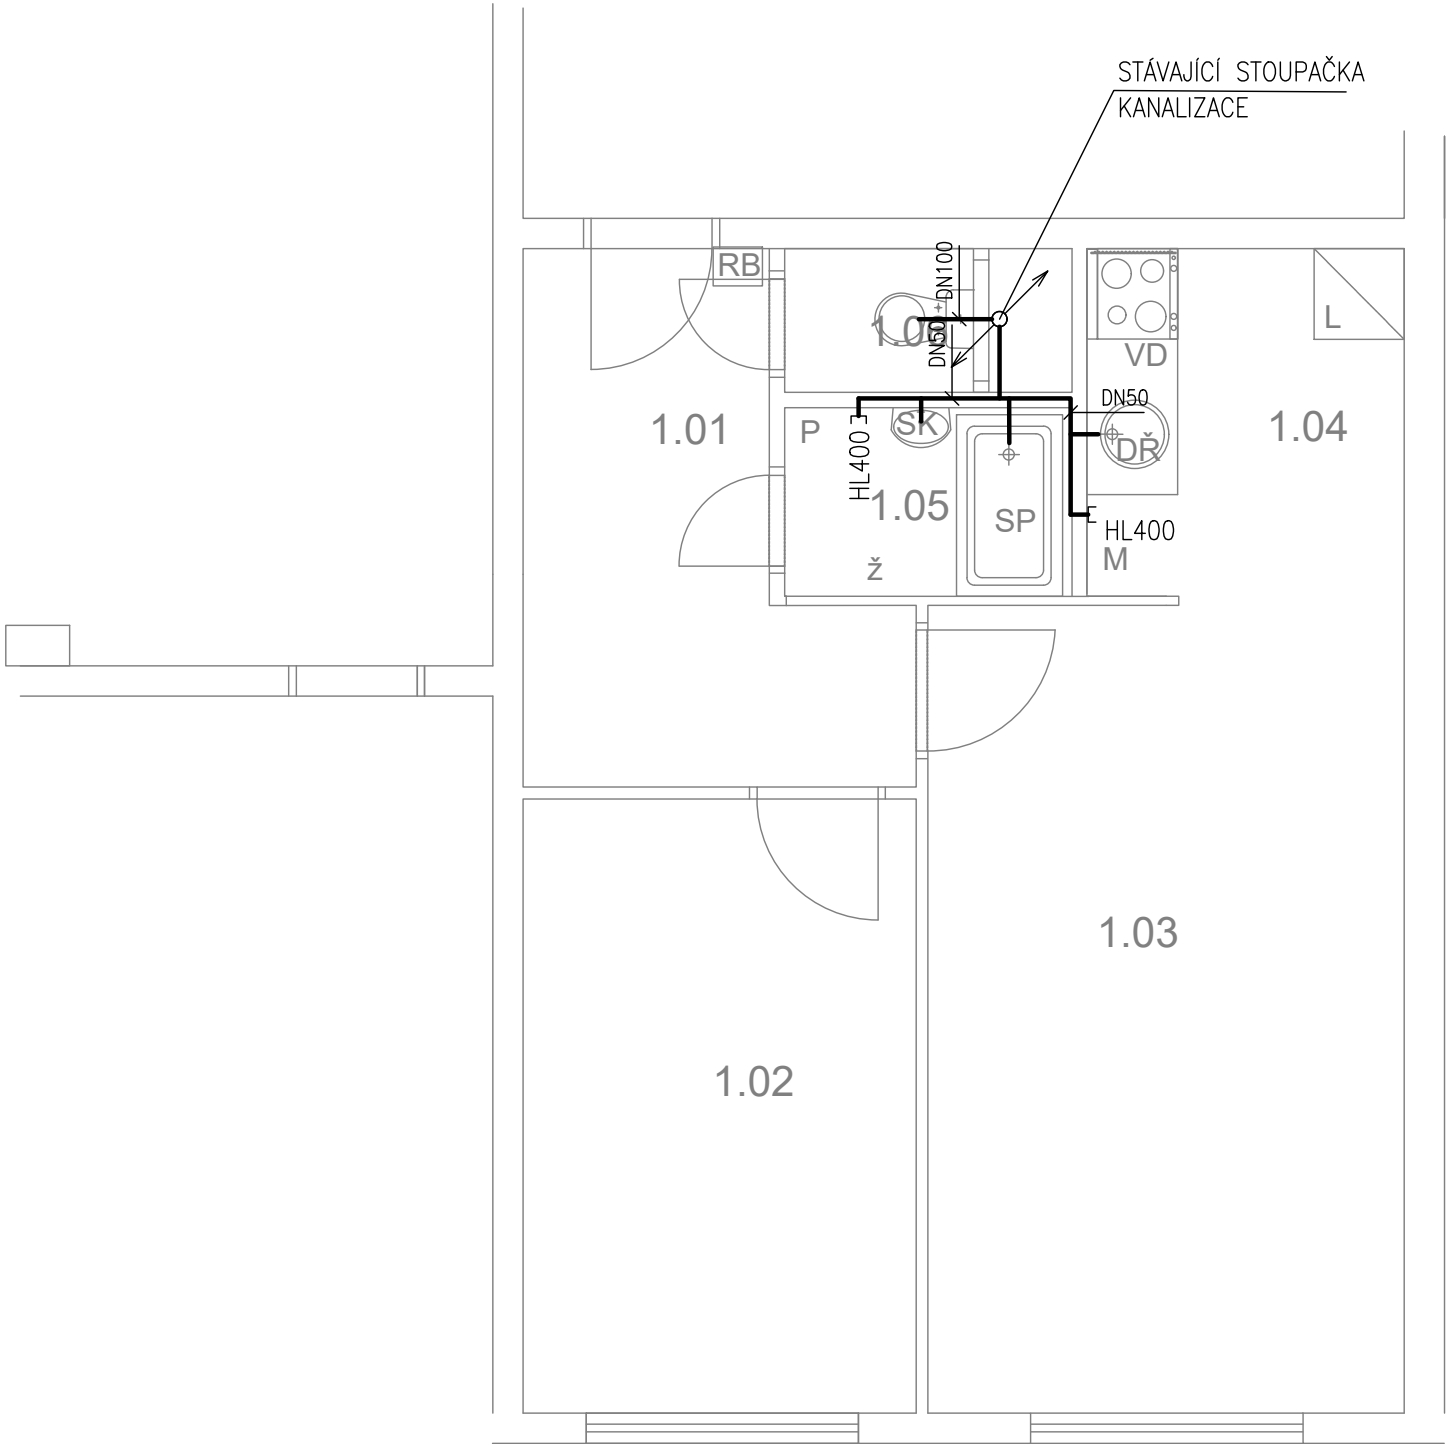

PŮDORYS - NOVÝ STAV 1:50 @A3

TABULKA MÍSTNOSTÍ

č.m.	Název	Podlaha	Stěny	Strop	Plocha (m2)
					42.8000
1.01	CHODBA	PVC	OM. HLADKÁ ŠTUKOVÁ	OM. HLADKÁ ŠTUKOVÁ	7,00
1.02	LOŽNICE	PVC	OM. HLADKÁ ŠTUKOVÁ	OM. HLADKÁ ŠTUKOVÁ	10,50
1.03	POKOJ	PVC	OM. HLADKÁ ŠTUKOVÁ	OM. HLADKÁ ŠTUKOVÁ	16,80
1.04	KUCHYŇSKÝ KOUT	PVC	OM. HLADKÁ ŠTUKOVÁ KER. OBKLAD LINKY	OM. HLADKÁ ŠTUKOVÁ	4,90
1.05	KOUPELNA	KER. DLAŽBA	OM. HLADKÁ ŠTUKOVÁ KER. OBKLAD V. 2000mm	OM. HLADKÁ ŠTUKOVÁ	2,40
1.06	WC	KER. DLAŽBA	OM. HLADKÁ ŠTUKOVÁ KER. OBKLAD V. 2000mm	OM. HLADKÁ ŠTUKOVÁ	1,20

LEGENDA MATERIÁLŮ :

- STÁVAJÍCÍ KONSTRUKCE
- NOVÉ ZDĚNÉ PŘÍČKY POROBETONOVÉ  
TVÁRNICE TL.100mm
- RB

DOMÁCÍ BYTOVÁ ROZVODNICE ELEKTRO
- VD

NOVÝ SPORÁK SE SKLOKERAMICKOU DESKOU
- DŘ

NOVÝ KUCHYŇSKÝ DŘEZ
- M

MÍSTO S VÝVODEM PRO MYČKU
- L

MÍSTO PRO LEDNICI
- Ž

ELEKTRICKÝ TOPNÝ ŽEBŘÍK 960/450
- SK

ZRCADLO S POLÍČKOU NAD UMYVADLO
- SP

SPRCHOVÁ VANIČKA - POLYBAN AKRYLÁTOVÁ  
VČ. ZÁSTĚNY 1200/1400 mm
- P


MÍSTO S VÝVODEM PRO PRAČKU

LEGENDA:

KANALIZACE

Č.PARÉ:	
Č. VÝKRESU:	4
ÚČEL:	PROJEKTOVÁ DOKUMENTACE PRO VÝBĚROVÉ ŘÍZENÍ
REVIZE:	- FORMÁT: 2A4
DATUM:	03/2025 MĚŘÍTKO: 1:50
PROJEKT <b>STAVEBNÍ ÚPRAVY BYTU</b> <b>Jiráňkova 1136, byt č.34</b>	
STAVEBNÍ ČÁST	
NÁZEV VÝKRESU: KANALIZACE	
MÍSTO STAVBY: <b>Jiráňkova 1136</b> , 163 00 Praha 17	
STAVEBNÍK  Městská část Praha 17 Žalanského 291, 163 00 Praha 17 - Řepy	
VYPRACOVAL: <b>Ing. arch. Lenka David, AFUTURA</b> mobile: +420 720 364 053 email: atelier@lenkadavid.cz autorizace ČKAIT 0013134 www.afutura.cz	

Jiránkova 1136, byt č. 34

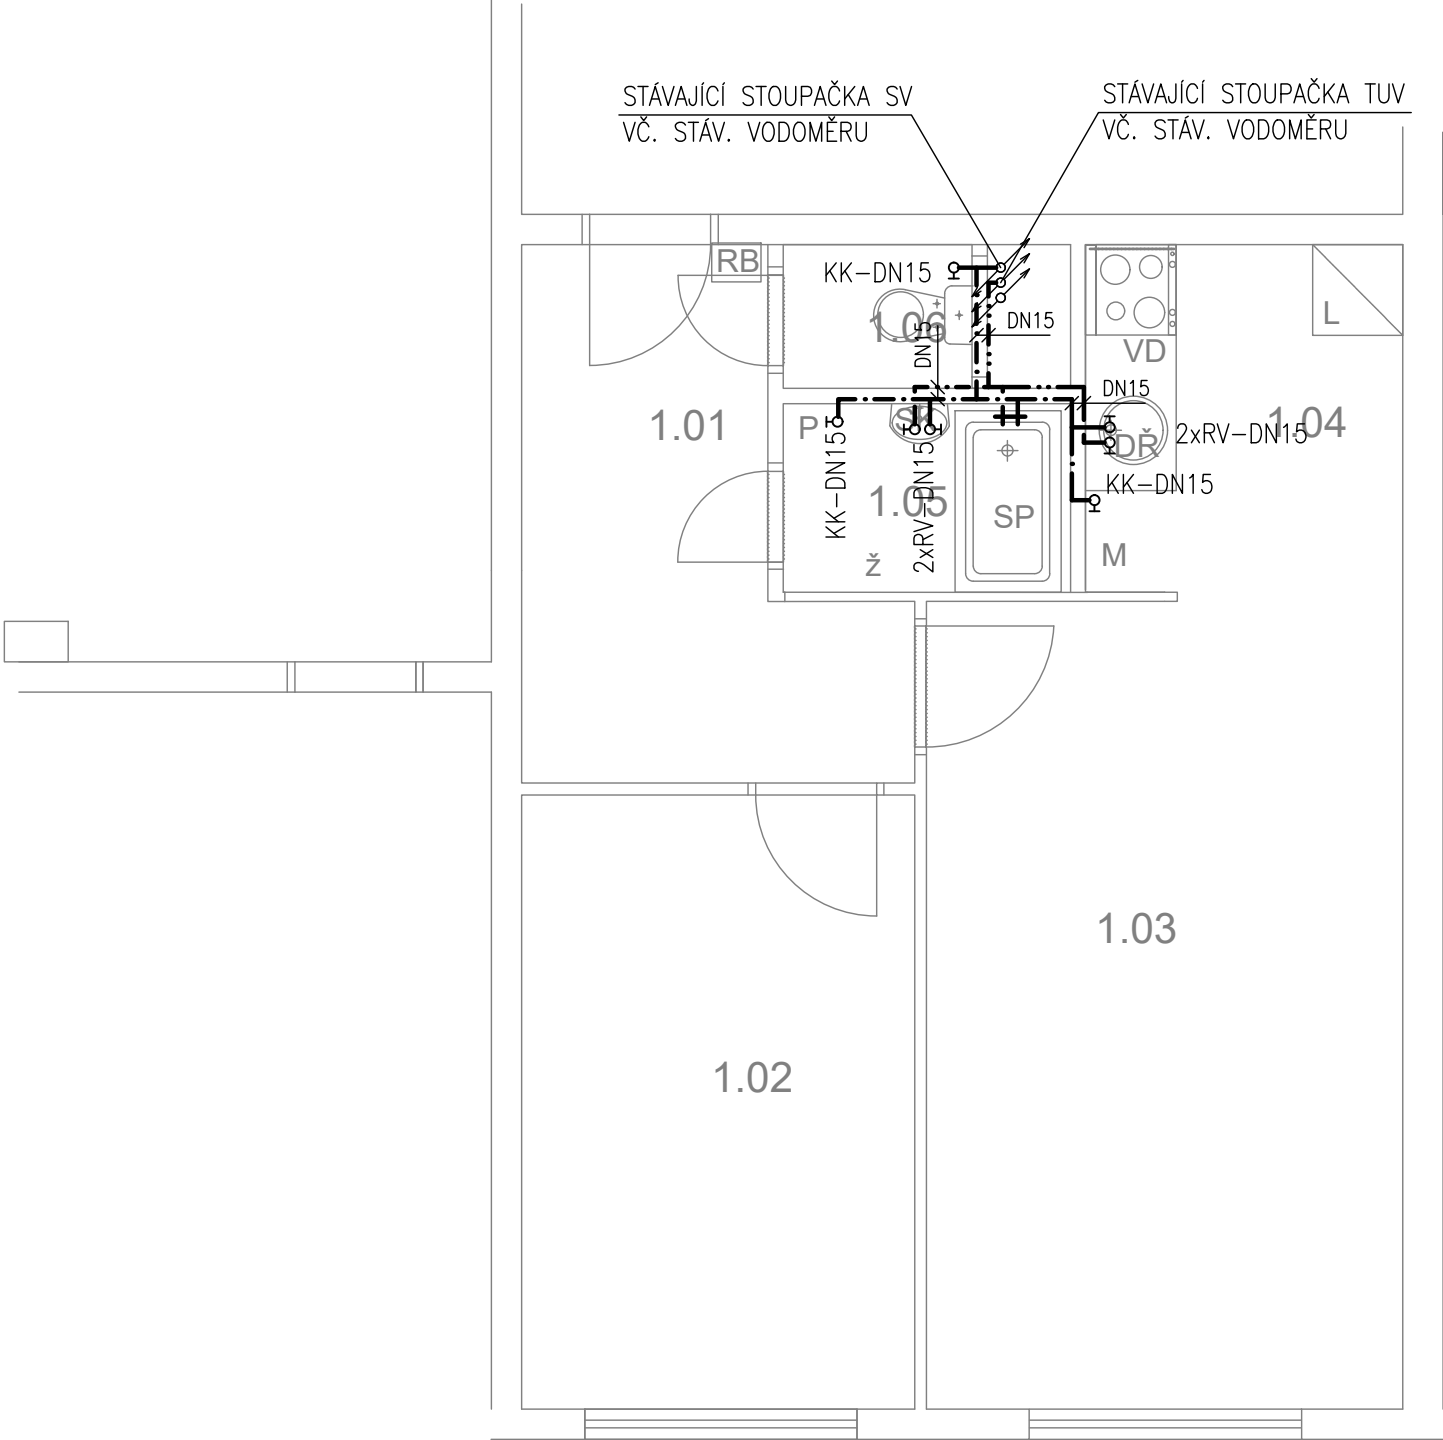

TABULKA MÍSTNOSTÍ

č.m.	Název	Podlaha	Stěny	Strop	Plocha (m2)
					42.8000
1.01	CHODBA	PVC	OM. HLADKÁ ŠTUKOVÁ	OM. HLADKÁ ŠTUKOVÁ	7,00
1.02	LOŽNICE	PVC	OM. HLADKÁ ŠTUKOVÁ	OM. HLADKÁ ŠTUKOVÁ	10,50
1.03	POKOJ	PVC	OM. HLADKÁ ŠTUKOVÁ	OM. HLADKÁ ŠTUKOVÁ	16,80
1.04	KUCHYŇSKÝ KOUT	PVC	OM. HLADKÁ ŠTUKOVÁ KER. OBKLAD LINKY	OM. HLADKÁ ŠTUKOVÁ	4,90
1.05	KOUPELNA	KER. DLAŽBA	OM. HLADKÁ ŠTUKOVÁ KER. OBKLAD V. 2000mm	OM. HLADKÁ ŠTUKOVÁ	2,40
1.06	WC	KER. DLAŽBA	OM. HLADKÁ ŠTUKOVÁ KER. OBKLAD V. 2000mm	OM. HLADKÁ ŠTUKOVÁ	1,20

LEGENDA MATERIÁLŮ :

- STÁVAJÍCÍ KONSTRUKCE
- NOVÉ ZDĚNÉ PŘÍČKY POROBETONOVÉ  
TVÁRNICE TL.100mm
- DOMÁCÍ BYTOVÁ ROZVODNICE ELEKTRO
- NOVÝ SPORÁK SE SKLOKERAMICKOU DESKOU
- NOVÝ KUCHYŇSKÝ DŘEZ
- MÍSTO S VÝVODEM PRO MYČKU
- MÍSTO PRO LEDNICI
- ELEKTRICKÝ TOPNÝ ŽEBŘÍK 960/450
- ZRCADLO S POLÍČKOU NAD UMYVADLO
- SPRCHOVÁ VANIČKA - POLYBAN AKRYLÁTOVÁ  
VČ. ZÁSTĚNY 1200/1400 mm
- MÍSTO S VÝVODEM PRO PRAČKU


LEGENDA:

- STUDENÁ VODA
- TEPLÁ VODA

PŮDORYS - NOVÝ STAV 1:50 @A3

Č.PARÉ:	
Č.VÝKRESU:	5
ÚČEL:	PROJEKTOVÁ DOKUMENTACE PRO VÝBĚROVÉ ŘÍZENÍ
REVIZE:	- FORMÁT: 2A4
DATUM:	03/2025 MĚŘÍTKO: 1:50
PROJEKT	<b>STAVEBNÍ ÚPRAVY BYTU</b> <b>Jiránkova 1136, byt č.34</b>
STAVEBNÍ ČÁST	
NÁZEV VÝKRESU:	VODOVOD
MÍSTO STAVBY:	<b>Jiránkova 1136</b> , 163 00 Praha 17
STAVEBNÍK	Městská část Praha 17 Žalanského 291, 163 00 Praha 17 - Řepy
VYPRACOVAL:	Ing. arch. Lenka David, AFUTURA mobile: +420 720 364 053 email: atelier@lenkadavid.cz autorizace ČKAIT 0013134 www.afutura.cz

Jiránkova 1136, byt č. 34

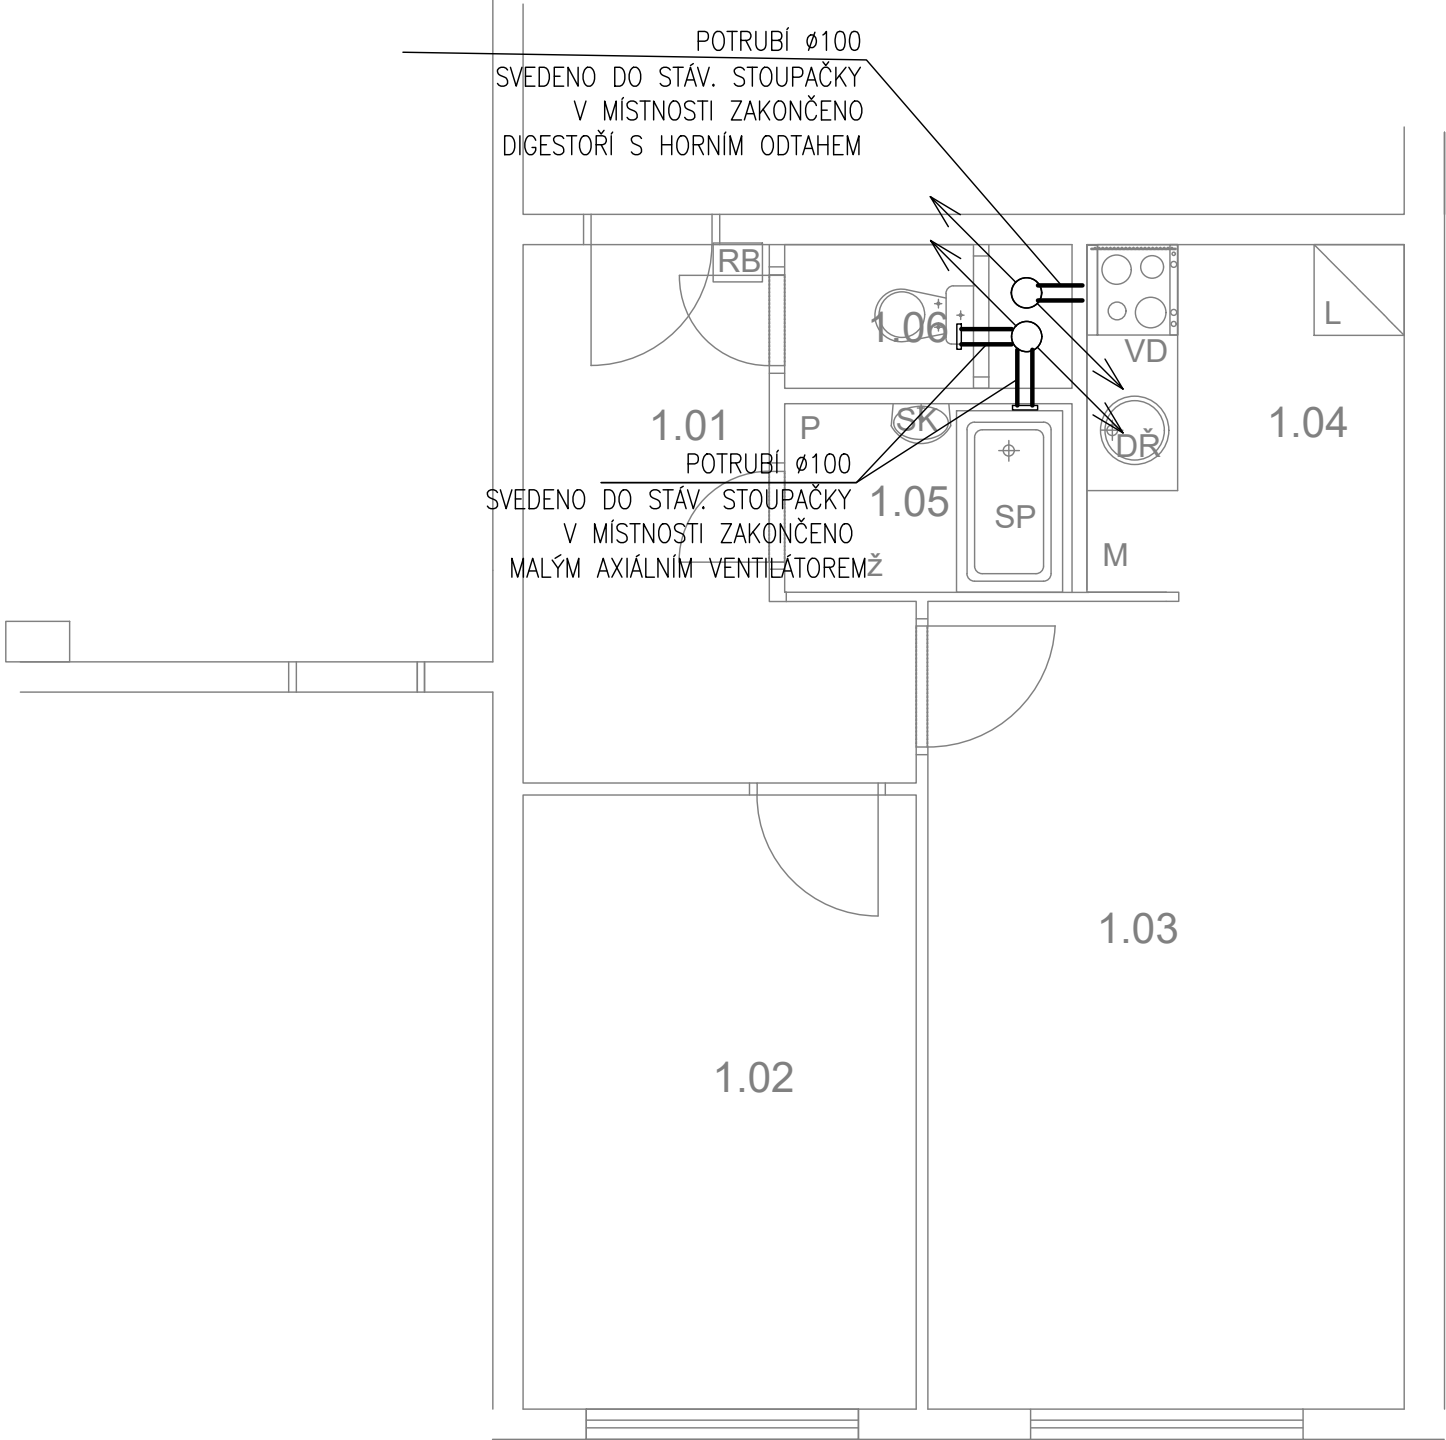

TABULKA MÍSTNOSTÍ

č.m.	Název	Podlaha	Stěny	Strop	Plocha (m2)
					42.8000
1.01	CHODBA	PVC	OM. HLADKÁ ŠTUKOVÁ	OM. HLADKÁ ŠTUKOVÁ	7,00
1.02	LOŽNICE	PVC	OM. HLADKÁ ŠTUKOVÁ	OM. HLADKÁ ŠTUKOVÁ	10,50
1.03	POKOJ	PVC	OM. HLADKÁ ŠTUKOVÁ	OM. HLADKÁ ŠTUKOVÁ	16,80
1.04	KUCHYŇSKÝ KOUT	PVC	OM. HLADKÁ ŠTUKOVÁ KER. OBKLAD LINKY	OM. HLADKÁ ŠTUKOVÁ	4,90
1.05	KOUPELNA	KER. DLAŽBA	OM. HLADKÁ ŠTUKOVÁ KER. OBKLAD V. 2000mm	OM. HLADKÁ ŠTUKOVÁ	2,40
1.06	WC	KER. DLAŽBA	OM. HLADKÁ ŠTUKOVÁ KER. OBKLAD V. 2000mm	OM. HLADKÁ ŠTUKOVÁ	1,20

LEGENDA MATERIÁLŮ :

- STÁVAJÍCÍ KONSTRUKCE
- NOVÉ ZDĚNÉ PŘÍČKY POROBETONOVÉ  
TVÁRNICE TL.100mm
- RB

DOMÁCÍ BYTOVÁ ROZVODNICE ELEKTRO
- VD

NOVÝ SPORÁK SE SKLOKERAMICKOU DESKOU
- DŘ

NOVÝ KUCHYŇSKÝ DŘEZ
- M

MÍSTO S VÝVODEM PRO MYČKU
- L

MÍSTO PRO LEDNICI
- Ž

ELEKTRICKÝ TOPNÝ ŽEBŘÍK 960/450
- SK

ZRCADLO S POLÍČKOU NAD UMYVADLO
- SP

SPRCHOVÁ VANIČKA - POLYBAN AKRYLÁTOVÁ  
VČ. ZÁSTĚNY 1200/1400 mm
- P

MÍSTO S VÝVODEM PRO PRAČKU

LEGENDA:

VZDUCHOTECHNIKA

Č.PARÉ:

Č. VÝKRESU:

6

ÚČEL: PROJEKTOVÁ DOKUMENTACE  
PRO VÝBĚROVÉ ŘÍZENÍ

REVIZE: - FORMÁT: 2A4

DATUM: 03/2025 MĚŘÍTKO: 1:50

PROJEKT  
**STAVEBNÍ ÚPRAVY BYTU**  
**Jiránkova 1136, byt č.34**

STAVEBNÍ ČÁST

NÁZEV VÝKRESU:  
VZDUCHOTECHNIKA

MÍSTO STAVBY:  
**Jiránkova 1136**, 163 00 Praha 17

STAVEBNÍK

Městská část Praha 17  
Žalanského 291, 163 00 Praha 17 - Řepy

VYPRACOVAL:  
**Ing. arch. Lenka David, AFUTURA**  
mobile: +420 720 364 053  
email: atelier@lenkadavid.cz  
autorizace ČKAIT 0013134  
www.afutura.cz

PŮDORYS - NOVÝ STAV 1:50 @A3




Jiránkova 1136, byt č. 34

LEGENDA:

- 1–SVĚTLA VNITŘNÍ – PŘEDSÍŇ, LOŽNICE, OP  
2–SVĚTLA VNITŘNÍ – KUCHYŇ, KOUPELNA ,WC  
3–ZÁSUVKY VNITŘNÍ – PŘEDSÍŇ, LOŽNICE, OP  
4–ZÁSUVKY VNITŘNÍ – KUCHYŇ, KOUPELNA  
5–VÝVOD PRO MYČKU  
6–VÝVOD PRO PRAČKU  
7–VÝVOD PRO INFRAZÁŘIČ  
8–3 FÁZOVÝ VÝVOD PRO SPORÁK

LEGENDA:

- X SVĚTELNÝ VÝVOD  
—X| SVĚTELNÝ VÝVOD NÁSTĚNNÝ  
— ZÁŘIVKA  
—Z ZÁSUVKA VÍCENÁSOBNÁ  
—Z ZÁSUVKA VÍCENÁSOBNÁ 3–FÁZOVÁ  
— ZÁSUVKA PRO SDĚLOVACÍ ZAŘÍZENÍ  
JEDNOPÓLOVÝ VYPÍNAČ SE SAMOČINNÝM NÁVRATEM  
JEDNOPÓLOVÝ VYPÍNAČ  
SÉRIOVÝ VYPÍNAČ  
STŘÍDAVÝ PŘEPÍNAČ

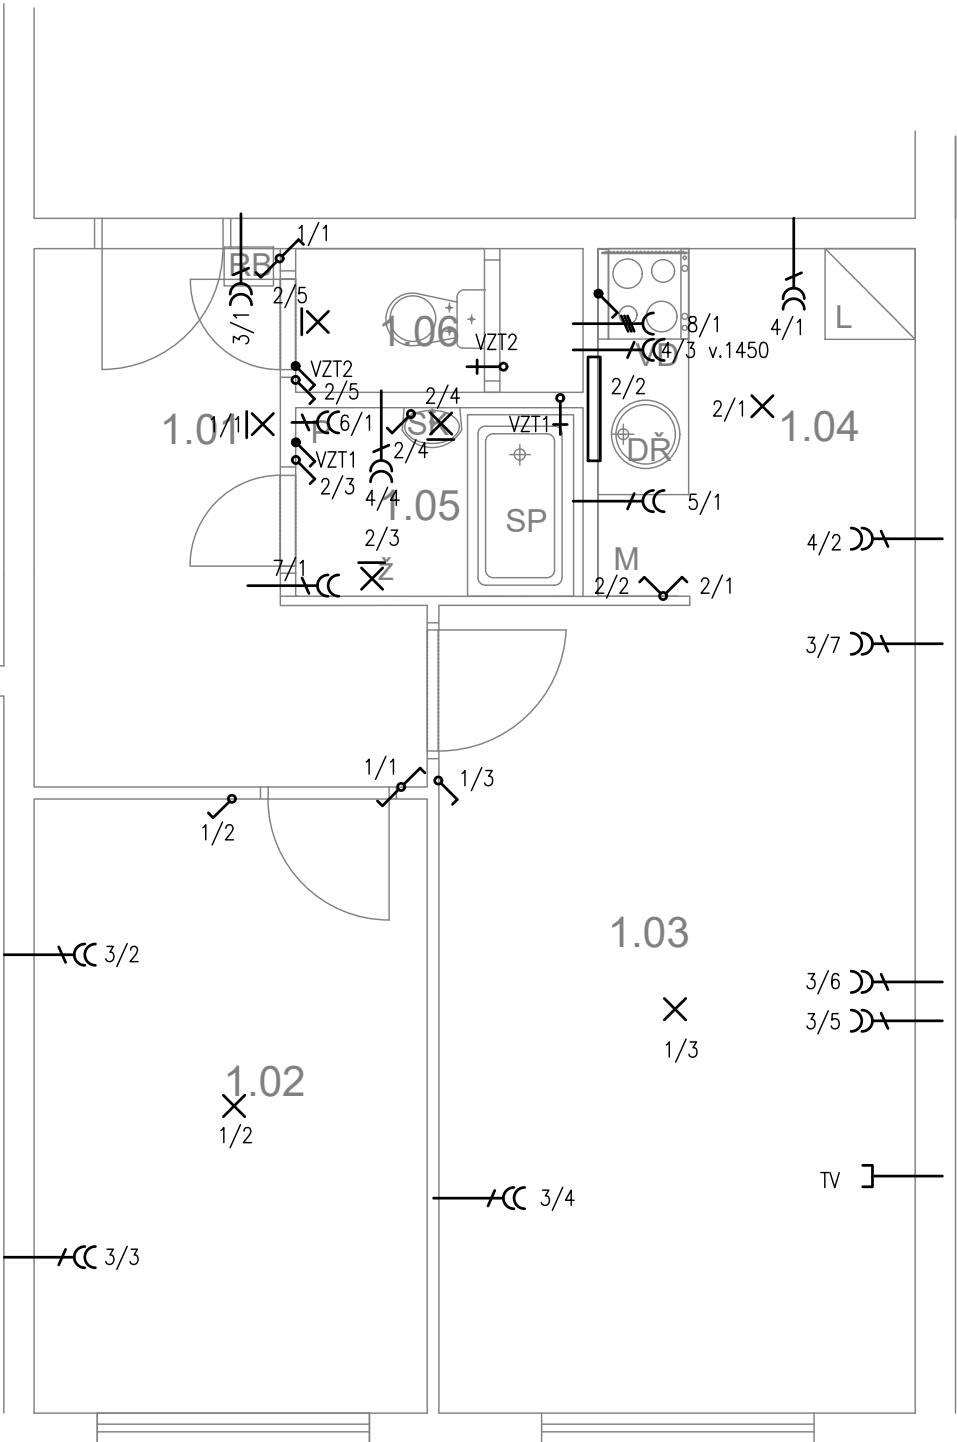

TABULKA MÍSTNOSTÍ


č.m.	Název	Podlaha	Stěny	Strop	Plocha (m2)
					42.8000
1.01	CHODBA	PVC	OM. HLADKÁ ŠTUKOVÁ	OM. HLADKÁ ŠTUKOVÁ	7,00
1.02	LOŽNICE	PVC	OM. HLADKÁ ŠTUKOVÁ	OM. HLADKÁ ŠTUKOVÁ	10,50
1.03	POKOJ	PVC	OM. HLADKÁ ŠTUKOVÁ	OM. HLADKÁ ŠTUKOVÁ	16,80
1.04	KUCHYŇSKÝ KOUT	PVC	OM. HLADKÁ ŠTUKOVÁ KER. OBKLAD LINKY	OM. HLADKÁ ŠTUKOVÁ	4,90
1.05	KOUPELNA	KER. DLAŽBA	OM. HLADKÁ ŠTUKOVÁ KER. OBKLAD V. 2000mm	OM. HLADKÁ ŠTUKOVÁ	2,40
1.06	WC	KER. DLAŽBA	OM. HLADKÁ ŠTUKOVÁ KER. OBKLAD V. 2000mm	OM. HLADKÁ ŠTUKOVÁ	1,20

LEGENDA MATERIÁLŮ :

- STÁVAJÍCÍ KONSTRUKCE  
NOVÉ ZDĚNÉ PŘÍČKY POROBETONOVÉ  
TVÁRNICE TL.100mm
- RB DOMÁCÍ BYTOVÁ ROZVODNICE ELEKTRO  
VD NOVÝ SPORÁK SE SKLOKERAMICKOU DESKOU  
DŘ NOVÝ KUCHYŇSKÝ DŘEZ  
M MÍSTO S VÝVODEM PRO MYČKU  
L MÍSTO PRO LEDNICI  
Ž ELEKTRICKÝ TOPNÝ ŽEBŘÍK 960/450  
SK ZRCADLO S POLÍČKOU NAD UMYVADLO  
SP SPRCHOVÁ VANIČKA - POLYBAN AKRYLÁTOVÁ  
VČ. ZÁSTĚNY 1200/1400 mm  
P MÍSTO S VÝVODEM PRO PRAČKU

Č.PARÉ:	
Č. VÝKRESU:	7
ÚČEL:	PROJEKTOVÁ DOKUMENTACE PRO VÝBĚROVÉ ŘÍZENÍ
REVIZE:	- FORMÁT: 2A4
DATUM:	03/2025 MĚŘÍTKO: 1:50
PROJEKT <b>STAVEBNÍ ÚPRAVY BYTU</b> <b>Jiránkova 1136, byt č.34</b>	
STAVEBNÍ ČÁST	
NÁZEV VÝKRESU: ELEKTROINSTALACE	
MÍSTO STAVBY: <b>Jiránkova 1136</b> , 163 00 Praha 17	
STAVEBNÍK  Městská část Praha 17 Žalanského 291, 163 00 Praha 17 - Řepy	
VYPRACOVAL: <b>Ing. arch. Lenka David, AFUTURA</b> mobile: +420 720 364 053 email: atelier@lenkadavid.cz autorizace ČKAIT 0013134 www.afutura.cz	

PŮDORYS - NOVÝ STAV 1:50 @A3

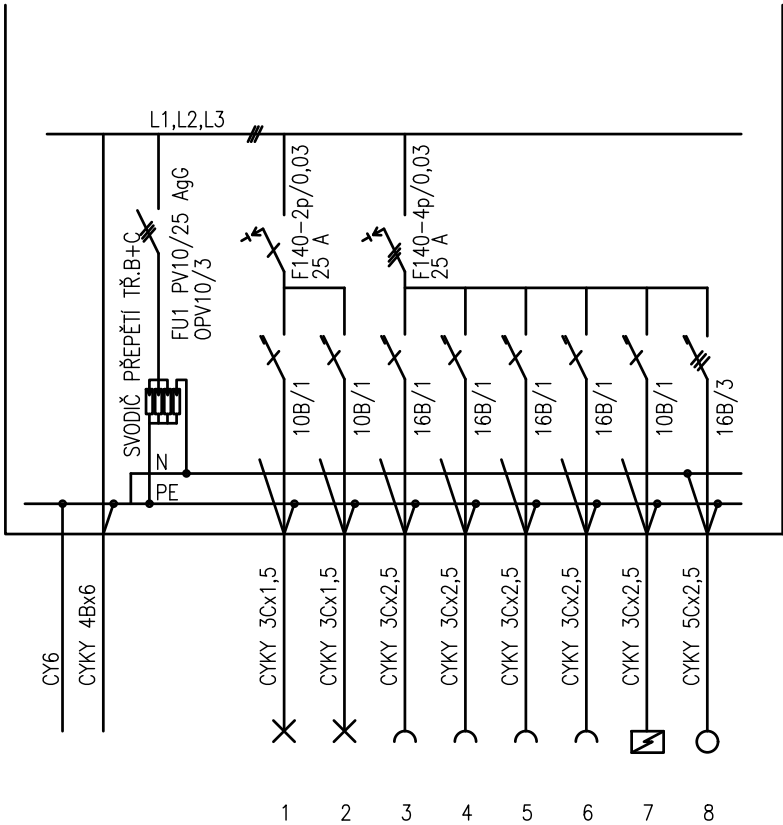

PLASTOVÝ ROZVADĚČ NA POVRCH

KRYTÍ IP 40/20

PŘÍVOD A VÝVOD ZADEM

NEPRŮHLEDNÁ DVÍŘKA

EL-SÍŤ: 3 NPE 230/400V 50Hz. TN-C-S

OCHRANA PŘED NDN: AUTOMATICKÝM ODPOJENÍM

	Č.PARÉ:
Č.VÝKRESU: 8	
ÚČEL:	PROJEKTOVÁ DOKUMENTACE PRO VÝBĚROVÉ ŘÍZENÍ
REVIZE:	- FORMÁT: 2A4
DATUM:	03/2025 MĚŘÍTKO: 1:50
PROJEKT <b>STAVEBNÍ ÚPRAVY BYTU</b> <b>Jiráňkova 1136, byt č.34</b>	
STAVEBNÍ ČÁST	
NÁZEV VÝKRESU: SCHÉMA ROZVODNICE	
MÍSTO STAVBY: <b>Jiráňkova 1136, 163 00 Praha 17</b>	
STAVEBNÍK  Městská část Praha 17 Žalanského 291, 163 00 Praha 17 - Řepy	
VYPRACOVAL: <b>Ing. arch. Lenka David, AFUTURA</b> mobile: +420 720 364 053 email: atelier@lenkadavid.cz autorizace ČKAIT 0013134 www.afutura.cz	