


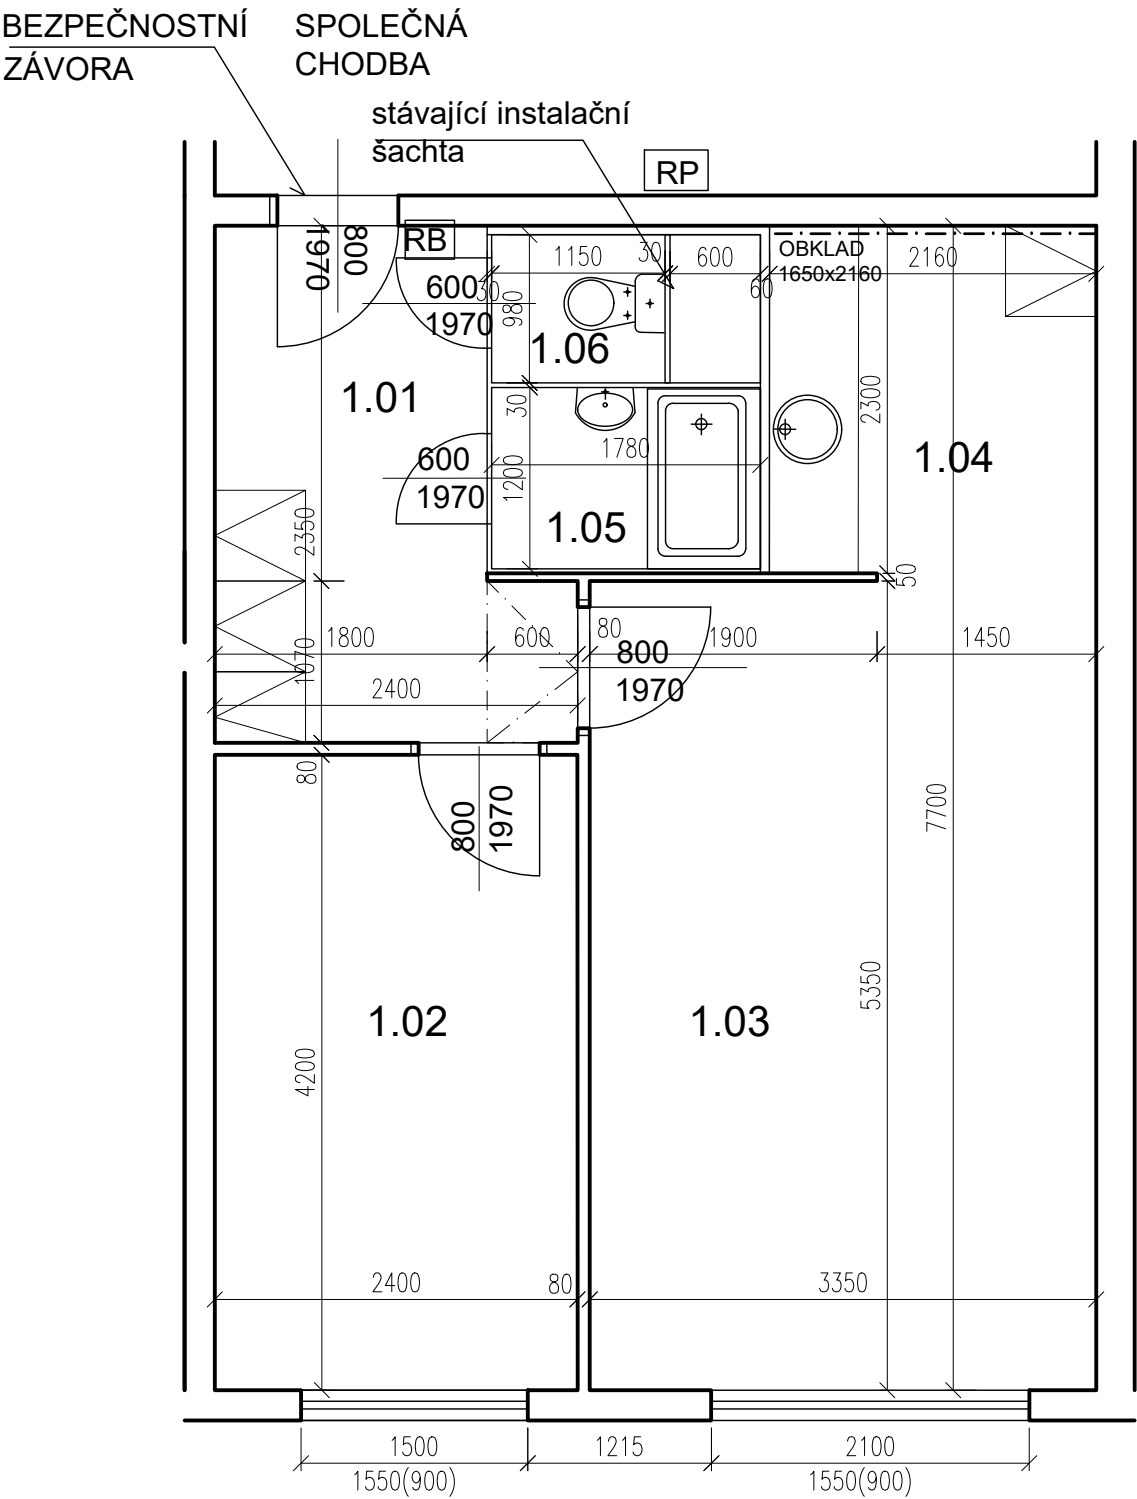

POZN. ŽALUZIE VÝMĚNA, OKNA SEŘÍDIT

PŮDORYS - STÁVAJÍCÍ STAV 1:50 @A3


TABULKA MÍSTNOSTÍ

č.m.	Název	Podlaha	Stěny	Strop	Plocha (m2)
					43.0000
1.01	CHODBA	PVC	OM. HLADKÁ ŠTUKOVÁ	OM. HLADKÁ ŠTUKOVÁ+EPS podhled	6,80
1.02	LOŽNICE	PVC	OM. HLADKÁ ŠTUKOVÁ	OM. HLADKÁ ŠTUKOVÁ	10,00
1.03	POKOJ	PVC	OM. HLADKÁ ŠTUKOVÁ	OM. HLADKÁ ŠTUKOVÁ	18,10
1.04	KUCHYŇSKÝ KOUT	PVC	OM. HLADKÁ ŠTUKOVÁ	OM. HLADKÁ ŠTUKOVÁ	5,00
1.05	KOUPELNA	PVC	UMAKARTOVÉ JÁDRO	OM. HLADKÁ ŠTUKOVÁ	2,10
1.06	WC	PVC	UMAKARTOVÉ JÁDRO	OM. HLADKÁ ŠTUKOVÁ	1,00

- LEGENDA MATERIÁLŮ :
- STÁVAJÍCÍ KONSTRUKCE
 - UMAKARTOVÉ JÁDRO
 - DOMÁCÍ BYTOVÁ ROZVODNICE ELEKTRO

Č.PARÉ:	
Č.VÝKRESU:	1
ÚČEL: PROJEKTOVÁ DOKUMENTACE PRO VÝBĚROVÉ ŘÍZENÍ	
REVIZE: -	FORMÁT: 2A4
DATUM: 1/2018	MĚŘÍTKO: 1:50
PROJEKT STAVEBNÍ ÚPRAVY BYTU Galandova 1244, byt č.13	
STAVEBNÍ ČÁST	
NÁZEV VÝKRESU: Půdorys - stávající stav	
MÍSTO STAVBY: Galandova 1244, 163 00 Praha 17	
STAVEBNÍK Městská část Praha 17 Žalanského 291, 163 00 Praha 17 - Řepy	
VYPRACOVAL: Ing. arch. Lenka David mobile: +420 720 364 053 email: atelier@lenkadavid.cz Třebáňská 777, 252 30 Řevnice autorizace ČKAIT 0013134 www.afutura.cz	

Galandova 1244, byt č.13

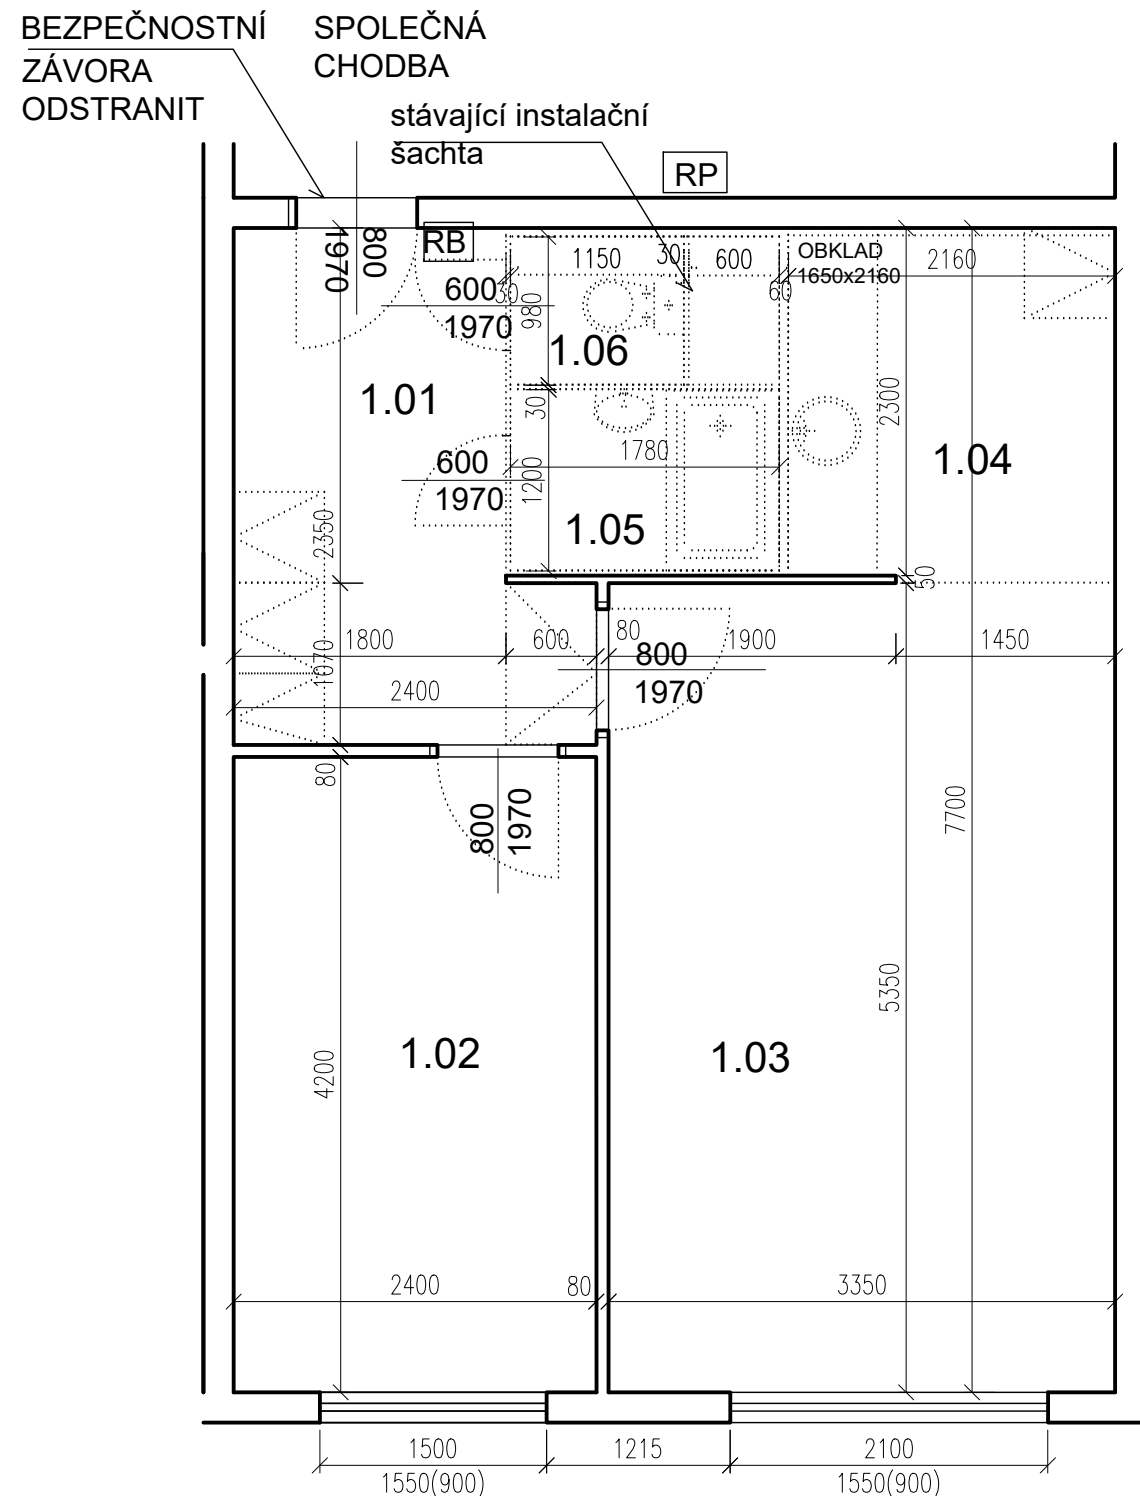

POZN. ŽALUZIE VÝMĚNA, OKNA SEŘÍDIT

PŮDORYS - BOURACÍ PRÁCE 1:50 @A3

TABULKA MÍSTNOSTÍ

č.m.	Název	Podlaha	Stěny	Strop	Plocha (m2)
					43.0000
1.01	CHODBA	PVC	OM. HLADKÁ ŠTUKOVÁ	OM. HLADKÁ ŠTUKOVÁ+EPS podhled	6,80
1.02	LOŽNICE	PVC	OM. HLADKÁ ŠTUKOVÁ	OM. HLADKÁ ŠTUKOVÁ	10,00
1.03	POKOJ	PVC	OM. HLADKÁ ŠTUKOVÁ	OM. HLADKÁ ŠTUKOVÁ	18,10
1.04	KUCHYŇSKÝ KOUT	PVC	OM. HLADKÁ ŠTUKOVÁ	OM. HLADKÁ ŠTUKOVÁ	5,00
1.05	KOUPELNA	PVC	UMAKARTOVÉ JÁDRO	OM. HLADKÁ ŠTUKOVÁ	2,10
1.06	WC	PVC	UMAKARTOVÉ JÁDRO	OM. HLADKÁ ŠTUKOVÁ	1,00

LEGENDA MATERIÁLŮ :

-  STÁVAJÍCÍ KONSTRUKCE
-  BOURANÉ, DEMONTOVANÉ KONSTRUKCE

POZN.

- STÁVAJÍCÍ FINÁLNÍ VRSTVY PODLAH BUDOU ODSTRANĚNY
- STÁVAJÍCÍ ŠTUKOVÉ OMÍTKY BUDOU PODLE POTŘEBY OPRÁVENY (AŽ PO NATAŽENÍ NOVÝCH ROZVODŮ ELEKTRO)
- TAPETY BUDOU ODSTRANĚNY POKUD JSOU UVEDENY V TABULCE MÍSTNOSTÍ

Č.PARÉ:

Č.VÝKRESU:

2

ÚČEL: PROJEKTOVÁ DOKUMENTACE
PRO VÝBĚROVÉ ŘÍZENÍ

REVIZE:	-	FORMÁT:	2A4
DATUM:	1/2018	MĚŘÍTKO:	1:50

PROJEKT
STAVEBNÍ ÚPRAVY BYTU
Galandova 1244, byt č.13

STAVEBNÍ ČÁST

NÁZEV VÝKRESU:
Půdorys - BOURACÍ PRÁCE

MÍSTO STAVBY:
Galandova 1244, 163 00 Praha 17


STAVEBNÍK

Městská část Praha 17
Žalanského 291, 163 00 Praha 17 - Řepy

VYPRACOVAL:

Inq. arch. Lenka David

mobile: +420 720 364 053
email: atelier@lenkadavid.cz
Třebáňská 777, 252 30 Řevnice
autORIZACE **ČKAIT 0013134**
www.afutura.cz

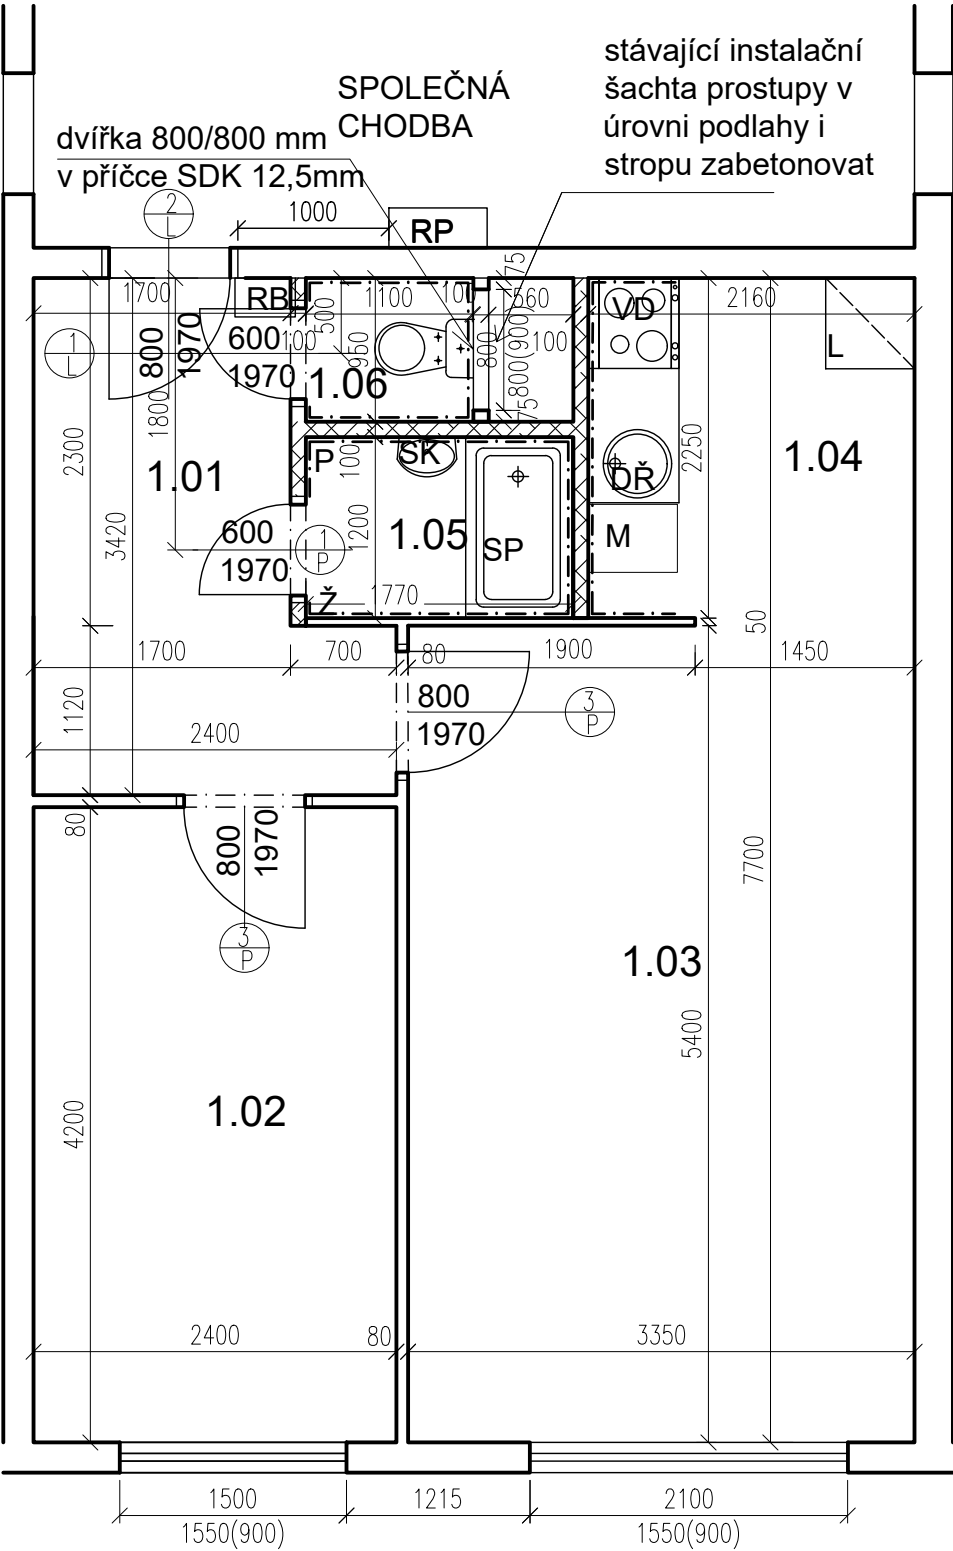

TABULKA MÍSTNOSTÍ


č.m.	Název	Podlaha	Stěny	Strop	Plocha (m2)
					42.8500
1.01	CHODBA	PVC	OM. HLADKÁ ŠTUKOVÁ	OM. HLADKÁ ŠTUKOVÁ	6,60
1.02	LOŽNICE	PVC	OM. HLADKÁ ŠTUKOVÁ	OM. HLADKÁ ŠTUKOVÁ	10,00
1.03	POKOJ	PVC	OM. HLADKÁ ŠTUKOVÁ	OM. HLADKÁ ŠTUKOVÁ	18,10
1.04	KUCHYŇSKÝ KOUT	PVC	OM. HLADKÁ ŠTUKOVÁ KER. OBKLAD LINKY	OM. HLADKÁ ŠTUKOVÁ	4,90
1.05	KOUPELNA	KER. DLAŽBA	OM. HLADKÁ ŠTUKOVÁ KER. OBKLAD V. 2000mm	OM. HLADKÁ ŠTUKOVÁ	2,20
1.06	WC	KER. DLAŽBA	OM. HLADKÁ ŠTUKOVÁ KER. OBKLAD V. 2000mm	OM. HLADKÁ ŠTUKOVÁ	1,05

LEGENDA MATERIÁLŮ :

- STÁVAJÍCÍ KONSTRUKCE
- NOVÉ ZDĚNÉ PŘÍČKY POROBETONOVÉ
TVÁRNICE TL.100mm
- DOMÁCÍ BYTOVÁ ROZVODNICE ELEKTRO
- NOVÝ SPORÁK SE SKLOKERAMICKOU DESKOU
- NOVÝ KUCHYŇSKÝ DŘEZ
- MÍSTO S VÝVODEM PRO MYČKU
- MÍSTO PRO LEDNICI
- ELEKTRICKÝ TOPNÝ ŽEBŘÍK 960/450
- ZRCADLO S POLIČKOU NAD UMYVADLO
- SPRCHOVÁ VANIČKA - POLYBAN AKRYLÁTOVÁ
VČ. ZÁSTĚNY 1200/1400 mm
- MÍSTO S VÝVODEM PRO PRAČKU

Č.PARÉ:	
Č.VÝKRESU:	3
ÚČEL:	PROJEKTOVÁ DOKUMENTACE PRO VÝBĚROVÉ ŘÍZENÍ
REVIZE:	- FORMÁT: 2A4
DATUM:	1/2018 MĚŘÍTKO: 1:50
PROJEKT	STAVEBNÍ ÚPRAVY BYTU Galandova 1244, byt č.13
STAVEBNÍ ČÁST	
NÁZEV VÝKRESU:	Půdorys - nový stav
MÍSTO STAVBY:	Galandova 1244, 163 00 Praha 17
STAVEBNÍK	Městská část Praha 17 Žalanského 291, 163 00 Praha 17 - Řepy
VYPRACOVAL:	Ing. arch. Lenka David mobile: +420 720 364 053 email: atelier@lenkadavid.cz Třebářská 777, 252 30 Řevnice autorizace ČKAIT 0013134 www.afutura.cz

TABULKA MÍSTNOSTÍ

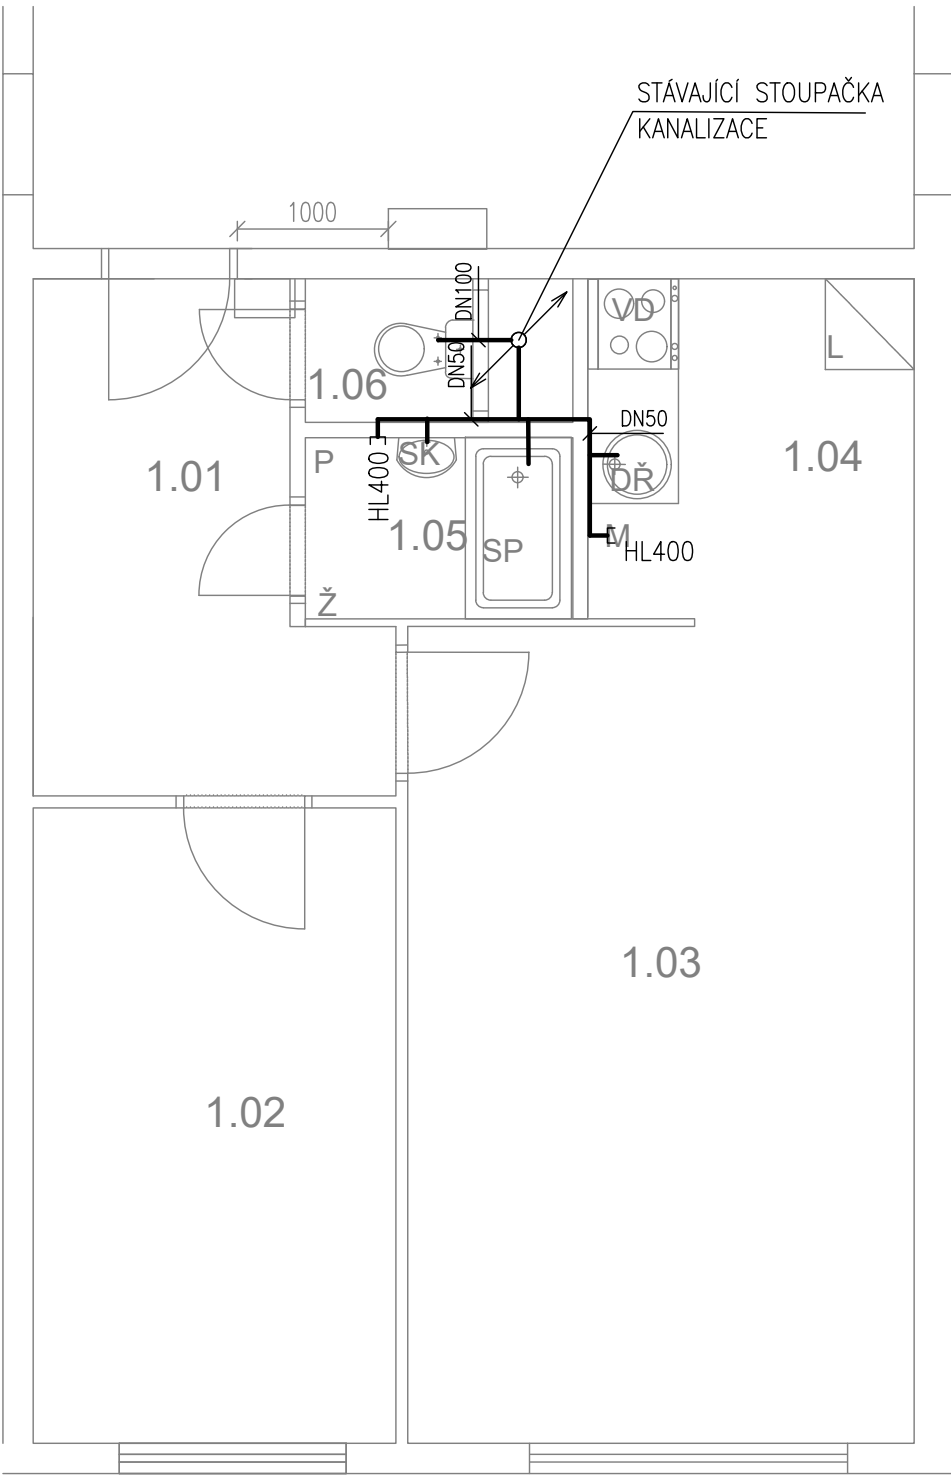

LEGENDA MATERIÁLŮ :


- STÁVAJÍCÍ KONSTRUKCE
- NOVÉ ZDĚNÉ PŘÍČKY POROBETONOVÉ TVÁRNICE TL.100mm
- DOMÁCÍ BYTOVÁ ROZVODNICE ELEKTRO
- NOVÝ SPORÁK SE SKLOKERAMICKOU DESKOU
- NOVÝ KUCHYŇSKÝ DŘEZ
- MÍSTO S VÝVODEM PRO MYČKU
- MÍSTO PRO LEDNICI
- ELEKTRICKÝ TOPNÝ ŽEBŘÍK 960/450
- ZRCADLO S POLIČKOU NAD UMYVADLO
- SPRCHOVÁ VANIČKA - POLYBAN AKRYLÁTOVÁ VČ. ZÁSTĚNY 1200/1400 mm
- MÍSTO S VÝVODEM PRO PRAČKU

LEGENDA:

KANALIZACE

Č.PARÉ:	
Č.VÝKRESU:	4
ÚČEL:	PROJEKTOVÁ DOKUMENTACE PRO VÝBĚROVÉ ŘÍZENÍ
REVIZE:	- FORMÁT: 2A4
DATUM:	1/2018 MĚŘÍTKO: 1:50
PROJEKT STAVEBNÍ ÚPRAVY BYTU Galandova 1244, byt č.13	
STAVEBNÍ ČÁST	
NÁZEV VÝKRESU: KANALIZACE	
MÍSTO STAVBY: Galandova 1244 , 163 00 Praha 17	
STAVEBNÍK Městská část Praha 17 Žalanského 291, 163 00 Praha 17 - Řepy	
VYPRACOVAL: Ing. arch. Lenka David mobile: +420 720 364 053 email: atelier@lenkadavid.cz Třebáňská 777, 252 30 Řevnice autorizace ČKAIT 0013134 www.afutura.cz	

TABULKA MÍSTNOSTÍ

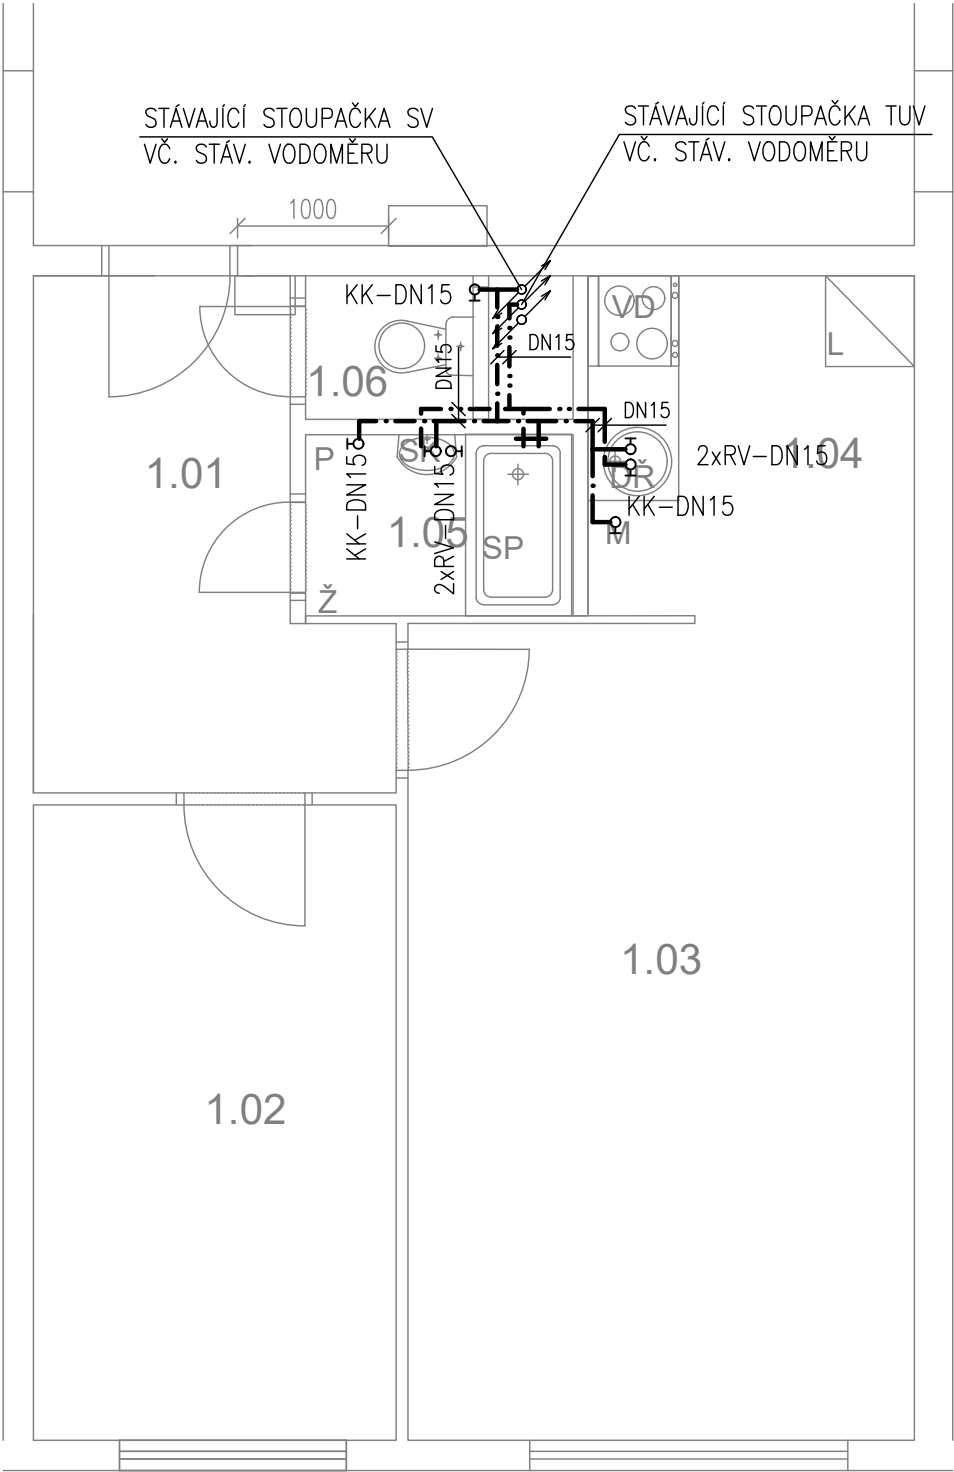

LEGENDA MATERIÁLŮ :

- STÁVAJÍCÍ KONSTRUKCE
- NOVÉ ZDĚNÉ PŘÍČKY POROBETONOVÉ TVÁRNICE TL.100mm
- DOMÁCÍ BYTOVÁ ROZVODNICE ELEKTRO
- NOVÝ SPORÁK SE SKLOKERAMICKOU DESKOU
- NOVÝ KUCHYŇSKÝ DŘEZ
- MÍSTO S VÝVODEM PRO MYČKU
- MÍSTO PRO LEDNICI
- ELEKTRICKÝ TOPNÝ ŽEBŘÍK 960/450
- ZRCADLO S POLIČKOU NAD UMYVADLO
- SPRCHOVÁ VANIČKA - POLYBAN AKRYLÁTOVÁ VČ. ZÁSTĚNY 1200/1400 mm
- MÍSTO S VÝVODEM PRO PRAČKU


LEGENDA:

- STUDENÁ VODA
- TEPLÁ VODA

PŮDORYS - NOVÝ STAV 1:50 @A3

Č.PARÉ:	
Č. VÝKRESU:	5
ÚČEL:	PROJEKTOVÁ DOKUMENTACE PRO VÝBĚROVÉ ŘÍZENÍ
REVIZE:	- FORMÁT: 2A4
DATUM:	1/2018 MĚŘITKO: 1:50
PROJEKT STAVEBNÍ ÚPRAVY BYTU Galandova 1244, byt č.13	
STAVEBNÍ ČÁST	
NÁZEV VÝKRESU: VODOVOD	
MÍSTO STAVBY: Galandova 1244, 163 00 Praha 17	
STAVEBNÍK Městská část Praha 17 Žalanského 291, 163 00 Praha 17 - Řepy	
VYPRACOVAL: Ing. arch. Lenka David mobile: +420 720 364 053 email: atelier@lenkadavid.cz Třebáňská 777, 252 30 Řevnice autorizace ČKAIT 0013134 www.afutura.cz	

TABULKA MÍSTNOSTÍ

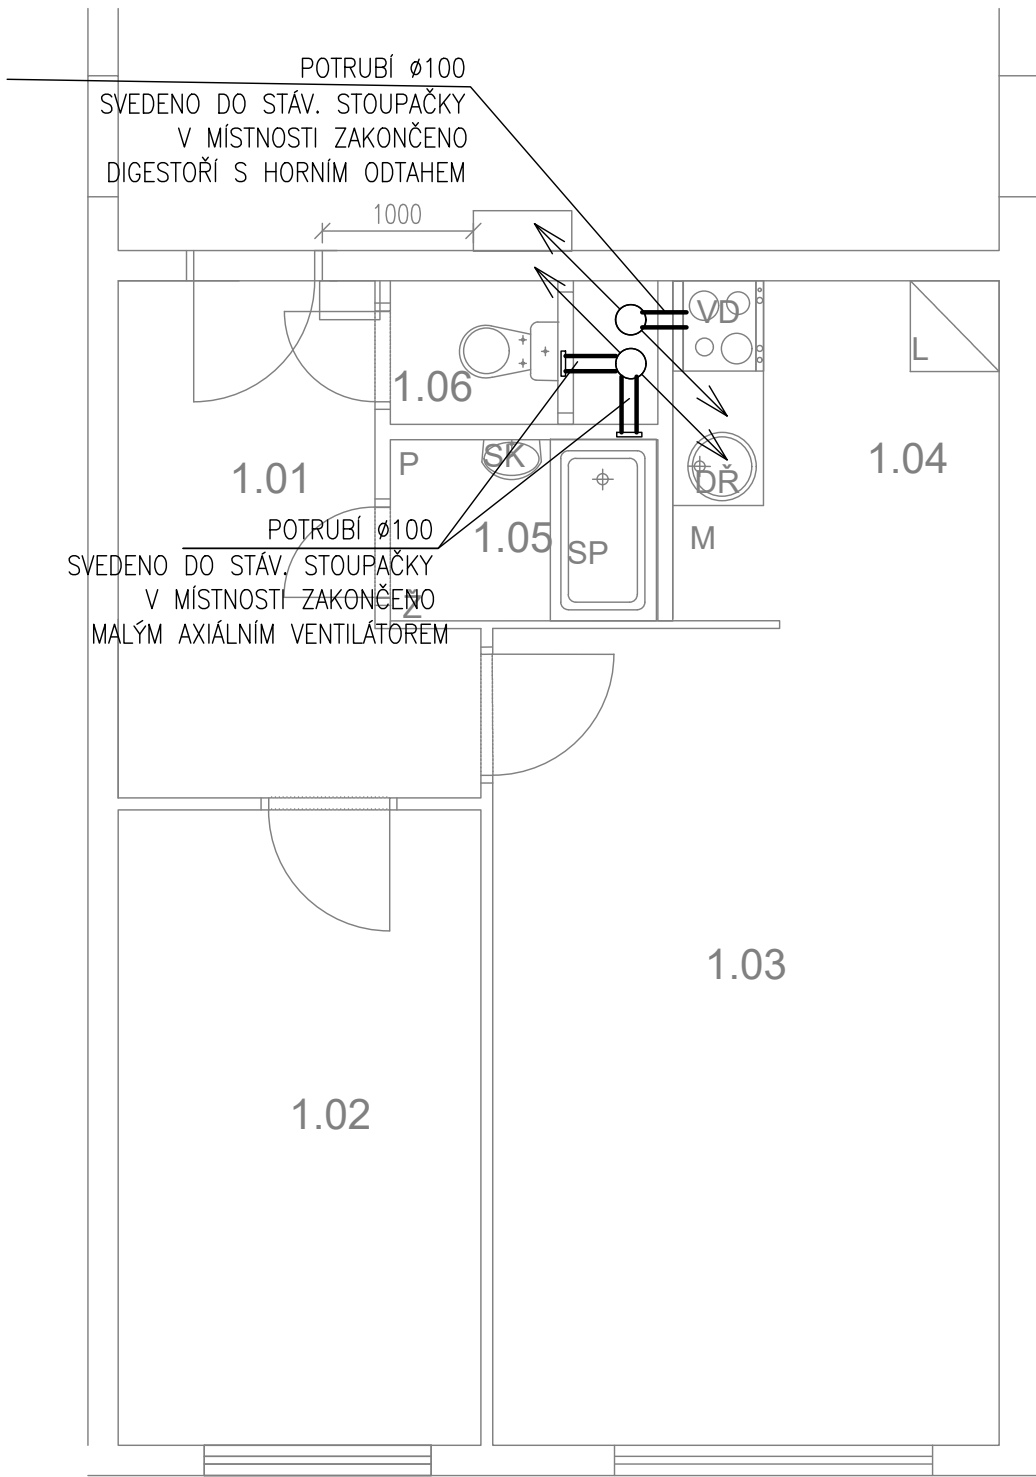


LEGENDA MATERIÁLŮ :

- [Symbol] STÁVAJÍCÍ KONSTRUKCE
- [Symbol] NOVÉ ZDĚNÉ PŘÍČKY POROBETONOVÉ TVÁRNICE TL.100mm
- [RB] DOMÁCÍ BYTOVÁ ROZVODNICE ELEKTRO
- [VD] NOVÝ SPORÁK SE SKLOKERAMICKOU DESKOU
- [DR] NOVÝ KUCHYŇSKÝ DŘEZ
- [M] MÍSTO S VÝVODEM PRO MYČKU
- [L] MÍSTO PRO LEDNICI
- [Ž] ELEKTRICKÝ TOPNÝ ŽEBŘÍK 960/450
- [SK] ZRCADLO S POLIČKOU NAD UMYVADLO
- [SP] SPRCHOVÁ VANIČKA - POLYBAN AKRYLÁTOVÁ VČ. ZÁSTĚNY 1200/1400 mm
- [P] MÍSTO S VÝVODEM PRO PRAČKU

LEGENDA:

———— VZDUCHOTECHNIKA

Č.PARÉ:	
Č.VÝKRESU:	6
ÚČEL:	PROJEKTOVÁ DOKUMENTACE PRO VÝBĚROVÉ ŘÍZENÍ
REVIZE:	- FORMÁT: 2A4
DATUM:	1/2018 MĚŘÍTKO: 1:50
PROJEKT STAVEBNÍ ÚPRAVY BYTU Galandova 1244, byt č.13	
STAVEBNÍ ČÁST	
NÁZEV VÝKRESU: VZDUCHOTECHNIKA	
MÍSTO STAVBY: Galandova 1244 , 163 00 Praha 17	
STAVEBNÍK Městská část Praha 17 Žalanského 291, 163 00 Praha 17 - Řepy	
VYPRACOVAL: Ing. arch. Lenka David mobile: +420 720 364 053 email: atelier@lenkadavid.cz Třebáňská 777, 252 30 Řevnice autorizace ČKAIT 0013134 www.afutura.cz	

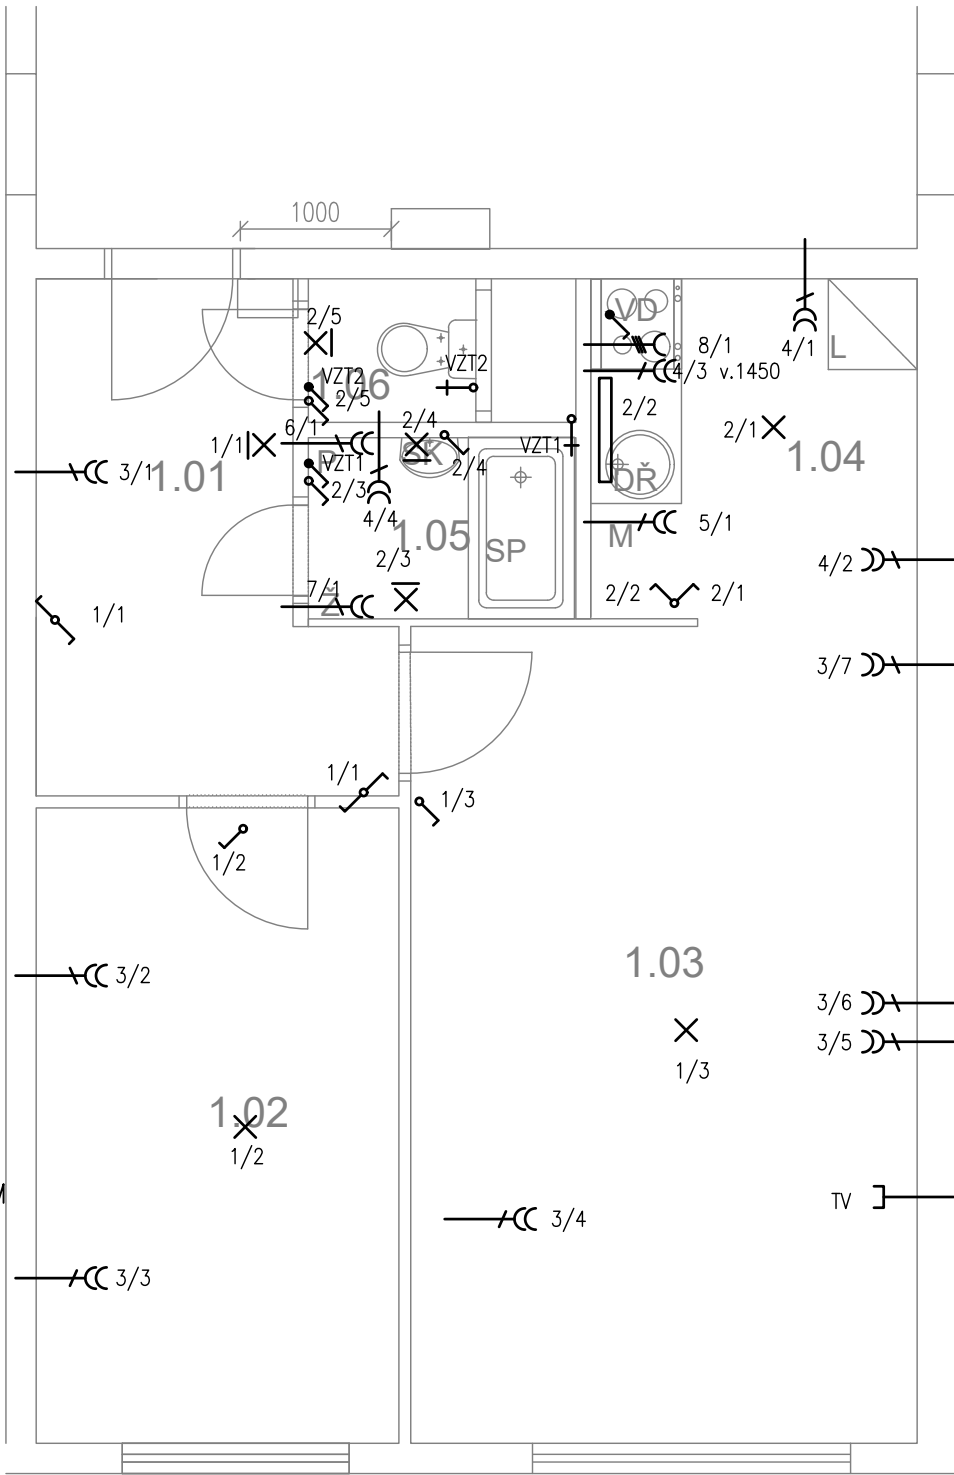


- LEGENDA:
- X SVĚTELNÝ VÝVOD
 - XI SVĚTELNÝ VÝVOD NÁSTĚNNÝ
 - ZÁŘIVKA
 - VCC ZÁSUVKA VÍCENÁSOBNÁ
 - VCC ZÁSUVKA VÍCENÁSOBNÁ 3-FÁZOVÁ
 - ZÁSUVKA PRO SDĚLOVACÍ ZAŘÍZENÍ
 - ✓ JEDNOPÓLOVÝ VYPÍNAČ SE SAMOČINNÝM NÁVRATEM
 - ✓ JEDNOPÓLOVÝ VYPÍNAČ
 - ✓ SÉRIOVÝ VYPÍNAČ
 - ✓ STŘÍDAVÝ PŘEPÍNAČ

- LEGENDA MATERIÁLŮ :
- STÁVAJÍCÍ KONSTRUKCE
 - NOVÉ ZDĚNÉ PŘÍČKY POROBETONOVÉ TVÁRNICE TL.100mm
 - RB DOMÁCÍ BYTOVÁ ROZVODNICE ELEKTRO
 - VD NOVÝ SPORÁK SE SKLOKERAMICKOU DESKOU
 - DŘ NOVÝ KUCHYŇSKÝ DŘEZ
 - M MÍSTO S VÝVODEM PRO MYČKU
 - L MÍSTO PRO LEDNICI
 - Ž ELEKTRICKÝ TOPNÝ ŽEBŘÍK 960/450
 - SK ZRCADLO S POLIČKOU NAD UMYVADLO
 - SP SPRCHOVÁ VANIČKA - POLYBAN AKRYLÁTOVÁ VČ. ZÁSTĚNY 1200/1400 mm
 - P MÍSTO S VÝVODEM PRO PRAČKU

- LEGENDA:
- 1-SVĚTLA VNITŘNÍ – PŘEDSÍŇ, LOŽNICE, OP
 - 2-SVĚTLA VNITŘNÍ – KUCHYŇ, KOUPELNA ,WC
 - 3-ZÁSUVKY VNITŘNÍ – PŘEDSÍŇ, LOŽNICE, OP
 - 4-ZÁSUVKY VNITŘNÍ – KUCHYŇ, KOUPELNA
 - 5-VÝVOD PRO MYČKU
 - 6-VÝVOD PRO PRAČKU
 - 7-VÝVOD PRO INFRAŽAŘIČ
 - 8-3 FÁZOVÝ VÝVOD PRO SPORÁK

PŮDORYS - NOVÝ STAV 1:50 @A3

Č.PARÉ:	
Č.VÝKRESU:	7
ÚČEL:	PROJEKTOVÁ DOKUMENTACE PRO VÝBĚROVÉ ŘÍZENÍ
REVIZE:	- FORMÁT: 2A4
DATUM:	1/2018 MĚŘÍTKO: 1:50
PROJEKT STAVEBNÍ ÚPRAVY BYTU Galandova 1244, byt č.13	
STAVEBNÍ ČÁST	
NÁZEV VÝKRESU: ELEKTROINSTALACE	
MÍSTO STAVBY: Galandova 1244 , 163 00 Praha 17	
STAVEBNÍK Městská část Praha 17 Žalanského 291, 163 00 Praha 17 - Řepy	
VYPRACOVAL: Ing. arch. Lenka David mobile: +420 720 364 053 email: atelier@lenkadavid.cz Třebáňská 777, 252 30 Řevnice autorizace ČKAIT 0013134 www.afutura.cz	

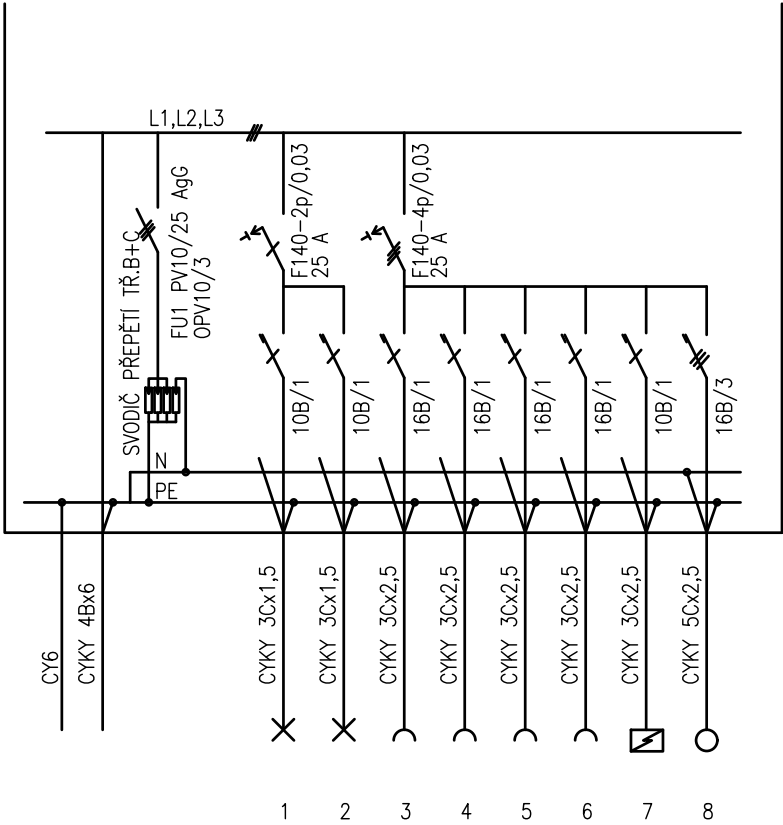

PLASTOVÝ ROZVADĚČ NA POVRCH

KRYTÍ IP 40/20

PŘÍVOD A VÝVOD ZADEM

NEPRŮHLEDNÁ DVÍŘKA

EL-SÍŤ: 3 NPE 230/400V 50Hz. TN-C-S

OCHRANA PŘED NDN: AUTOMATICKÝM ODPOJENÍM

	Č.PARÉ:
Č.VÝKRESU: 8	
ÚČEL:	PROJEKTOVÁ DOKUMENTACE PRO VÝBĚROVÉ ŘÍZENÍ
REVIZE:	- FORMÁT: 2A4
DATUM:	1/2018 MĚŘÍTKO: 1:50
PROJEKT STAVEBNÍ ÚPRAVY BYTU Galandova 1244, byt č.13	
STAVEBNÍ ČÁST	
NÁZEV VÝKRESU: SCHÉMA ROZVODNICE	
MÍSTO STAVBY: Galandova 1244 , 163 00 Praha 17	
STAVEBNÍK Městská část Praha 17 Žalanského 291, 163 00 Praha 17 - Řepy	
VYPRACOVAL: Ing. arch. Lenka David mobile: +420 720 364 053 email: atelier@lenkadavid.cz Třebáňská 777, 252 30 Řevnice autorizace ČKAIT 0013134 www.afutura.cz	