


Makovského 1143, byt č.16

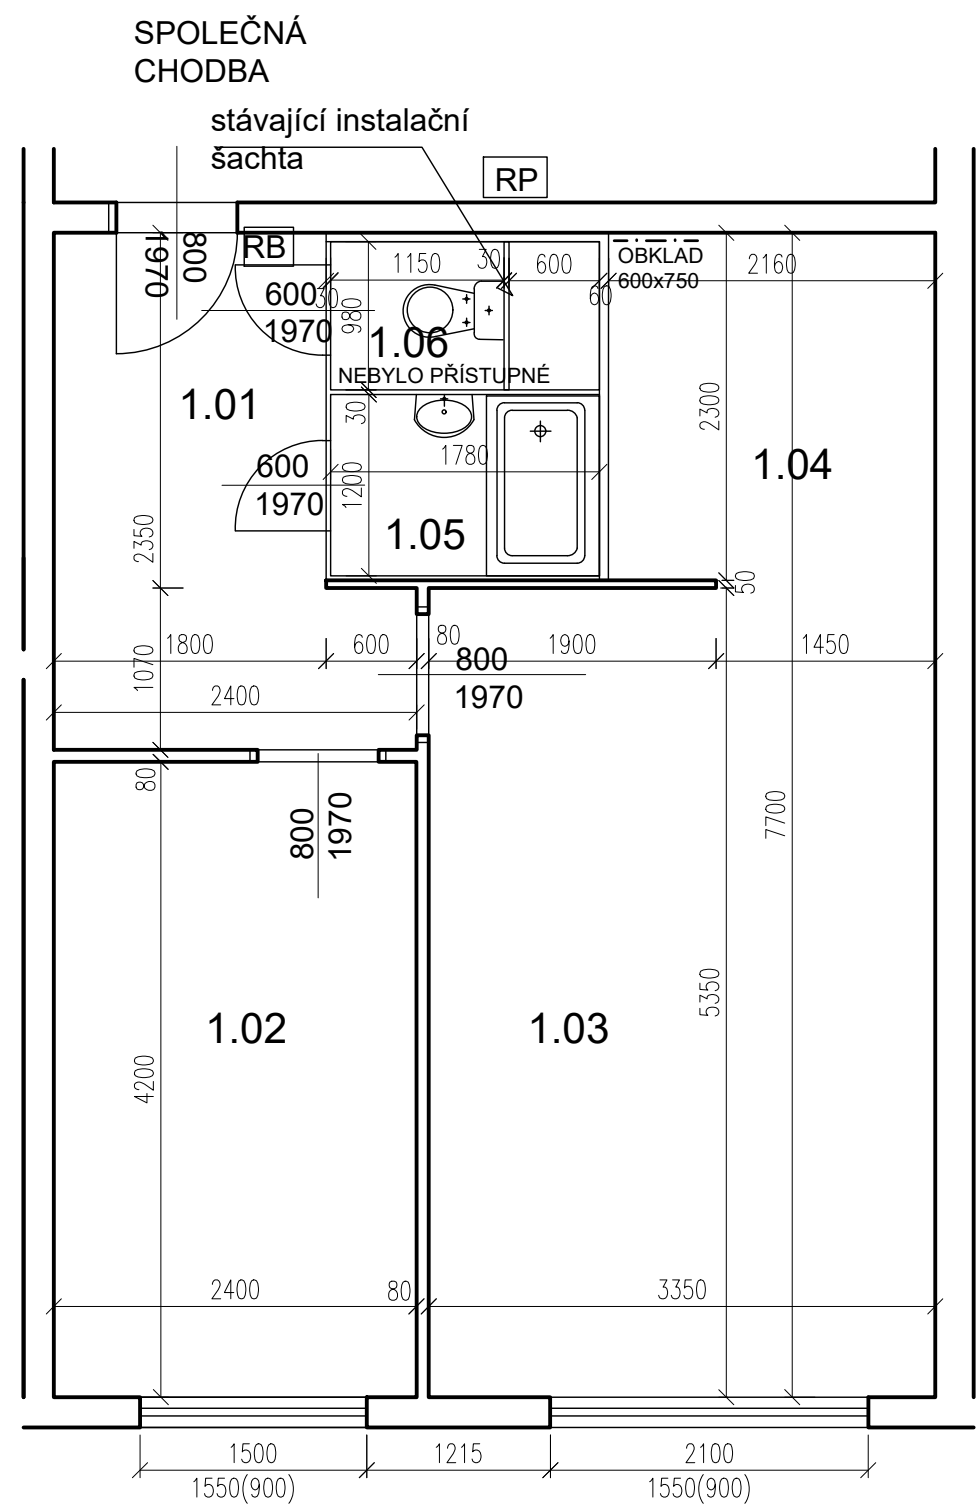

TABULKA MÍSTNOSTÍ


č.m.	Název	Podlaha	Stěny	Strop	Plocha (m2)
					43.0000
1.01	CHODBA	BEZ POVRCHOVÉ ÚPRAVY	tapety	OM. HLADKÁ ŠTUKOVÁ	6,80
1.02	LOŽNICE	BEZ POVRCHOVÉ ÚPRAVY	tapety	OM. HLADKÁ ŠTUKOVÁ	10,00
1.03	POKOJ	BEZ POVRCHOVÉ ÚPRAVY	tapety	OM. HLADKÁ ŠTUKOVÁ	18,10
1.04	KUCHYŇSKÝ KOUT	BEZ POVRCHOVÉ ÚPRAVY	tapety	OM. HLADKÁ ŠTUKOVÁ	5,00
1.05	KOUPELNA	PVC	UMAKARTOVÉ JÁDRO	OM. HLADKÁ ŠTUKOVÁ	2,10
1.06	WC	PVC	UMAKARTOVÉ JÁDRO	OM. HLADKÁ ŠTUKOVÁ	1,00

- LEGENDA MATERIÁLŮ :
- STÁVAJÍCÍ KONSTRUKCE
 - UMAKARTOVÉ JÁDRO
 - DOMÁCÍ BYTOVÁ ROZVODNICE ELEKTRO

Č.PARÉ:	
Č.VÝKRESU:	1
ÚČEL: PROJEKTOVÁ DOKUMENTACE PRO VÝBĚROVÉ ŘÍZENÍ	
REVIZE: -	FORMÁT: 2A4
DATUM: 12/2018	MĚŘÍTKO: 1:50
PROJEKT STAVEBNÍ ÚPRAVY BYTU Makovského 1143 byt č.16	
STAVEBNÍ ČÁST	
NÁZEV VÝKRESU: Půdorys - stávající stav	
MÍSTO STAVBY: Makovského 1143, 163 00 Praha 17	
STAVEBNÍK Městská část Praha 17 Žalanského 291, 163 00 Praha 17 - Řepy	
VYPRACOVAL: Ing. arch. Lenka David mobile: +420 720 364 053 email: atelier@lenkadavid.cz Třebáňská 777, 252 30 Řevnice autorizace ČKAIT 0013134 www.afutura.cz	

PŮDORYS - STÁVAJÍCÍ STAV 1:50 @A3

Makovského 1143, byt č.16

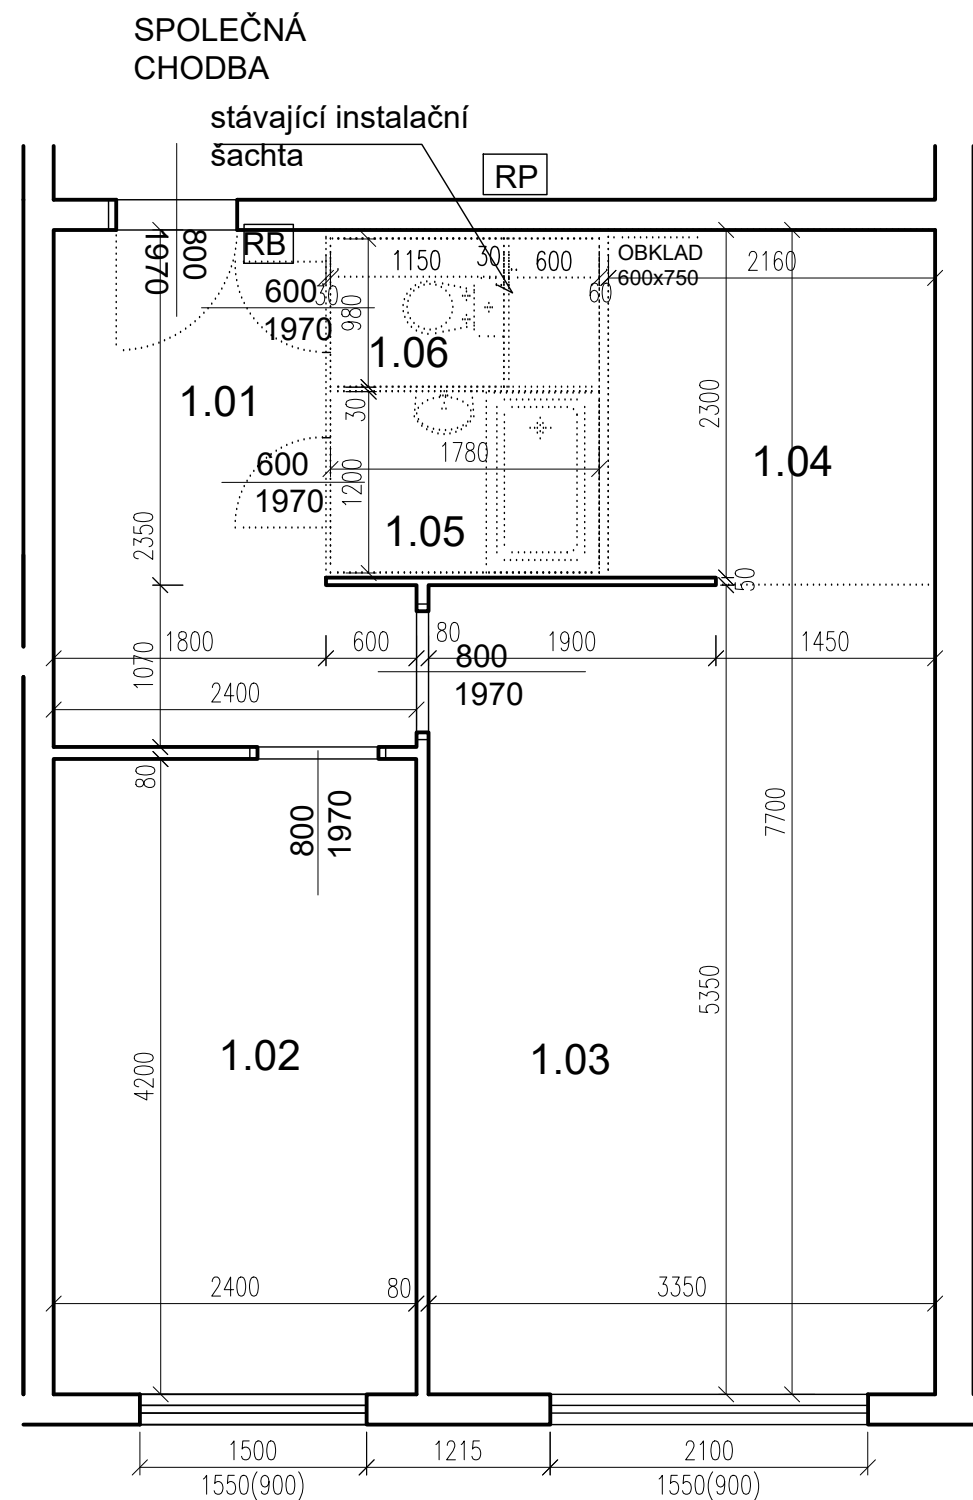

POZN. ŽALUZIE VÝMĚNA, OKNA SEŘÍDIT

PŮDORYS - BOURACÍ PRÁCE 1:50 @A3

TABULKA MÍSTNOSTÍ

č.m.	Název	Podlaha	Stěny	Strop	Plocha (m2)
					43.0000
1.01	CHODBA	BEZ POVRCHOVÉ ÚPRAVY	tapety	OM. HLADKÁ ŠTUKOVÁ	6,80
1.02	LOŽNICE	BEZ POVRCHOVÉ ÚPRAVY	tapety	OM. HLADKÁ ŠTUKOVÁ	10,00
1.03	POKOJ	BEZ POVRCHOVÉ ÚPRAVY	tapety	OM. HLADKÁ ŠTUKOVÁ	18,10
1.04	KUCHYŇSKÝ KOUT	BEZ POVRCHOVÉ ÚPRAVY	tapety	OM. HLADKÁ ŠTUKOVÁ	5,00
1.05	KOUPELNA	PVC	UMAKARTOVÉ JÁDRO	OM. HLADKÁ ŠTUKOVÁ	2,10
1.06	WC	PVC	UMAKARTOVÉ JÁDRO	OM. HLADKÁ ŠTUKOVÁ	1,00


LEGENDA MATERIÁLŮ :

- STÁVAJÍCÍ KONSTRUKCE
..... BOURANÉ, DEMONTOVANÉ KONSTRUKCE

POZN.
- STÁVAJÍCÍ FINÁLNÍ VRSTVY PODLAH BUDOU ODSTRANĚNY
- STÁVAJÍCÍ ŠTUKOVÉ OMÍTKY BUDOU PODLE POTŘEBY OPRÁVENY (AŽ PO NATAŽENÍ NOVÝCH ROZVODŮ ELEKTRO)
-TAPETY BUDOU ODSTRANĚNY POKUD JSOU UVEDENY V TABULCE MÍSTNOSTÍ

Č.PARÉ:	
Č.VÝKRESU:	2
ÚČEL:	PROJEKTOVÁ DOKUMENTACE PRO VÝBĚROVÉ ŘÍZENÍ
REVIZE:	- FORMÁT: 2A4
DATUM:	12/2018 MĚŘÍTKO: 1:50
PROJEKT STAVEBNÍ ÚPRAVY BYTU Makovského 1143 byt č.16	
STAVEBNÍ ČÁST	
NÁZEV VÝKRESU: Půdorys - BOURACÍ PRÁCE	
MÍSTO STAVBY: Makovského 1143, 163 00 Praha 17	
STAVEBNÍK Městská část Praha 17 Žalanského 291, 163 00 Praha 17 - Řepy	
VYPRACOVAL: Ing. arch. Lenka David mobile: +420 720 364 053 email: atelier@lenkadavid.cz Třebáňská 777, 252 30 Řevnice autorizace ČKAIT 0013134 www.afutura.cz	

Makovského 1143, byt č.16

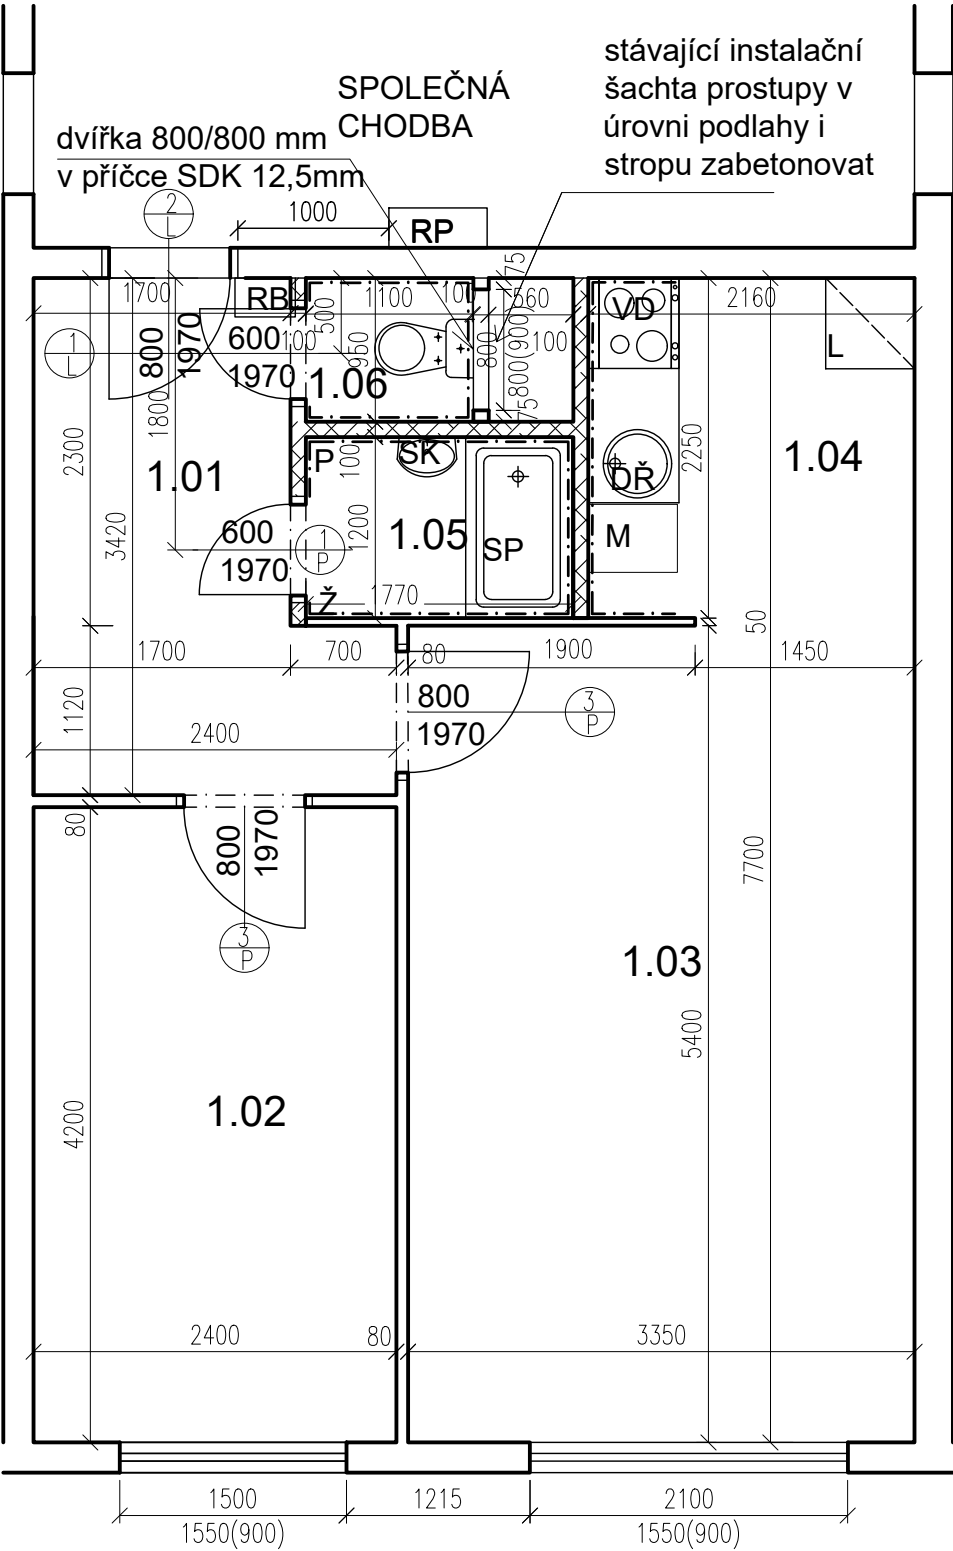

TABULKA MÍSTNOSTÍ

č.m.	Název	Podlaha	Stěny	Strop	Plocha (m2)
					42.8500
1.01	CHODBA	PVC	OM. HLADKÁ ŠTUKOVÁ	OM. HLADKÁ ŠTUKOVÁ	6,60
1.02	LOŽNICE	PVC	OM. HLADKÁ ŠTUKOVÁ	OM. HLADKÁ ŠTUKOVÁ	10,00
1.03	POKOJ	PVC	OM. HLADKÁ ŠTUKOVÁ	OM. HLADKÁ ŠTUKOVÁ	18,10
1.04	KUCHYŇSKÝ KOUT	PVC	OM. HLADKÁ ŠTUKOVÁ KER. OBKLAD LINKY	OM. HLADKÁ ŠTUKOVÁ	4,90
1.05	KOUPELNA	KER. DLAŽBA	OM. HLADKÁ ŠTUKOVÁ KER. OBKLAD V. 2000mm	OM. HLADKÁ ŠTUKOVÁ	2,20
1.06	WC	KER. DLAŽBA	OM. HLADKÁ ŠTUKOVÁ KER. OBKLAD V. 2000mm	OM. HLADKÁ ŠTUKOVÁ	1,05

LEGENDA MATERIÁLŮ :

- STÁVAJÍCÍ KONSTRUKCE
- NOVÉ ZDĚNÉ PŘÍČKY POROBETONOVÉ
TVÁRNICE TL.100mm
- RB

DOMÁCÍ BYTOVÁ ROZVODNICE ELEKTRO
- VD

NOVÝ SPORÁK SE SKLOKERAMICKOU DESKOU
- DŘ

NOVÝ KUCHYŇSKÝ DŘEZ
- M

MÍSTO S VÝVODEM PRO MYČKU
- L

MÍSTO PRO LEDNICI
- Ž

ELEKTRICKÝ TOPNÝ ŽEBŘÍK 960/450
- SK

ZRCADLO S POLIČKOU NAD UMYVADLO
- SP

SPRCHOVÁ VANIČKA - POLYBAN AKRYLÁTOVÁ
VČ. ZÁSTĚNY 1200/1400 mm
- P

MÍSTO S VÝVODEM PRO PRAČKU

Č.PARÉ:

Č.VÝKRESU:

3

ÚČEL:

PROJEKTOVÁ DOKUMENTACE
PRO VÝBĚROVÉ ŘÍZENÍ

REVIZE:

-

FORMÁT:

2A4

DATUM:

12/2018

MĚŘÍTKO:

1:50

PROJEKT

STAVEBNÍ ÚPRAVY BYTU
Makovského 1143 byt č.16

STAVEBNÍ ČÁST

NÁZEV VÝKRESU:

Půdorys - nový stav

MÍSTO STAVBY:

Makovského 1143, 163 00 Praha 17

STAVEBNÍK

Městská část Praha 17
Žalanského 291, 163 00 Praha 17 - Řepy

VYPRACOVAL:

Ing. arch. Lenka David

mobile: +420 720 364 053

email: atelier@lenkadavid.cz

Třebáňská 777, 252 30 Řevnice


autorizace ČKAIT 0013134

www.afutura.cz

PŮDORYS - NOVÝ STAV 1:50 @A3

Makovského 1143, byt č.16

TABULKA MÍSTNOSTÍ

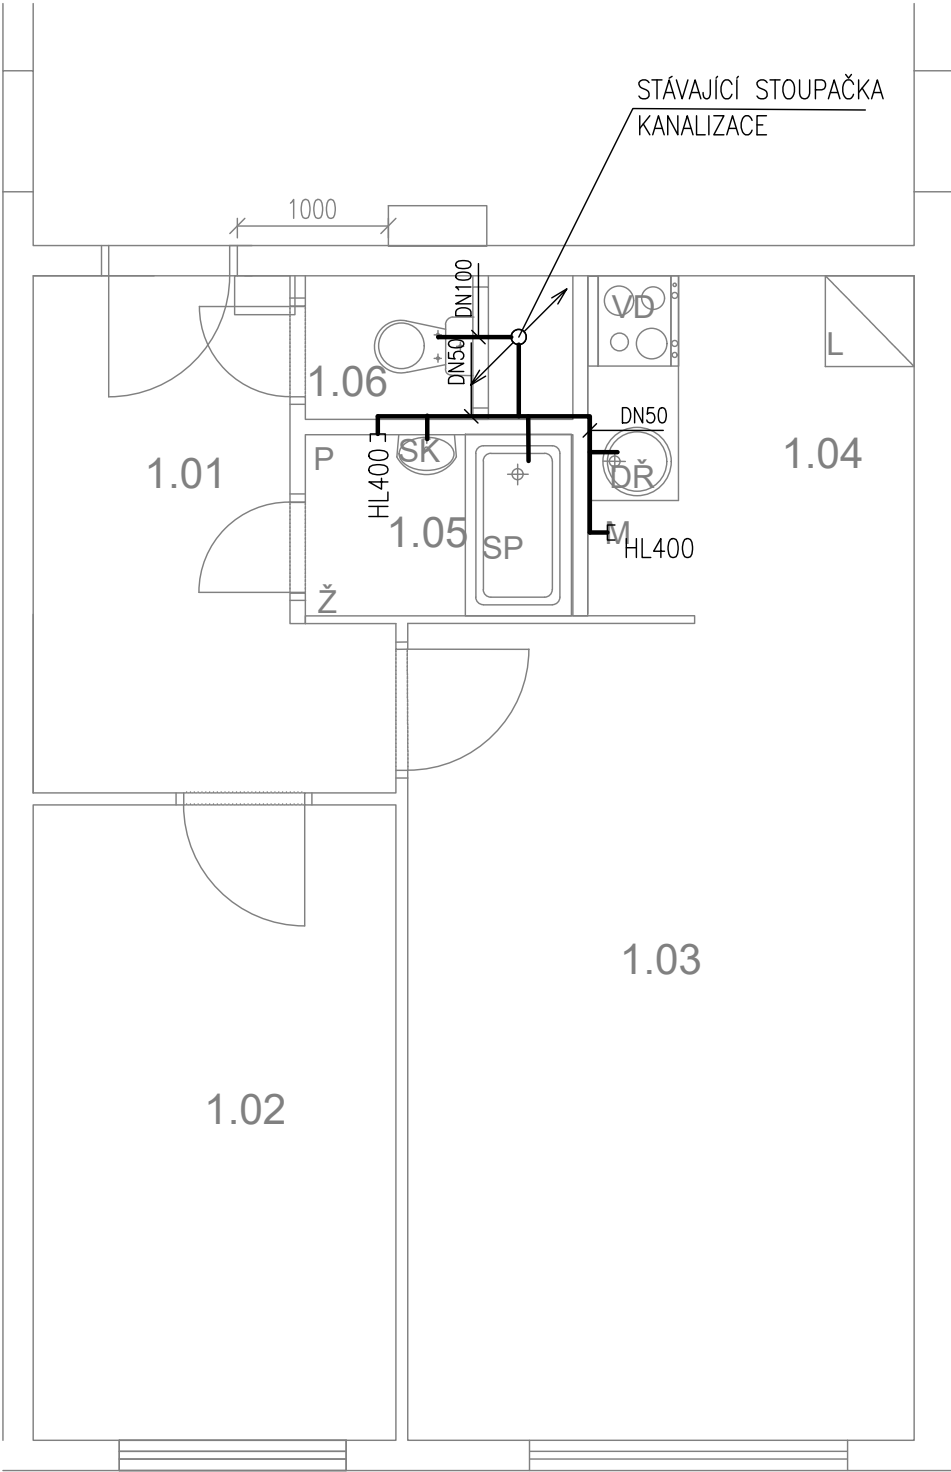

LEGENDA MATERIÁLŮ :

- STÁVAJÍCÍ KONSTRUKCE
- NOVÉ ZDĚNÉ PŘÍČKY POROBETONOVÉ TVÁRNICE TL.100mm
- DOMÁCÍ BYTOVÁ ROZVODNICE ELEKTRO
- NOVÝ SPORÁK SE SKLOKERAMICKOU DESKOU
- NOVÝ KUCHYŇSKÝ DŘEZ
- MÍSTO S VÝVODEM PRO MYČKU
- MÍSTO PRO LEDNICI
- ELEKTRICKÝ TOPNÝ ŽEBŘÍK 960/450
- ZRCADLO S POLIČKOU NAD UMYVADLO
- SPRCHOVÁ VANIČKA - POLYBAN AKRYLÁTOVÁ VČ. ZÁSTĚNY 1200/1400 mm
- MÍSTO S VÝVODEM PRO PRAČKU

LEGENDA:


KANALIZACE

	Č.PARÉ:
Č.VÝKRESU: 4	
ÚČEL:	PROJEKTOVÁ DOKUMENTACE PRO VÝBĚROVÉ ŘÍZENÍ
REVIZE:	- FORMÁT: 2A4
DATUM:	12/2018 MĚŘÍTKO: 1:50
PROJEKT STAVEBNÍ ÚPRAVY BYTU Makovského 1143 byt č.16	
STAVEBNÍ ČÁST	
NÁZEV VÝKRESU:	KANALIZACE
MÍSTO STAVBY:	Makovského 1143, 163 00 Praha 17
STAVEBNÍK	Městská část Praha 17 Žalanského 291, 163 00 Praha 17 - Řepy
VYPRACOVAL:	Ing. arch. Lenka David mobile: +420 720 364 053 email: atelier@lenkadavid.cz Třebáňská 777, 252 30 Řevnice autorizace ČKAIT 0013134 www.afutura.cz

PŮDORYS - NOVÝ STAV 1:50 @A3

Makovského 1143, byt č.16

TABULKA MÍSTNOSTÍ

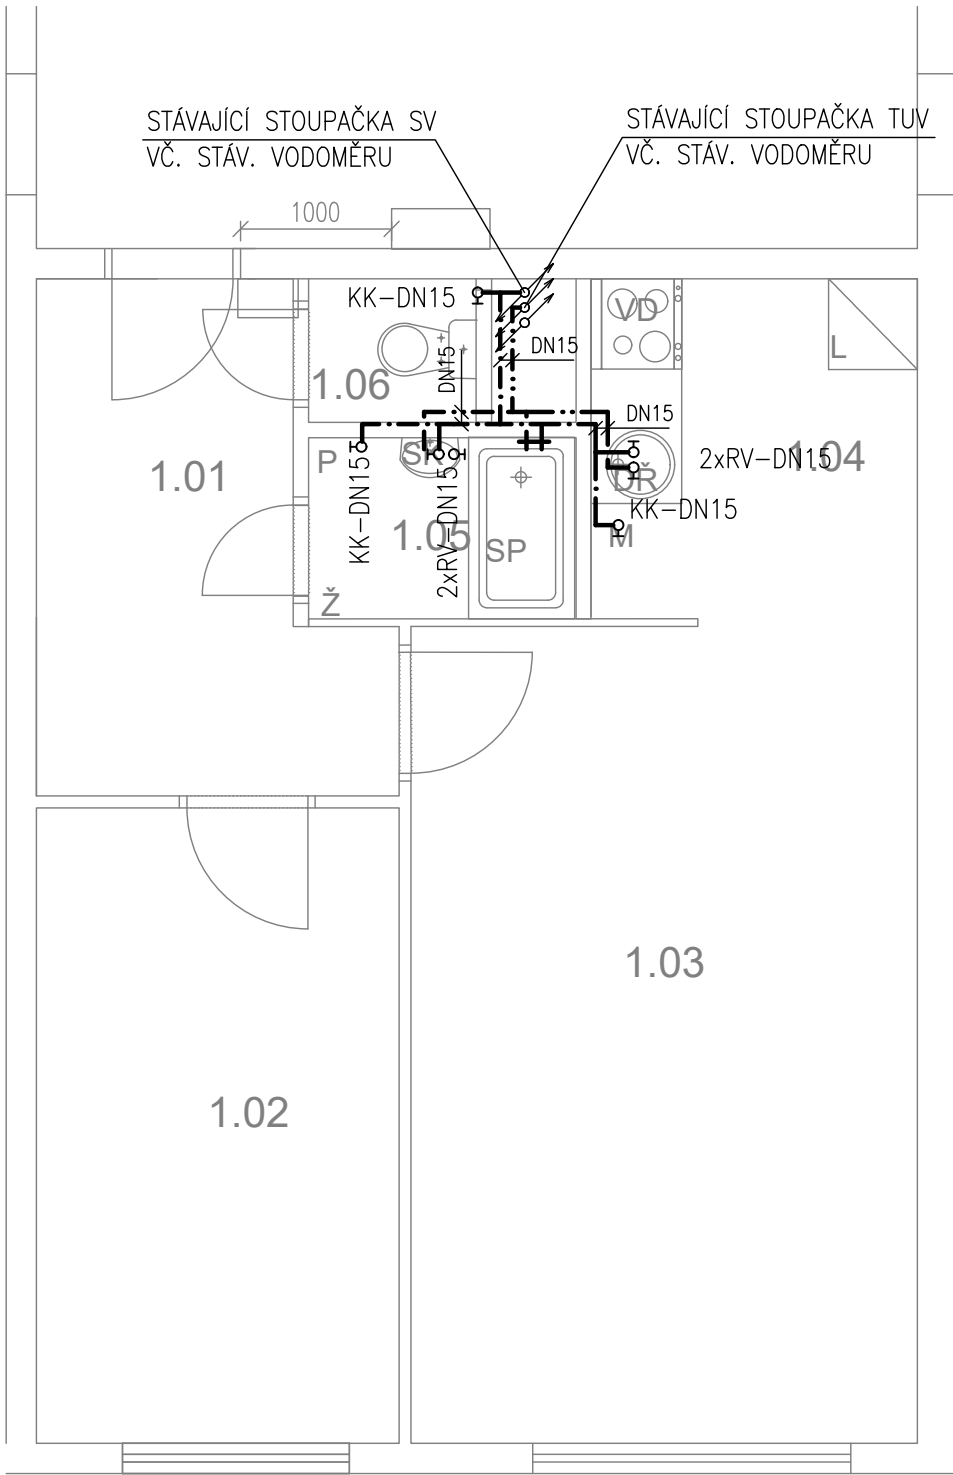

LEGENDA MATERIÁLŮ :


- STÁVAJÍCÍ KONSTRUKCE
- NOVÉ ZDĚNÉ PŘÍČKY POROBETONOVÉ TVÁRNICE TL.100mm
- DOMÁCÍ BYTOVÁ ROZVODNICE ELEKTRO
- NOVÝ SPORÁK SE SKLOKERAMICKOU DESKOU
- NOVÝ KUCHYŇSKÝ DŘEZ
- MÍSTO S VÝVODEM PRO MYČKU
- MÍSTO PRO LEDNICI
- ELEKTRICKÝ TOPNÝ ŽEBŘÍK 960/450
- ZRCADLO S POLIČKOU NAD UMYVADLO
- SPRCHOVÁ VANIČKA - POLYBAN AKRYLÁTOVÁ VČ. ZÁSTĚNY 1200/1400 mm
- MÍSTO S VÝVODEM PRO PRAČKU

LEGENDA:

- STUDENÁ VODA
- TEPLÁ VODA

Č.PARÉ:	
Č. VÝKRESU:	5
ÚČEL:	PROJEKTOVÁ DOKUMENTACE PRO VÝBĚROVÉ ŘÍZENÍ
REVIZE:	- FORMÁT: 2A4
DATUM:	12/2018 MĚŘITKO: 1:50
PROJEKT	
STAVEBNÍ ÚPRAVY BYTU	
Makovského 1143 byt č.16	
STAVEBNÍ ČÁST	
NÁZEV VÝKRESU:	
VODOVOD	
MÍSTO STAVBY:	
Makovského 1143, 163 00 Praha 17	
STAVEBNÍK	
Městská část Praha 17	
Žalanského 291, 163 00 Praha 17 - Řepy	
VYPRACOVAL:	
Ing. arch. Lenka David	
mobile: +420 720 364 053	
email: atelier@lenkadavid.cz	
Třebáňská 777, 252 30 Řevnice	
autorizace ČKAIT 0013134	
www.afutura.cz	

PŮDORYS - NOVÝ STAV 1:50 @A3

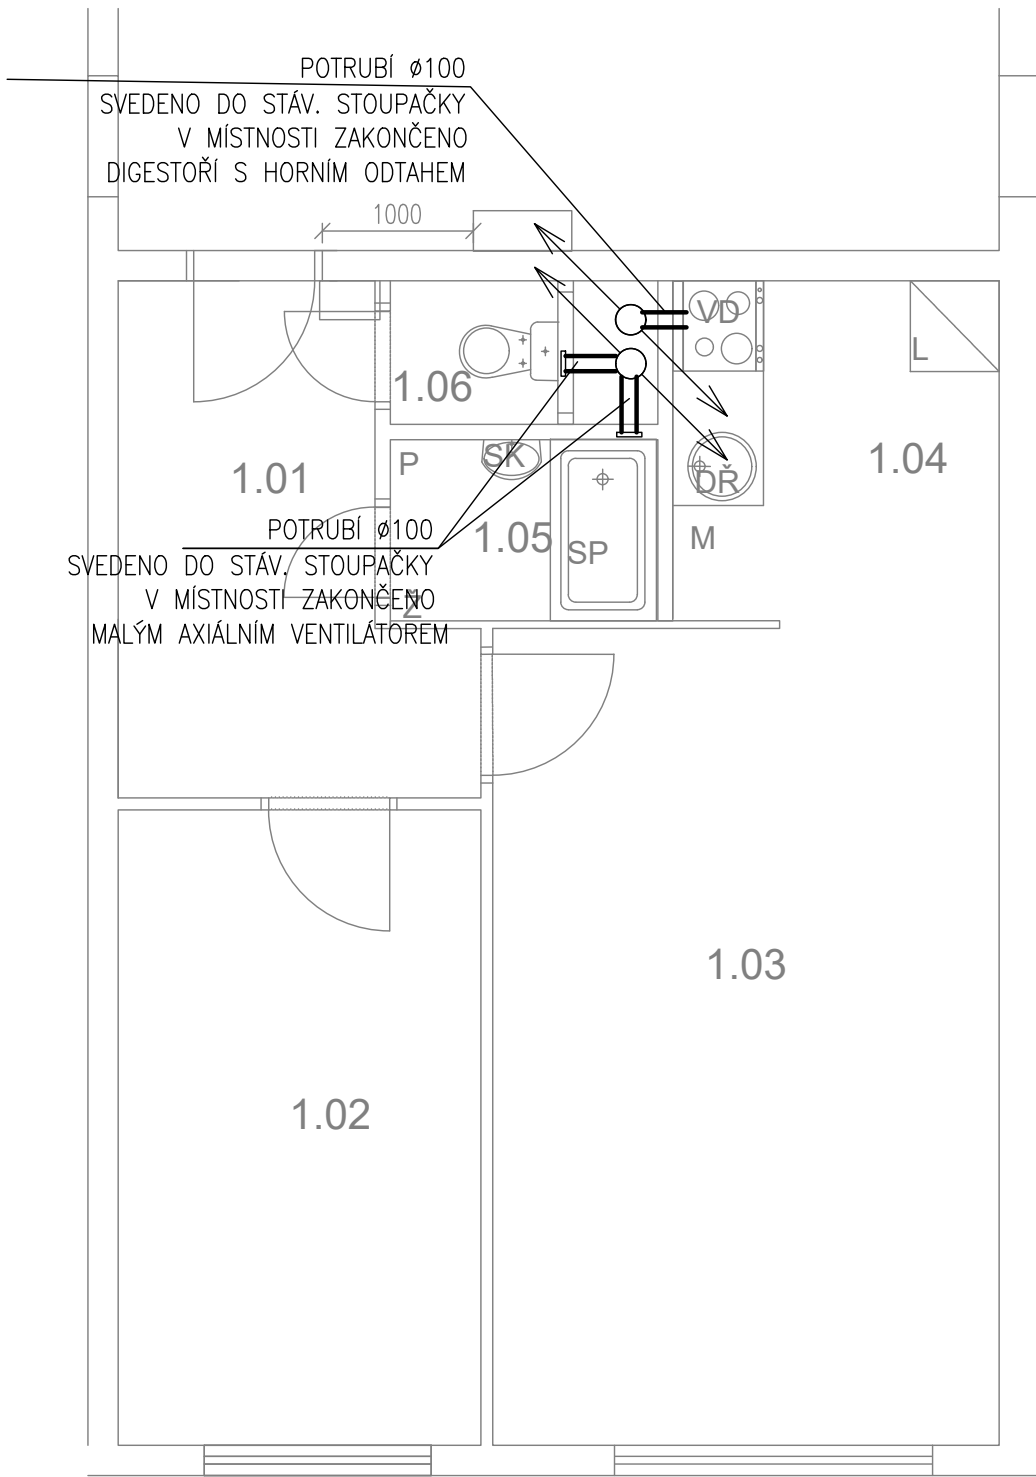

LEGENDA MATERIÁLŮ :

- STÁVAJÍCÍ KONSTRUKCE
- NOVÉ ZDĚNÉ PŘÍČKY POROBETONOVÉ TVÁRNICE TL.100mm
- RB DOMÁCÍ BYTOVÁ ROZVODNICE ELEKTRO
- VD NOVÝ SPORÁK SE SKLOKERAMICKOU DESKOU
- DŘ NOVÝ KUCHYŇSKÝ DŘEZ
- M MÍSTO S VÝVODEM PRO MYČKU
- L MÍSTO PRO LEDNICI
- Ž ELEKTRICKÝ TOPNÝ ŽEBŘÍK 960/450
- SK ZRCADLO S POLIČKOU NAD UMYVADLO
- SP SPRCHOVÁ VANIČKA - POLYBAN AKRYLÁTOVÁ VČ. ZÁSTĚNY 1200/1400 mm
- P MÍSTO S VÝVODEM PRO PRAČKU

LEGENDA:

———— VZDUCHOTECHNIKA

Č.PARÉ:	
Č.VÝKRESU:	6
ÚČEL:	PROJEKTOVÁ DOKUMENTACE PRO VÝBĚROVÉ ŘÍZENÍ
REVIZE:	- FORMÁT: 2A4
DATUM:	12/2018 MĚŘÍTKO: 1:50
PROJEKT STAVEBNÍ ÚPRAVY BYTU Makovského 1143 byt č.16	
STAVEBNÍ ČÁST	
NÁZEV VÝKRESU: VZDUCHOTECHNIKA	
MÍSTO STAVBY: Makovského 1143, 163 00 Praha 17	
STAVEBNÍK Městská část Praha 17 Žalanského 291, 163 00 Praha 17 - Řepy	
VYPRACOVAL: Ing. arch. Lenka David mobile: +420 720 364 053 email: atelier@lenkadavid.cz Třebáňská 777, 252 30 Řevnice autorizace ČKAIT 0013134 www.afutura.cz	

TABULKA MÍSTNOSTÍ




	SVĚTELNÝ VÝVOD
	SVĚTELNÝ VÝVOD NÁSTĚNNÝ
	ZÁŘÍVKA
	ZÁSUVKA VÍCENÁSOBNÁ
	ZÁSUVKA VÍCENÁSOBNÁ 3-FÁZOVÁ
	ZÁSUVKA PRO SDĚLOVACÍ ZAŘÍZENÍ
	JEDNOPÓLOVÝ VYPÍNAČ SE SAMOČINNÝM NÁVRATEM
	JEDNOPÓLOVÝ VYPÍNAČ
	SÉRIOVÝ VYPÍNAČ
	STRÍDAVÝ PŘEPÍNAČ

1-SVĚTLA VNITŘNÍ – PŘEDSÍŇ, LOŽNICE, OP
2-SVĚTLA VNITŘNÍ – KUCHYŇ, KOUPELNA ,WC
3-ZÁSUVKY VNITŘNÍ – PŘEDSÍŇ, LOŽNICE, OP
4-ZÁSUVKY VNITŘNÍ – KUCHYŇ, KOUPELNA
5-VÝVOD PRO MYČKU
6-VÝVOD PRO PRAČKU
7-VÝVOD PRO INFRAZAŘIČ
8-3 FÁZOVÝ VÝVOD PRO SPORÁK

PŮDORYS - NOVÝ STAV 1:50 @A3

		Č.PARÉ:	
Č.VÝKRESU:			
7			
ÚČEL:		PROJEKTOVÁ DOKUMENTACE PRO VÝBĚROVÉ ŘÍZENÍ	
REVIZE:	-	FORMÁT:	2A4
DATUM:	12/2018	MĚŘÍTKO:	1:50
PROJEKT STAVEBNÍ ÚPRAVY BYTU Makovského 1143 byt č.16			
STAVEBNÍ ČÁST			
NÁZEV VÝKRESU: ELEKTROINSTALACE			
MÍSTO STAVBY: Makovského 1143, 163 00 Praha 17			
STAVEBNÍK Městská část Praha 17 Žalanského 291, 163 00 Praha 17 - Řepy			
VYPRACOVAL: Ing. arch. Lenka David mobile: +420 720 364 053 email: atelier@lenkadavid.cz Třebáňská 777, 252 30 Řevnice autorizace ČKAIT 0013134 www.afutura.cz			

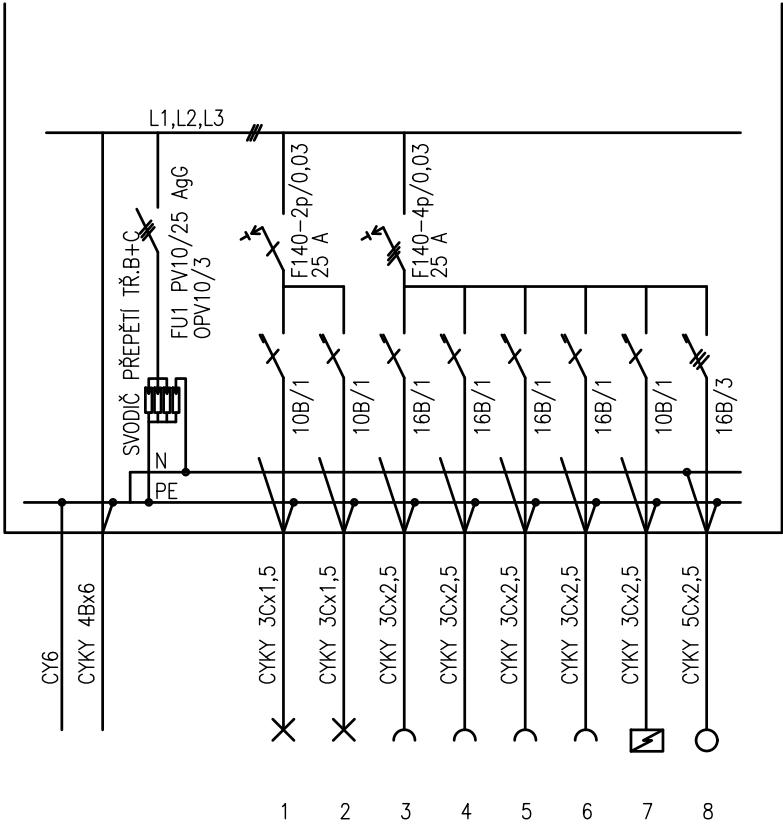

PLASTOVÝ ROZVADĚČ NA POVRCH

KRYTÍ IP 40/20

PŘÍVOD A VÝVOD ZADEM

NEPRŮHLEDNÁ DVÍŘKA

EL-SÍŤ: 3 NPE 230/400V 50Hz. TN-C-S

OCHRANA PŘED NDN: AUTOMATICKÝM ODPOJENÍM

		Č.PARÉ:	
Č.VÝKRESU:		8	
ÚČEL:		PROJEKTOVÁ DOKUMENTACE PRO VÝBĚROVÉ ŘÍZENÍ	
REVIZE:		-	FORMÁT: 2A4
DATUM:		12/2018	MĚŘÍTKO: 1:50
PROJEKT STAVEBNÍ ÚPRAVY BYTU Makovského 1143 byt č.16			
STAVEBNÍ ČÁST			
NÁZEV VÝKRESU: SCHÉMA ROZVODNICE			
MÍSTO STAVBY: Makovského 1143, 163 00 Praha 17			
STAVEBNÍK Městská část Praha 17 Žalanského 291, 163 00 Praha 17 - Řepy			
VYPRACOVAL: Ing. arch. Lenka David mobile: +420 720 364 053 email: atelier@lenkadavid.cz Třebáňská 777, 252 30 Řevnice autorizace ČKAIT 0013134 www.afutura.cz			