


BAZOVSKÉHO 1118 - byt č.30

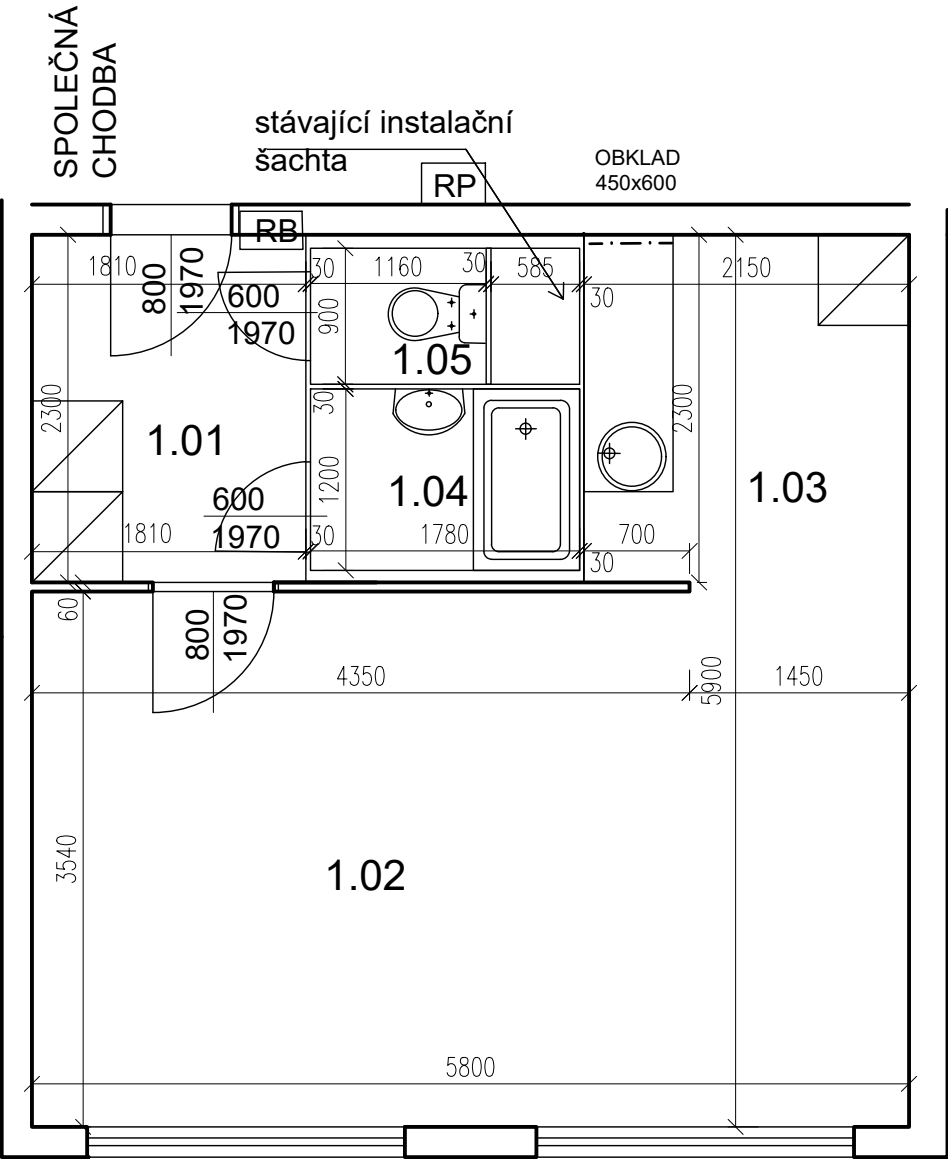

POZN. ŽALUZIE VE ŠPATNÉM STAVU - VYMĚNIT  
3KS GARNÝŽ CELKEM 8m

PŮDORYS - STÁVAJÍCÍ STAV 1:50 @A3

TABULKA MÍSTNOSTÍ


S.V. 2550 mm

| č.m. | Název          | Podlaha | Stěny                      | Strop              | Plocha (m2) |
|------|----------------|---------|----------------------------|--------------------|-------------|
|      |                |         |                            |                    | 32.4500     |
|      |                |         |                            |                    |             |
| 1.01 | CHODBA         | PVC     | TAPETY                     | OM. HLADKÁ ŠTUKOVÁ | 4,20        |
| 1.02 | POKOJ          | PVC     | TAPETY A OBKLAD EPS KAZETY | EPS KAZETY         | 20,30       |
| 1.03 | KUCHYŇSKÝ KOUT | PVC     | TAPETY                     | OM. HLADKÁ ŠTUKOVÁ | 4,80        |
| 1.04 | KOUPELNA       | PVC     | UMAKARTOVÉ JÁDRO           | OM. HLADKÁ ŠTUKOVÁ | 2,10        |
| 1.05 | WC             | PVC     | UMAKARTOVÉ JÁDRO           | OM. HLADKÁ ŠTUKOVÁ | 1,05        |
|      |                |         |                            |                    |             |

- LEGENDA MATERIÁLŮ :
- STÁVAJÍCÍ KONSTRUKCE
  - UMAKARTOVÉ JÁDRO
  - DOMÁCÍ BYTOVÁ ROZVODNICE ELEKTRO

|                                                                             |                                                                                                                                                  |
|-----------------------------------------------------------------------------|--------------------------------------------------------------------------------------------------------------------------------------------------|
|                                                                             | Č.PARÉ:                                                                                                                                          |
| Č.VÝKRESU:<br>1                                                             |                                                                                                                                                  |
| ÚČEL:                                                                       | PROJEKTOVÁ DOKUMENTACE<br>PRO VÝBĚROVÉ ŘÍZENÍ                                                                                                    |
| REVIZE:                                                                     | - FORMÁT: 2A4                                                                                                                                    |
| DATUM:                                                                      | 10/2021 MĚŘÍTKO: 1:50                                                                                                                            |
| PROJEKT<br><b>STAVEBNÍ ÚPRAVY BYTU</b><br><b>BAZOVSKÉHO 1118 - byt č.30</b> |                                                                                                                                                  |
| STAVEBNÍ ČÁST                                                               |                                                                                                                                                  |
| NÁZEV VÝKRESU:                                                              | Půdorys - stávající stav                                                                                                                         |
| MÍSTO STAVBY:                                                               | BAZOVSKÉHO 1118 , 163 00 Praha 17                                                                                                                |
| STAVEBNÍK                                                                   | Městská část Praha 17<br>Žalanského 291, 163 00 Praha 17 - Řepy                                                                                  |
| VYPRACOVAL:                                                                 | Ing. arch. Lenka David, AFUTURA S.R.O.<br>mobile: +420 720 364 053<br>email: atelier@lenkadavid.cz<br>autorizace ČKAIT 0013134<br>www.afutura.cz |

BAZOVSKÉHO 1118 - byt č.30

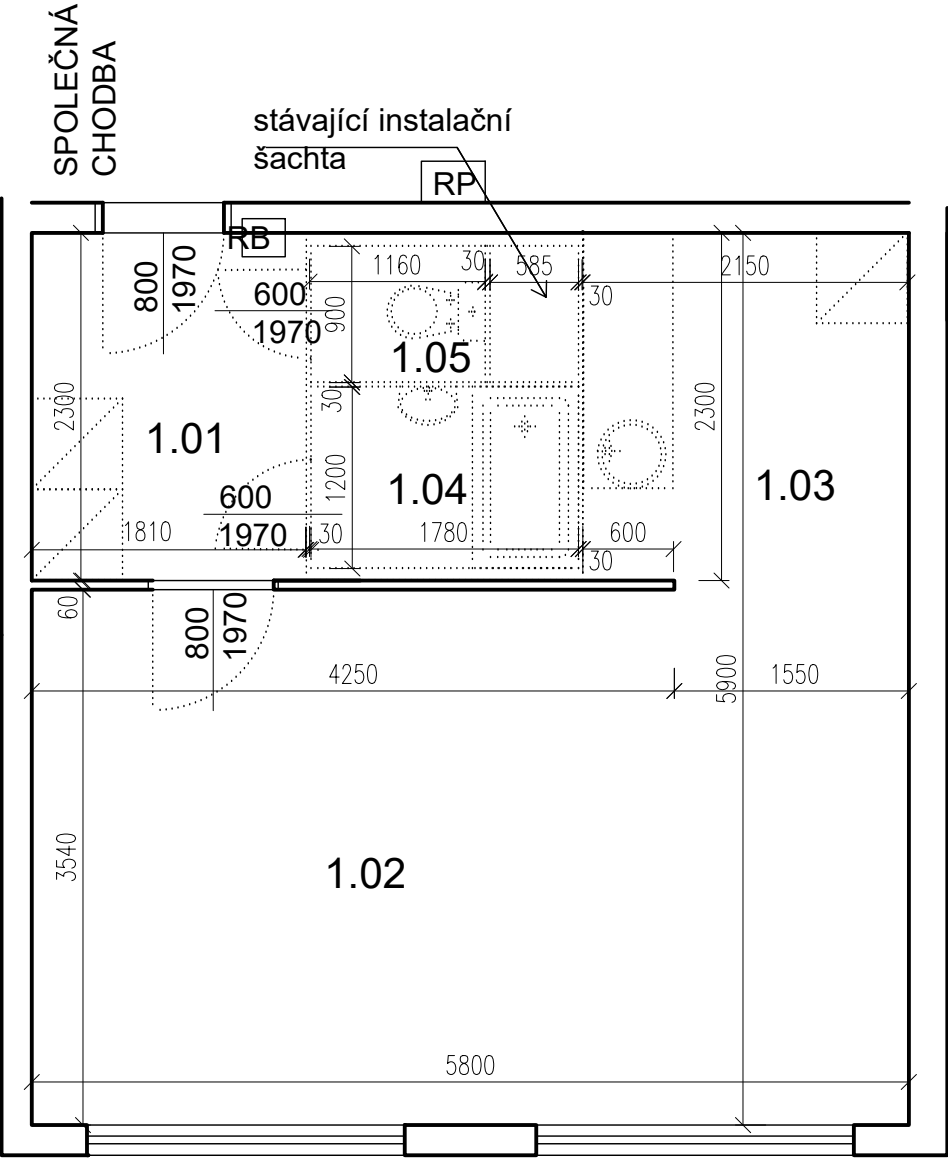

POZN. ŽALUZIE VE ŠPATNÉM STAVU - VYMĚNIT

PŮDORYS - BOURACÍ PRÁCE 1:50 @A3

TABULKA MÍSTNOSTÍ

5.np,S.V. 2550 mm

| č.m. | Název          | Podlaha | Stěny                      | Strop              | Plocha (m2) |
|------|----------------|---------|----------------------------|--------------------|-------------|
|      |                |         |                            |                    | 32.4500     |
| 1.01 | CHODBA         | PVC     | TAPETY                     | OM. HLADKÁ ŠTUKOVÁ | 4,20        |
| 1.02 | POKOJ          | PVC     | TAPETY A OBKLAD EPS KAZETY | EPS KAZETY         | 20,30       |
| 1.03 | KUCHYŇSKÝ KOUT | PVC     | TAPETY                     | OM. HLADKÁ ŠTUKOVÁ | 4,80        |
| 1.04 | KOUPELNA       | PVC     | UMAKARTOVÉ JÁDRO           | OM. HLADKÁ ŠTUKOVÁ | 2,10        |
| 1.05 | WC             | PVC     | UMAKARTOVÉ JÁDRO           | OM. HLADKÁ ŠTUKOVÁ | 1,05        |


LEGENDA MATERIÁLŮ :

- STÁVAJÍCÍ KONSTRUKCE
- BOURANÉ, DEMONTOVANÉ KONSTRUKCE

POZN.  
- STÁVAJÍCÍ FINÁLNÍ VRSTVY PODLAH BUDOU ODSTRANĚNY  
- STÁVAJÍCÍ ŠTUKOVÉ OMÍTKY BUDOU PODLE POTŘEBY OPRAVENY (AŽ PO NATAŽENÍ NOVÝCH ROZVODŮ ELEKTRO)  
-TAPETY BUDOU ODSTRANĚNY  
- NUTNÉ SEŘÍZENÍ OKEN

|                |                                                                                                                                                  |
|----------------|--------------------------------------------------------------------------------------------------------------------------------------------------|
|                | Č.PARÉ:                                                                                                                                          |
| Č.VÝKRESU:     | 2                                                                                                                                                |
| ÚČEL:          | PROJEKTOVÁ DOKUMENTACE PRO VÝBĚROVÉ ŘÍZENÍ                                                                                                       |
| REVIZE:        | - FORMÁT: 2A4                                                                                                                                    |
| DATUM:         | 10/2021 MĚŘÍTKO: 1:50                                                                                                                            |
| PROJEKT        | STAVEBNÍ ÚPRAVY BYTU BAZOVSKÉHO 1118 - byt č.30                                                                                                  |
| STAVEBNÍ ČÁST  |                                                                                                                                                  |
| NÁZEV VÝKRESU: | Půdorys - BOURACÍ PRÁCE                                                                                                                          |
| MÍSTO STAVBY:  | BAZOVSKÉHO 1118 , 163 00 Praha 17                                                                                                                |
| STAVEBNÍK      | Městská část Praha 17 Žalanského 291, 163 00 Praha 17 - Řepy                                                                                     |
| VYPRACOVAL:    | Ing. arch. Lenka David, AFUTURA S.R.O.<br>mobile: +420 720 364 053<br>email: atelier@lenkadavid.cz<br>autorizace ČKAIT 0013134<br>www.afutura.cz |

BAZOVSKÉHO 1118 - byt č.30

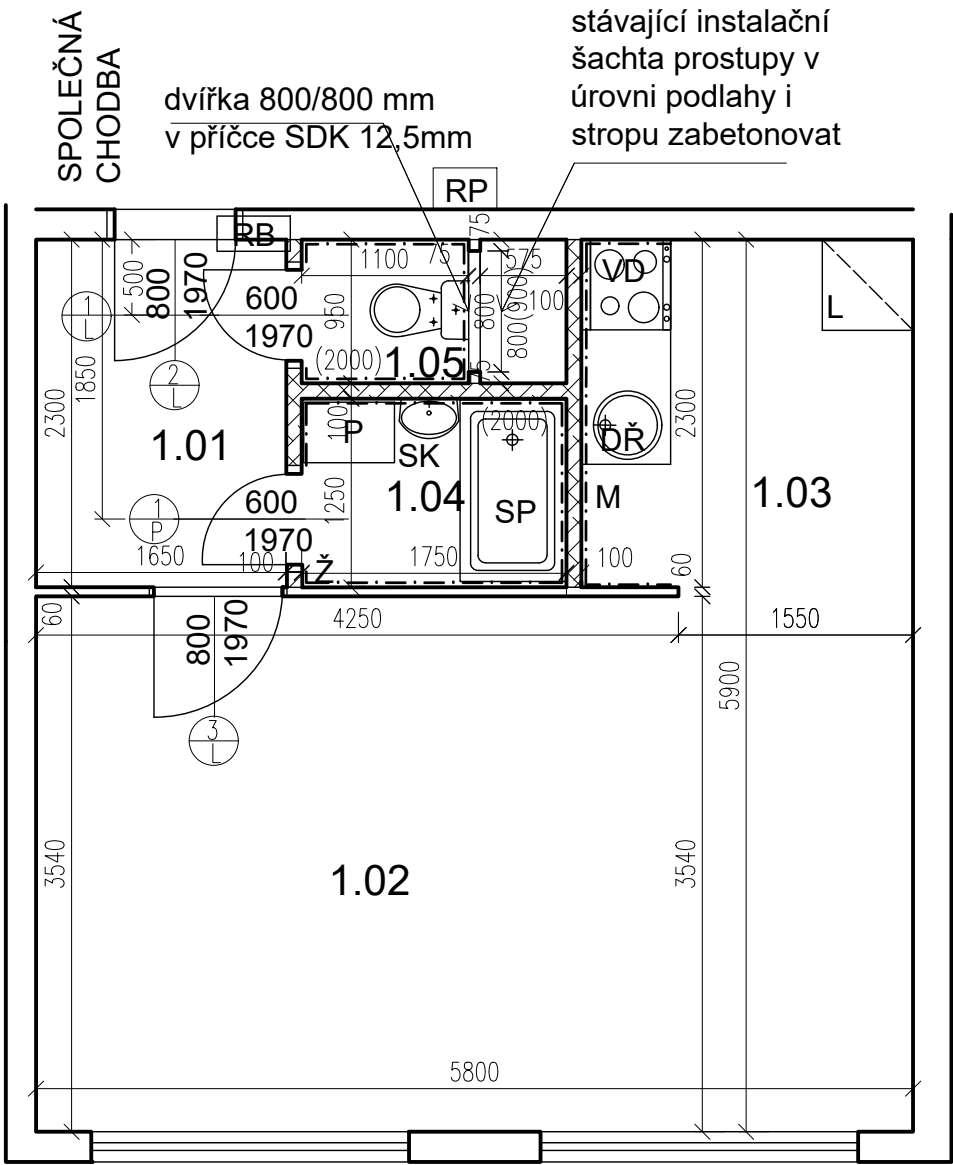

TABULKA MÍSTNOSTÍ

S.V. 2550 mm

| č.m. | Název          | Podlaha     | Stěny                                       | Strop              | Plocha (m2) |
|------|----------------|-------------|---------------------------------------------|--------------------|-------------|
|      |                |             |                                             |                    | 32.8000     |
| 1.01 | CHODBA         | PVC         | OM. HLADKÁ ŠTUKOVÁ                          | OM. HLADKÁ ŠTUKOVÁ | 3,70        |
| 1.02 | POKOJ          | PVC         | OM. HLADKÁ ŠTUKOVÁ                          | OM. HLADKÁ ŠTUKOVÁ | 20,55       |
| 1.03 | KUCHYŇSKÝ KOUT | PVC         | OM. HLADKÁ ŠTUKOVÁ<br>KER. OBKLAD LINKY     | OM. HLADKÁ ŠTUKOVÁ | 5,30        |
| 1.04 | KOUPELNA       | KER. DLAŽBA | OM. HLADKÁ ŠTUKOVÁ<br>KER. OBKLAD V. 2000mm | OM. HLADKÁ ŠTUKOVÁ | 2,25        |
| 1.05 | WC             | KER. DLAŽBA | OM. HLADKÁ ŠTUKOVÁ<br>KER. OBKLAD V. 2000mm | OM. HLADKÁ ŠTUKOVÁ | 1,00        |


LEGENDA MATERIÁLŮ :

- STÁVAJÍCÍ KONSTRUKCE
- NOVÉ ZDĚNÉ PŘÍČKY POROBETONOVÉ
- TVÁRNICE TL.100mm
- DOMÁCÍ BYTOVÁ ROZVODNICE ELEKTRO
- NOVÝ SPORÁK SE SKLOKERAMICKOU DESKOU
- NOVÝ KUCHYŇSKÝ DŘEZ
- MÍSTO S VÝVODEM PRO MYČKU
- MÍSTO S VÝVODEM PRO PRAČKU
- MÍSTO PRO LEDNICI
- ELEKTRICKÝ TOPNÝ ŽEBŘÍK 960/450
- SKŘÍŇKA SE ZRCADLEM, OSVĚTLENÁ NAD UMYVADLO
- SPRCHOVÁ VANIČKA - POLYBAN AKRYLÁTOVÁ VČ. ZÁSTĚNY 1200/1400 mm

|                |                                                                                                                                                  |
|----------------|--------------------------------------------------------------------------------------------------------------------------------------------------|
|                | Č.PARÉ:                                                                                                                                          |
| Č.VÝKRESU:     | 3                                                                                                                                                |
| ÚČEL:          | PROJEKTOVÁ DOKUMENTACE<br>PRO VÝBĚROVÉ ŘÍZENÍ                                                                                                    |
| REVIZE:        | - FORMÁT: 2A4                                                                                                                                    |
| DATUM:         | 10/2021 MĚŘÍTKO: 1:50                                                                                                                            |
| PROJEKT        | STAVEBNÍ ÚPRAVY BYTU<br>BAZOVSKÉHO 1118 - byt č.30                                                                                               |
| STAVEBNÍ ČÁST  |                                                                                                                                                  |
| NÁZEV VÝKRESU: | Půdorys - nový stav                                                                                                                              |
| MÍSTO STAVBY:  | BAZOVSKÉHO 1118 , 163 00 Praha 17                                                                                                                |
| STAVEBNÍK      | Městská část Praha 17<br>Žalanského 291, 163 00 Praha 17 - Řepy                                                                                  |
| VYPRACOVAL:    | Ing. arch. Lenka David, AFUTURA S.R.O.<br>mobile: +420 720 364 053<br>email: atelier@lenkadavid.cz<br>autorizace ČKAIT 0013134<br>www.afutura.cz |

PŮDORYS - NOVÝ STAV 1:50 @A3

BAZOVSKÉHO 1118 - byt č.30

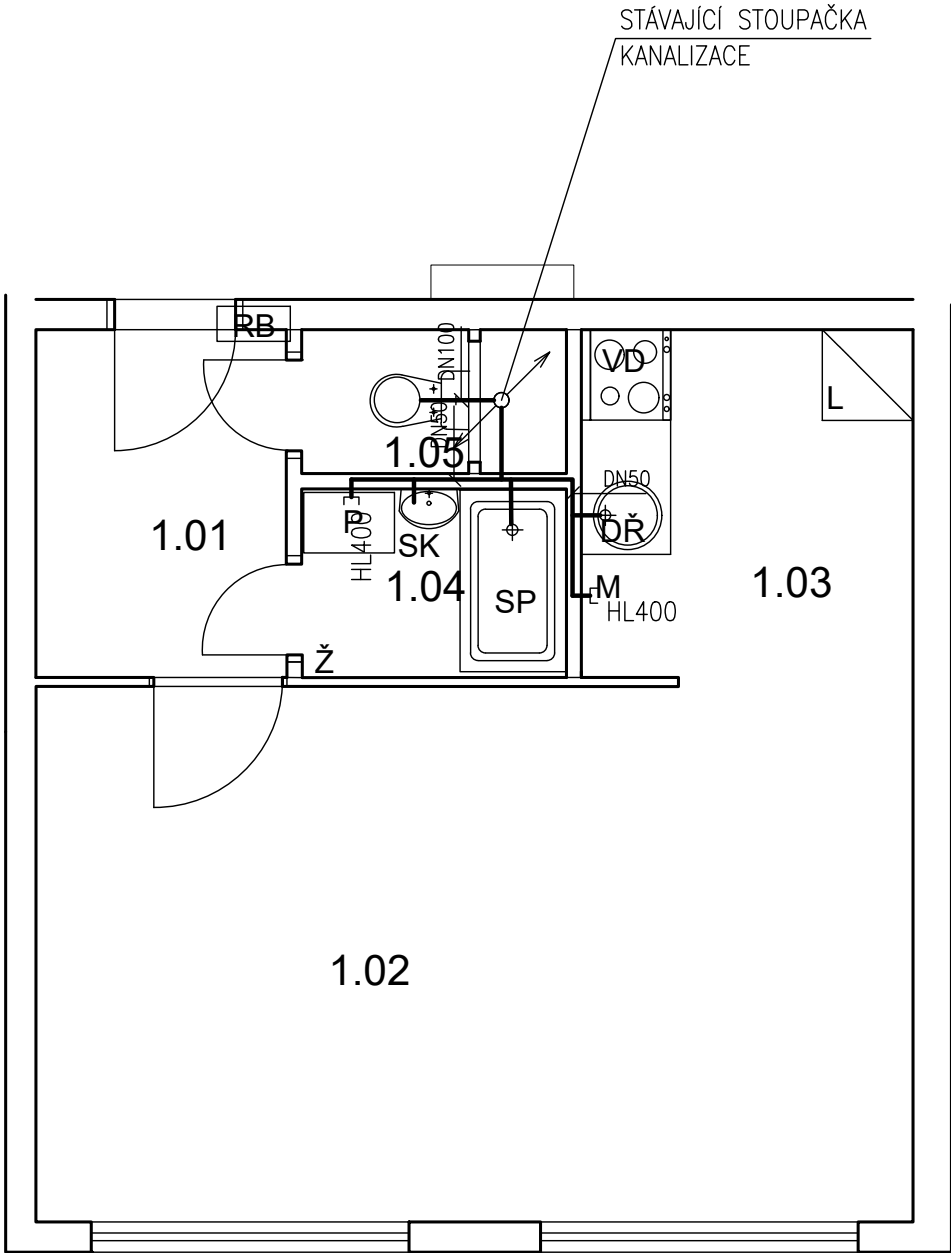

TABULKA MÍSTNOSTÍ

| S.V. 2550 mm |                |             |                                             |                    |             |
|--------------|----------------|-------------|---------------------------------------------|--------------------|-------------|
| č.m.         | Název          | Podlaha     | Stěny                                       | Strop              | Plocha (m2) |
|              |                |             |                                             |                    | 32.8000     |
| 1.01         | CHODBA         | PVC         | OM. HLADKÁ ŠTUKOVÁ                          | OM. HLADKÁ ŠTUKOVÁ | 3,70        |
| 1.02         | POKOJ          | PVC         | OM. HLADKÁ ŠTUKOVÁ                          | OM. HLADKÁ ŠTUKOVÁ | 20,55       |
| 1.03         | KUCHYŇSKÝ KOUT | PVC         | OM. HLADKÁ ŠTUKOVÁ<br>KER. OBKLAD LINKY     | OM. HLADKÁ ŠTUKOVÁ | 5,30        |
| 1.04         | KOUPELNA       | KER. DLAŽBA | OM. HLADKÁ ŠTUKOVÁ<br>KER. OBKLAD V. 2000mm | OM. HLADKÁ ŠTUKOVÁ | 2,25        |
| 1.05         | WC             | KER. DLAŽBA | OM. HLADKÁ ŠTUKOVÁ<br>KER. OBKLAD V. 2000mm | OM. HLADKÁ ŠTUKOVÁ | 1,00        |

LEGENDA MATERIÁLŮ :

- STÁVAJÍCÍ KONSTRUKCE
- NOVÉ ZDĚNÉ PŘÍČKY POROBETONOVÉ
- TVÁRNICE TL.100mm
- DOMÁCÍ BYTOVÁ ROZVODNICE ELEKTRO
- NOVÝ SPORÁK SE SKLOKERAMICKOU DESKOU
- NOVÝ KUCHYŇSKÝ DŘEZ
- MÍSTO S VÝVODEM PRO MYČKU
- MÍSTO S VÝVODEM PRO PRAČKU
- MÍSTO PRO LEDNICI
- ELEKTRICKÝ TOPNÝ ŽEBŘÍK 960/450
- SKŘÍŇKA SE ZRCADLEM, OSVĚTLENÁ NAD UMYVADLO
- SPRCHOVÁ VANIČKA - POLYBAN AKRYLÁTOVÁ VČ. ZÁSTĚNY 1200/1400 mm

LEGENDA:

KANALIZACE

Č.PARÉ:

Č. VÝKRESU:  
4

ÚČEL: PROJEKTOVÁ DOKUMENTACE  
PRO VÝBĚROVÉ ŘÍZENÍ

REVIZE: - FORMÁT: 2A4

DATUM: 10/2021 MĚŘITKO: 1:50

PROJEKT  
STAVEBNÍ ÚPRAVY BYTU  
BAZOVSKÉHO 1118 - byt č.30

STAVEBNÍ ČÁST


NÁZEV VÝKRESU:  
KANALIZACE

MÍSTO STAVBY:  
BAZOVSKÉHO 1118 , 163 00 Praha 17

STAVEBNÍK  
  
Městská část Praha 17  
Žalanského 291, 163 00 Praha 17 - Řepy

VYPRACOVAL:  
Ing. arch. Lenka David, AFUTURA S.R.O.  
mobile: +420 720 364 053  
email: atelier@lenkadavid.cz  
autorizace ČKAIT 0013134  
www.afutura.cz

BAZOVSKÉHO 1118 - byt č.30

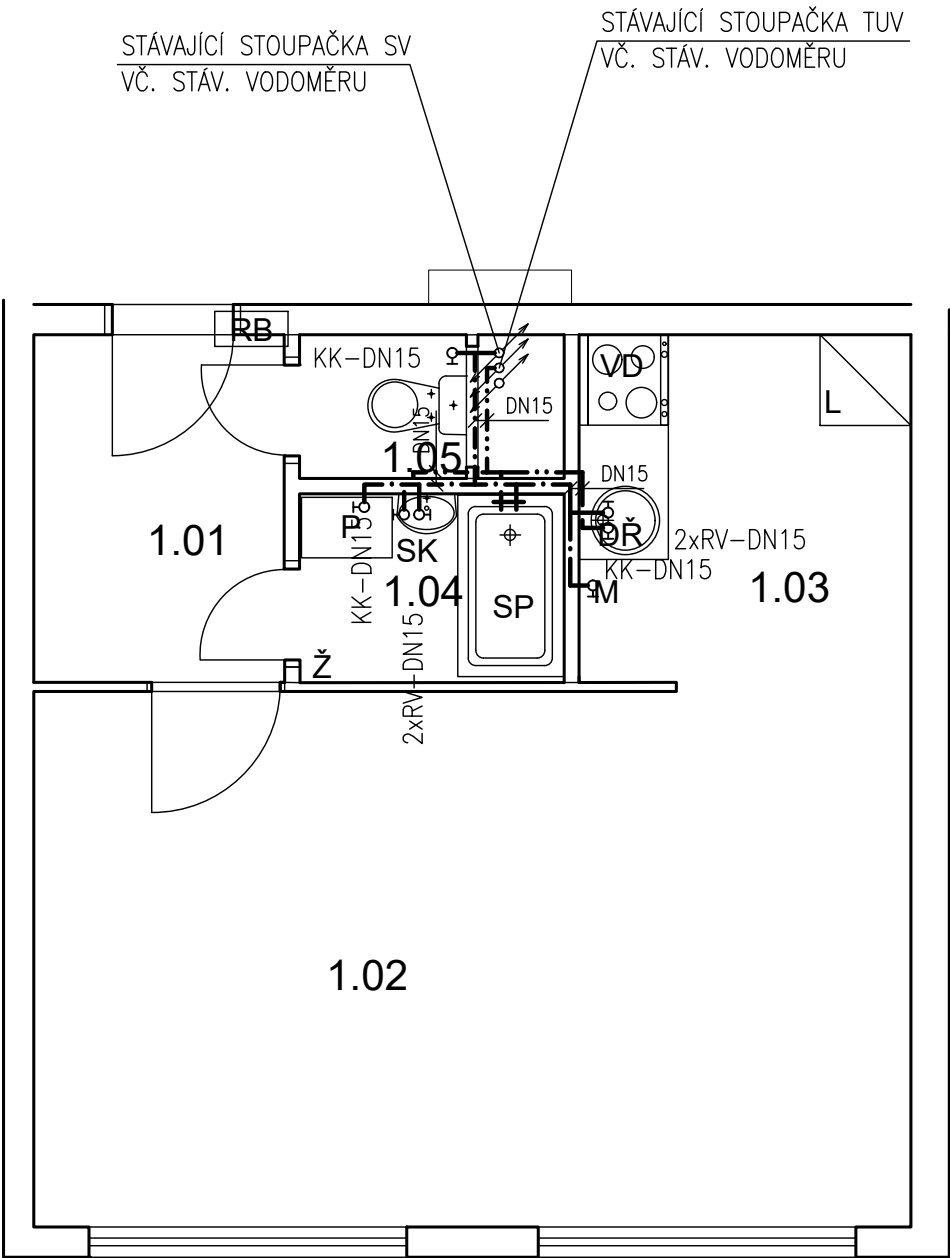

PŮDORYS - NOVÝ STAV 1:50 @A3

TABULKA MÍSTNOSTÍ

| S.V. 2550 mm |                |             |                                             |                    |             |
|--------------|----------------|-------------|---------------------------------------------|--------------------|-------------|
| č.m.         | Název          | Podlaha     | Stěny                                       | Strop              | Plocha (m2) |
|              |                |             |                                             |                    | 32.8000     |
| 1.01         | CHODBA         | PVC         | OM. HLADKÁ ŠTUKOVÁ                          | OM. HLADKÁ ŠTUKOVÁ | 3,70        |
| 1.02         | POKOJ          | PVC         | OM. HLADKÁ ŠTUKOVÁ                          | OM. HLADKÁ ŠTUKOVÁ | 20,55       |
| 1.03         | KUCHYŇSKÝ KOUT | PVC         | OM. HLADKÁ ŠTUKOVÁ<br>KER. OBKLAD LINKY     | OM. HLADKÁ ŠTUKOVÁ | 5,30        |
| 1.04         | KOUPELNA       | KER. DLAŽBA | OM. HLADKÁ ŠTUKOVÁ<br>KER. OBKLAD V. 2000mm | OM. HLADKÁ ŠTUKOVÁ | 2,25        |
| 1.05         | WC             | KER. DLAŽBA | OM. HLADKÁ ŠTUKOVÁ<br>KER. OBKLAD V. 2000mm | OM. HLADKÁ ŠTUKOVÁ | 1,00        |

- LEGENDA MATERIÁLŮ :
- STÁVAJÍCÍ KONSTRUKCE
  - NOVÉ ZDĚNÉ PŘÍČKY POROBETONOVÉ
  - TVÁRNICE TL.100mm
  - DOMÁCÍ BYTOVÁ ROZVODNICE ELEKTRO
  - NOVÝ SPORÁK SE SKLOKERAMICKOU DESKOU
  - NOVÝ KUCHYŇSKÝ DŘEZ
  - MÍSTO S VÝVODEM PRO MYČKU
  - MÍSTO S VÝVODEM PRO PRAČKU
  - MÍSTO PRO LEDNICI
  - ELEKTRICKÝ TOPNÝ ŽEBŘÍK 960/450
  - SKŘÍŇKA SE ZRCADLEM, OSVĚTLENÁ NAD UMYVADLO
  - SPRCHOVÁ VANIČKA - POLYBAN AKRYLÁTOVÁ VČ. ZÁSTĚNY 1200/1400 mm

- LEGENDA:
- STUDENÁ VODA
  - TEPLÁ VODA

Č.PARÉ:

Č. VÝKRESU:  
5

ÚČEL: PROJEKTOVÁ DOKUMENTACE  
PRO VÝBĚROVÉ ŘÍZENÍ

REVIZE: - FORMÁT: 2A4

DATUM: 10/2021 MĚŘÍTKO: 1:50

PROJEKT  
**STAVEBNÍ ÚPRAVY BYTU**  
**BAZOVSKÉHO 1118 - byt č.30**

STAVEBNÍ ČÁST


NÁZEV VÝKRESU:  
VODOVOD

MÍSTO STAVBY:  
**BAZOVSKÉHO 1118 , 163 00 Praha 17**

STAVEBNÍK  
  
Městská část Praha 17  
Žalanského 291, 163 00 Praha 17 - Řepy

VYPRACOVAL:  
**Ing. arch. Lenka David**, AFUTURA S.R.O.  
mobile: +420 720 364 053  
email: atelier@lenkadavid.cz  
autorizace ČKAIT 0013134  
www.afutura.cz

BAZOVSKÉHO 1118 - byt č.30

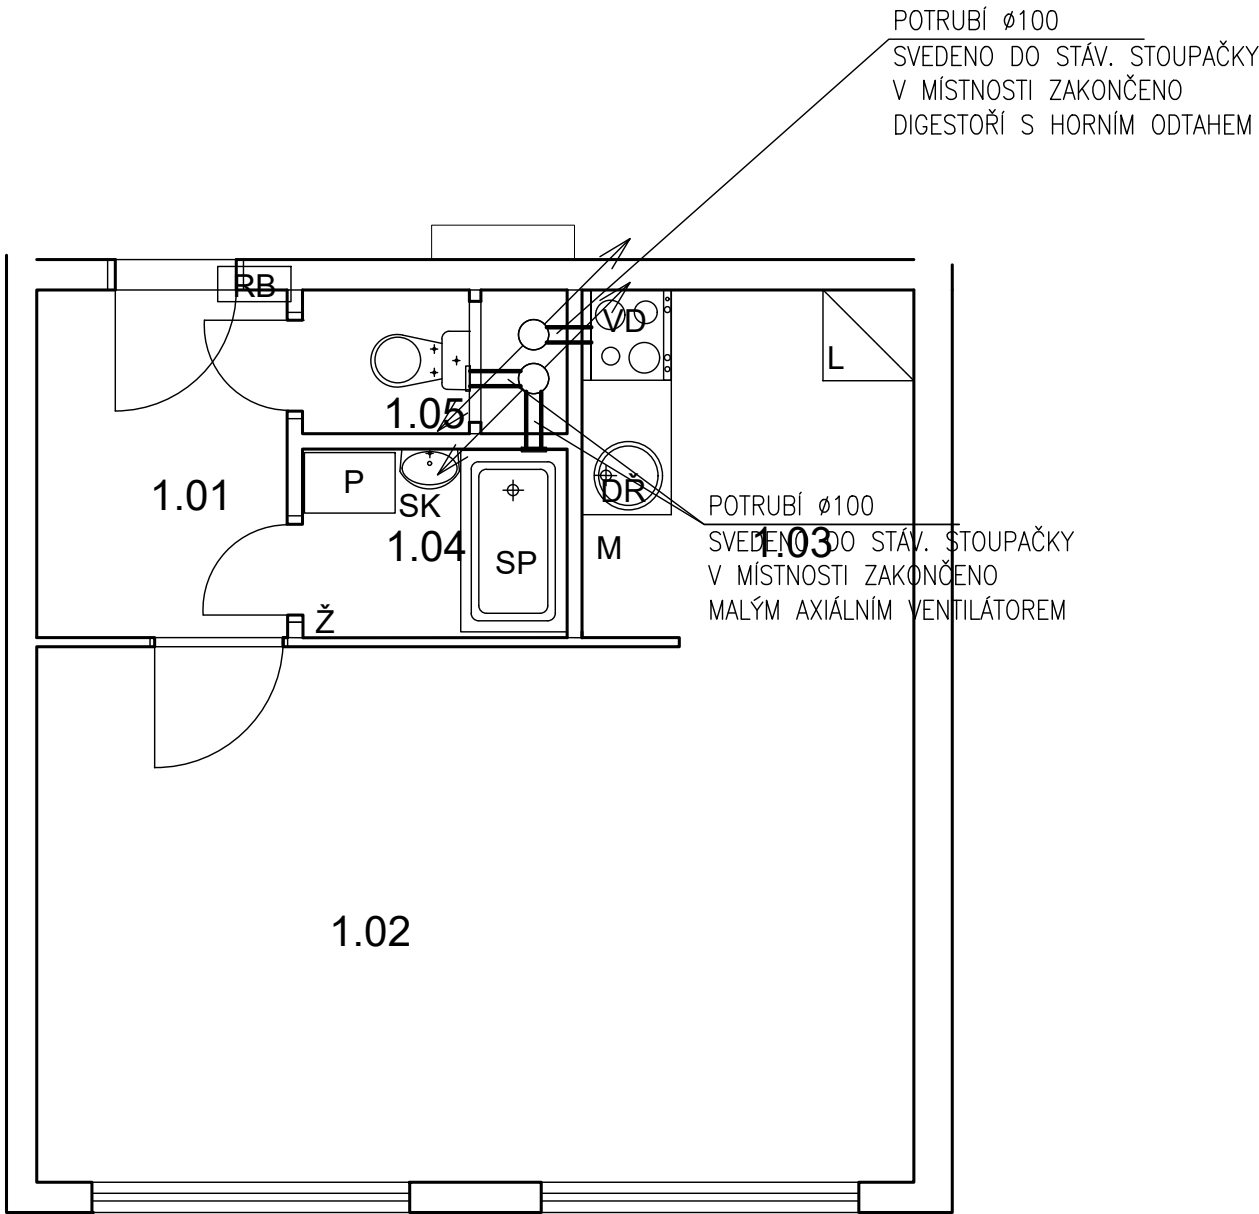

TABULKA MÍSTNOSTÍ

S.V. 2550 mm

| č.m. | Název          | Podlaha     | Stěny                                       | Strop              | Plocha (m2) |
|------|----------------|-------------|---------------------------------------------|--------------------|-------------|
|      |                |             |                                             |                    | 32.8000     |
| 1.01 | CHODBA         | PVC         | OM. HLADKÁ ŠTUKOVÁ                          | OM. HLADKÁ ŠTUKOVÁ | 3,70        |
| 1.02 | POKOJ          | PVC         | OM. HLADKÁ ŠTUKOVÁ                          | OM. HLADKÁ ŠTUKOVÁ | 20,55       |
| 1.03 | KUCHYŇSKÝ KOUT | PVC         | OM. HLADKÁ ŠTUKOVÁ<br>KER. OBKLAD LINKY     | OM. HLADKÁ ŠTUKOVÁ | 5,30        |
| 1.04 | KOUPELNA       | KER. DLAŽBA | OM. HLADKÁ ŠTUKOVÁ<br>KER. OBKLAD V. 2000mm | OM. HLADKÁ ŠTUKOVÁ | 2,25        |
| 1.05 | WC             | KER. DLAŽBA | OM. HLADKÁ ŠTUKOVÁ<br>KER. OBKLAD V. 2000mm | OM. HLADKÁ ŠTUKOVÁ | 1,00        |

LEGENDA MATERIÁLŮ :

- STÁVAJÍCÍ KONSTRUKCE
- NOVÉ ZDĚNÉ PŘÍČKY POROBETONOVÉ
- TVÁRNICE TL.100mm
- RB

DOMÁCÍ BYTOVÁ ROZVODNICE ELEKTRO
- VD

NOVÝ SPORÁK SE SKLOKERAMICKOU DESKOU
- DR

NOVÝ KUCHYŇSKÝ DŘEZ
- M

MÍSTO S VÝVODEM PRO MYČKU
- P

MÍSTO S VÝVODEM PRO PRAČKU
- L

MÍSTO PRO LEDNICI
- Ž

ELEKTRICKÝ TOPNÝ ŽEBŘÍK 960/450
- SK

SKŘÍŇKA SE ZRCADLEM, OSVĚTLENÁ NAD UMYVADLO
- SP

SPRCHOVÁ VANIČKA - POLYBAN AKRYLÁTOVÁ VČ. ZÁSTĚNY 1200/1400 mm

LEGENDA:


VZDUCHOTECHNIKA

|                                                                                                                                                                                |               |
|--------------------------------------------------------------------------------------------------------------------------------------------------------------------------------|---------------|
| Č.PARÉ:                                                                                                                                                                        |               |
| Č.VÝKRESU:<br>6                                                                                                                                                                |               |
| ÚČEL: PROJEKTOVÁ DOKUMENTACE<br>PRO VÝBĚROVÉ ŘÍZENÍ                                                                                                                            |               |
| REVIZE: -                                                                                                                                                                      | FORMÁT: 2A4   |
| DATUM: 10/2021                                                                                                                                                                 | MĚŘÍTKO: 1:50 |
| PROJEKT<br><b>STAVEBNÍ ÚPRAVY BYTU</b><br><b>BAZOVSKÉHO 1118 - byt č.30</b>                                                                                                    |               |
| STAVEBNÍ ČÁST                                                                                                                                                                  |               |
| NÁZEV VÝKRESU:<br>VZDUCHOTECHNIKA                                                                                                                                              |               |
| MÍSTO STAVBY:<br><b>BAZOVSKÉHO 1118 , 163 00 Praha 17</b>                                                                                                                      |               |
| STAVEBNÍK<br><br><b>Městská část Praha 17</b><br><b>Žalanského 291, 163 00 Praha 17 - Řepy</b>                                                                                 |               |
| VYPRACOVAL:<br><b>Ing. arch. Lenka David</b> , AFUTURA S.R.O.<br>mobile: +420 720 364 053<br>email: atelier@lenkadavid.cz<br>autorizace <b>ČKAIT 0013134</b><br>www.afutura.cz |               |

PŮDORYS - NOVÝ STAV 1:50 @A3



BAZOVSKÉHO 1118 - byt č.30

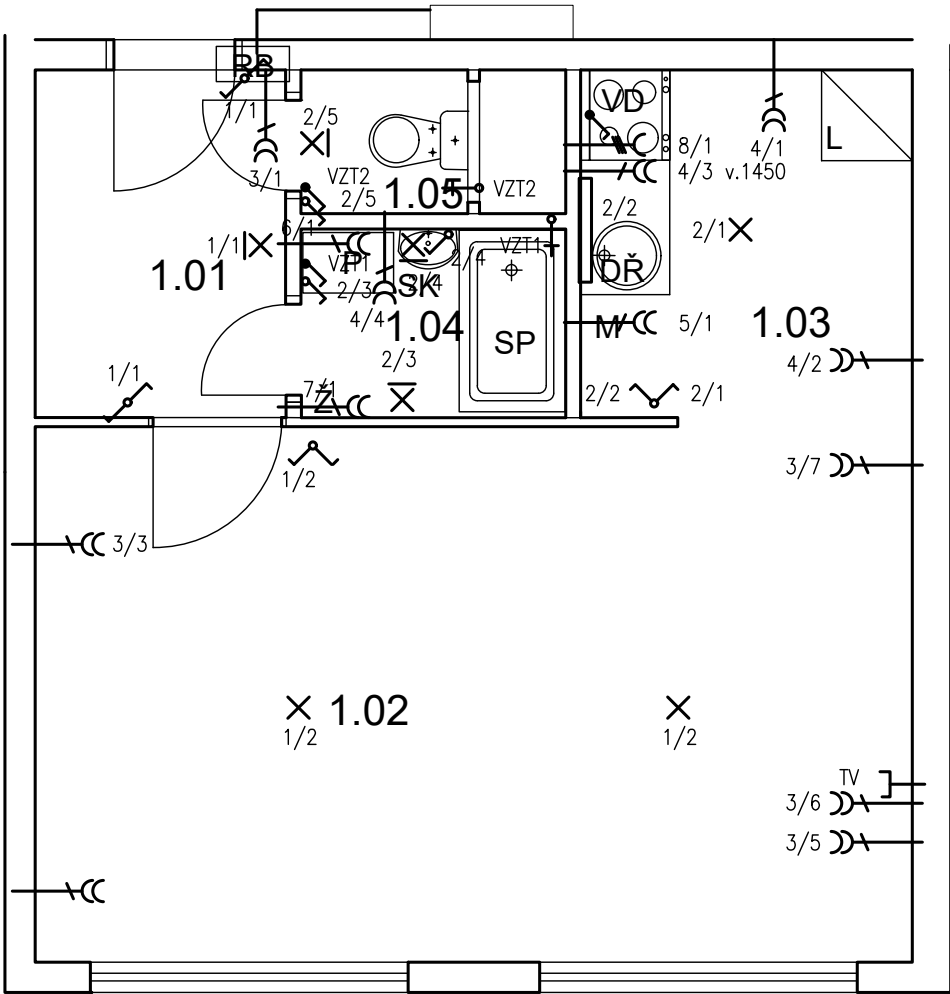

LEGENDA:

- 1–SVĚTLA VNITŘNÍ – PŘEDSÍŇ, POKOJ
- 2–SVĚTLA VNITŘNÍ – KUCHYŇ, KOUPELNA ,WC
- 3–ZÁSUVKY VNITŘNÍ – PŘEDSÍŇ, POKOJ
- 4–ZÁSUVKY VNITŘNÍ – KUCHYŇ, KOUPELNA
- 5–VÝVOD PRO MYČKU
- 6–VÝVOD PRO PRAČKU
- 7–VÝVOD PRO TOPNÝ ŽEBŘÍK
- 8–3 FÁZOVÝ VÝVOD PRO SPORÁK

LEGENDA:

- X SVĚTELNÝ VÝVOD
- XI SVĚTELNÝ VÝVOD NÁSTĚNNÝ
- ZÁŘIVKA
- CC ZÁSUVKA VÍCENÁSOBNÁ
- C ZÁSUVKA VÍCENÁSOBNÁ 3–FÁZOVÁ

- ZÁSUVKA PRO SDĚLOVACÍ ZAŘÍZENÍ
- JEDNOPÓLOVÝ VYPÍNAČ SE SAMOČINNÝM NÁVRATEM
- JEDNOPÓLOVÝ VYPÍNAČ
- SÉRIOVÝ VYPÍNAČ
- STŘIDAVÝ PŘEPÍNAČ

PŮDORYS - NOVÝ STAV 1:50 @A3

TABULKA MÍSTNOSTÍ


| S.V. 2550 mm |                |             |                                             |                    |             |
|--------------|----------------|-------------|---------------------------------------------|--------------------|-------------|
| č.m.         | Název          | Podlaha     | Stěny                                       | Strop              | Plocha (m2) |
|              |                |             |                                             |                    | 32.8000     |
| 1.01         | CHODBA         | PVC         | OM. HLADKÁ ŠTUKOVÁ                          | OM. HLADKÁ ŠTUKOVÁ | 3,70        |
| 1.02         | POKOJ          | PVC         | OM. HLADKÁ ŠTUKOVÁ                          | OM. HLADKÁ ŠTUKOVÁ | 20,55       |
| 1.03         | KUCHYŇSKÝ KOUT | PVC         | OM. HLADKÁ ŠTUKOVÁ<br>KER. OBKLAD LINKY     | OM. HLADKÁ ŠTUKOVÁ | 5,30        |
| 1.04         | KOUPELNA       | KER. DLAŽBA | OM. HLADKÁ ŠTUKOVÁ<br>KER. OBKLAD V. 2000mm | OM. HLADKÁ ŠTUKOVÁ | 2,25        |
| 1.05         | WC             | KER. DLAŽBA | OM. HLADKÁ ŠTUKOVÁ<br>KER. OBKLAD V. 2000mm | OM. HLADKÁ ŠTUKOVÁ | 1,00        |

LEGENDA MATERIÁLŮ :

- STÁVAJÍCÍ KONSTRUKCE
- NOVÉ ZDĚNÉ PŘÍČKY POROBETONOVÉ
- TVÁRNICE TL.100mm
- RB DOMÁCÍ BYTOVÁ ROZVODNICE ELEKTRO
- VD NOVÝ SPORÁK SE SKLOKERAMICKOU DESKOU
- DŘ NOVÝ KUCHYŇSKÝ DŘEZ
- M MÍSTO S VÝVODEM PRO MYČKU
- P MÍSTO S VÝVODEM PRO PRAČKU
- L MÍSTO PRO LEDNICI
- Ž ELEKTRICKÝ TOPNÝ ŽEBŘÍK 960/450
- SK SKŘÍŇKA SE ZRCADLEM, OSVĚTLENÁ NAD UMYVADLO
- SP SPRCHOVÁ VANIČKA - POLYBAN AKRYLÁTOVÁ VČ. ZÁSTĚNY 1200/1400 mm

|                                                                                                                                                                         |                                               |
|-------------------------------------------------------------------------------------------------------------------------------------------------------------------------|-----------------------------------------------|
| Č.PARÉ:                                                                                                                                                                 |                                               |
| Č. VÝKRESU:                                                                                                                                                             | 7                                             |
| ÚČEL:                                                                                                                                                                   | PROJEKTOVÁ DOKUMENTACE<br>PRO VÝBĚROVÉ ŘÍZENÍ |
| REVIZE:                                                                                                                                                                 | - FORMÁT: 2A4                                 |
| DATUM:                                                                                                                                                                  | 10/2021 MĚŘITKO: 1:50                         |
| PROJEKT<br><b>STAVEBNÍ ÚPRAVY BYTU</b><br><b>BAZOVSKÉHO 1118 - byt č.30</b>                                                                                             |                                               |
| STAVEBNÍ ČÁST                                                                                                                                                           |                                               |
| NÁZEV VÝKRESU:<br>ELEKTROINSTALACE                                                                                                                                      |                                               |
| MÍSTO STAVBY:<br><b>BAZOVSKÉHO 1118 , 163 00 Praha 17</b>                                                                                                               |                                               |
| STAVEBNÍK<br><br>Městská část Praha 17<br>Žalanského 291, 163 00 Praha 17 - Řepy                                                                                        |                                               |
| VYPRACOVAL:<br><b>Ing. arch. Lenka David</b> , AFUTURA S.R.O.<br>mobile: +420 720 364 053<br>email: atelier@lenkadavid.cz<br>autorizace ČKAIT 0013134<br>www.afutura.cz |                                               |



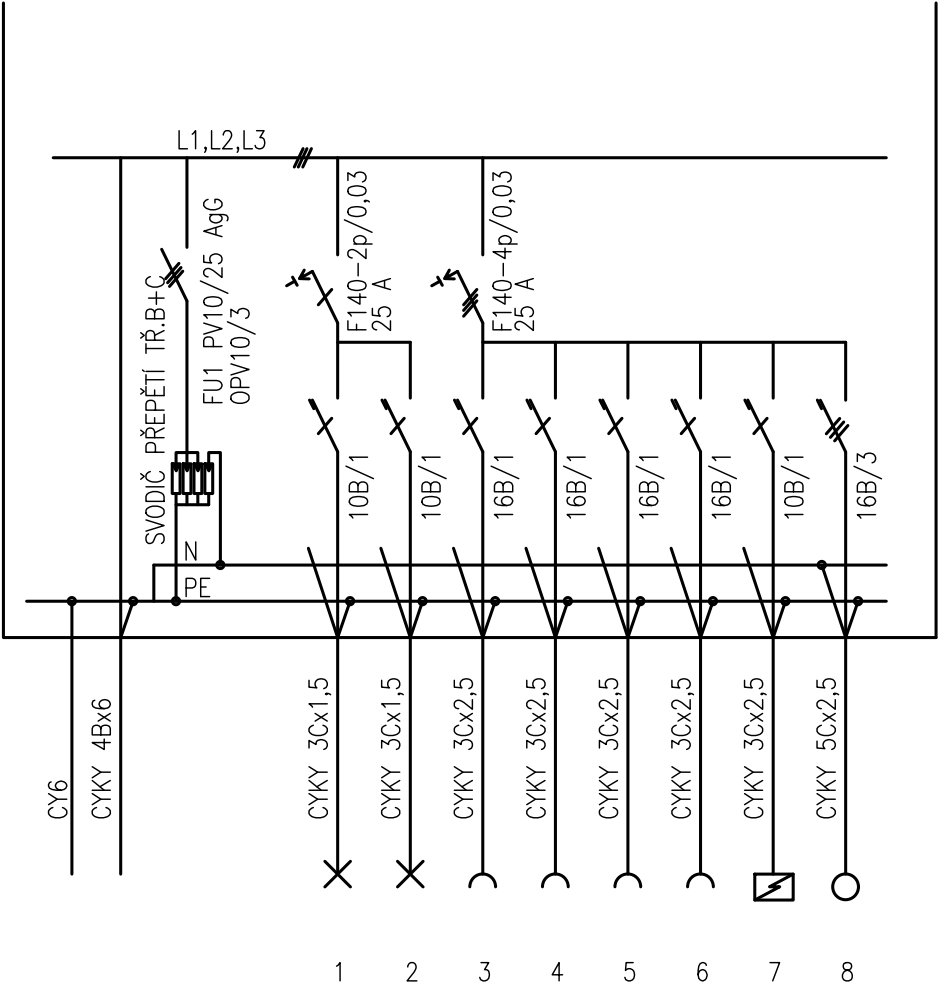

PLASTOVÝ ROZVADĚČ NA POVRCH

KRYTÍ IP 40/20

PŘÍVOD A VÝVOD ZADEM

NEPRŮHLEDNÁ DVÍŘKA

EL-SÍŤ: 3 NPE 230/400V 50Hz. TN-S-S

OCHRANA PŘED NDN: AUTOMATICKÝM ODPOJENÍM

|                                                                                                                                                                                              |                                               |
|----------------------------------------------------------------------------------------------------------------------------------------------------------------------------------------------|-----------------------------------------------|
| Č.PARÉ:                                                                                                                                                                                      |                                               |
| Č. VÝKRESU:                                                                                                                                                                                  | 8                                             |
| ÚČEL:                                                                                                                                                                                        | PROJEKTOVÁ DOKUMENTACE<br>PRO VÝBĚROVÉ ŘÍZENÍ |
| REVIZE:                                                                                                                                                                                      | -                                             |
| DATUM:                                                                                                                                                                                       | 10/2021                                       |
| FORMÁT:                                                                                                                                                                                      | 2A4                                           |
| MĚŘITKO:                                                                                                                                                                                     | 1:50                                          |
| PROJEKT<br><b>STAVEBNÍ ÚPRAVY BYTU</b><br><b>BAZOVSKÉHO 1118 - byt č.30</b>                                                                                                                  |                                               |
| STAVEBNÍ ČÁST                                                                                                                                                                                |                                               |
| NÁZEV VÝKRESU:<br>SCHÉMA ROZVODNICE                                                                                                                                                          |                                               |
| MÍSTO STAVBY:<br><b>BAZOVSKÉHO 1118 , 163 00 Praha 17</b>                                                                                                                                    |                                               |
| STAVEBNÍK<br><br>Městská část Praha 17<br>Žalanského 291, 163 00 Praha 17 - Řepy                                                                                                             |                                               |
| VYPRACOVAL:<br><b>Ing. arch. Lenka David</b> , AFUTURA S.R.O.<br>mobile: <b>+420 720 364 053</b><br>email: <b>atelier@lenkadavid.cz</b><br>autorizace <b>ČKAIT 0013134</b><br>www.afutura.cz |                                               |