


## PŮDORYS ROZVODU VODY - 1:50:

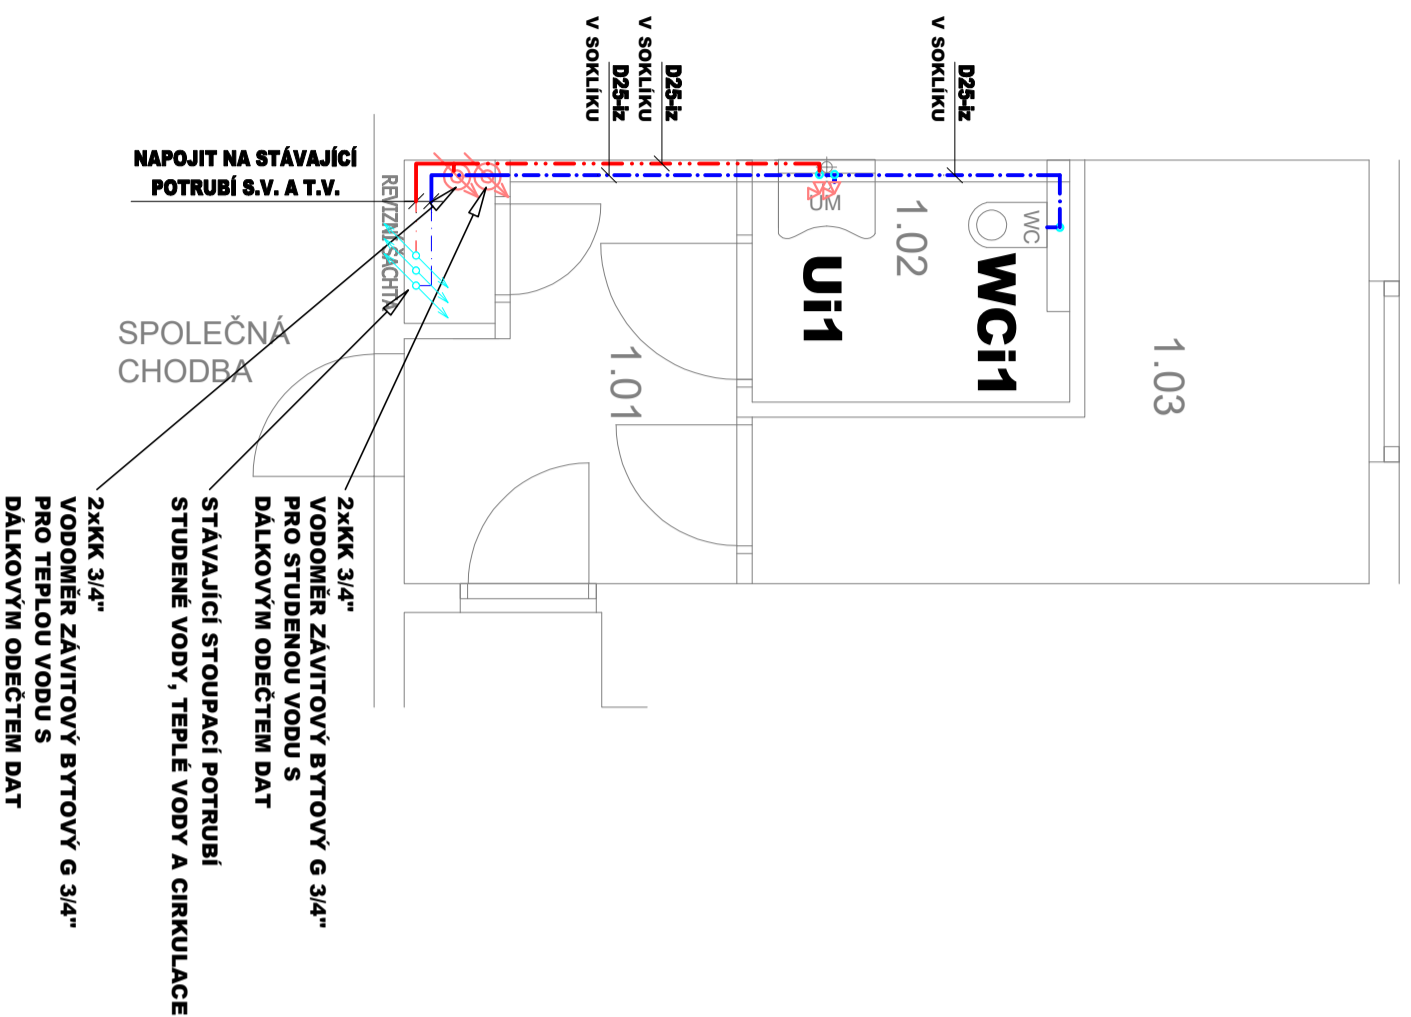


## LEGENDA VODOVODU:

ZNAČKA	POPIS	TYP
— — — — —	NAVRŽENÉ POTRUBÍ STUDENÉ VODY	PPr PN 16
— · — · — · —	NAVRŽENÉ POTRUBÍ TEPLÉ VODY	PPr PN 16


### POZNÁMKA:

- POTRUBÍ VNITŘNÍHO VODOVODU BUDE PROVEDENO Z MATERIÁLU PPr PN 16
- PŘIPOJOVACÍ POTRUBÍ VNITŘNÍHO VODOVODU BUDE VEDENO VE STĚNÁCH,
- POTRUBÍ VODOVODU BUDE OPATŘENO IZOLACÍ Z PĚNĚNÉHO POLYETHYLENU TL.
- MONTÁŽ POTRUBÍ BUDE PROVÁDĚNA DLE MONTÁŽNÍHO PŘEDPISU VÝROBCE.

## ROZVINUTÉ SCHEMA VODOVODU - 1:50:

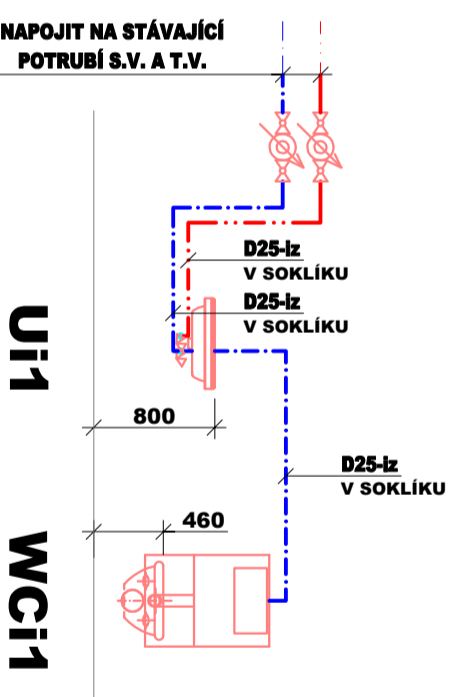

## VÝŠKY NAPOJENÍ ZAŘIZOVACÍCH PŘEDMĚTŮ

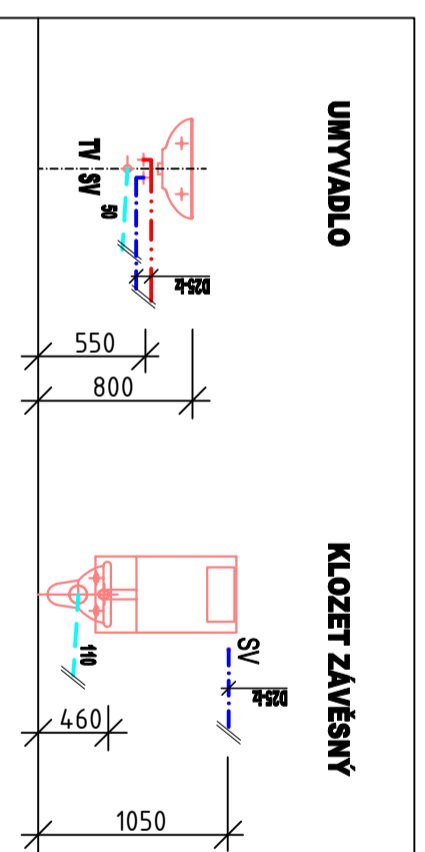

Č. P.ŘE:

Č. VÝKRESU:	03
ÚČEL:	PROJEKTOVÁ DOKUMENTACE PRO OH + VÝBĚROVÉ ŘÍZENÍ
REVIZE:	FORMÁT: 2A4
DATUM:	6/2022 MĚŘÍTKO: 1:50

PROJEKT	STAVEBNÍ ÚPRAVY 1.PP
WC PRO NÁVŠTĚVNÍKY POLIKLINIKY	
D.1.4.ZTI - ZAŘÍZENÍ ZDRAVOTNĚ - TECHNICKÝCH INSTALACÍ	
NÁZEV VÝKRESU:	PŮDORYS VODOVODU
MÍSTO STAVBY:	Žufanova 1113, 163 00 Praha 17
STAVEBNÍK	

VYPRACOVAL:	Ing. arch. Lenka David, AFUTURA S.R.O.
mobile:	+420 720 364 053
email:	atelier@lenkadamid.cz
autorizace ČKAIT	0013134
www:	afutura.cz