


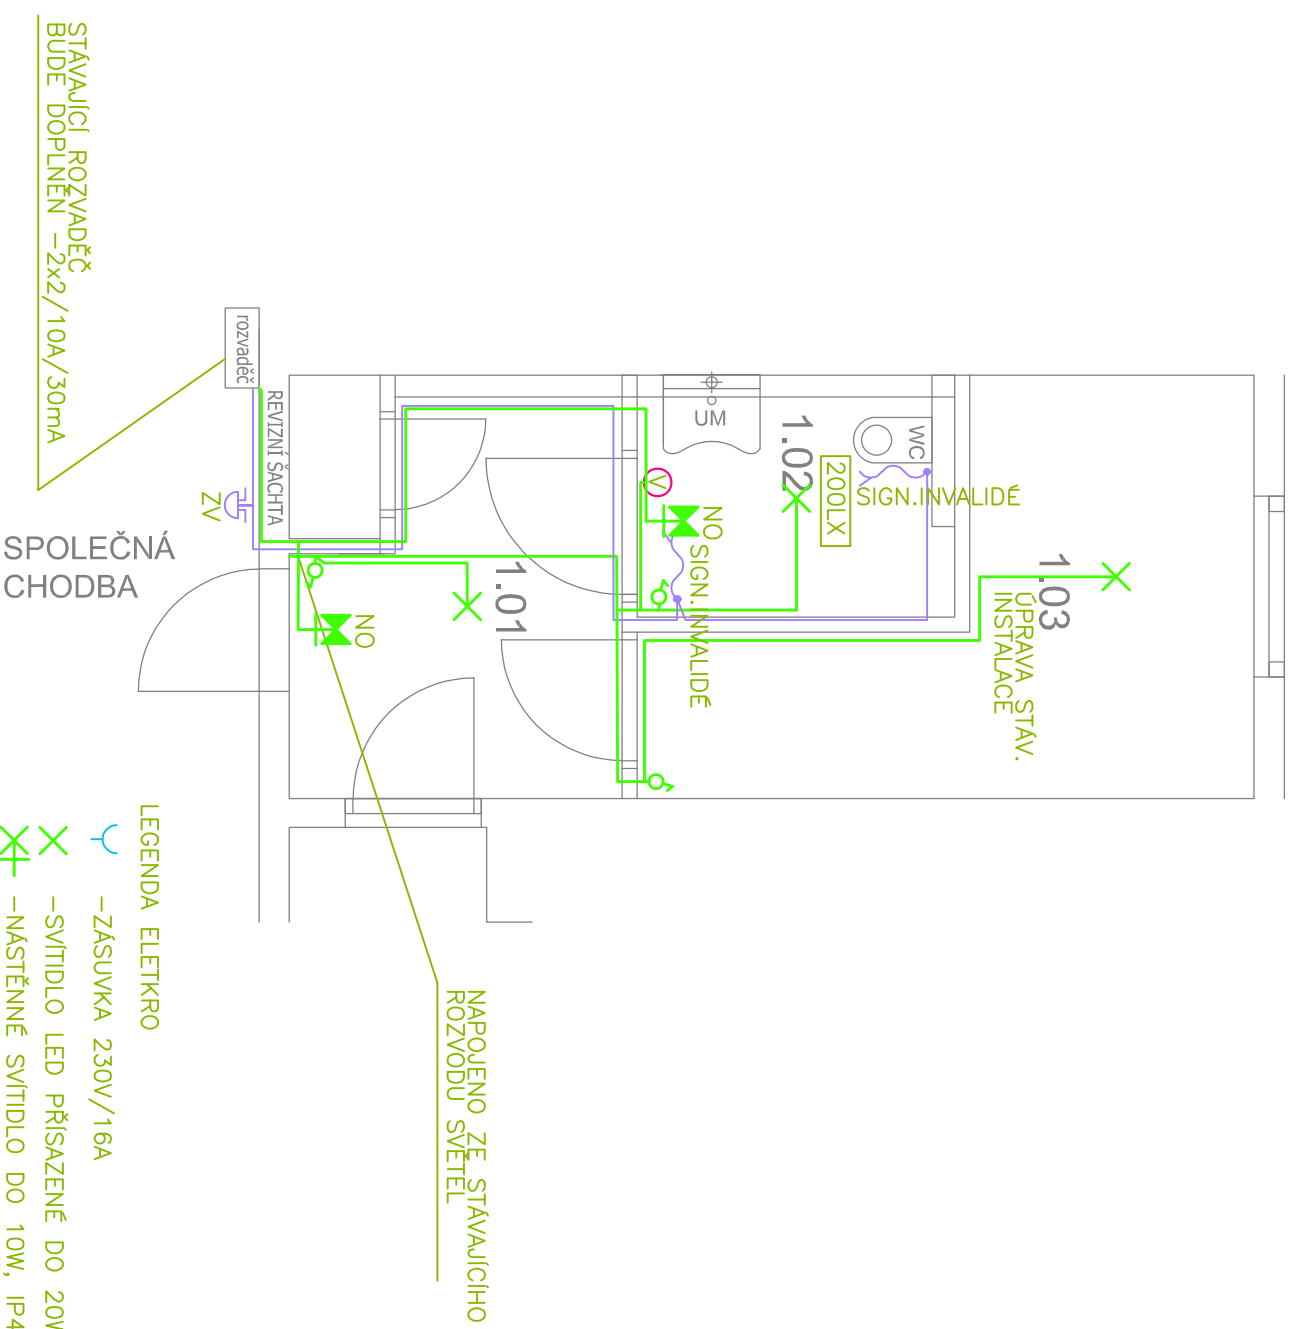








TABULKA MÍSTNOSTÍ


č.m.	Název	Podlaha	Stěny	Strop	Plocha (m2)
					17,3400
1.01	CHODBA	PVC	OM. HLADKÁ ŠTUKOVÁ	OM. HLADKÁ ŠTUKOVÁ	2,54
1.02	WC	DLAŽBA	OM. HLADKÁ ŠTUKOVÁ +OBKLAD V=1200mm	OM. HLADKÁ ŠTUKOVÁ	3,80
1.03	SKLAD	PVC	OM. HLADKÁ ŠTUKOVÁ	OM. HLADKÁ ŠTUKOVÁ	11,00



LEGENDA ELEKTRO

-  – ZÁSUVKA 230V/16A
-  – SVÍTLIDLO LED PŘISAZENÉ DO 20W
-  – NÁSTĚNNÉ SVÍTLIDLO DO 10W, IP44
-  – NAPAJENÍ VENTILÁTORU 25W, OVL SE SVĚTLEM S DOBĚHEM
-  – VYPÍNAČ VE VÝŠCE 700mm NAD ZEMÍ
-  – TLAČÍTKOVÉ TÁHLO
-  – SVÍTLIDLO NOUZOVÉHO OSVĚTLENÍ 6W, IP20, NÁSTĚNNÉ 1 HOD NÁHRADNÍ INVERTER
-  – SIGNALIZACE INVALIDÉ OPTICKÁ A AKUSTICKÁ
-  – VEDENO V LIŠTĚ PO POUZDÍ

POZN. STAVAJÍCÍ SVĚTELNÉ ROZVODY BUDOU ODSTRANĚNY PŘED ZAPOČETÍM BOURACÍCH PRACÍ

		PROJEKTOVÝ A INŽENÝRSKÝ ATELIER		HL. PROJ.: –	
STAVBA:		ČECHOVA 59, Č. BUDĚJOVICE		ZODP. PROJ.: ING. JIŘÍ PRŮŠA	
STAVBA:		STAVBNÍ ÚPRAVY 1.PP		KRESLIL: PETR BÜRGER, DIS	
STAVBA:		WC PRO NAVŠTĚVNÍKY POLIKLINIKY		KRESLIL: PETR BÜRGER, DIS	
ČÁST PROJEKTU:		ELEKTROINSTALACE		MĚŘÍTKO: 1:50	
VYKRESLIL:		PŮDORYS 1.PP		STUPEŇ: DSP+DVD	
ČÍSLO ZAK.:		–		DATUM: 7/2022	
INVESTOR:		MĚSÍČNÍ ČÁST PRÁHA 17, ŽALANSKÉHO 291, 163 02 PRÁHA – ŘEPY		FORMÁT: A4	
				ČÍSLO PRŮJ.: E1	