


Žufanova 1098 - byt č.23

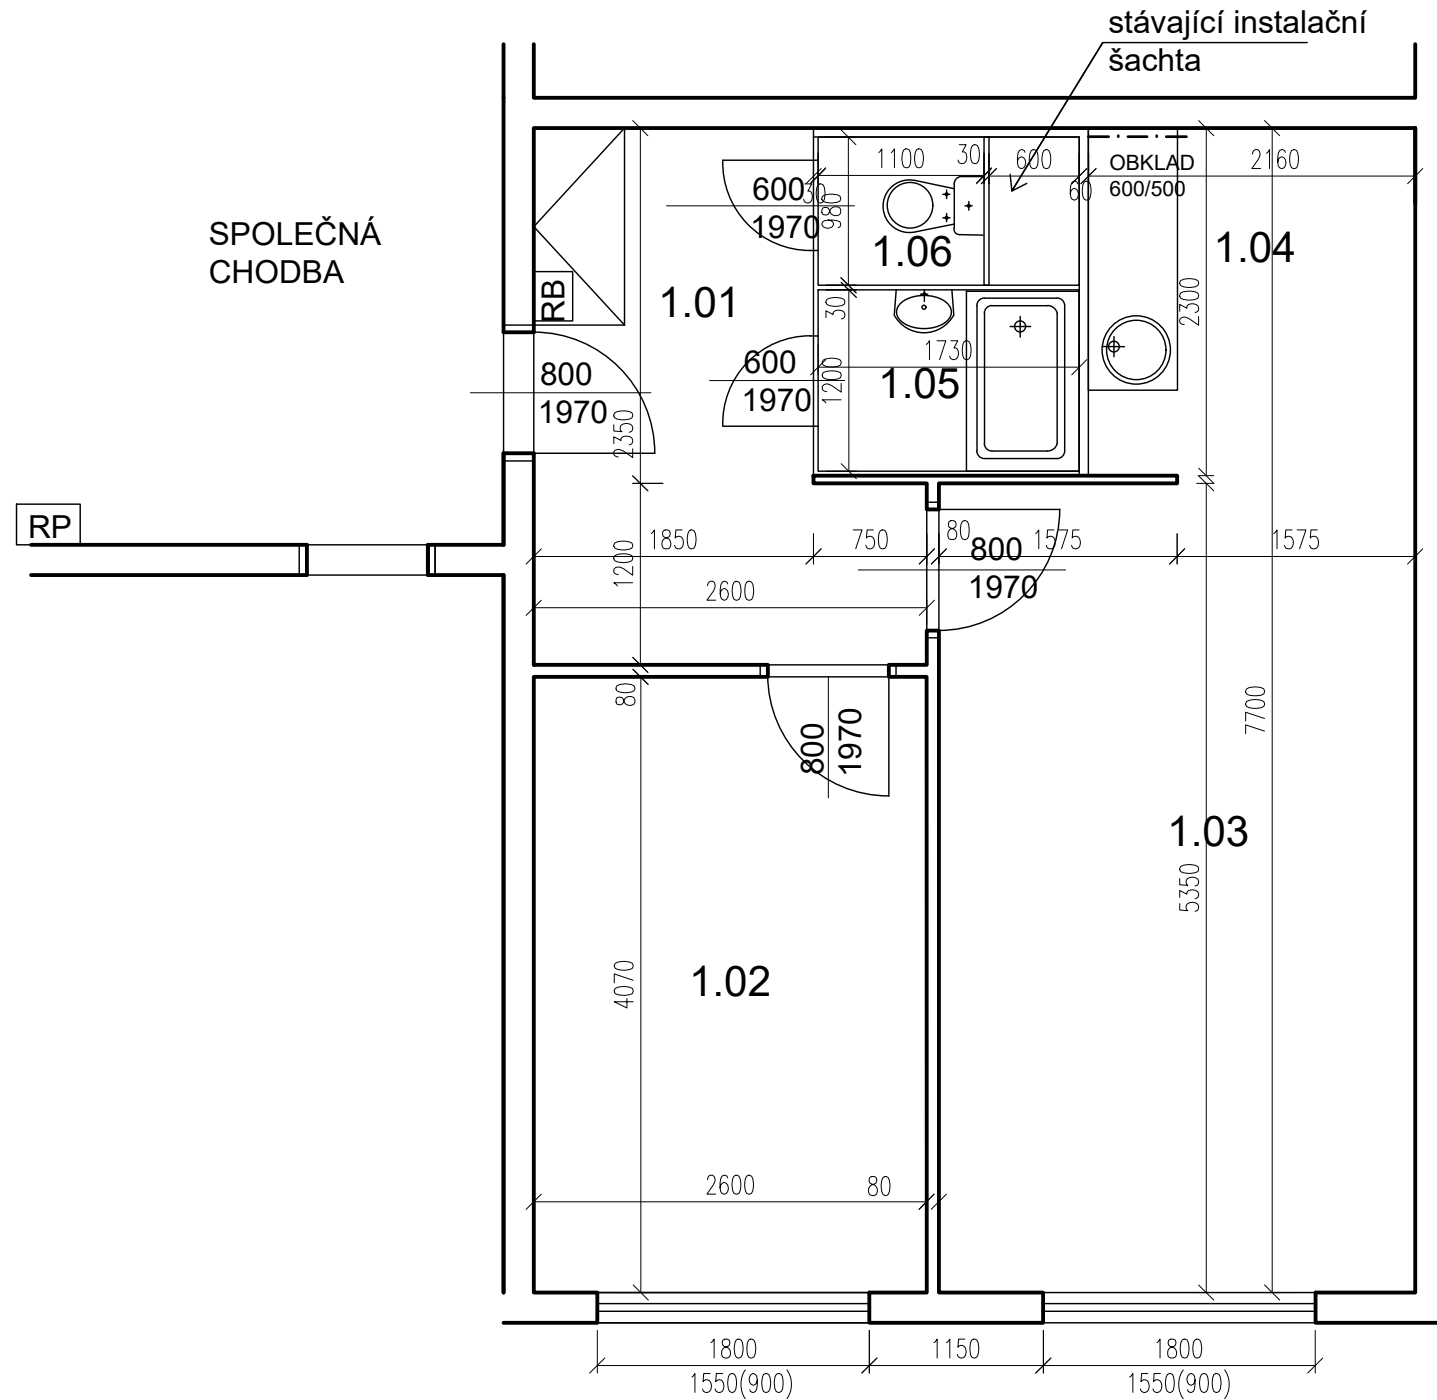

POZN. ŽALUZIE KOMPLETNĚ NOVÉ

PŮDORYS - STÁVAJÍCÍ STAV 1:50 @A3

TABULKA MÍSTNOSTÍ


4.NP					
č.m.	Název	Podlaha	Stěny	Strop	Plocha (m2)
					43.0000
1.01	CHODBA	PVC	OM. HLADKÁ ŠTUKOVÁ PLASTOVÉ OBKLADY	OM. HLADKÁ ŠTUKOVÁ, PLASTOVÉ OBKLADY	7,40
1.02	LOŽNICE	PVC	OM. HLADKÁ ŠTUKOVÁ PLASTOVÉ OBKLADY	OM. HLADKÁ ŠTUKOVÁ	10,60
1.03	POKOJ	PVC	OM. HLADKÁ ŠTUKOVÁ PLASTOVÉ OBKLADY	OM. HLADKÁ ŠTUKOVÁ, PLASTOVÉ OBKLADY	16,90
1.04	KUCHYŇSKÝ KOUT	PVC	OM. HLADKÁ ŠTUKOVÁ PLASTOVÉ OBKLADY	OM. HLADKÁ ŠTUKOVÁ, PLASTOVÉ OBKLADY	5,10
1.05	KOUPELNA	PVC	UMAKARTOVÉ JÁDRO	OM. HLADKÁ ŠTUKOVÁ	2,00
1.06	WC	PVC	UMAKARTOVÉ JÁDRO	OM. HLADKÁ ŠTUKOVÁ	1,00

LEGENDA MATERIÁLŮ:

- STÁVAJÍCÍ KONSTRUKCE
- UMAKARTOVÉ JÁDRO
- DOMÁCI BYTOVÁ ROZVODNICE ELEKTRO

Č.PARÉ:	
Č.VÝKRESU:	1
ÚČEL:	PROJEKTOVÁ DOKUMENTACE PRO VÝBĚROVÉ ŘÍZENÍ
REVIZE:	- FORMÁT: 2A4
DATUM:	05/2024 MĚŘÍTKO: 1:50
PROJEKT STAVEBNÍ ÚPRAVY BYTU Žufanova 1098 - byt č.23	
STAVEBNÍ ČÁST	
NÁZEV VÝKRESU:	Púdorys - stávající stav
MÍSTO STAVBY:	Žufanova 1098, 163 00 Praha 17
STAVEBNÍK	Městská část Praha 17 Žalanského 291, 163 00 Praha 17 - Řepy
VYPRACOVAL:	Ing. arch. Lenka David, AFUTURA S.R.O. mobile: +420 720 364 053 email: atelier@lenkadavid.cz autorizace ČKAIT 0013134 www.afutura.cz

Žufanova 1098 - byt č.23

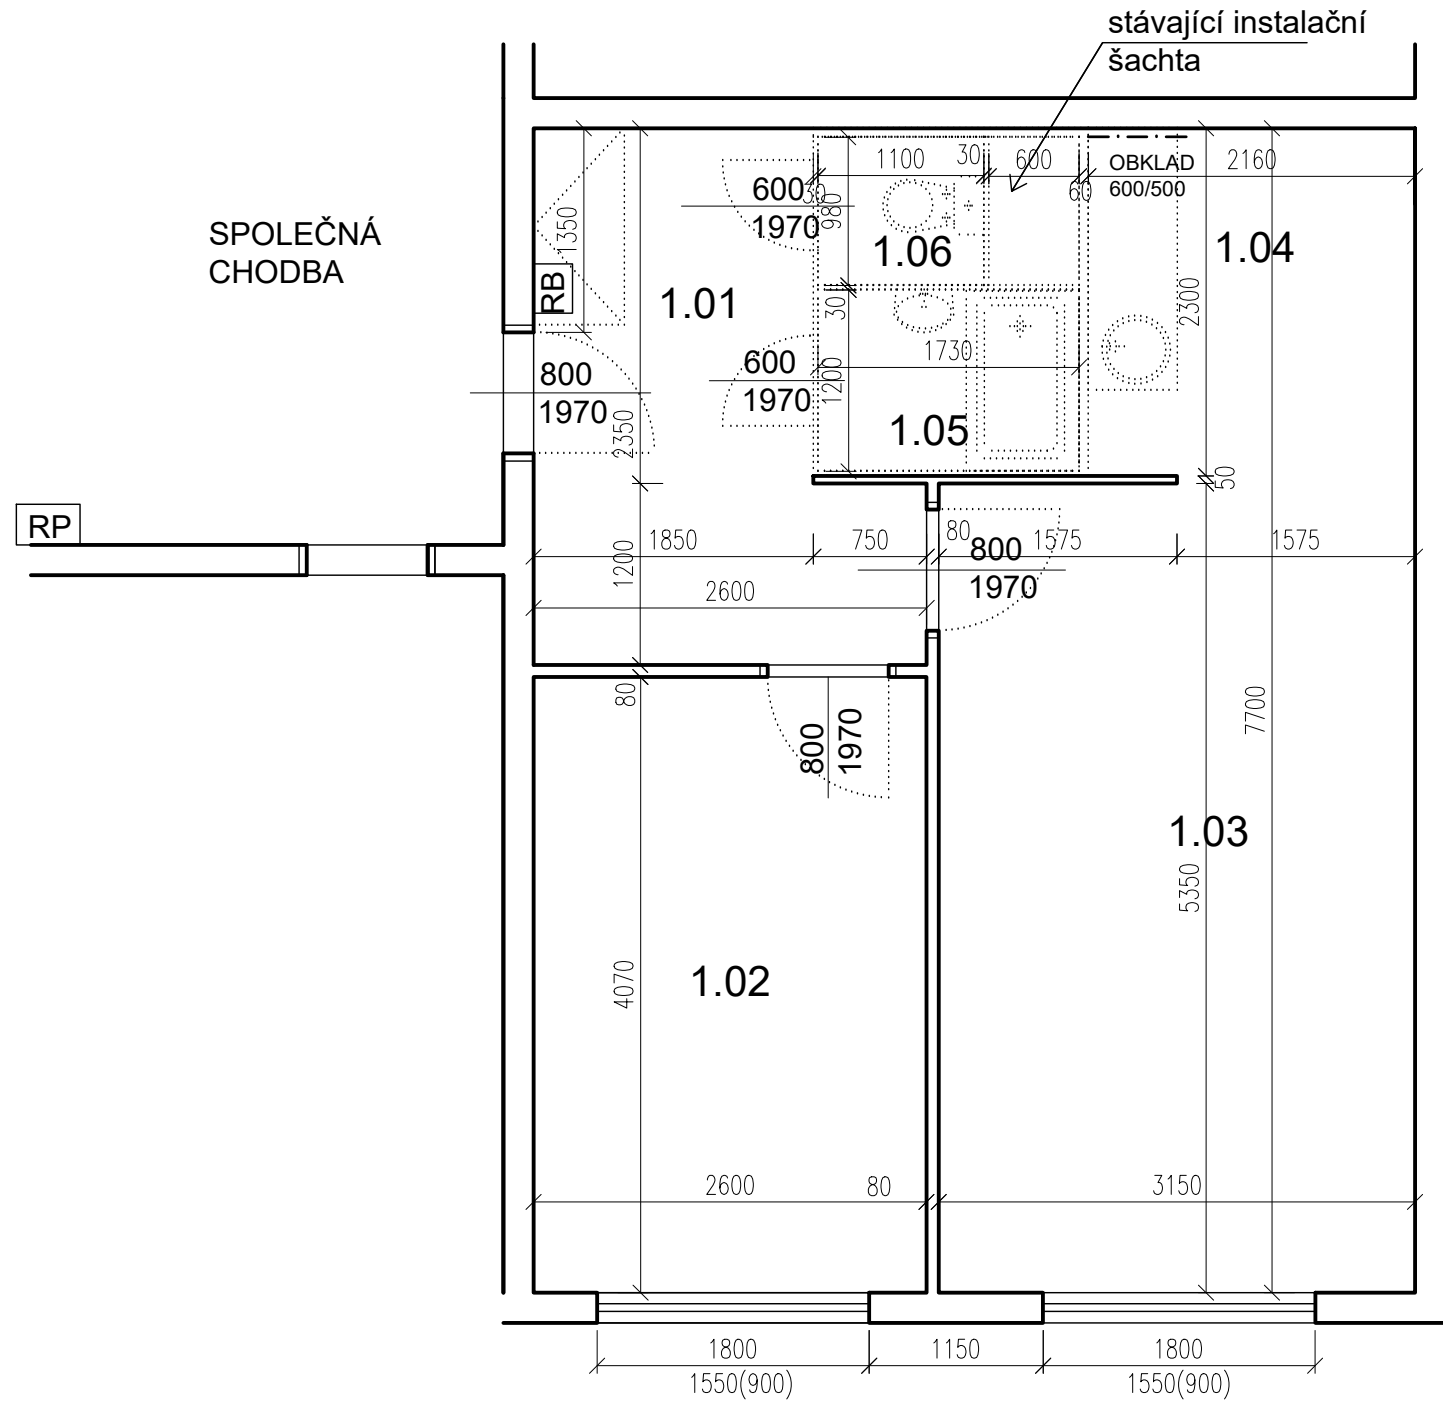

TABULKA MÍSTNOSTÍ

4.NP					
č.m.	Název	Podlaha	Stěny	Strop	Plocha (m2)
					43.0000
1.01	CHODBA	PVC	OM. HLADKÁ ŠTUKOVÁ PLASTOVÉ OBKLADY	OM. HLADKÁ ŠTUKOVÁ, PLASTOVÉ OBKLADY	7,40
1.02	LOŽNICE	PVC	OM. HLADKÁ ŠTUKOVÁ PLASTOVÉ OBKLADY	OM. HLADKÁ ŠTUKOVÁ	10,60
1.03	POKOJ	PVC	OM. HLADKÁ ŠTUKOVÁ PLASTOVÉ OBKLADY	OM. HLADKÁ ŠTUKOVÁ, PLASTOVÉ OBKLADY	16,90
1.04	KUCHYŇSKÝ KOUT	PVC	OM. HLADKÁ ŠTUKOVÁ PLASTOVÉ OBKLADY	OM. HLADKÁ ŠTUKOVÁ, PLASTOVÉ OBKLADY	5,10
1.05	KOUPELNA	PVC	UMAKARTOVÉ JÁDRO	OM. HLADKÁ ŠTUKOVÁ	2,00
1.06	WC	PVC	UMAKARTOVÉ JÁDRO	OM. HLADKÁ ŠTUKOVÁ	1,00

LEGENDA MATERIÁLŮ :

- STÁVAJÍCÍ KONSTRUKCE
- BOURANÉ, DEMONTOVANÉ KONSTRUKCE

POZN.

- STÁVAJÍCÍ FINÁLNÍ VRSTVY PODLAH BUDOU ODSTRANĚNY
- STÁVAJÍCÍ ŠTUKOVÉ OMÍTKY BUDOU PODLE POTŘEBY OPRAVENY (AŽ PO NATAŽENÍ NOVÝCH ROZVODŮ ELEKTRO)
- TAPETY BUDOU ODSTRANĚNY POKUD JSOU UVEDENY V TABULCE MÍSTNOSTÍ
- NUTNÉ SEŘÍZENÍ OKEN

Č.PARÉ:

Č.VÝKRESU:

2

ÚČEL: PROJEKTOVÁ DOKUMENTACE
PRO VÝBĚROVÉ ŘÍZENÍ

REVIZE: - FORMÁT: 2A4

DATUM: 05/2024 MĚŘÍTKO: 1:50

PROJEKT
STAVEBNÍ ÚPRAVY BYTU
Žufanova 1098 - byt č.23

STAVEBNÍ ČÁST

NÁZEV VÝKRESU:
Půdorys - BOURACÍ PRÁCE


MÍSTO STAVBY:
Žufanova 1098, 163 00 Praha 17

STAVEBNÍK
Městská část Praha 17
Žalanského 291, 163 00 Praha 17 - Řepy

VYPRACOVAL:
Ing. arch. Lenka David, AFUTURA S.R.O.
mobile: +420 720 364 053
email: atelier@lenkadavid.cz
autorizace ČKAIT 0013134
www.afutura.cz

PŮDORYS - BOURACÍ PRÁCE 1:50 @A3

Žufanova 1098 - byt č.23

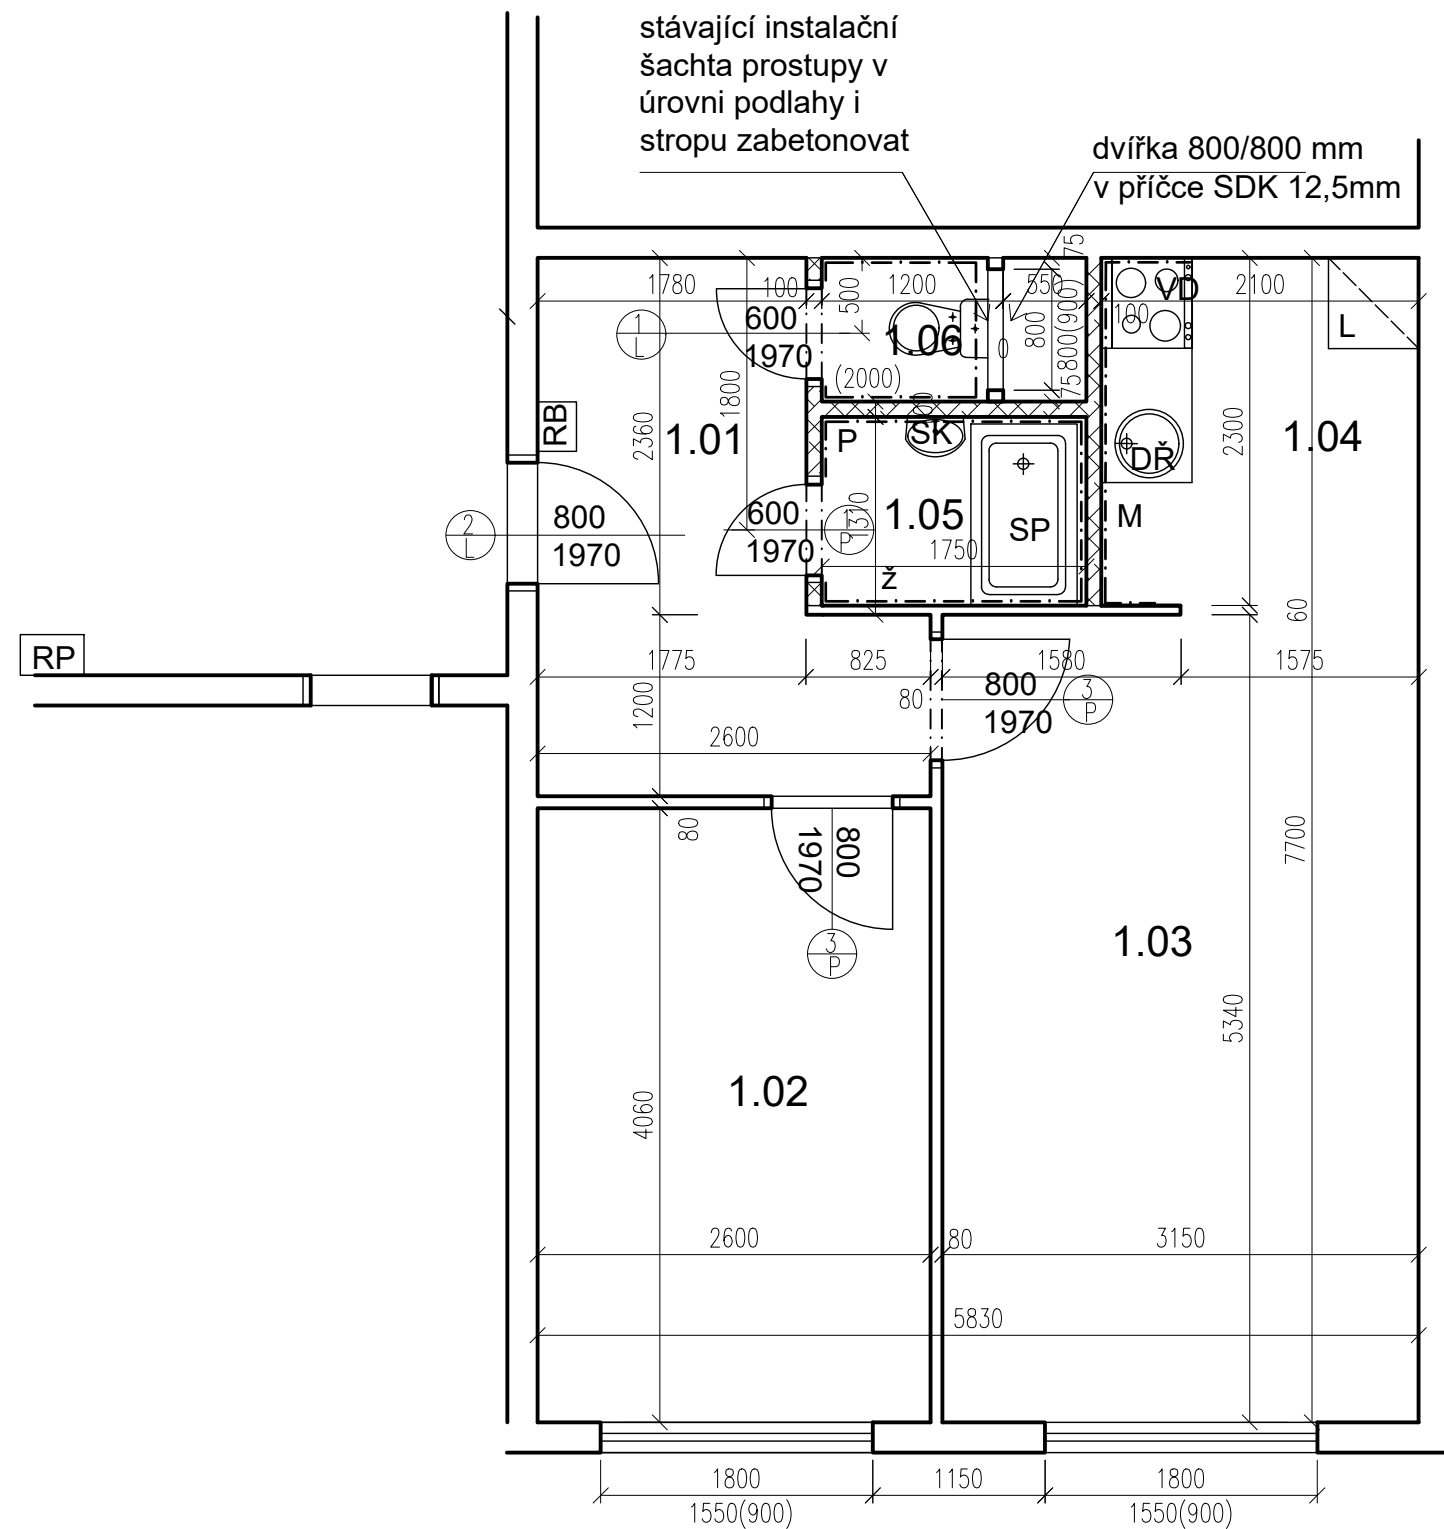

TABULKA MÍSTNOSTÍ

č.m.	Název	Podlaha	Stěny	Strop	Plocha (m2)
					42.8000
1.01	CHODBA	PVC	OM. HLADKÁ ŠTUKOVÁ	OM. HLADKÁ ŠTUKOVÁ	7,00
1.02	LOŽNICE	PVC	OM. HLADKÁ ŠTUKOVÁ	OM. HLADKÁ ŠTUKOVÁ	10,50
1.03	POKOJ	PVC	OM. HLADKÁ ŠTUKOVÁ	OM. HLADKÁ ŠTUKOVÁ	16,80
1.04	KUCHYŇSKÝ KOUT	PVC	OM. HLADKÁ ŠTUKOVÁ KER. OBKLAD LINKY	OM. HLADKÁ ŠTUKOVÁ	4,90
1.05	KOUPELNA	KER. DLAŽBA	OM. HLADKÁ ŠTUKOVÁ KER. OBKLAD V. 2000mm	OM. HLADKÁ ŠTUKOVÁ	2,40
1.06	WC	KER. DLAŽBA	OM. HLADKÁ ŠTUKOVÁ KER. OBKLAD V. 2000mm	OM. HLADKÁ ŠTUKOVÁ	1,20

LEGENDA MATERIÁLŮ :


- STÁVAJÍCÍ KONSTRUKCE
- NOVÉ ZDĚNÉ PŘÍČKY POROBETONOVÉ TVÁRNICE TL.100mm
- DOMÁCÍ BYTOVÁ ROZVODNICE ELEKTRO
- NOVÝ SPORÁK SE SKLOKERAMICKOU DESKOU
- NOVÝ KUCHYŇSKÝ DŘEZ
- MÍSTO S VÝVODEM PRO MYČKU
- MÍSTO PRO LEDNICI
- ELEKTRICKÝ TOPNÝ ŽEBŘÍK 960/450
- ZRCADLO S POLIČKOU NAD UMYVADLO
- SPRCHOVÁ VANIČKA - POLYBAN AKRYLÁTOVÁ VČ. ZÁSTĚNY 1200/1400 mm
- MÍSTO S VÝVODEM PRO PRAČKU

Č.PARÉ:	
Č.VÝKRESU:	3
ÚČEL:	PROJEKTOVÁ DOKUMENTACE PRO VÝBĚROVÉ ŘÍZENÍ
REVIZE:	- FORMÁT: 2A4
DÁTUM:	05/2024 MĚŘÍTKO: 1:50
PROJEKT STAVEBNÍ ÚPRAVY BYTU Žufanova 1098 - byt č.23	
STAVEBNÍ ČÁST	
NÁZEV VÝKRESU:	Půdorys - nový stav
MÍSTO STAVBY:	Žufanova 1098, 163 00 Praha 17
STAVEBNÍK	
Městská část Praha 17 Žalanského 291, 163 00 Praha 17 - Řepy	
VYPRACOVAL:	
Ing. arch. Lenka David, AFUTURA S.R.O.	
mobile: +420 720 364 053	
email: atelier@lenkadavid.cz	
autorizace ČKAIT 0013134	
www.afutura.cz	

PŮDORYS - NOVÝ STAV 1:50 @A3

Žufanova 1098 - byt č.23

TABULKA MÍSTNOSTÍ

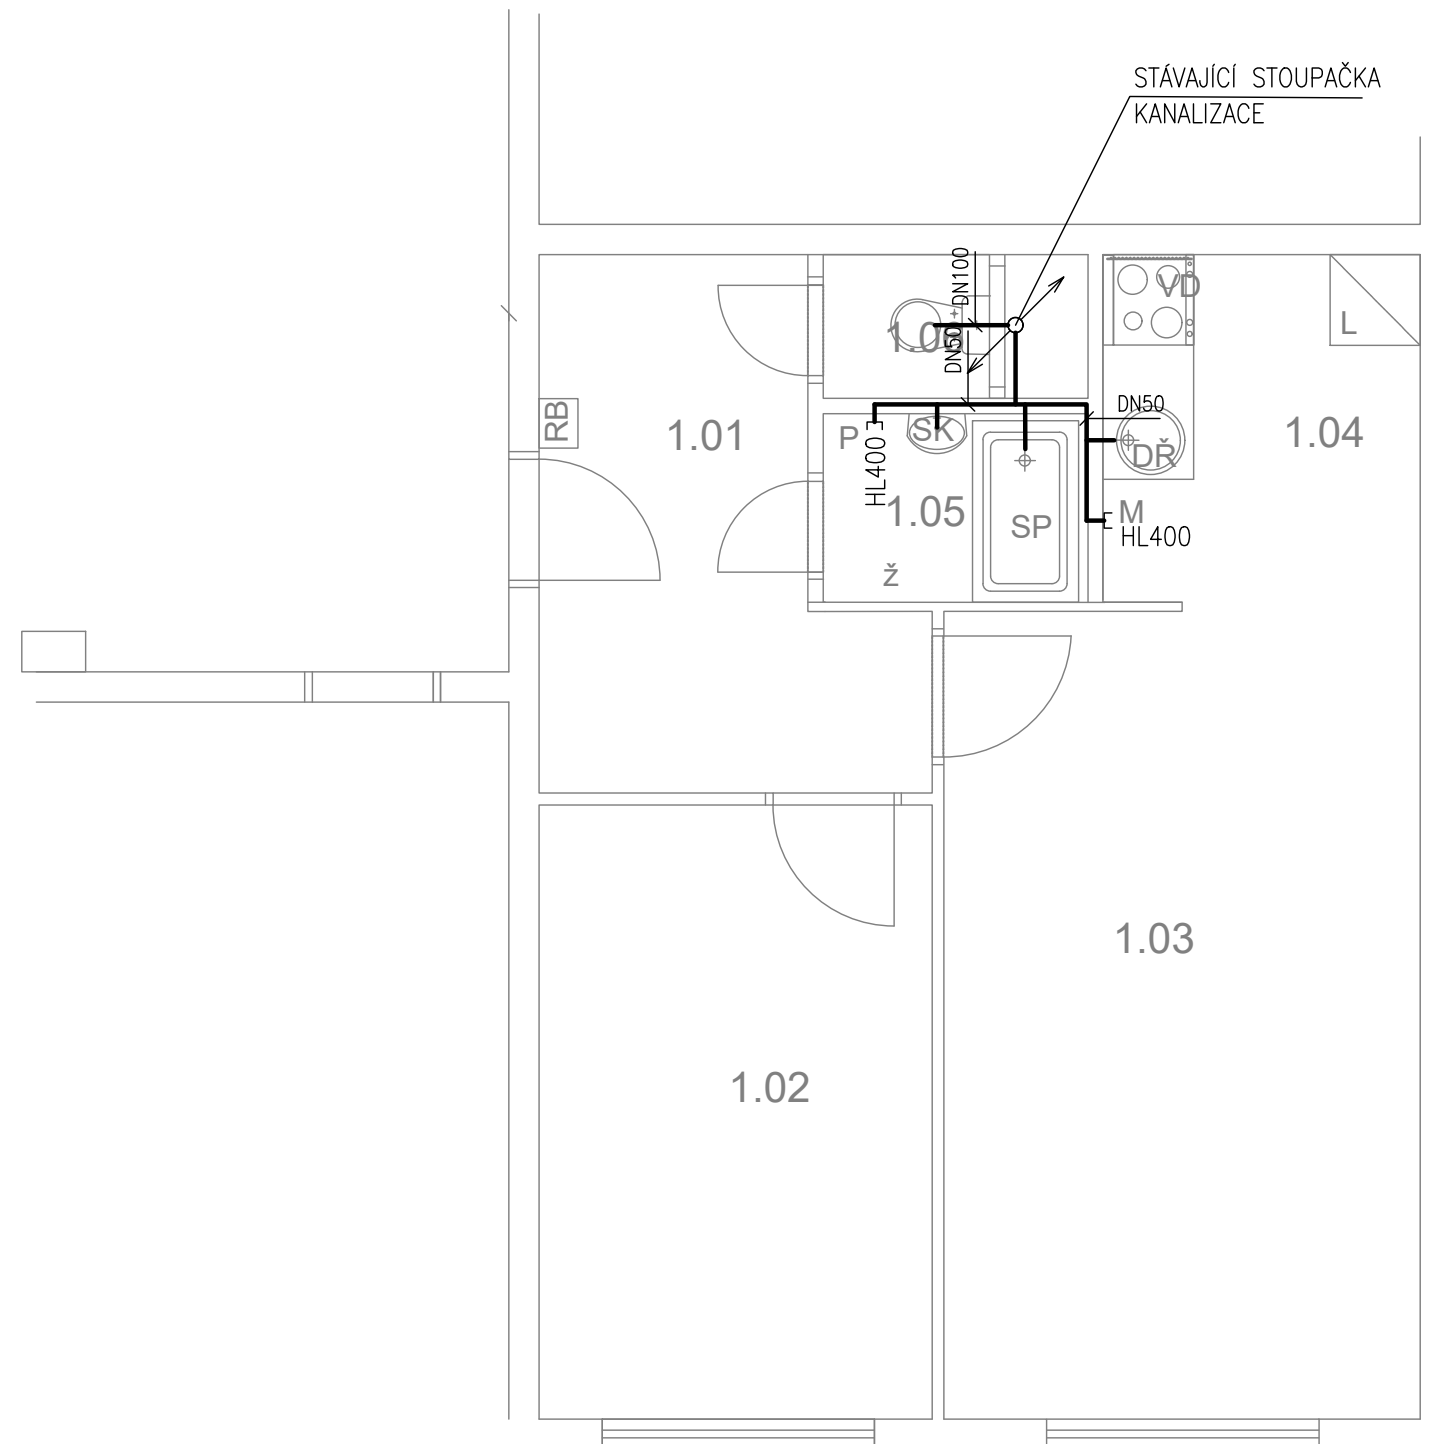

č.m.	Název	Podlaha	Stěny	Strop	Plocha (m2)
					42.8000
1.01	CHODBA	PVC	OM. HLADKÁ ŠTUKOVÁ	OM. HLADKÁ ŠTUKOVÁ	7,00
1.02	LOŽNICE	PVC	OM. HLADKÁ ŠTUKOVÁ	OM. HLADKÁ ŠTUKOVÁ	10,50
1.03	POKOJ	PVC	OM. HLADKÁ ŠTUKOVÁ	OM. HLADKÁ ŠTUKOVÁ	16,80
1.04	KUCHYŇSKÝ KOUT	PVC	OM. HLADKÁ ŠTUKOVÁ KER. OBKLAD LINKY	OM. HLADKÁ ŠTUKOVÁ	4,90
1.05	KOUPELNA	KER. DLAŽBA	OM. HLADKÁ ŠTUKOVÁ KER. OBKLAD V. 2000mm	OM. HLADKÁ ŠTUKOVÁ	2,40
1.06	WC	KER. DLAŽBA	OM. HLADKÁ ŠTUKOVÁ KER. OBKLAD V. 2000mm	OM. HLADKÁ ŠTUKOVÁ	1,20

LEGENDA MATERIÁLŮ :

- STÁVAJÍCÍ KONSTRUKCE
- NOVÉ ZDĚNÉ PŘÍČKY POROBETONOVÉ TVÁRNICE TL.100mm
- RB DOMÁCÍ BYTOVÁ ROZVODNICE ELEKTRO
- VD NOVÝ SPORÁK SE SKLOKERAMICKOU DESKOU
- DŘ NOVÝ KUCHYŇSKÝ DŘEZ
- M MÍSTO S VÝVODEM PRO MYČKU
- L MÍSTO PRO LEDNICI
- Ž ELEKTRICKÝ TOPNÝ ŽEBŘÍK 960/450
- SK ZRCADLO S POLIČKOU NAD UMYVADLO
- SP SPRCHOVÁ VANIČKA - POLYBAN AKRYLÁTOVÁ VČ. ZÁSTĚNY 1200/1400 mm
- P MÍSTO S VÝVODEM PRO PRAČKU


LEGENDA:

- KANALIZACE

	Č.PARÉ:
Č. VÝKRESU:	4
ÚČEL: PROJEKTOVÁ DOKUMENTACE PRO VÝBĚROVÉ ŘÍZENÍ	
REVIZE: -	FORMÁT: 2A4
DATUM: 05/2024	MĚŘÍTKO: 1:50
PROJEKT STAVEBNÍ ÚPRAVY BYTU Žufanova 1098 - byt č.23	
STAVEBNÍ ČÁST	
NÁZEV VÝKRESU: KANALIZACE	
MÍSTO STAVBY: Žufanova 1098, 163 00 Praha 17	
STAVEBNÍK Městská část Praha 17 Žalanského 291, 163 00 Praha 17 - Řepy	
VYPRACOVAL: Ing. arch. Lenka David , AFUTURA S.R.O. mobile: +420 720 364 053 email: atelier@lenkadavid.cz autorizace ČKAIT 0013134 www.afutura.cz	

Žufanova 1098 - byt č.23

TABULKA MÍSTNOSTÍ

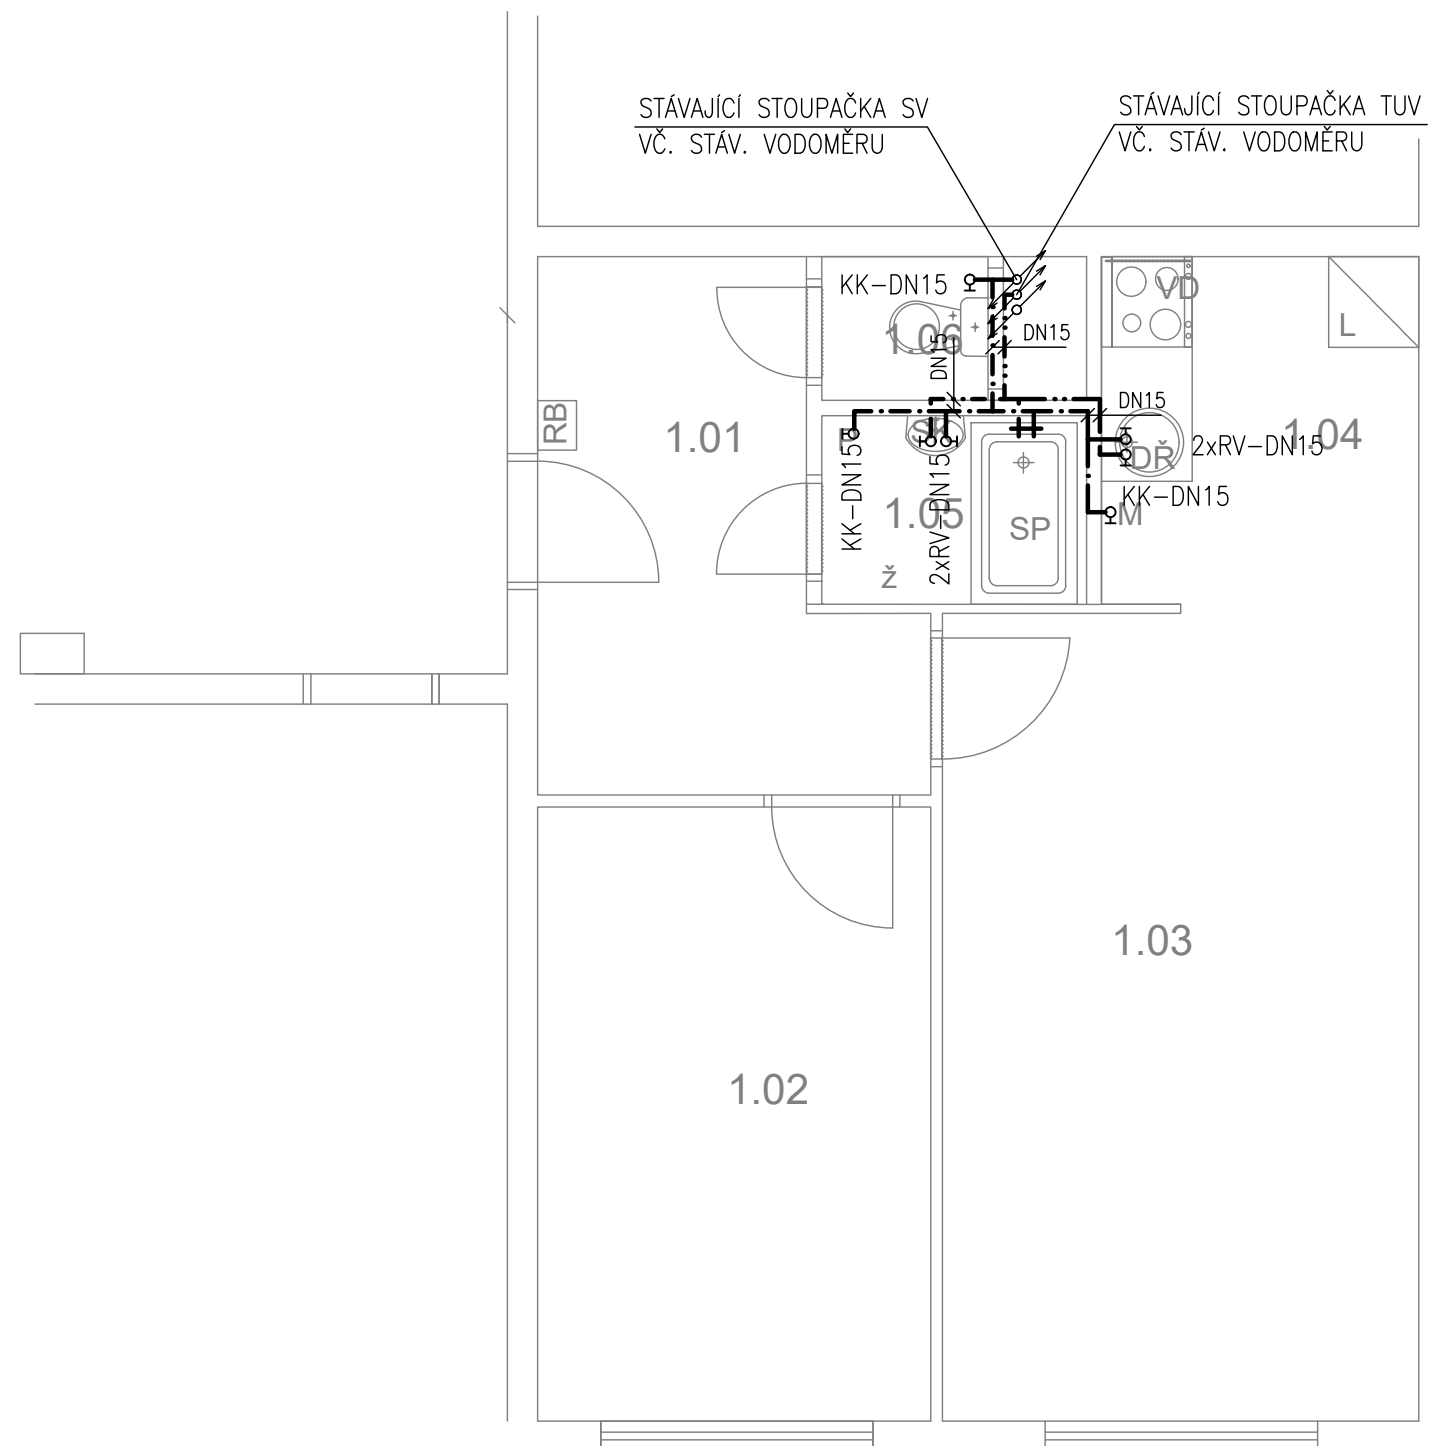

č.m.	Název	Podlaha	Stěny	Strop	Plocha (m2)
					42.8000
1.01	CHODBA	PVC	OM. HLADKÁ ŠTUKOVÁ	OM. HLADKÁ ŠTUKOVÁ	7,00
1.02	LOŽNICE	PVC	OM. HLADKÁ ŠTUKOVÁ	OM. HLADKÁ ŠTUKOVÁ	10,50
1.03	POKOJ	PVC	OM. HLADKÁ ŠTUKOVÁ	OM. HLADKÁ ŠTUKOVÁ	16,80
1.04	KUCHYŇSKÝ KOUT	PVC	OM. HLADKÁ ŠTUKOVÁ KER. OBKLAD LINKY	OM. HLADKÁ ŠTUKOVÁ	4,90
1.05	KOUPELNA	KER. DLAŽBA	OM. HLADKÁ ŠTUKOVÁ KER. OBKLAD V. 2000mm	OM. HLADKÁ ŠTUKOVÁ	2,40
1.06	WC	KER. DLAŽBA	OM. HLADKÁ ŠTUKOVÁ KER. OBKLAD V. 2000mm	OM. HLADKÁ ŠTUKOVÁ	1,20

LEGENDA MATERIÁLŮ :


- STÁVAJÍCÍ KONSTRUKCE
- NOVÉ ZDĚNÉ PŘÍČKY POROBETONOVÉ
TVÁRNICE TL.100mm
- DOMÁCÍ BYTOVÁ ROZVODNICE ELEKTRO
- NOVÝ SPORÁK SE SKLOKERAMICKOU DESKOU
- NOVÝ KUCHYŇSKÝ DŘEZ
- MÍSTO S VÝVODEM PRO MYČKU
- MÍSTO PRO LEDNICI
- ELEKTRICKÝ TOPNÝ ŽEBŘÍK 960/450
- ZRCADLO S POLÍČKOU NAD UMYVADLO
- SPRCHOVÁ VANIČKA - POLYBAN AKRYLÁTOVÁ
VČ. ZÁSTĚNY 1200/1400 mm
- MÍSTO S VÝVODEM PRO PRAČKU

LEGENDA:

- STUDENÁ VODA
- TEPLÁ VODA

Č.PARÉ:	
Č. VÝKRESU:	5
ÚČEL:	PROJEKTOVÁ DOKUMENTACE PRO VÝBĚROVÉ ŘÍZENÍ
REVIZE:	- FORMÁT: 2A4
DATUM:	05/2024 MĚŘÍTKO: 1:50
PROJEKT STAVEBNÍ ÚPRAVY BYTU Žufanova 1098 - byt č.23	
STAVEBNÍ ČÁST	
NÁZEV VÝKRESU:	VODOVOD
MÍSTO STAVBY:	Žufanova 1098, 163 00 Praha 17
STAVEBNÍK	Městská část Praha 17 Žalanského 291, 163 00 Praha 17 - Řepy
VYPRACOVAL:	Ing. arch. Lenka David, AFUTURA S.R.O. mobile: +420 720 364 053 email: atelier@lenkadavid.cz autorizace ČKAIT 0013134 www.afutura.cz

Žufanova 1098 - byt č.23

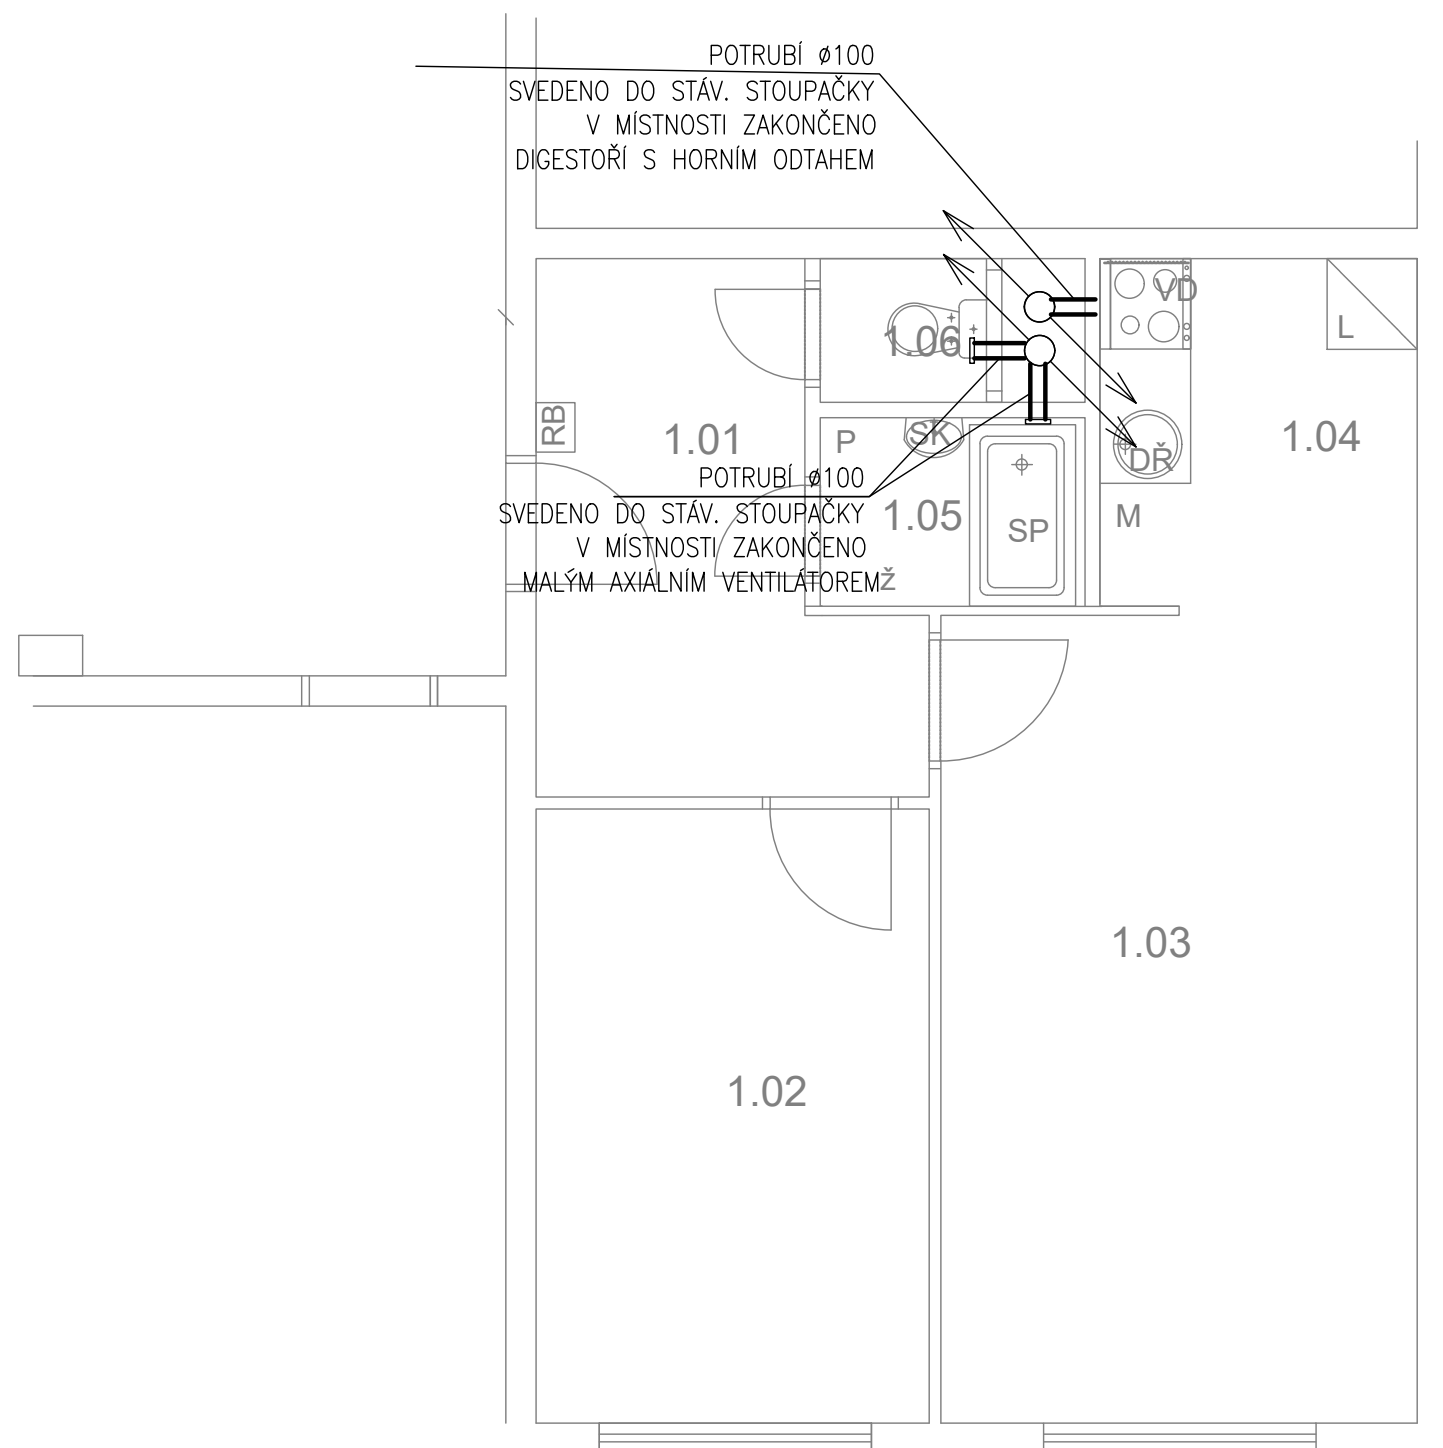

TABULKA MÍSTNOSTÍ

č.m.	Název	Podlaha	Stěny	Strop	Plocha (m2)
					42.8000
1.01	CHODBA	PVC	OM. HLADKÁ ŠTUKOVÁ	OM. HLADKÁ ŠTUKOVÁ	7,00
1.02	LOŽNICE	PVC	OM. HLADKÁ ŠTUKOVÁ	OM. HLADKÁ ŠTUKOVÁ	10,50
1.03	POKOJ	PVC	OM. HLADKÁ ŠTUKOVÁ	OM. HLADKÁ ŠTUKOVÁ	16,80
1.04	KUCHYŇSKÝ KOUT	PVC	OM. HLADKÁ ŠTUKOVÁ KER. OBKLAD LINKY	OM. HLADKÁ ŠTUKOVÁ	4,90
1.05	KOUPELNA	KER. DLAŽBA	OM. HLADKÁ ŠTUKOVÁ KER. OBKLAD V. 2000mm	OM. HLADKÁ ŠTUKOVÁ	2,40
1.06	WC	KER. DLAŽBA	OM. HLADKÁ ŠTUKOVÁ KER. OBKLAD V. 2000mm	OM. HLADKÁ ŠTUKOVÁ	1,20

LEGENDA MATERIÁLŮ :

- STÁVAJÍCÍ KONSTRUKCE
- NOVÉ ZDĚNÉ PŘÍČKY POROBETONOVÉ TVÁRNICE TL.100mm
- RB DOMÁCÍ BYTOVÁ ROZVODNICE ELEKTRO
- VD NOVÝ SPORÁK SE SKLOKERAMICKOU DESKOU
- DR NOVÝ KUCHYŇSKÝ DŘEZ
- M MÍSTO S VÝVODEM PRO MYČKU
- L MÍSTO PRO LEDNICI
- Ž ELEKTRICKÝ TOPNÝ ŽEBŘÍK 960/450
- SK ZRCADLO S POLIČKOU NAD UMYVADLO
- SP SPRCHOVÁ VANIČKA - POLYBAN AKRYLÁTOVÁ VČ. ZÁSTĚNY 1200/1400 mm
- P MÍSTO S VÝVODEM PRO PRAČKU


LEGENDA:

- VZDUCHOTECHNIKA

	Č.PARÉ:
Č. VÝKRESU:	6
ÚČEL: PROJEKTOVÁ DOKUMENTACE PRO VÝBĚROVÉ ŘÍZENÍ	
REVIZE: -	FORMÁT: 2A4
DATUM: 05/2024	MĚŘÍTKO: 1:50
PROJEKT STAVEBNÍ ÚPRAVY BYTU Žufanova 1098 - byt č.23	
STAVEBNÍ ČÁST	
NÁZEV VÝKRESU: VZDUCHOTECHNIKA	
MÍSTO STAVBY: Žufanova 1098, 163 00 Praha 17	
STAVEBNÍK Městská část Praha 17 Žalanského 291, 163 00 Praha 17 - Řepy	
VYPRACOVAL: Ing. arch. Lenka David, AFUTURA S.R.O. mobile: +420 720 364 053 email: atelier@lenkadavid.cz autorizace ČKAIT 0013134 www.afutura.cz	

Žufanova 1098 - byt č.23

TABULKA MÍSTNOSTÍ

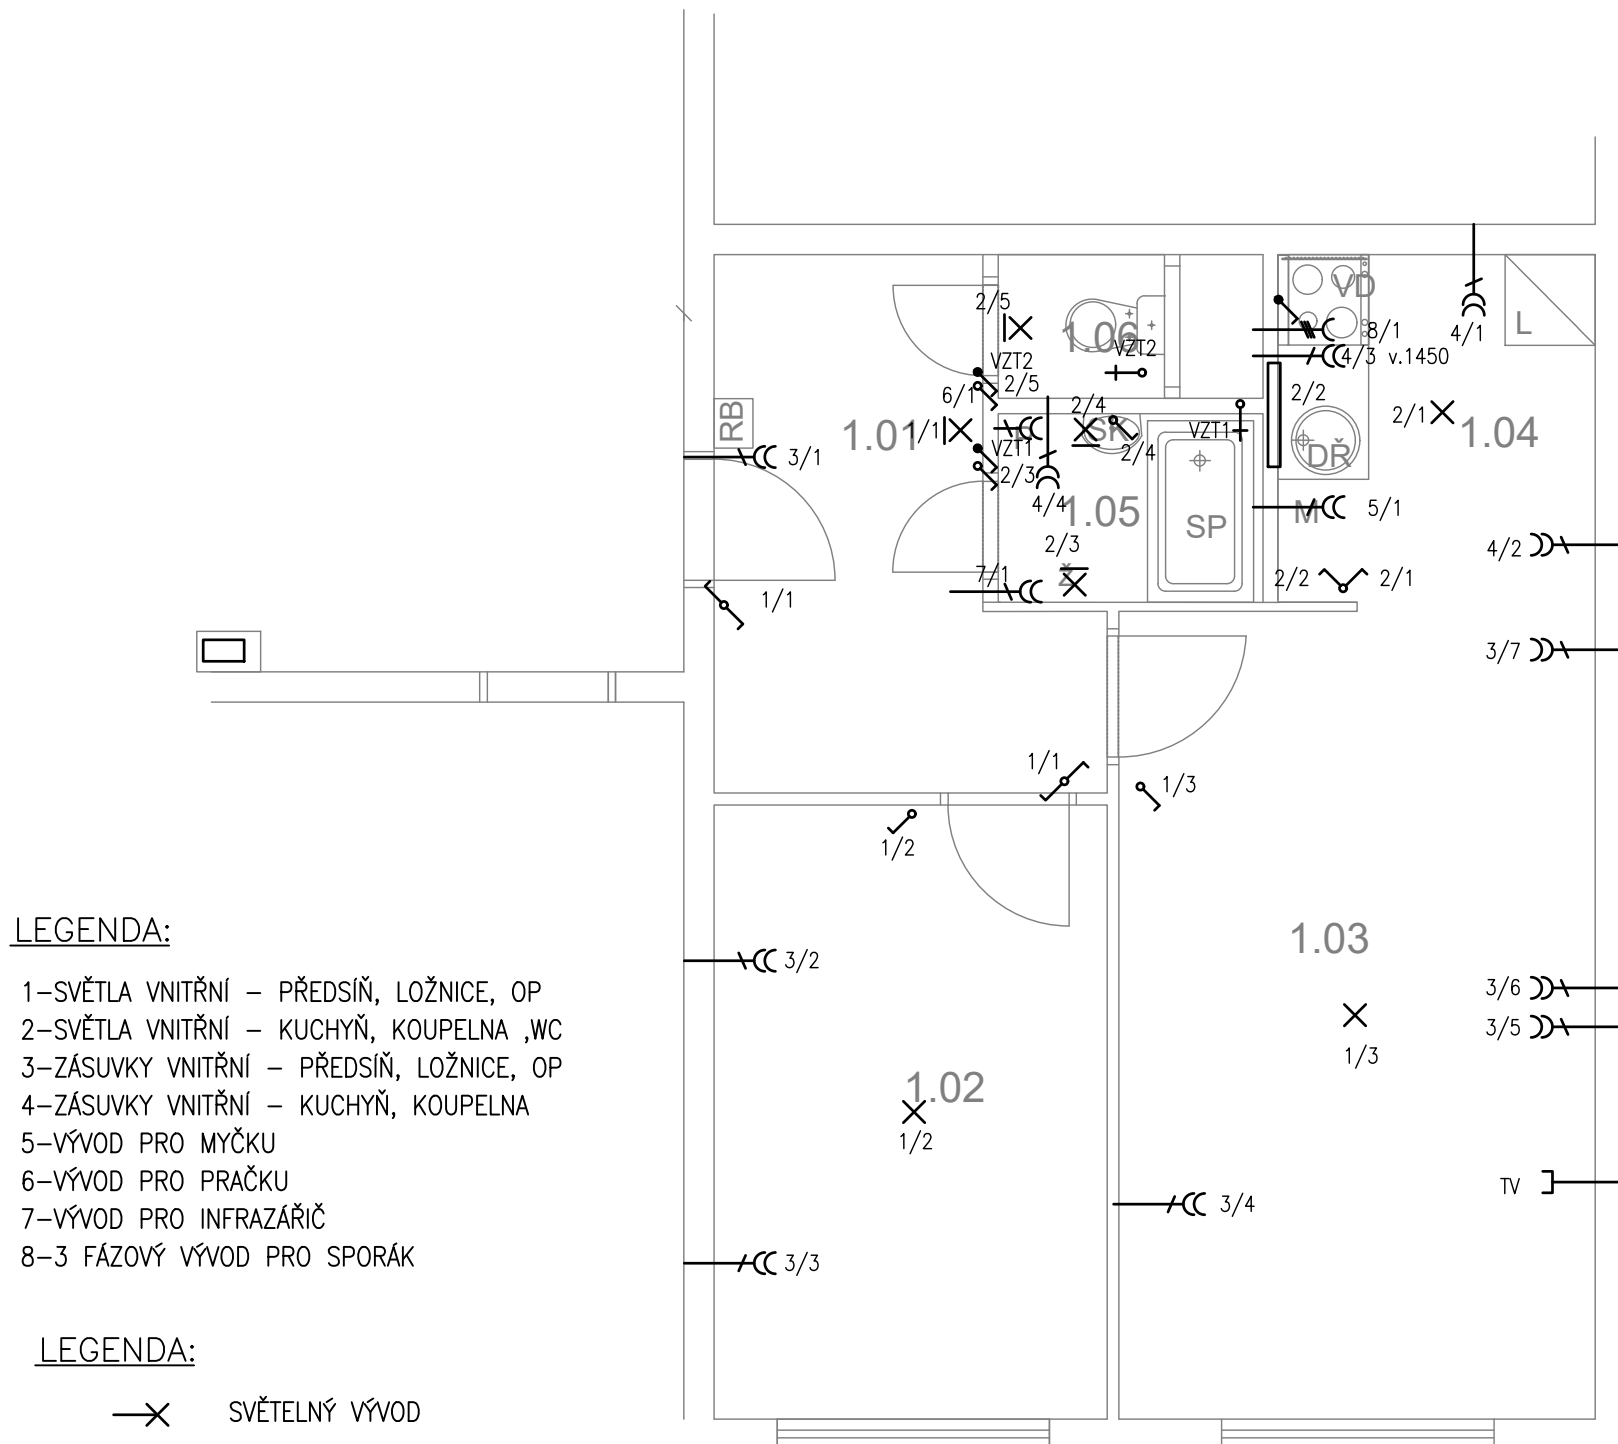

LEGENDA:

- 1-SVĚTLA VNITŘNÍ - PŘEDSÍŇ, LOŽNICE, OP
- 2-SVĚTLA VNITŘNÍ - KUCHYŇ, KOUPELNA ,WC
- 3-ZÁSUVKY VNITŘNÍ - PŘEDSÍŇ, LOŽNICE, OP
- 4-ZÁSUVKY VNITŘNÍ - KUCHYŇ, KOUPELNA
- 5-VÝVOD PRO MYČKU
- 6-VÝVOD PRO PRAČKU
- 7-VÝVOD PRO INFRAZAŘIČ
- 8-3 FÁZOVÝ VÝVOD PRO SPORÁK

LEGENDA:


- X SVĚTELNÝ VÝVOD
- X| SVĚTELNÝ VÝVOD NÁSTĚNNÝ
- ZÁŘIVKA
- C ZÁSUVKA VÍCENÁSOBNÁ
- C ZÁSUVKA VÍCENÁSOBNÁ 3-FÁZOVÁ
- [ZÁSUVKA PRO SDĚLOVACÍ ZAŘÍZENÍ
- JEDNOPÓLOVÝ VYPÍNAČ SE SAMOČINNÝM NÁVRATEM
- JEDNOPÓLOVÝ VYPÍNAČ
- SÉRIOVÝ VYPÍNAČ
- STŘÍDAVÝ PŘEPÍNAČ

č.m.	Název	Podlaha	Stěny	Strop	Plocha (m2)
					42.8000
1.01	CHODBA	PVC	OM. HLADKÁ ŠTUKOVÁ	OM. HLADKÁ ŠTUKOVÁ	7,00
1.02	LOŽNICE	PVC	OM. HLADKÁ ŠTUKOVÁ	OM. HLADKÁ ŠTUKOVÁ	10,50
1.03	POKOJ	PVC	OM. HLADKÁ ŠTUKOVÁ	OM. HLADKÁ ŠTUKOVÁ	16,80
1.04	KUCHYŇSKÝ KOUT	PVC	OM. HLADKÁ ŠTUKOVÁ KER. OBKLAD LINKY	OM. HLADKÁ ŠTUKOVÁ	4,90
1.05	KOUPELNA	KER. DLAŽBA	OM. HLADKÁ ŠTUKOVÁ KER. OBKLAD V. 2000mm	OM. HLADKÁ ŠTUKOVÁ	2,40
1.06	WC	KER. DLAŽBA	OM. HLADKÁ ŠTUKOVÁ KER. OBKLAD V. 2000mm	OM. HLADKÁ ŠTUKOVÁ	1,20

LEGENDA MATERIÁLŮ :

- STÁVAJÍCÍ KONSTRUKCE
- NOVÉ ZDĚNÉ PŘÍČKY POROBETONOVÉ TVÁRNICE TL.100mm
- RB DOMÁCÍ BYTOVÁ ROZVODNICE ELEKTRO
- VD NOVÝ SPORÁK SE SKLOKERAMICKOU DESKOU
- DR NOVÝ KUCHYŇSKÝ DŘEZ
- M MÍSTO S VÝVODEM PRO MYČKU
- L MÍSTO PRO LEDNICI
- Z ELEKTRICKÝ TOPNÝ ŽEBŘÍK 960/450
- SK ZRCADLO S POLIČKOU NAD UMYVADLO
- SP SPRCHOVÁ VANIČKA - POLYBAN AKRYLÁTOVÁ VČ. ZÁSTĚNY 1200/1400 mm
- P MÍSTO S VÝVODEM PRO PRAČKU

Č.PARÉ:	
Č. VÝKRESU:	7
ÚČEL:	PROJEKTOVÁ DOKUMENTACE PRO VÝBĚROVÉ ŘÍZENÍ
REVIZE:	- FORMÁT: 2A4
DATUM:	05/2024 MĚŘÍTKO: 1:50
PROJEKT STAVEBNÍ ÚPRAVY BYTU Žufanova 1098 - byt č.23	
STAVEBNÍ ČÁST	
NÁZEV VÝKRESU:	ELEKTROINSTALACE
MÍSTO STAVBY:	Žufanova 1098, 163 00 Praha 17
STAVEBNÍK	Městská část Praha 17 Žalanského 291, 163 00 Praha 17 - Řepy
VYPRACOVAL:	Ing. arch. Lenka David, AFUTURA S.R.O. mobile: +420 720 364 053 email: atelier@lenkadavid.cz autorizace ČKAIT 0013134 www.afutura.cz

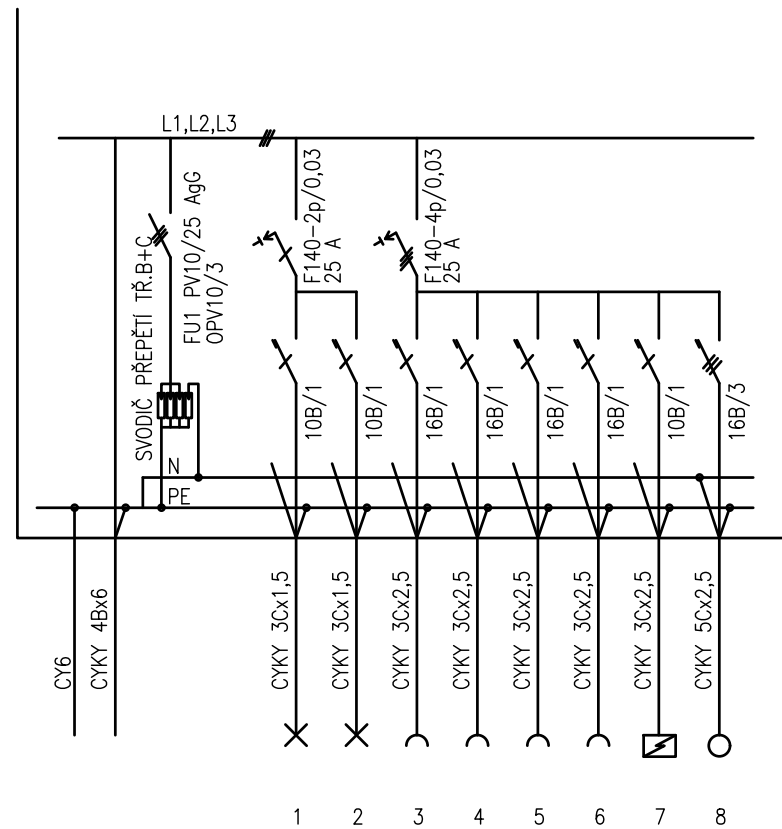

PLASTOVÝ ROZVADĚČ NA POVRCH
 KRYTÍ IP 40/20
 PŘÍVOD A VÝVOD ZADEM
 NEPRŮHLEDNÁ DVÍŘKA

EL-SÍŤ: 3 NPE 230/400V 50Hz. TN-C-S
 OCHRANA PŘED NDN: AUTOMATICKÝM ODPOJENÍM

Č.PARÉ:	
Č.VÝKRESU:	8
ÚČEL:	PROJEKTOVÁ DOKUMENTACE PRO VÝBĚROVÉ ŘÍZENÍ
REVIZE:	- FORMÁT: 2A4
DATUM:	05/2024 MĚŘÍTKO: 1:50
PROJEKT STAVEBNÍ ÚPRAVY BYTU Žufanova 1098 - byt č.23	
STAVEBNÍ ČÁST	
NÁZEV VÝKRESU:	SCHÉMA ROZVODNICE
MÍSTO STAVBY:	Žufanova 1098, 163 00 Praha 17
STAVEBNÍK	Městská část Praha 17 Žalanského 291, 163 00 Praha 17 - Řepy
VYPRACOVAL:	Ing. arch. Lenka David, AFUTURA S.R.O. mobile: +420 720 364 053 email: atelier@lenkadavid.cz autorizace ČKAIT 0013134 www.afutura.cz